


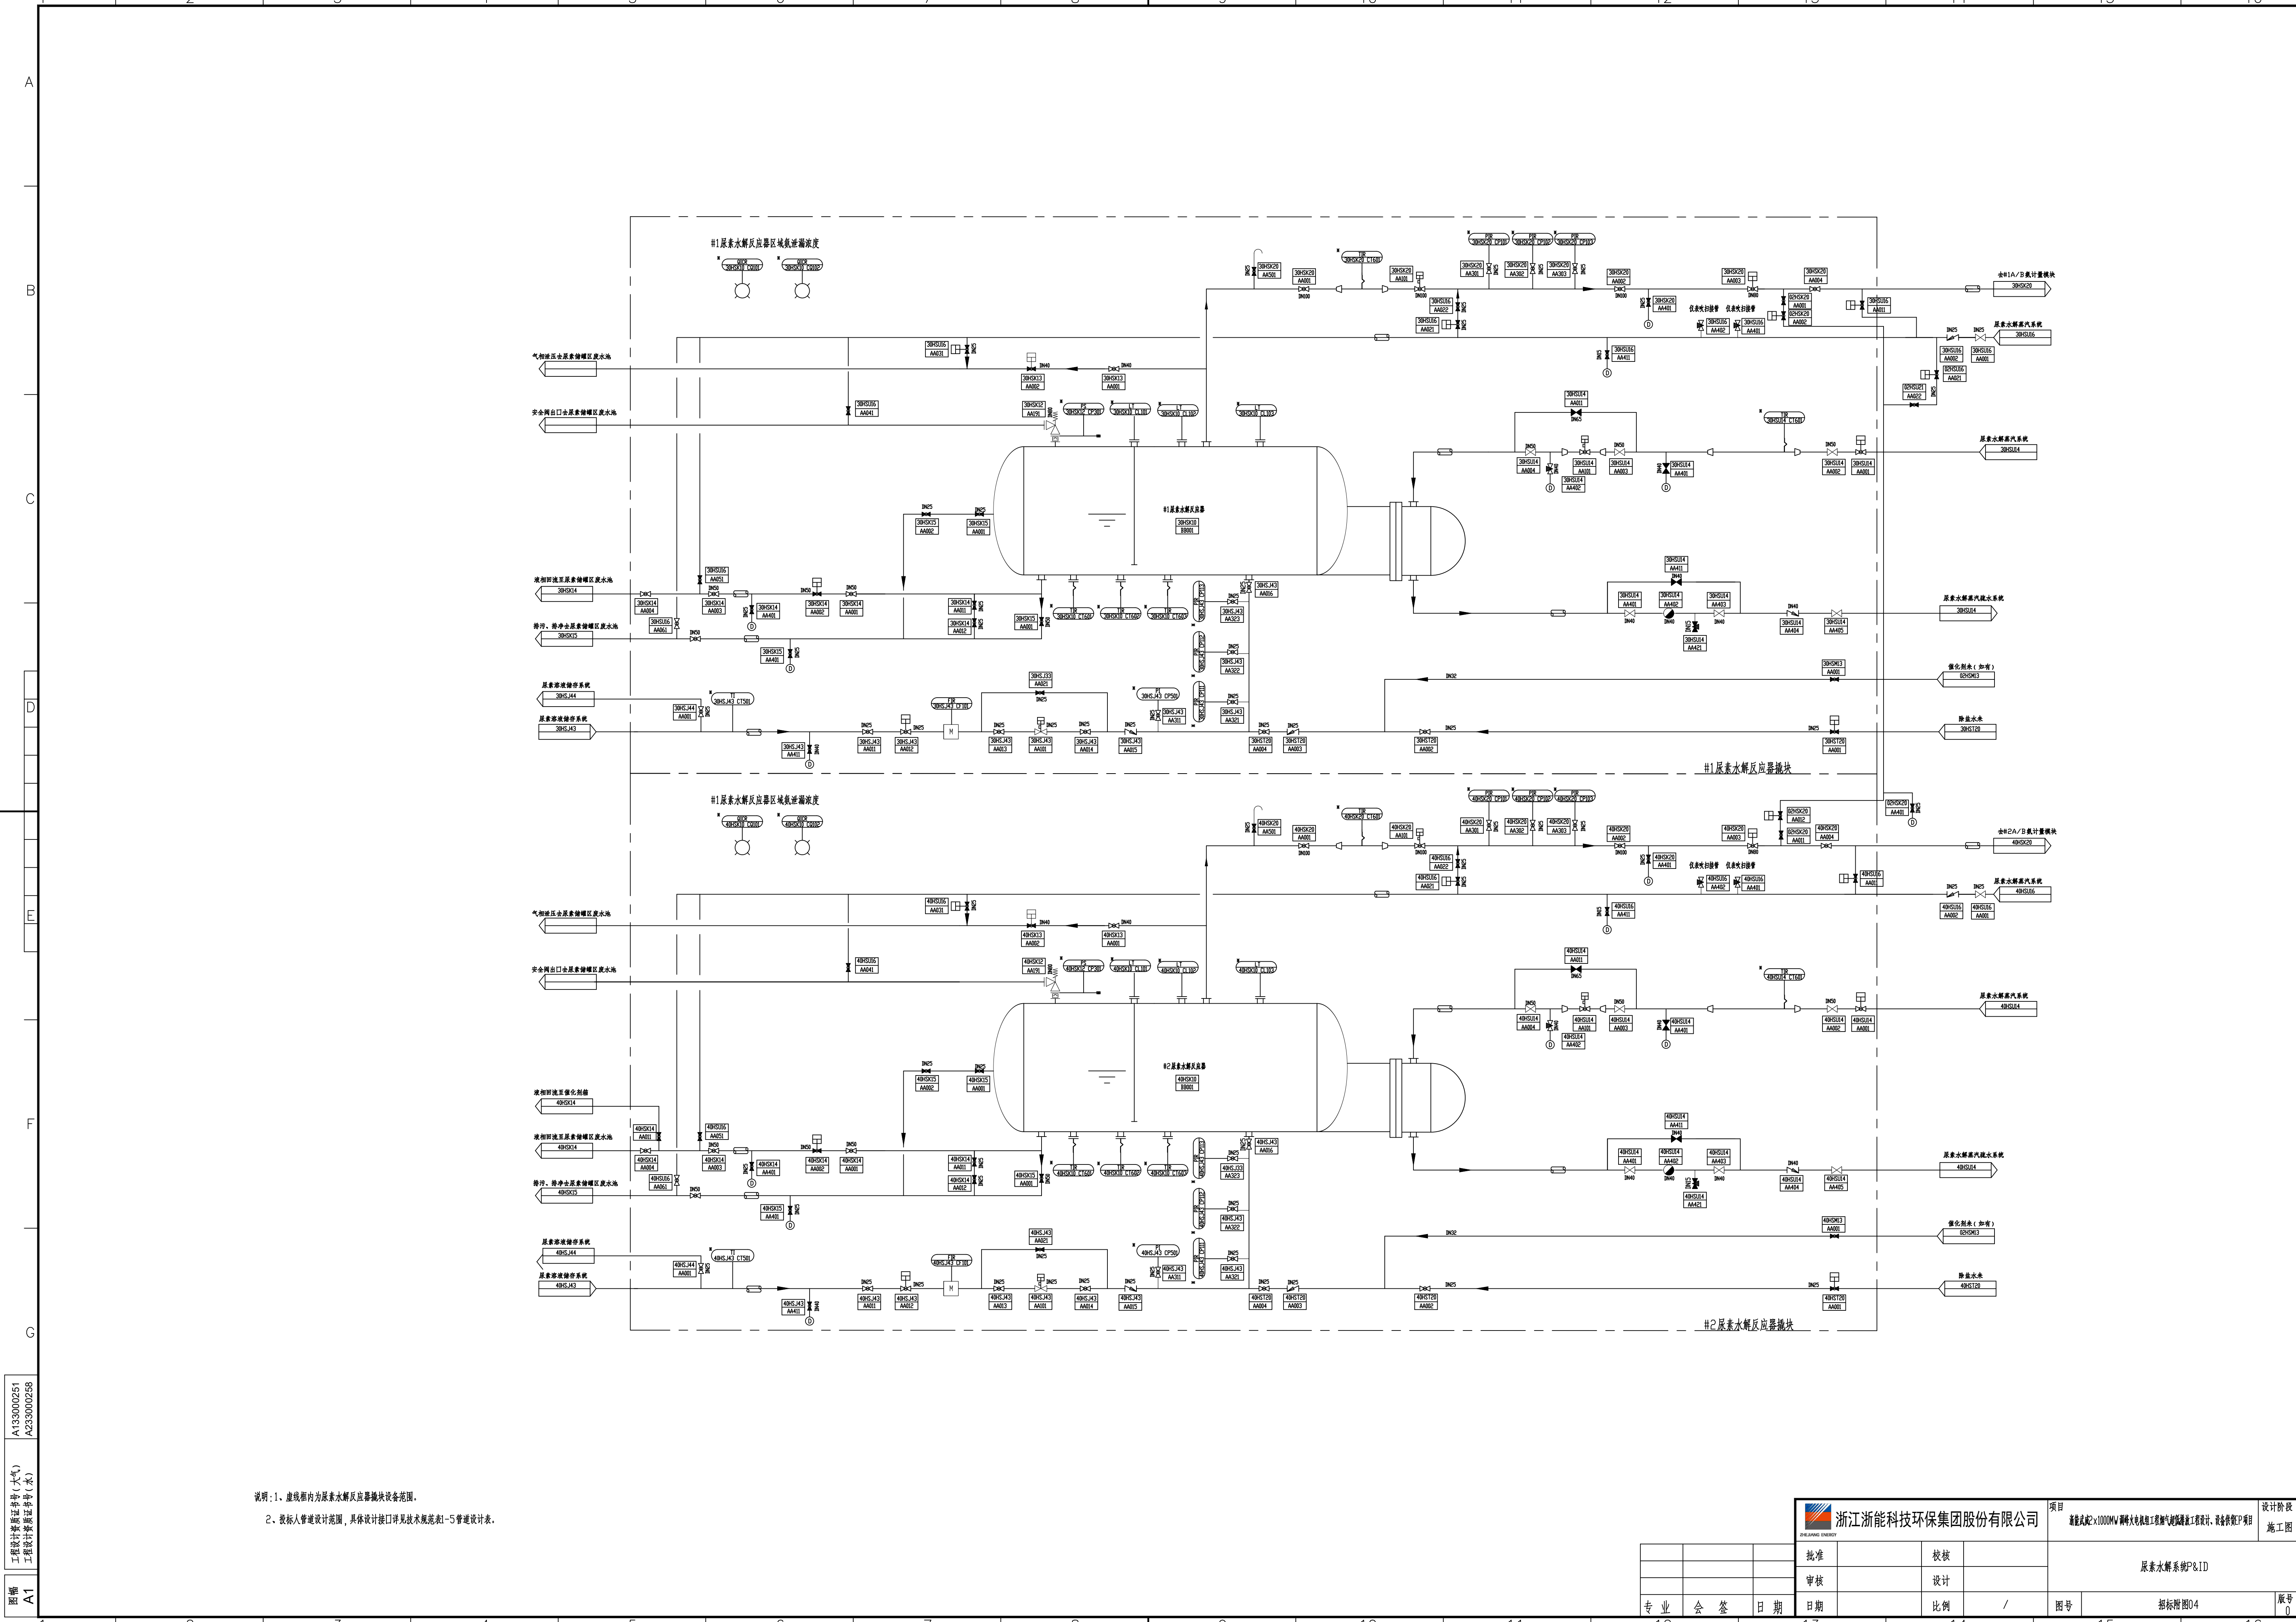

说明：1、虚线框内为尿素水解反应器模块设备范围。
2、投标人管道设计范围，具体设计接口详见技术规范书1-5管道设计表。

工程号: A133000251
工程名称: A233000258
图号: A1

 浙江浙能科技环保集团股份有限公司				项目: 新建龙北×1000MW 循环流化床锅炉工程烟气脱硫工程, 设备材料P7项目		设计阶段: 施工图	
批准				校核		尿素水解系统P&ID	
审核				设计			
专业 会 签 日期				日期		比例 /	
图号				图号		版号 0	