

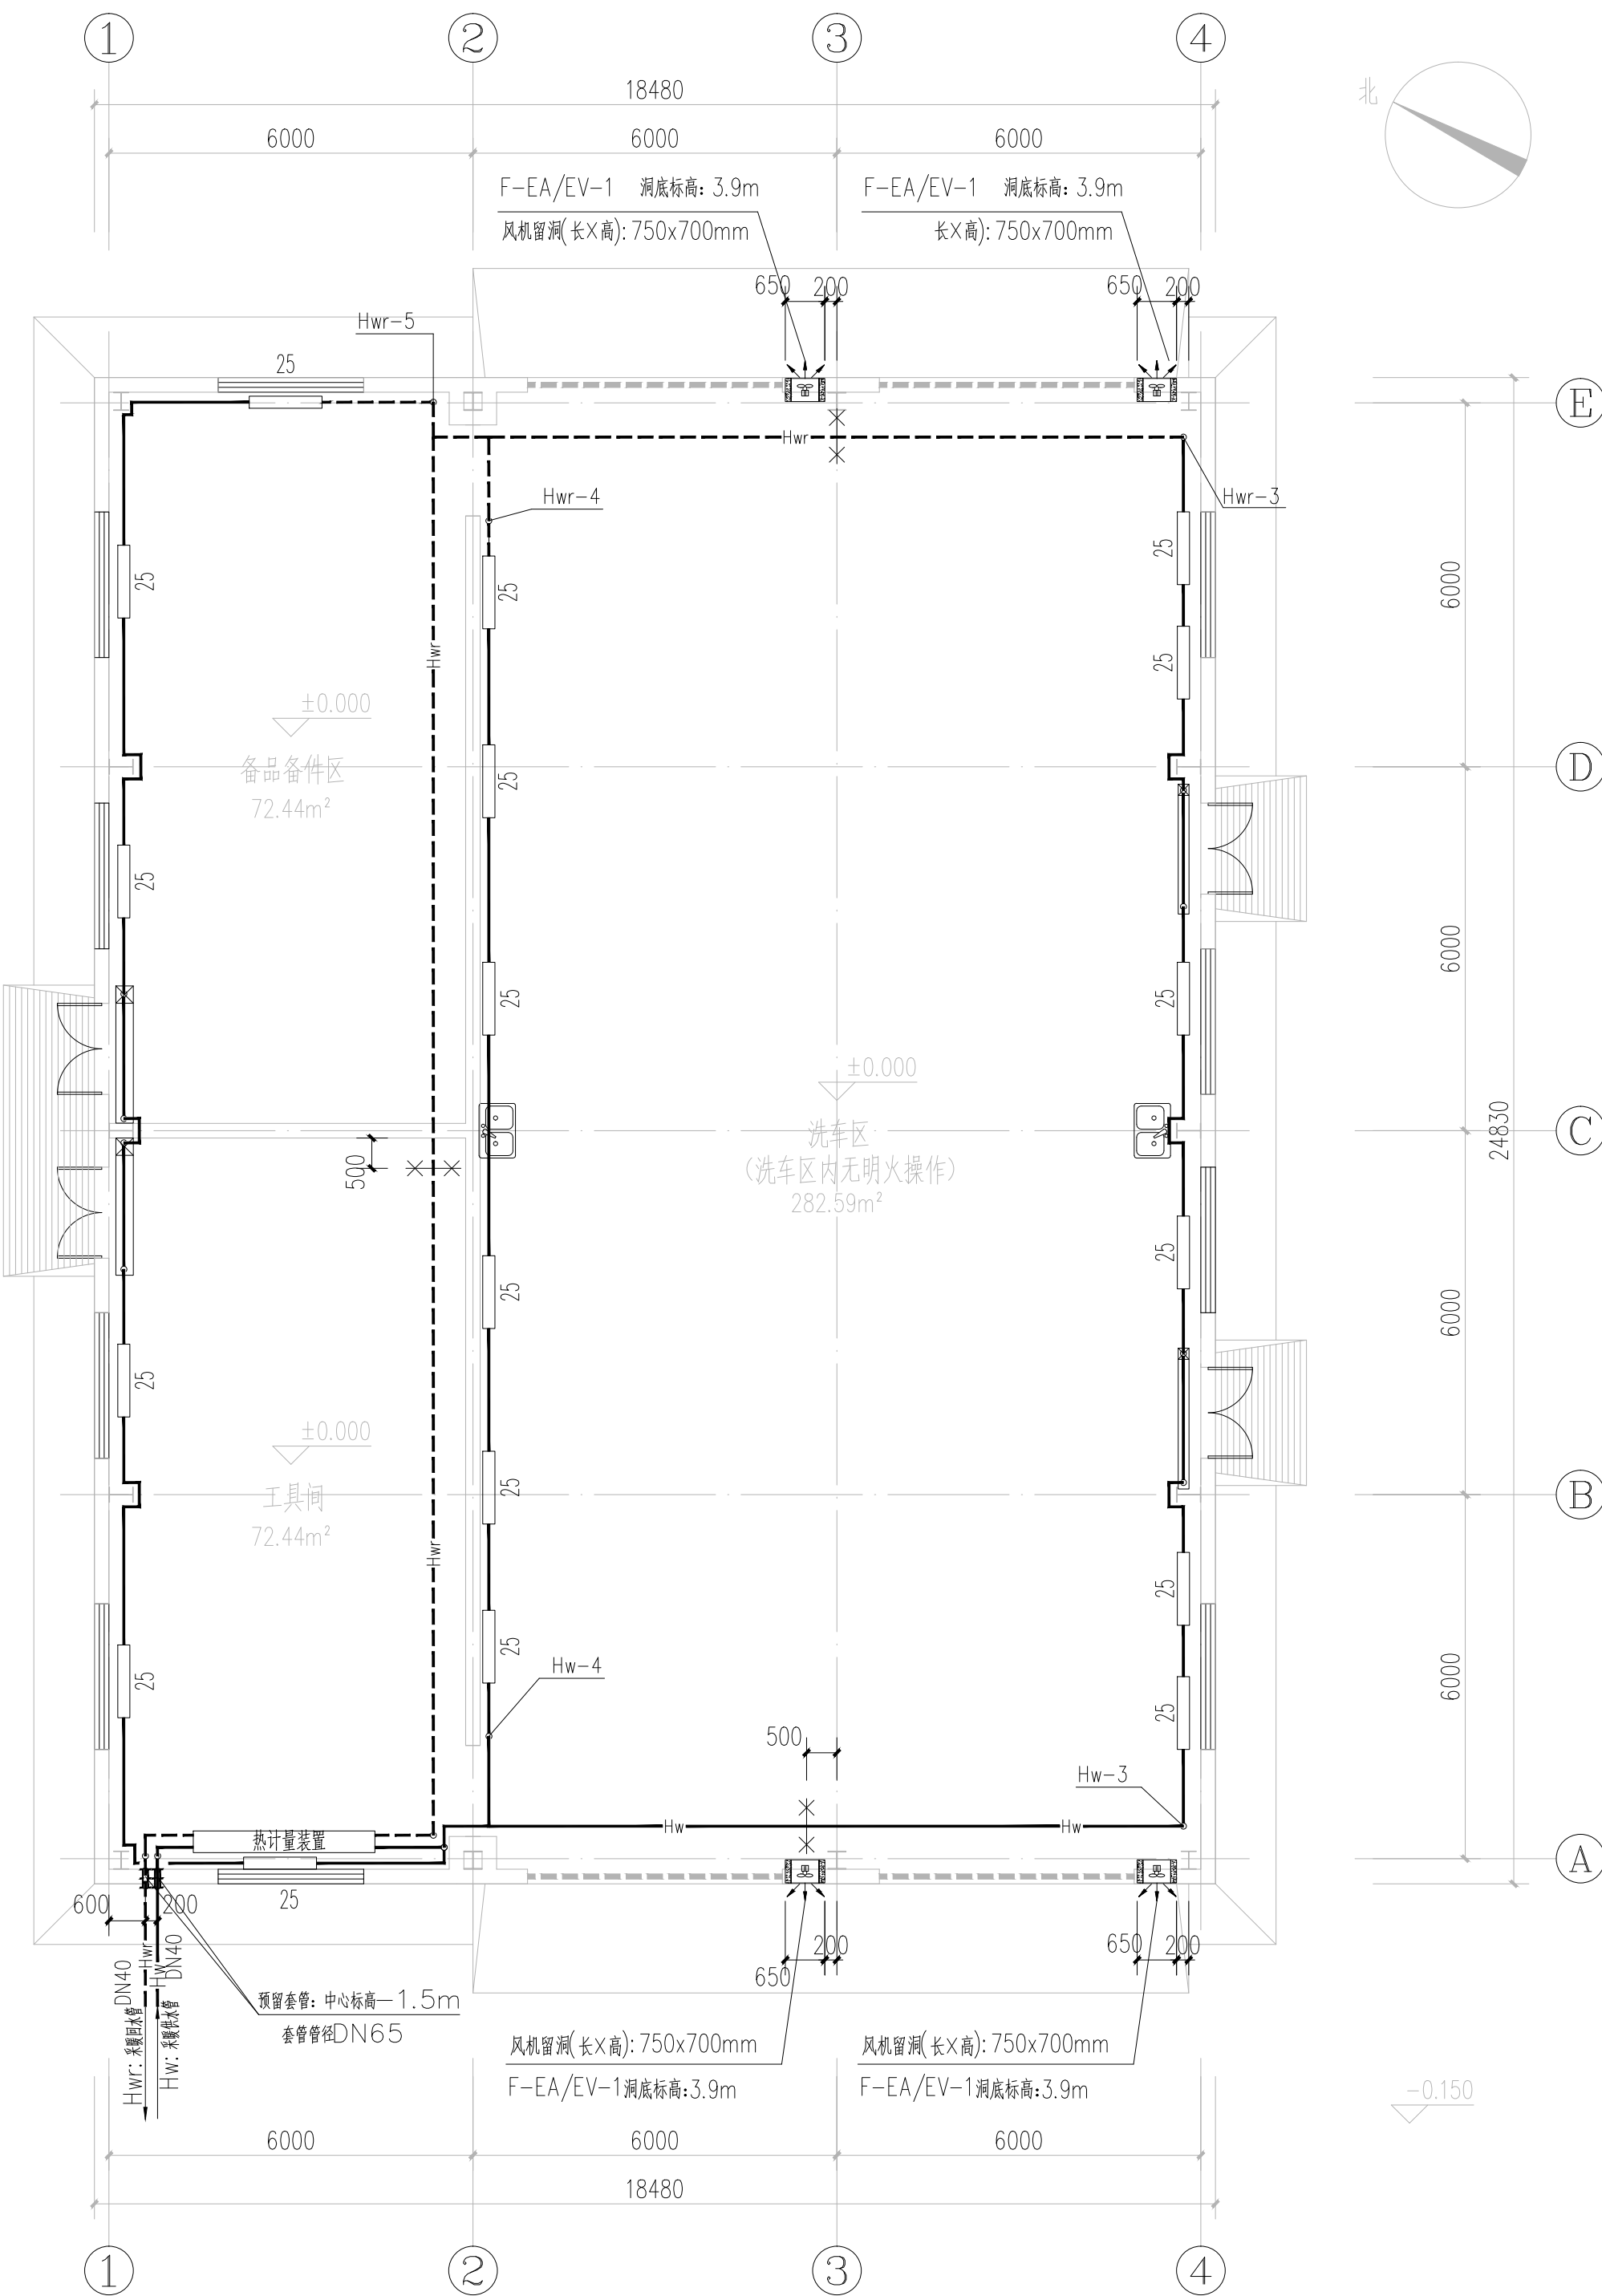
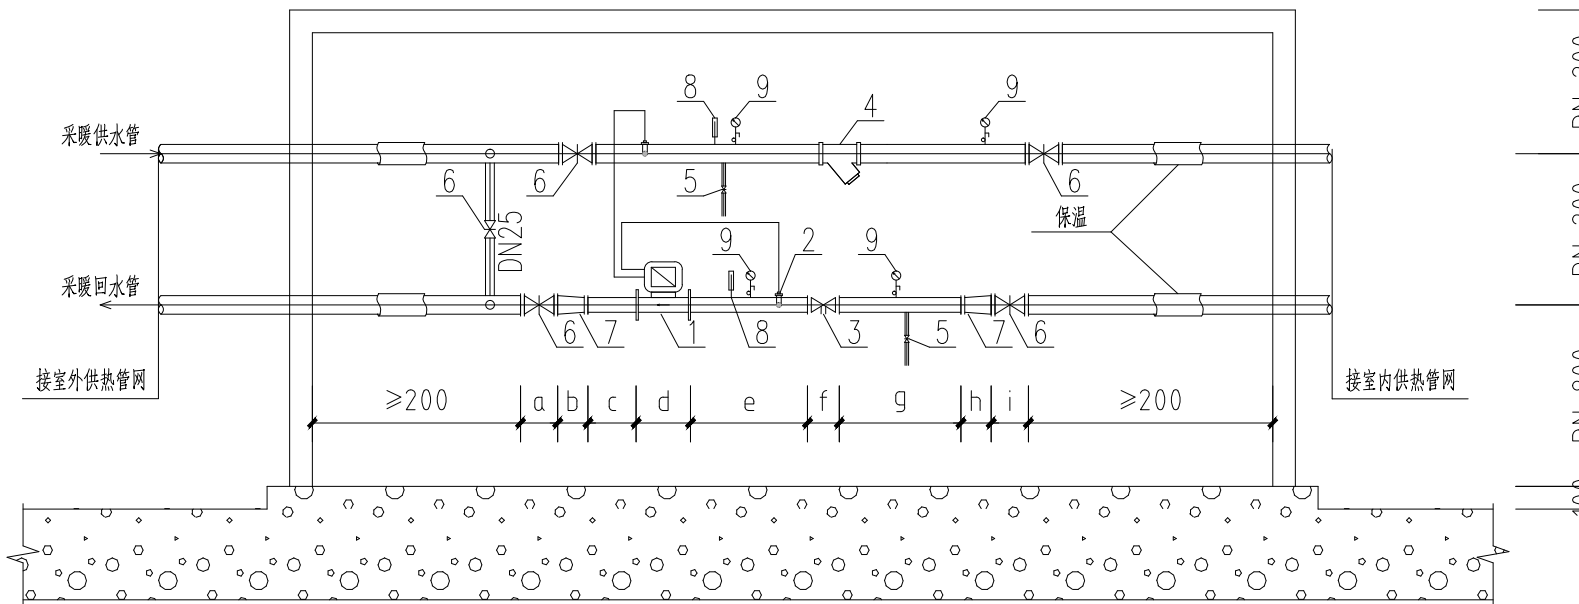


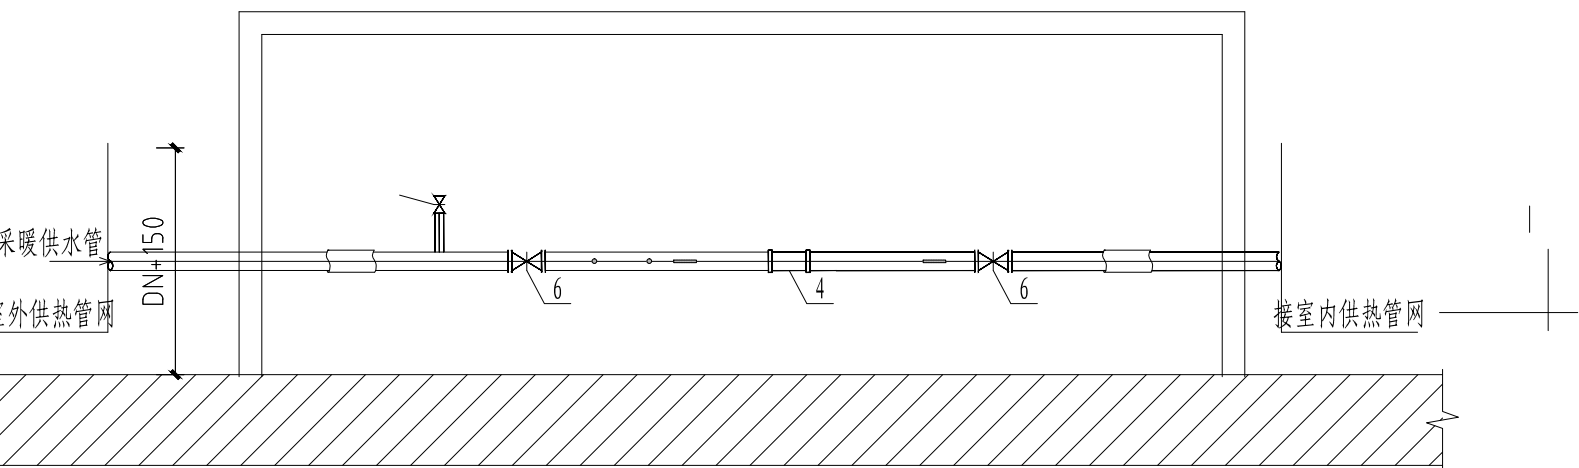

热计量装置大样图

热力入口安装尺寸详见图集新22N1-4热水采暖热力入口（静态水力平衡阀）技术参数及安装尺寸表

编号	名称	型号规格	单位	数量	备注
1	超声波热计量表	UHM-100（口径DN25~DN32选用）	个	1	DN25
		SONOMETER-110（口径DN40~DN100选用）	个		
		SONCAL-3100（口径DN125~DN300选用）			
2	温度传感器	热表自带	个	2	
3	手动平衡阀	MSV-P2	个	1	DN25
4	Y型过滤器	网孔3.0mm	个	1	DN32
5	泄水阀	规格:DN20	个	2	
6	闸阀	Z41H-16C	个	5	DN32 4个 DN25 1个
7	变径管		个		DN32xDN25
8	温度计		个	2	
9	压力表	Y-100型 0~1.0MPa	个	4	

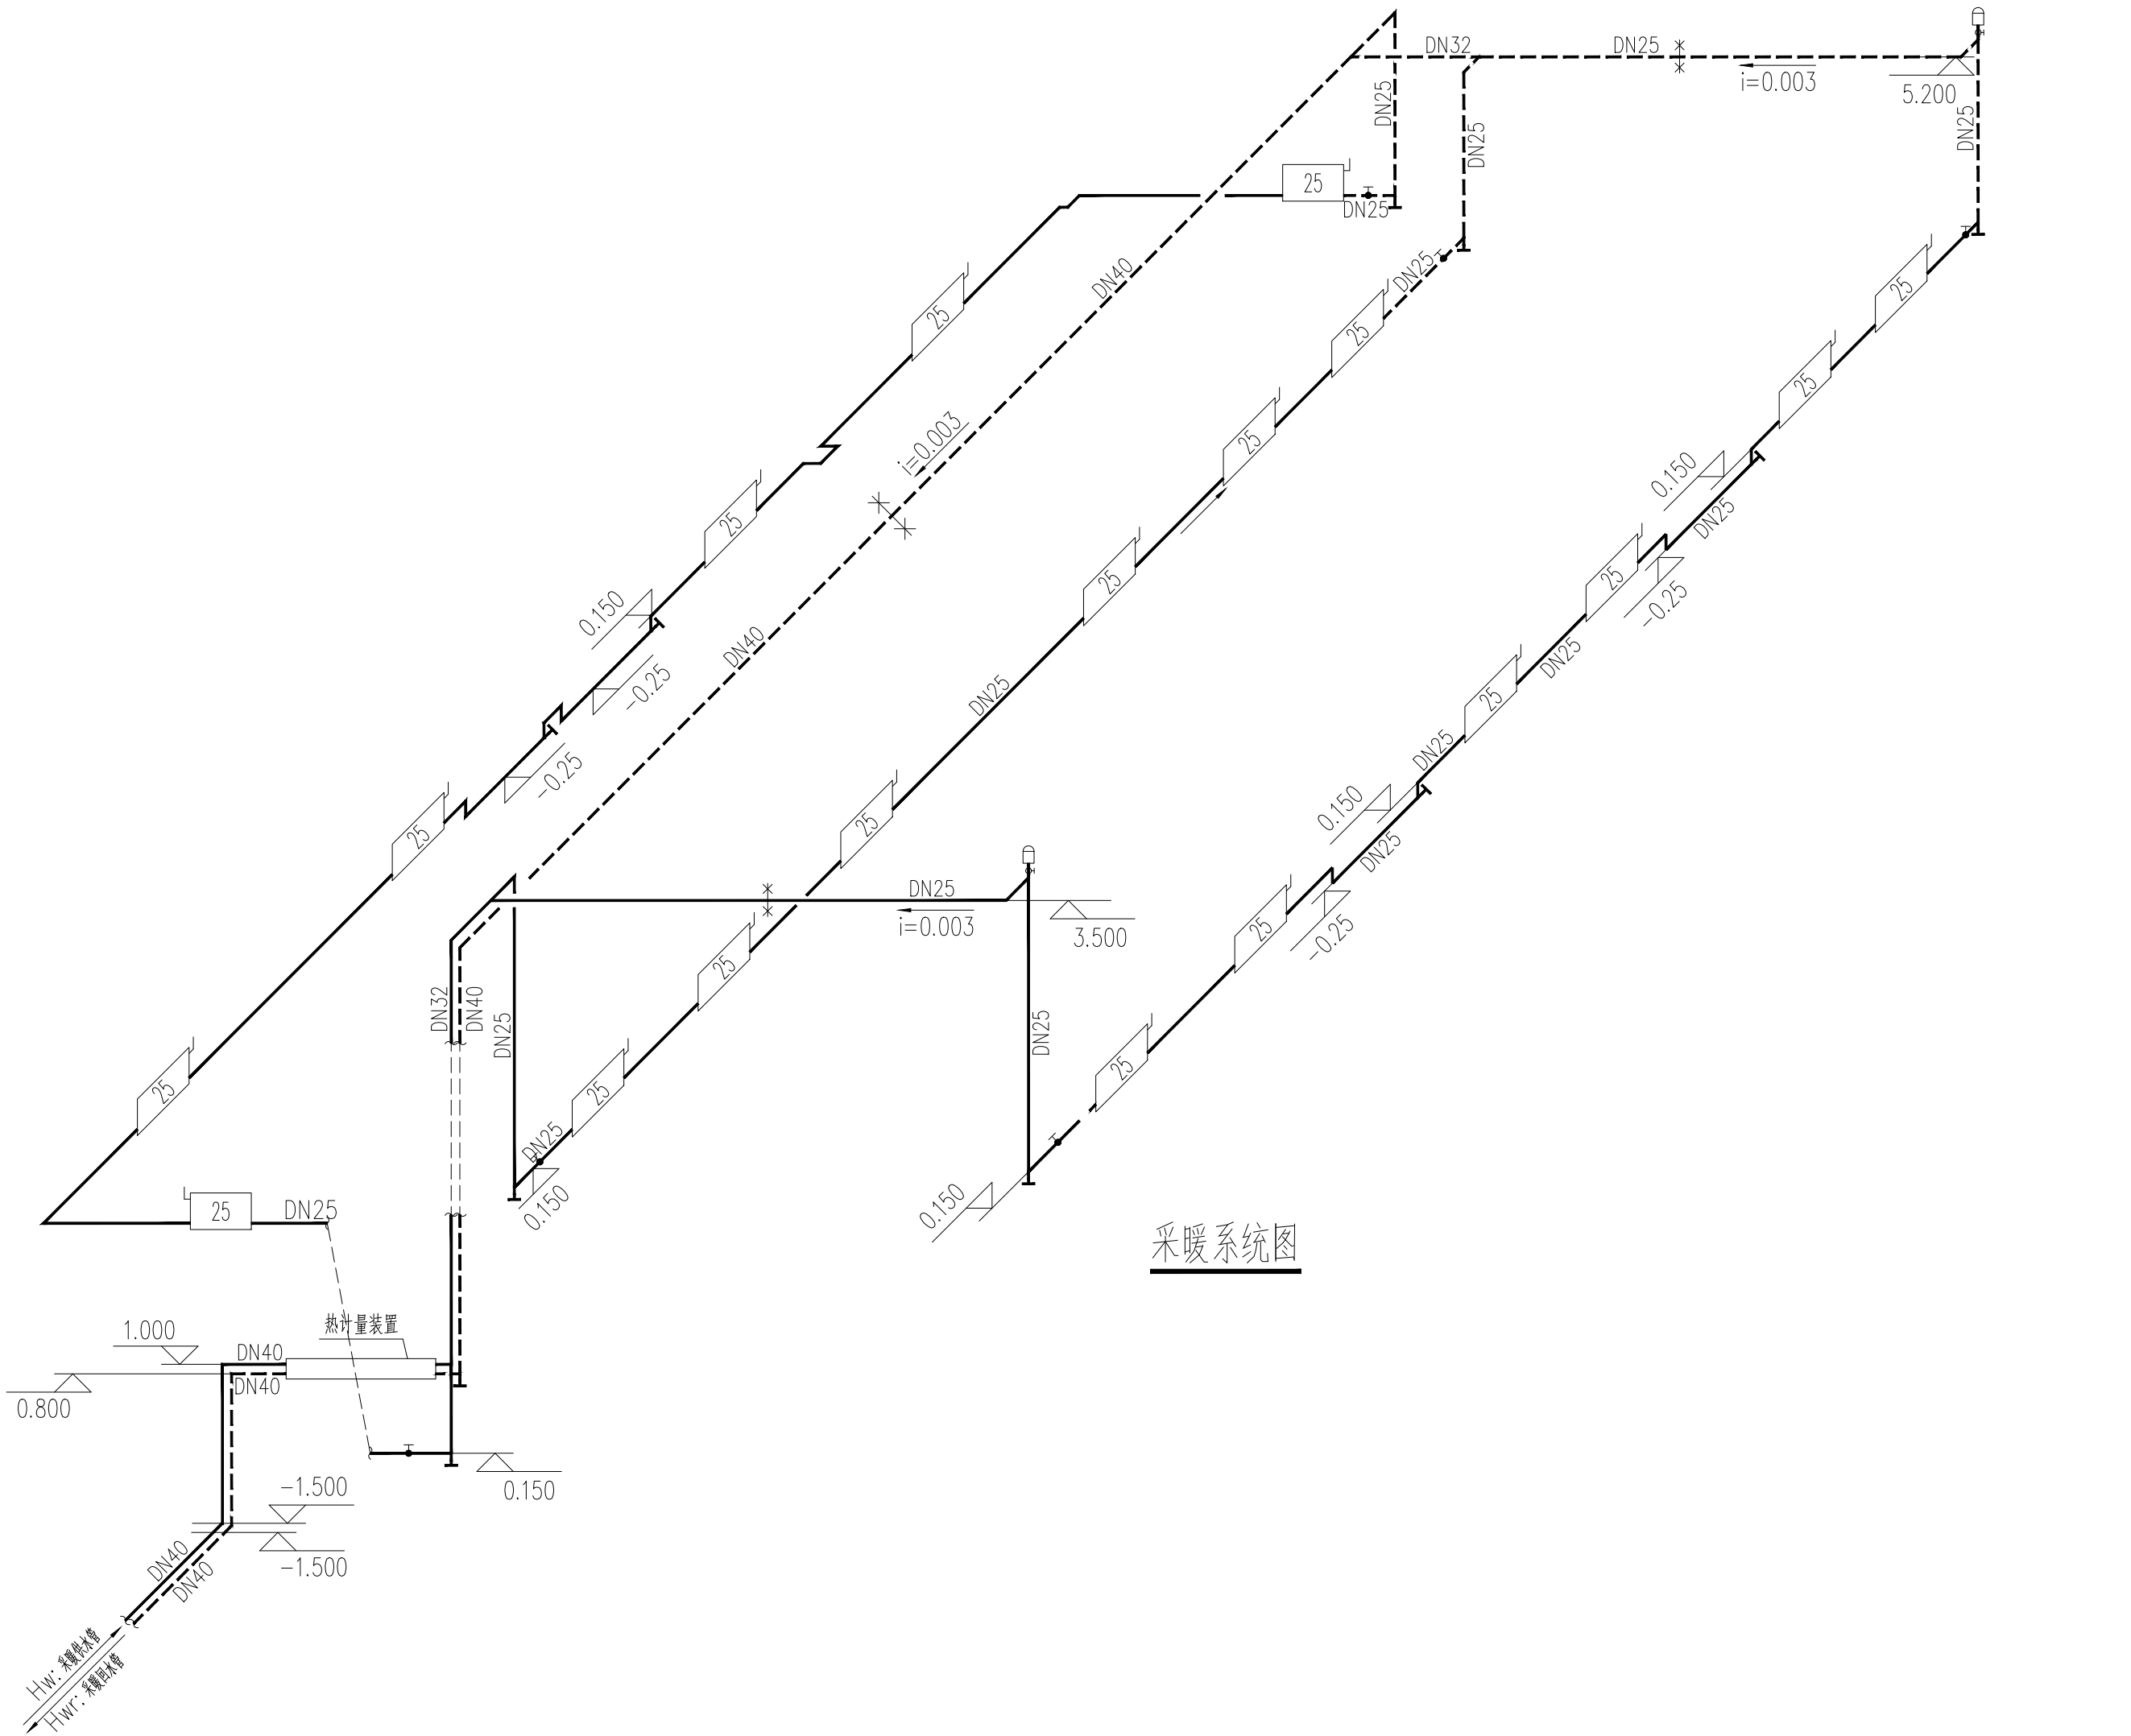

新疆化工设计研究院
有限责任公司

XINJIANG CHEMICAL ENGINEERING DESIGN
& RESEARCH INSTITUTE CO.,LTD

地址 新疆乌鲁木齐市新市区喀什东路559号
电话 0991-7987635 0991-7987632

建设单位 伊犁新天煤化工有限责任公司

项目名称 伊犁新天煤化工有限责任公司
危化品运输车辆停车场项目

子项名称 洗车车间

制图 伊卜拉伊木·阿卜拉 2024年1月15日

设计 伊卜拉伊木·阿卜拉 2024年1月15日

校核 何爽 2024年1月15日

审核 刘江 2024年1月15日

审定 2024年1月15日

专业负责 伊卜拉伊木·阿卜拉 2024年1月15日

图纸名称 平面图 立面图 剖面图

图号 2024S009-0102-N-04

专业 暖通 版次 第一版

阶段 施工图 比例 1:100

第 1 张 共 1 张