




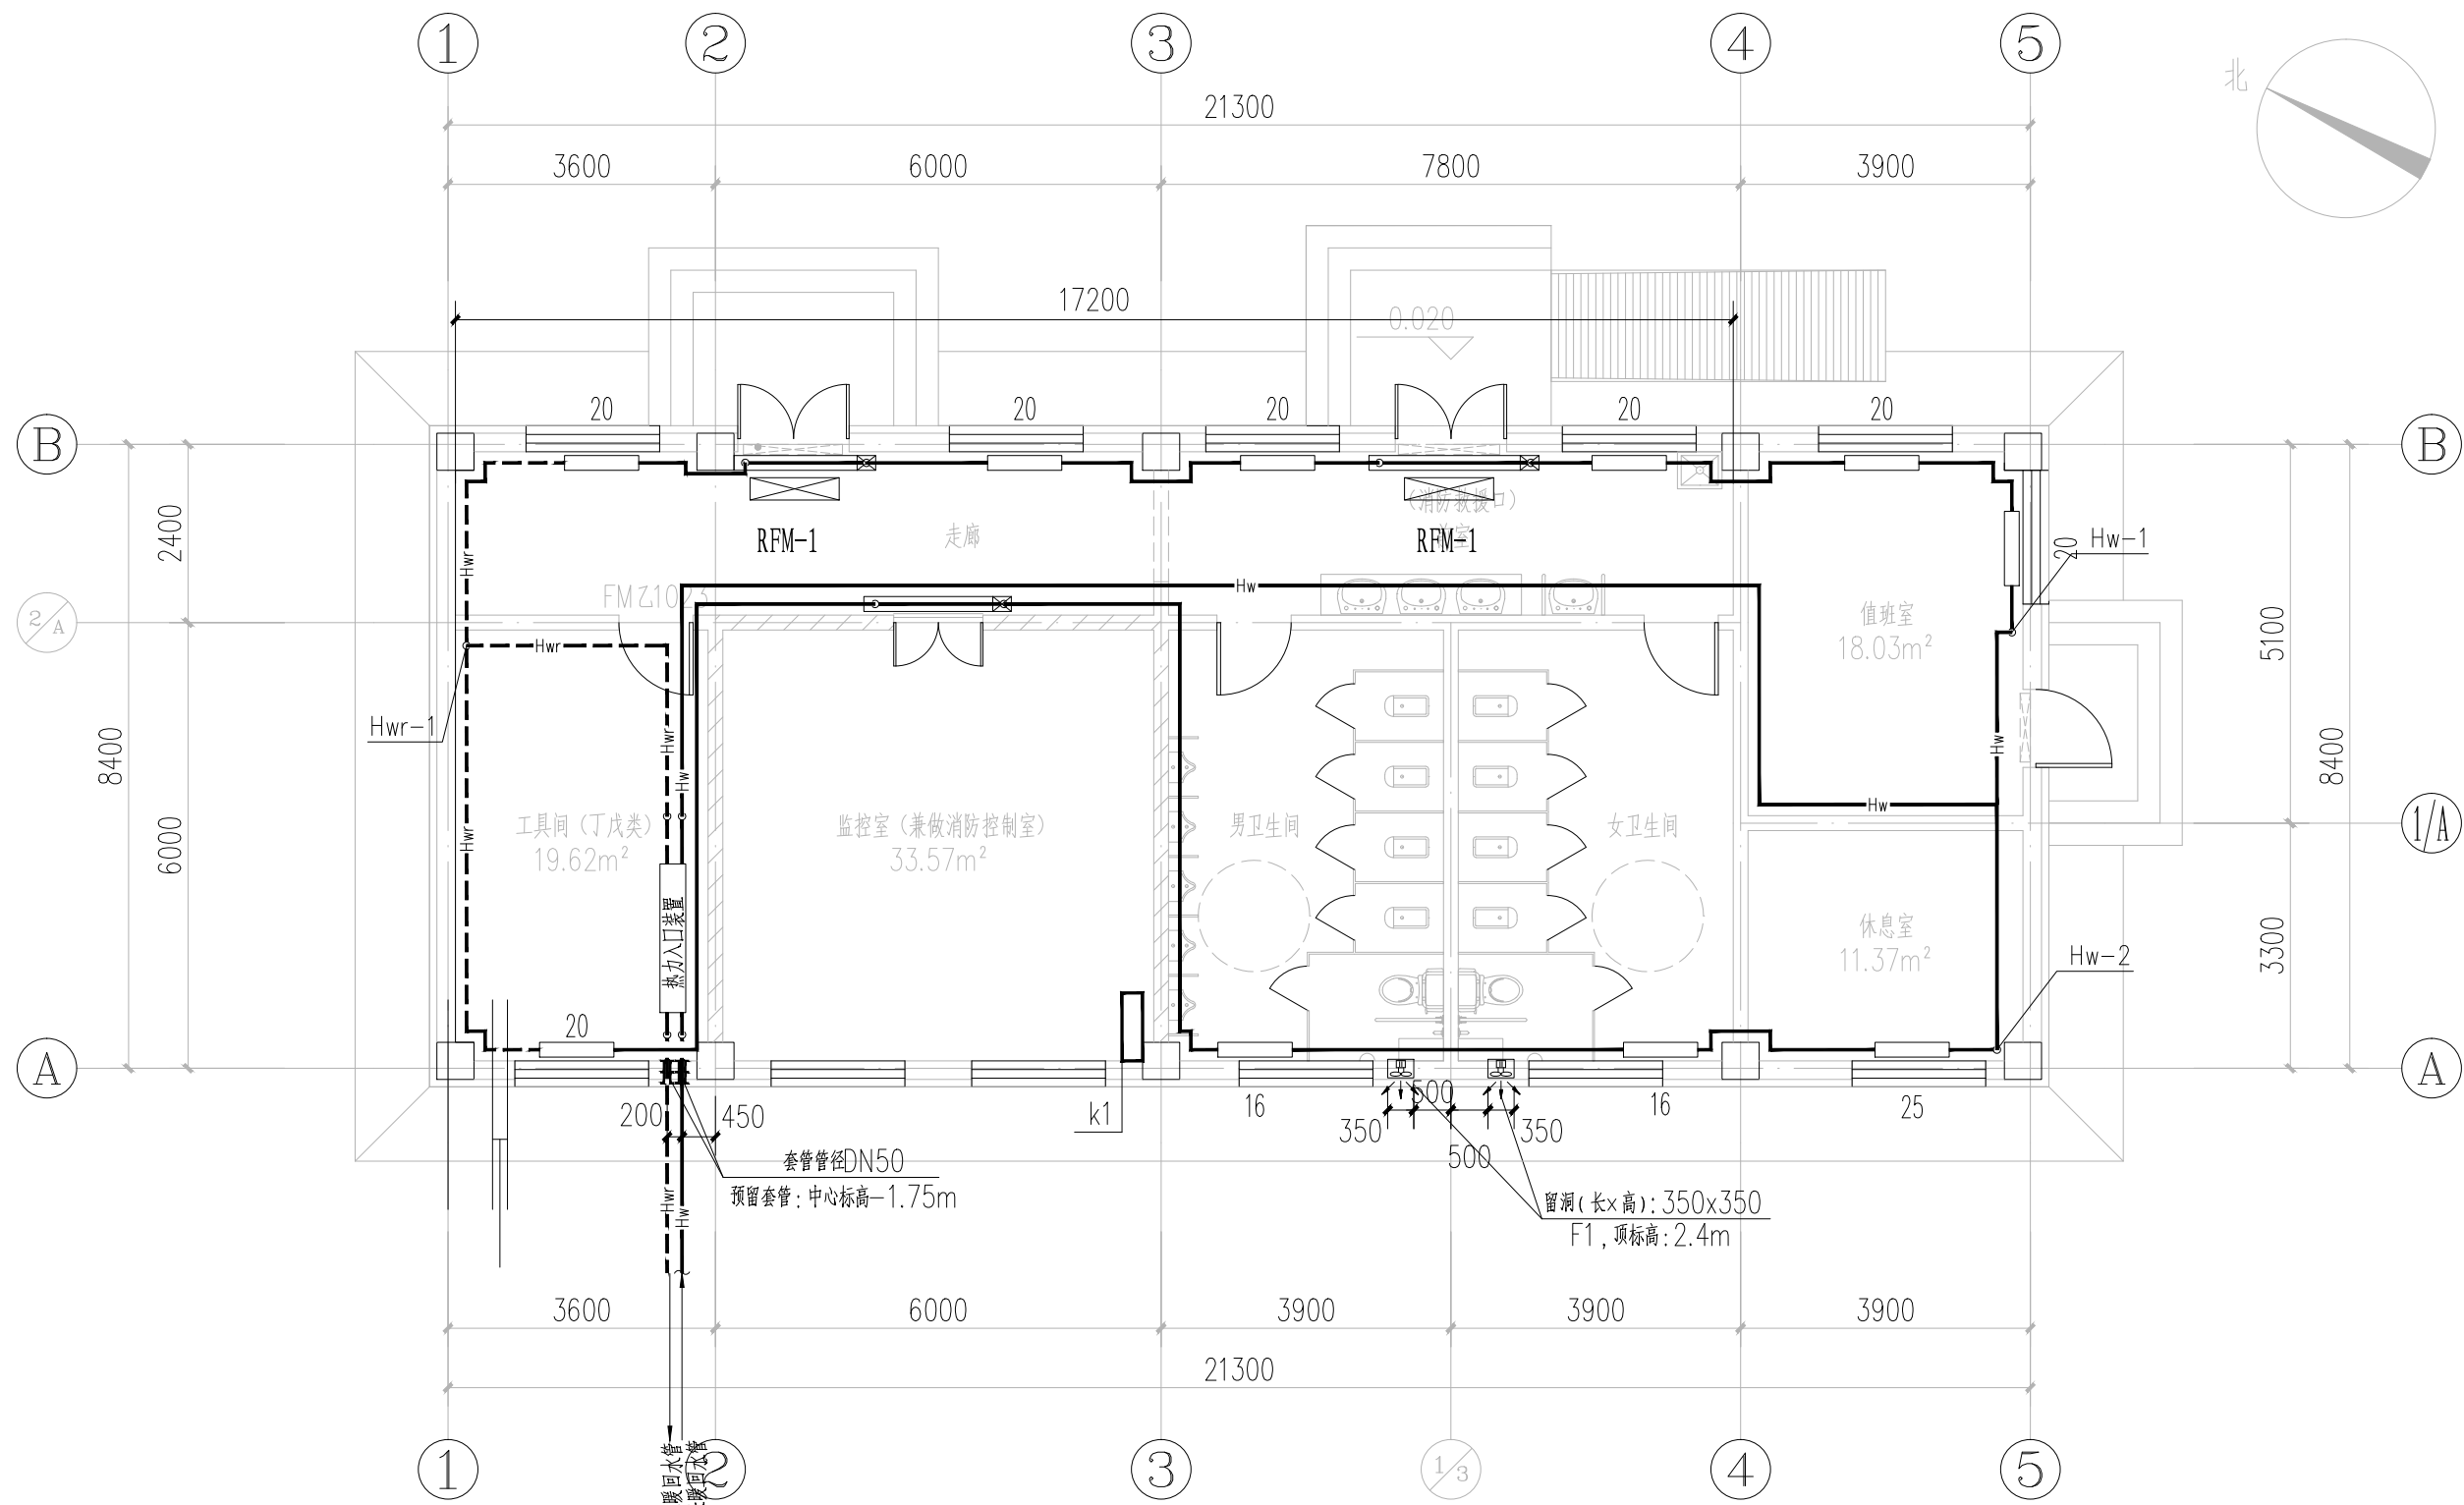


采暖系统图

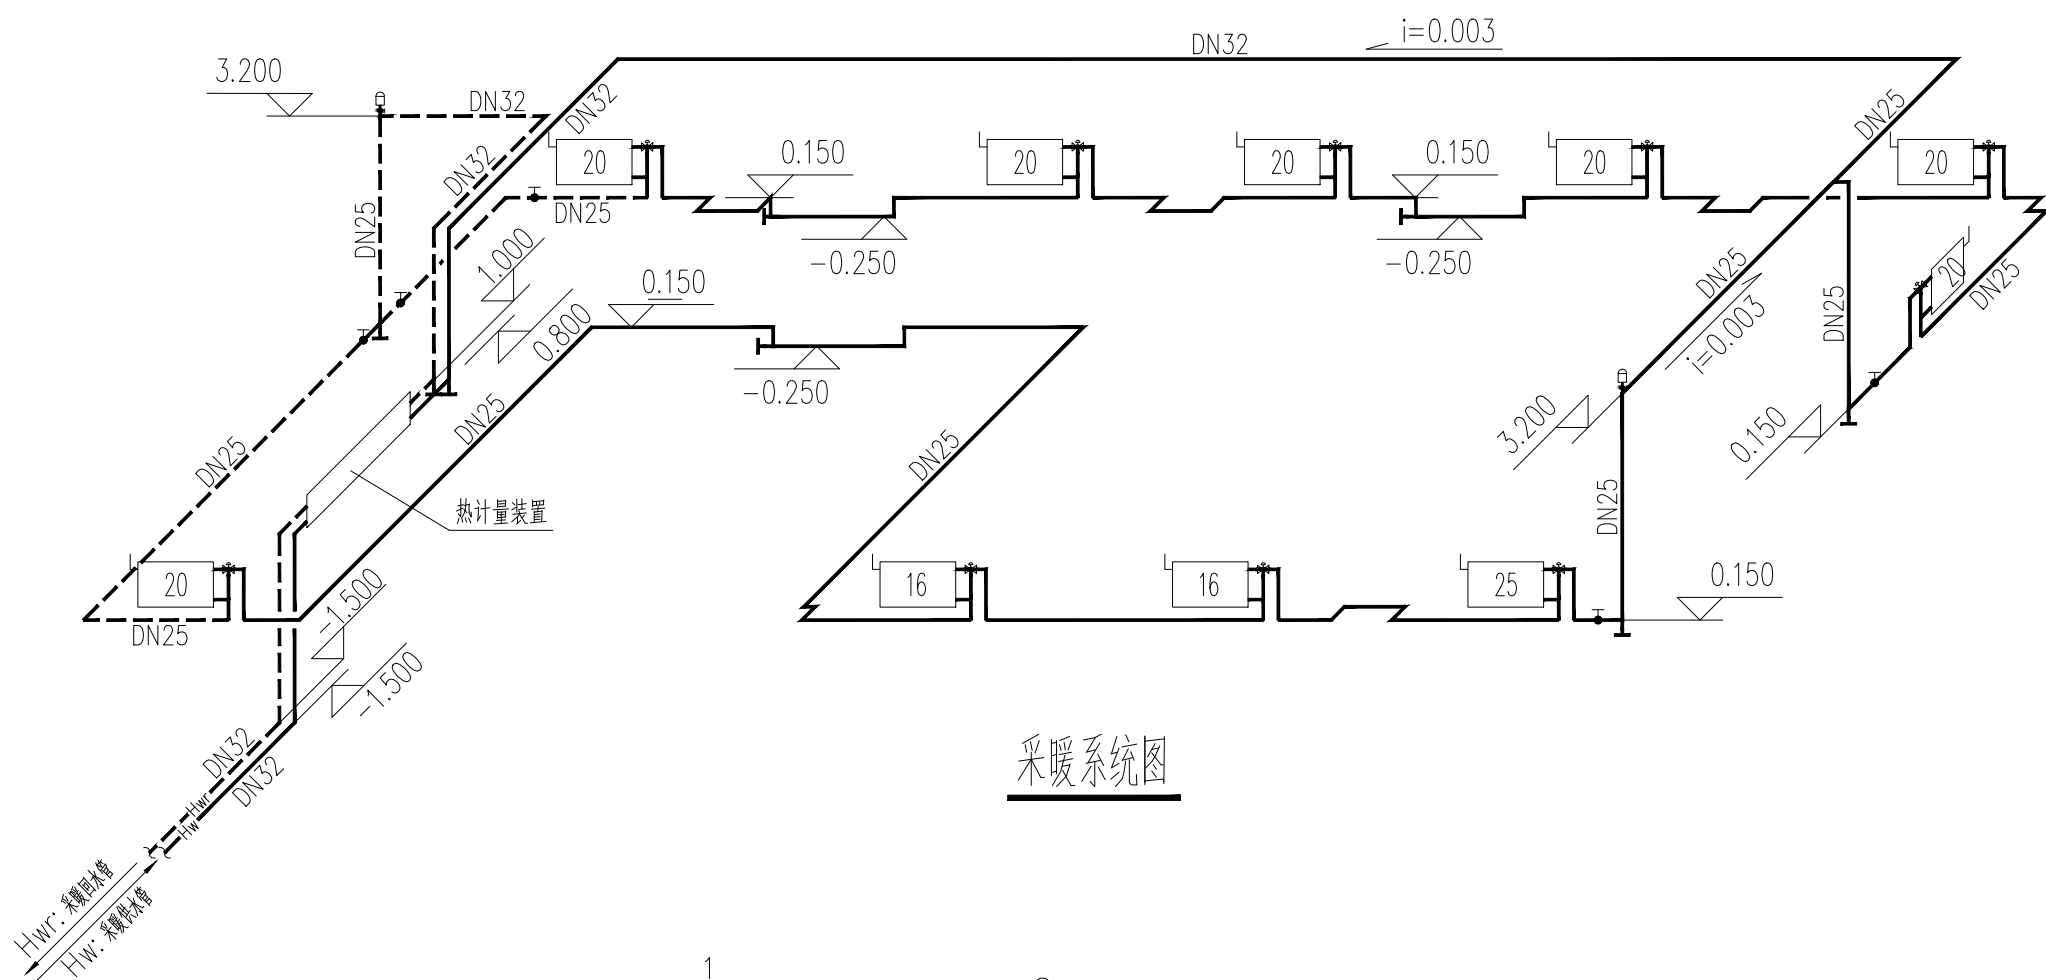

采暖系统图

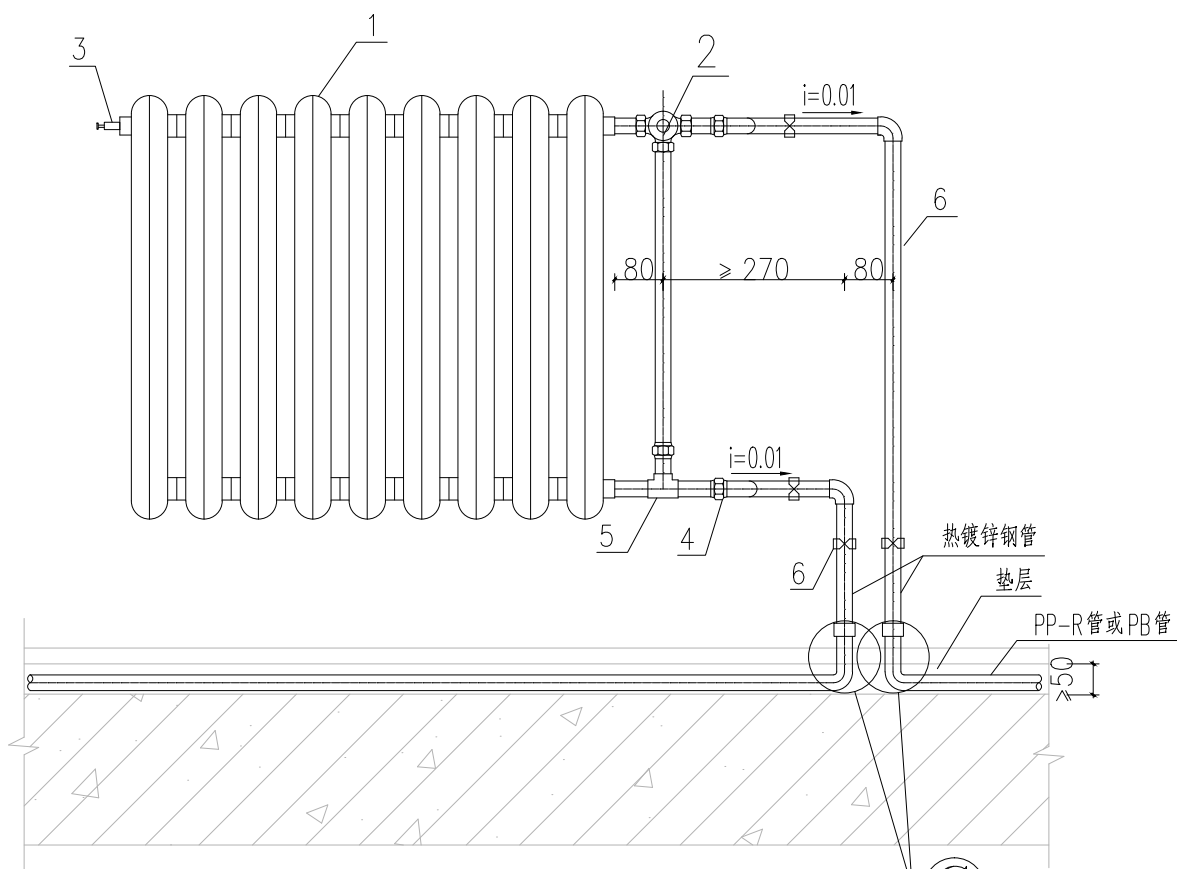


立面图

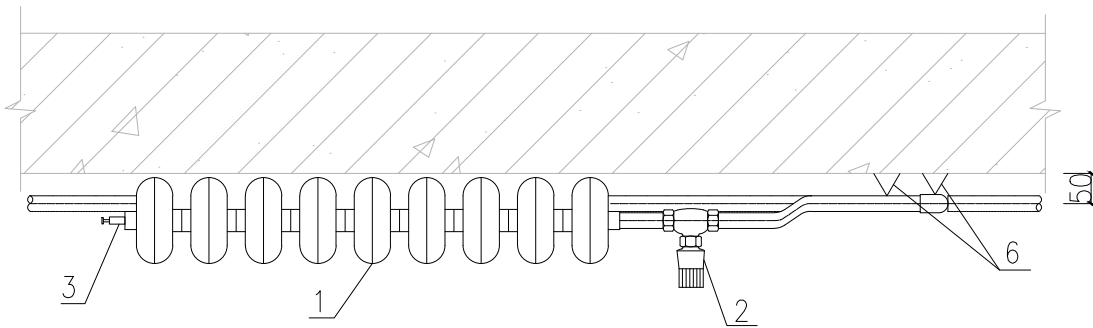


跨越式采暖系统散热器安装大样图

编号	名称
1	散热器
2	三通温控阀 17K408-P95
3	散热器排气阀
4	活接头
5	三通
6	管卡

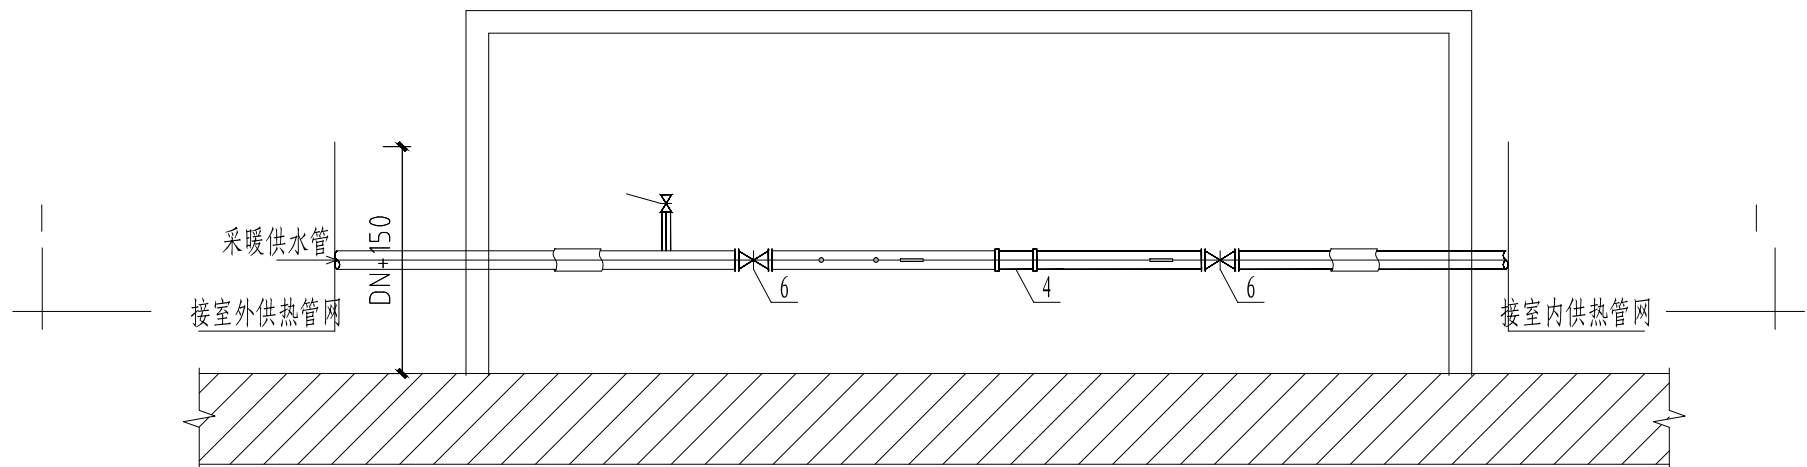

入口平面

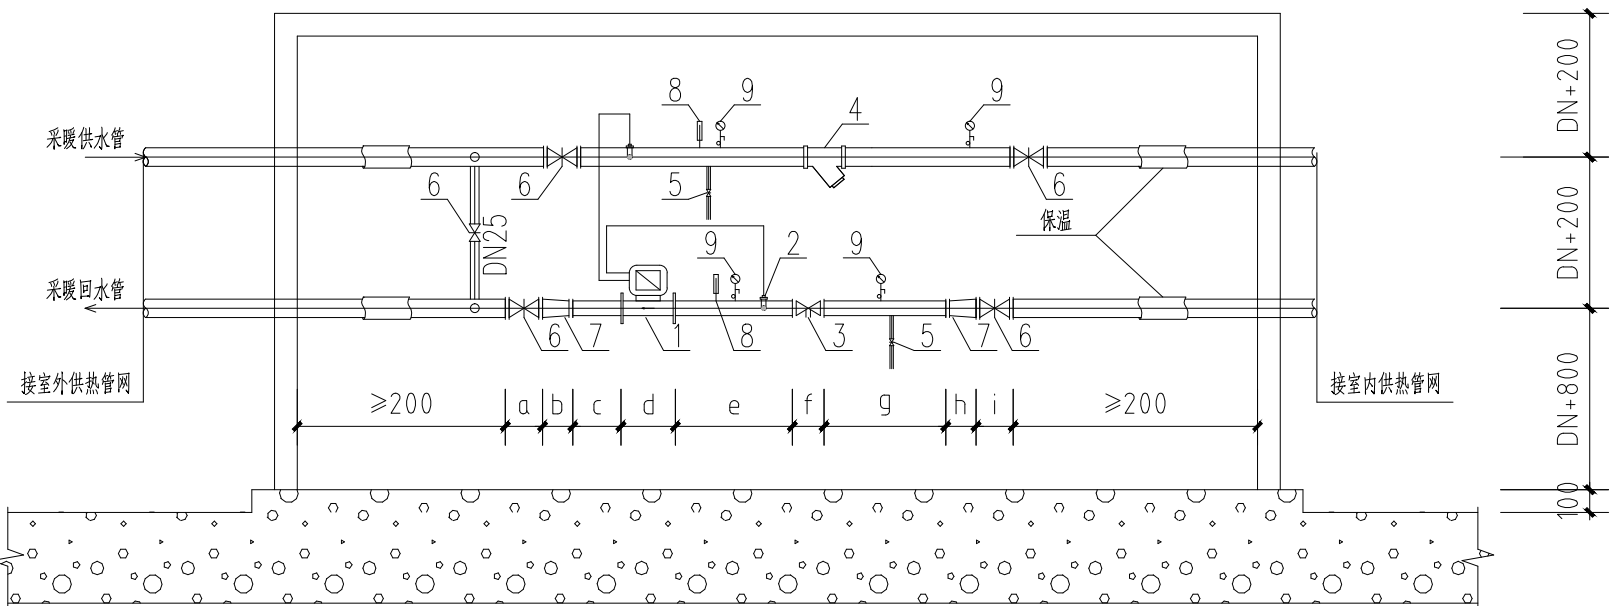

I-I剖面图

热计量装置大样图

热力入口安装尺寸详见图集新22N1-4热水采暖热力入口（静态水力平衡阀）技术参数及安装尺寸表

编号	名称	型号规格	单位	数量	备注
1	超声波热计量表	UHM-100 (口径DN25~DN32选用)	个	1	DN25
		SONOMETER-110 (口径DN40~DN100选用)	个		
		SONCAL-3100 (口径DN125~DN300选用)	个		
2	温度传感器	热表自带	个	2	
3	手动平衡阀	MSV-F2	个	1	DN25
4	Y型过滤器	网孔3.0mm	个	1	DN32
5	泄水阀	规格:DN20	个	2	
6	闸阀	Z41H-16C	个	5	DN32 4个 DN25 1个
7	变径管		个		DN32xDN25
8	温度计		个	2	
9	压力表	Y-100型 0~1.0MPa	个	4	



新疆化工设计研究院
有限责任公司

XINJIANG CHEMICAL ENGINEERING DESIGN
& RESEARCH INSTITUTE CO.,LTD

地址 新疆乌鲁木齐市新市区喀什东路559号
电话 0991-7987635 0991-7987632

建设单位 伊犁新天煤化工有限责任公司

项目名称 伊犁新天煤化工有限责任公司
危化品运输车辆停车场项目

子项名称 管理用房

制图 伊卜拉伊木·阿卜拉 伊卜拉伊木·阿卜拉 2024年1月15日

设计 伊卜拉伊木·阿卜拉 伊卜拉伊木·阿卜拉 2024年1月15日

校核 何爽 何爽 2024年1月15日

审核 刘江 何爽 2024年1月15日

审定 年 月 日

专业负责 伊卜拉伊木·阿卜拉 伊卜拉伊木·阿卜拉 2024年1月15日

图纸名称 平面图 立面图 剖面图

图号 2024S009-0101-N-04

专业 暖通 版次 第一版

阶段 施工图 比例 1:1000

第 1 张 共 1 张