

日期
姓名
专业

B

C


D

E


F

G


H

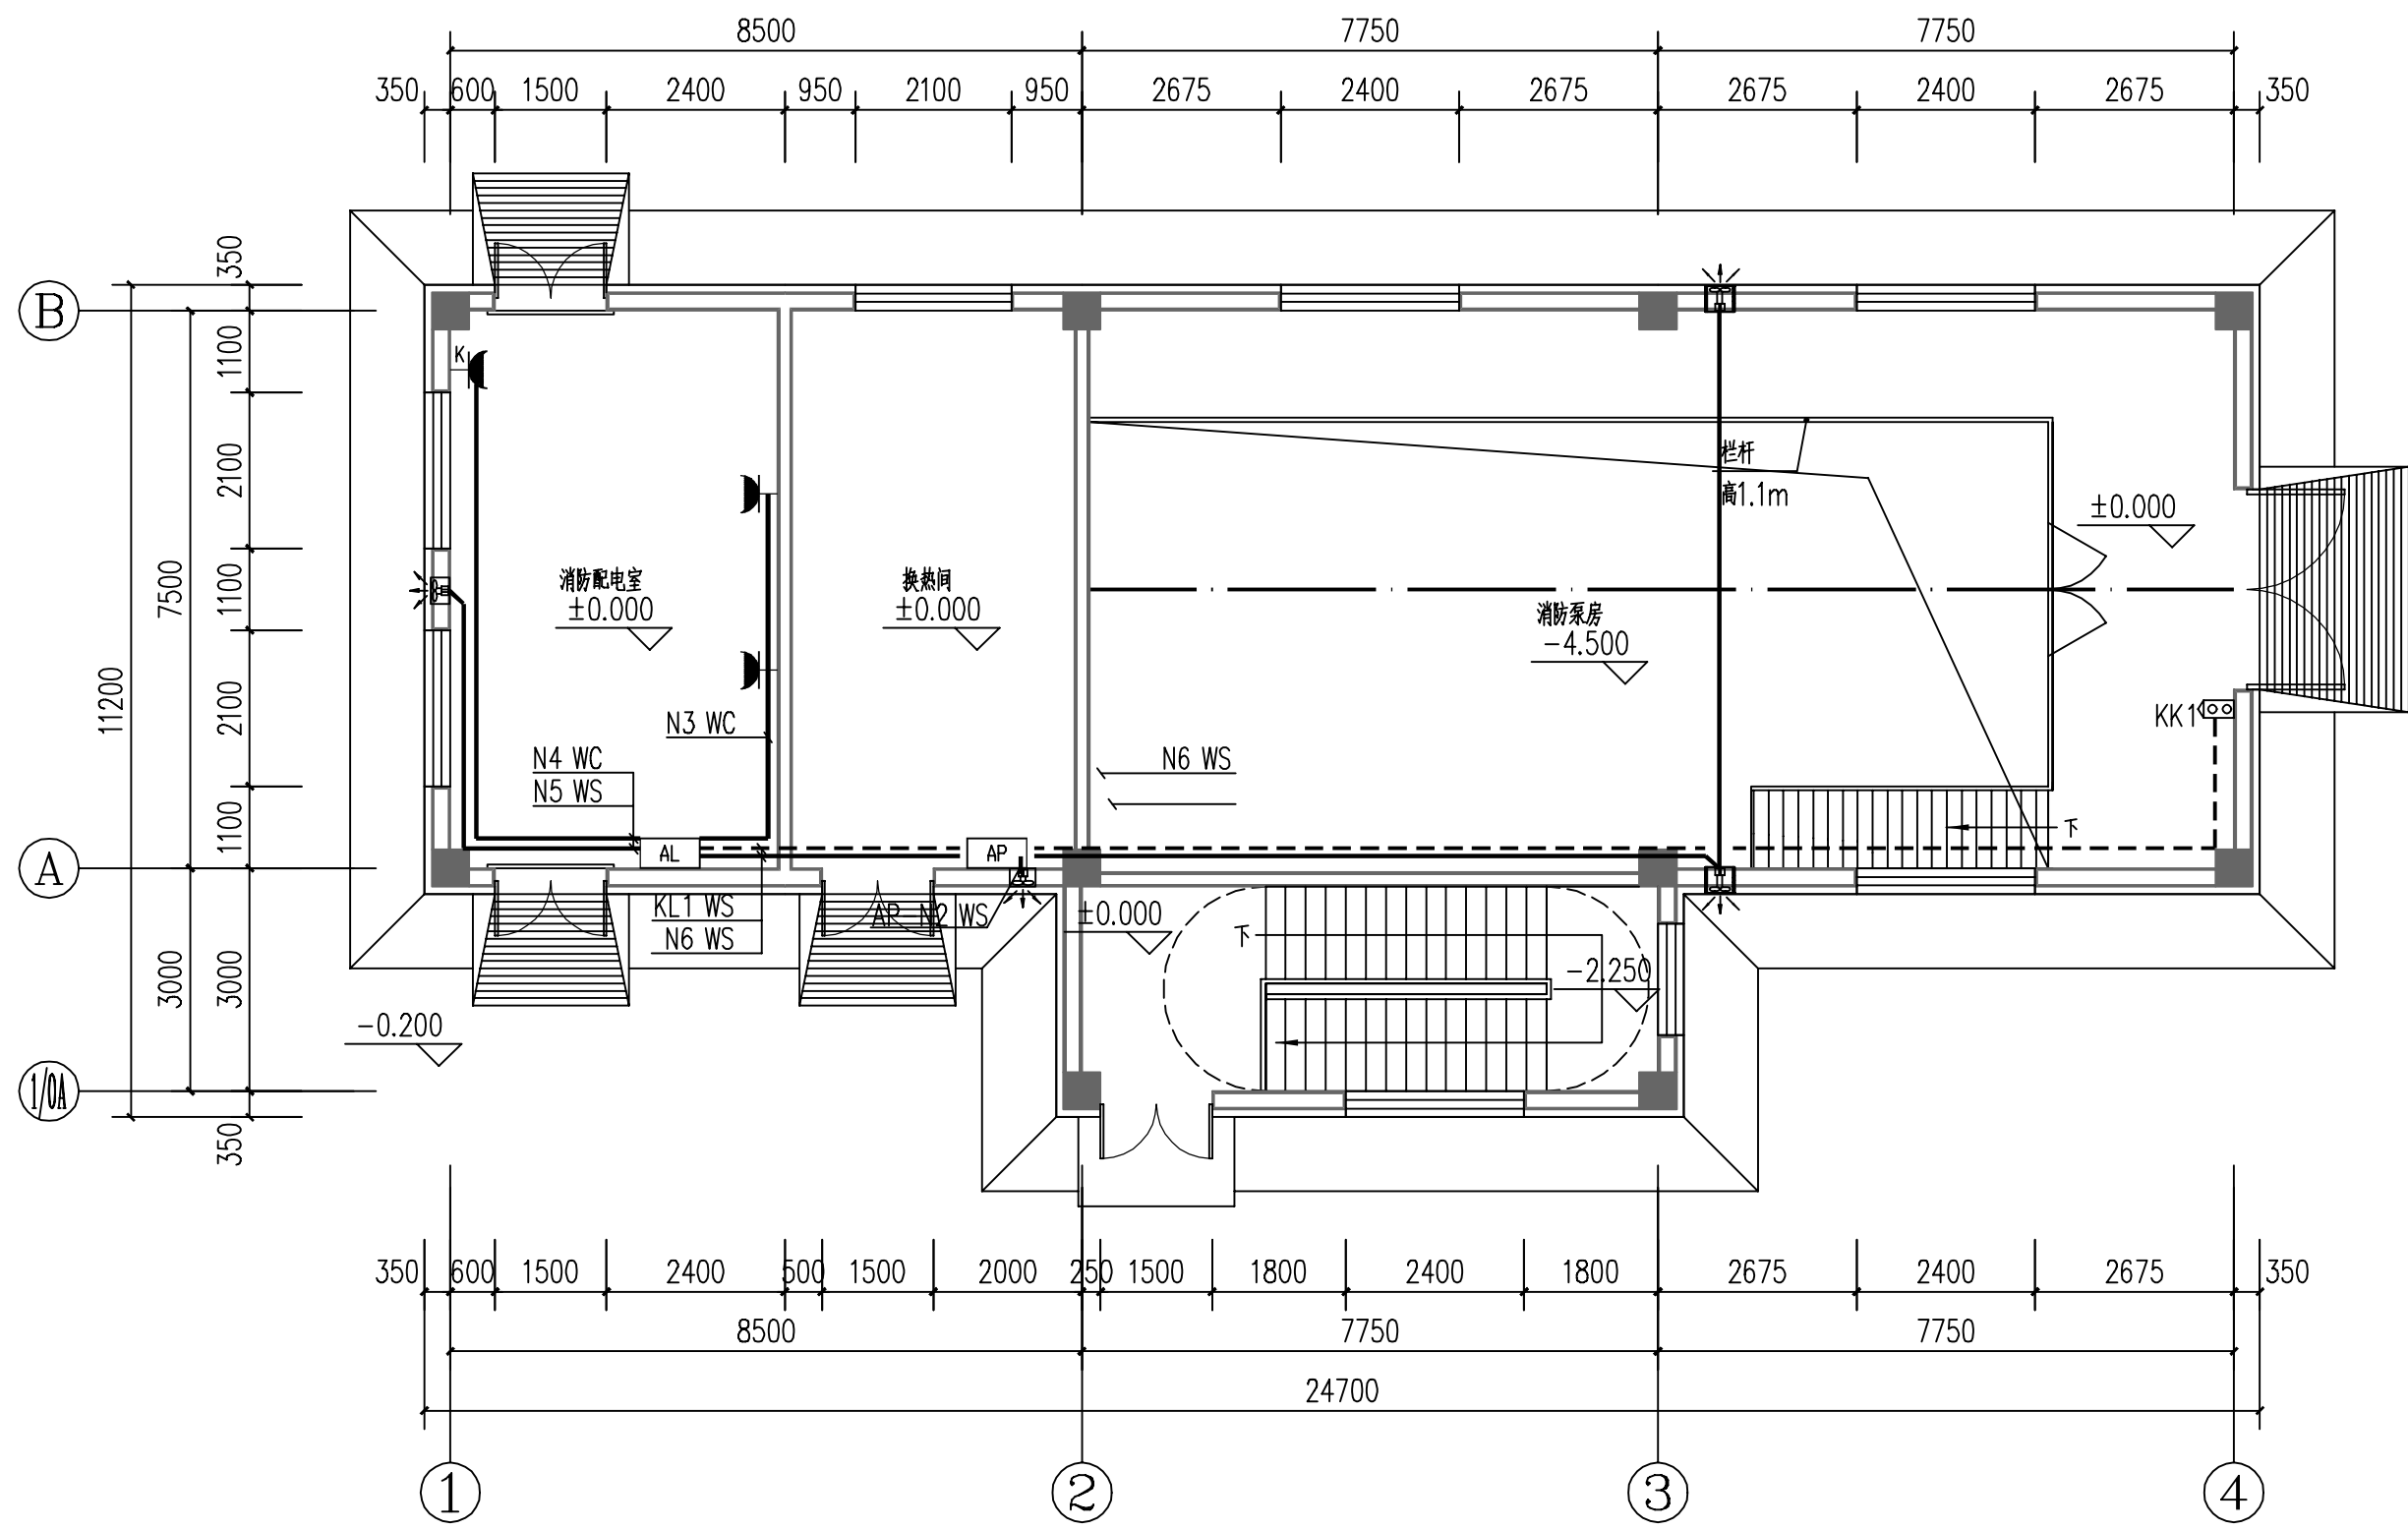


插座平面图 1:100

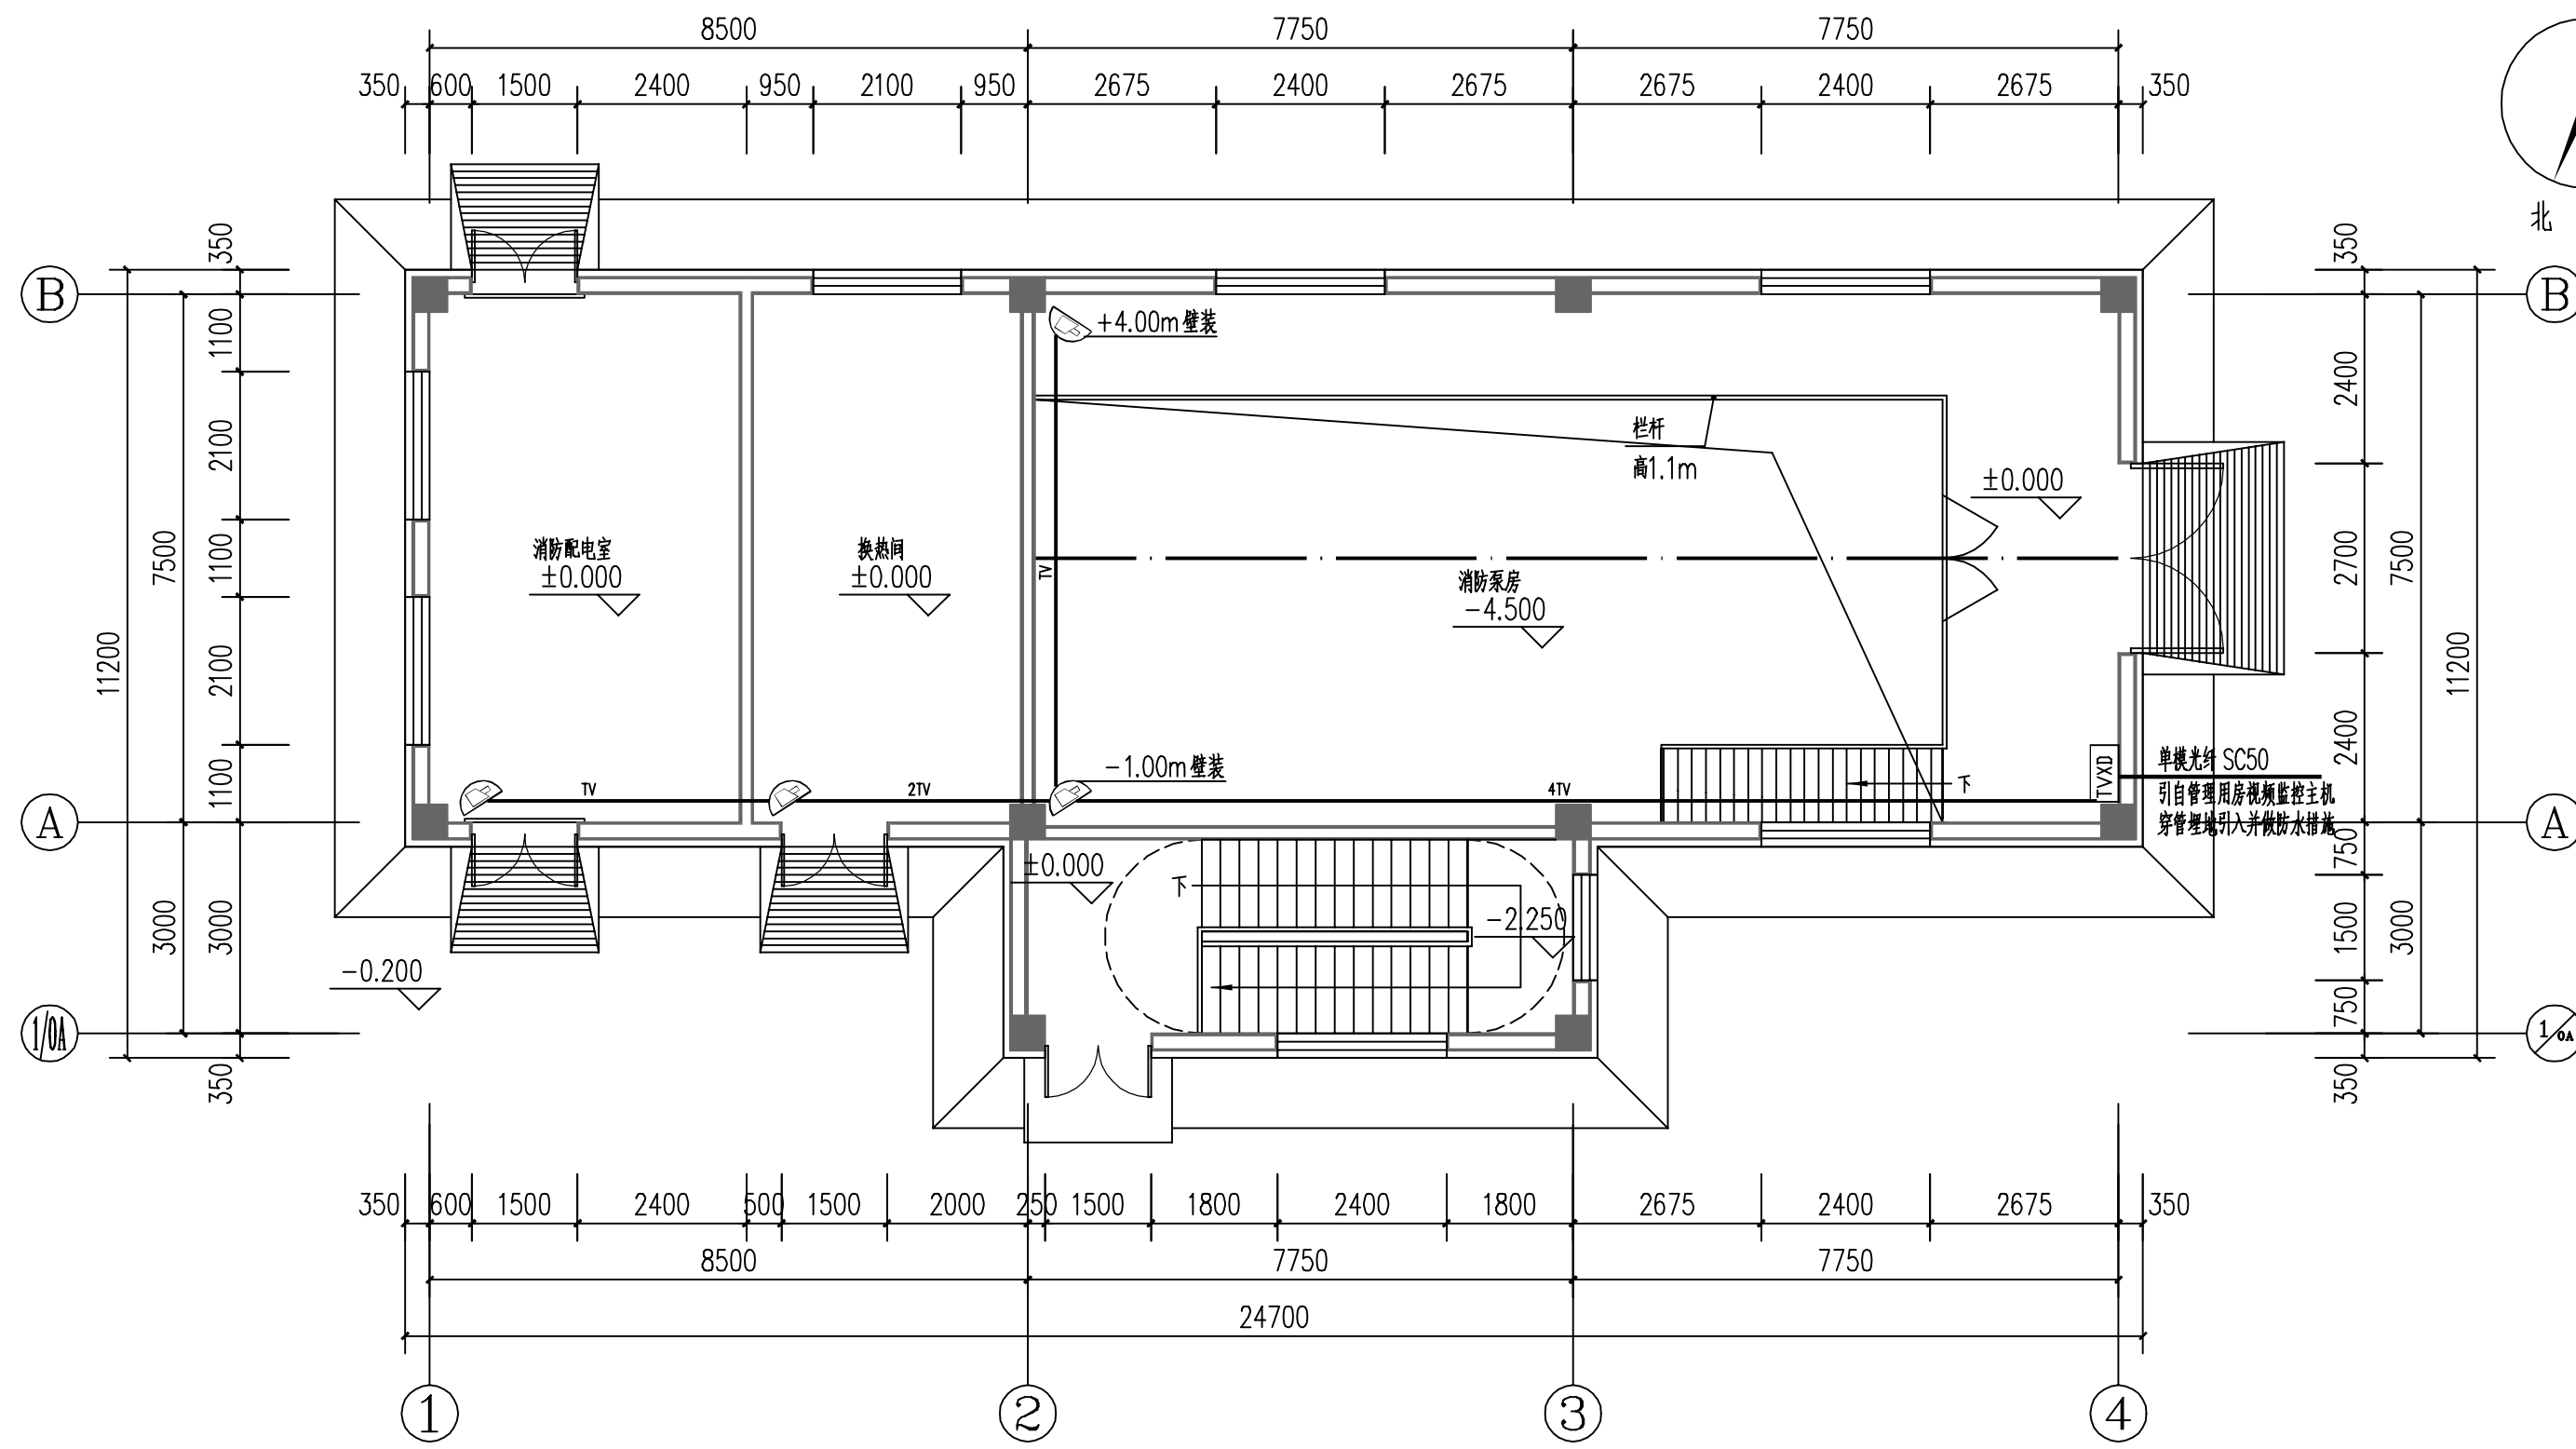

视频监控平面图 1:100

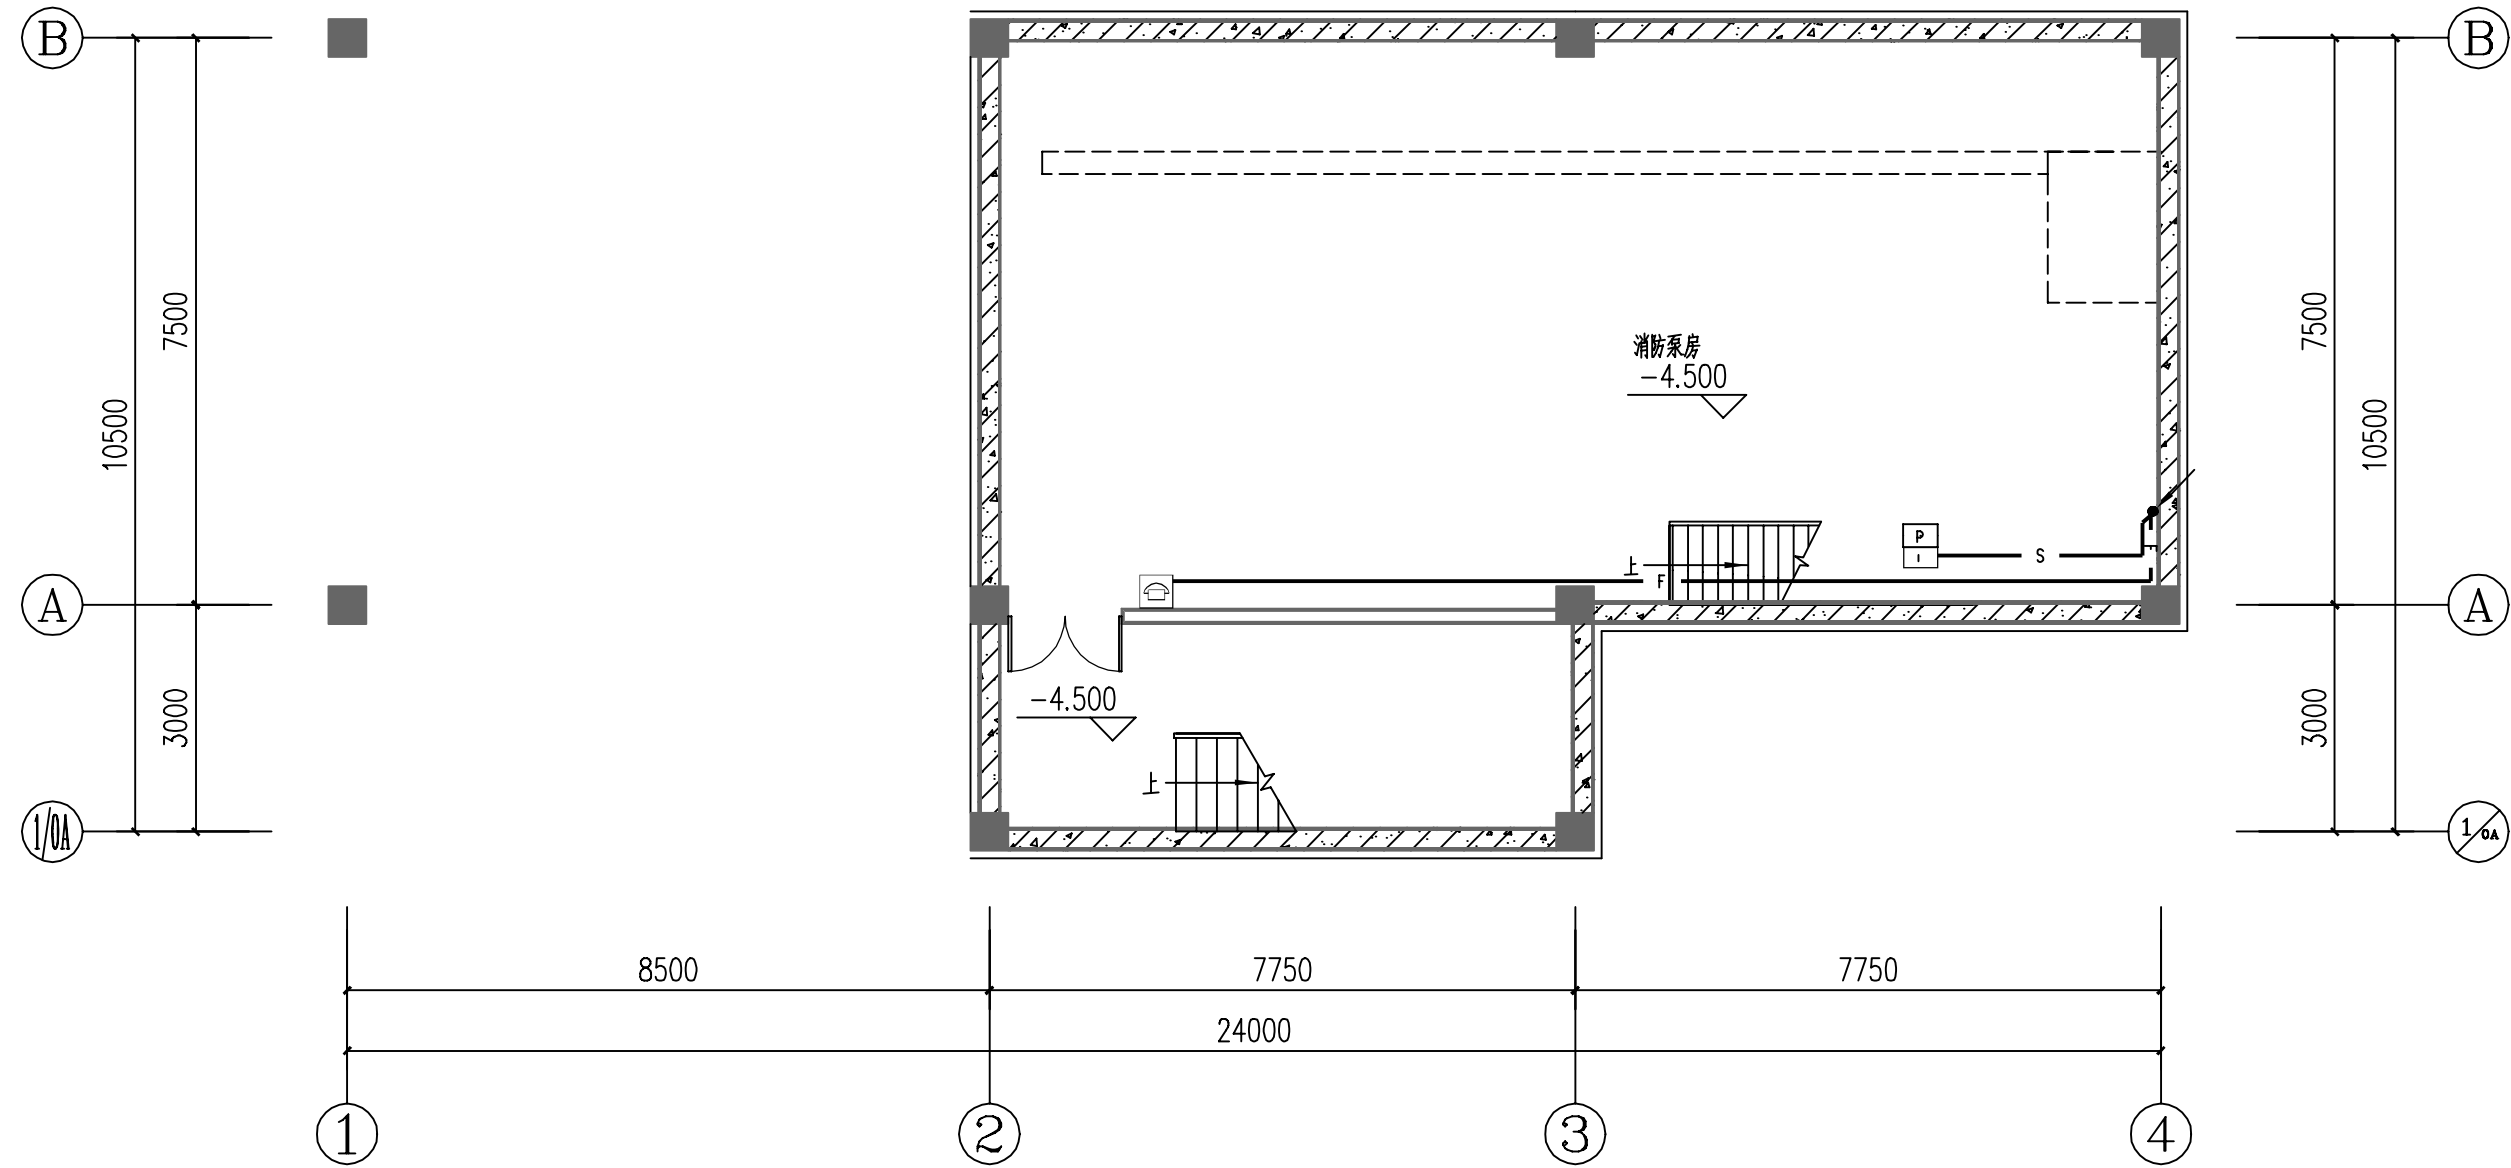

-4.500m火灾自动报警平面图 1:100

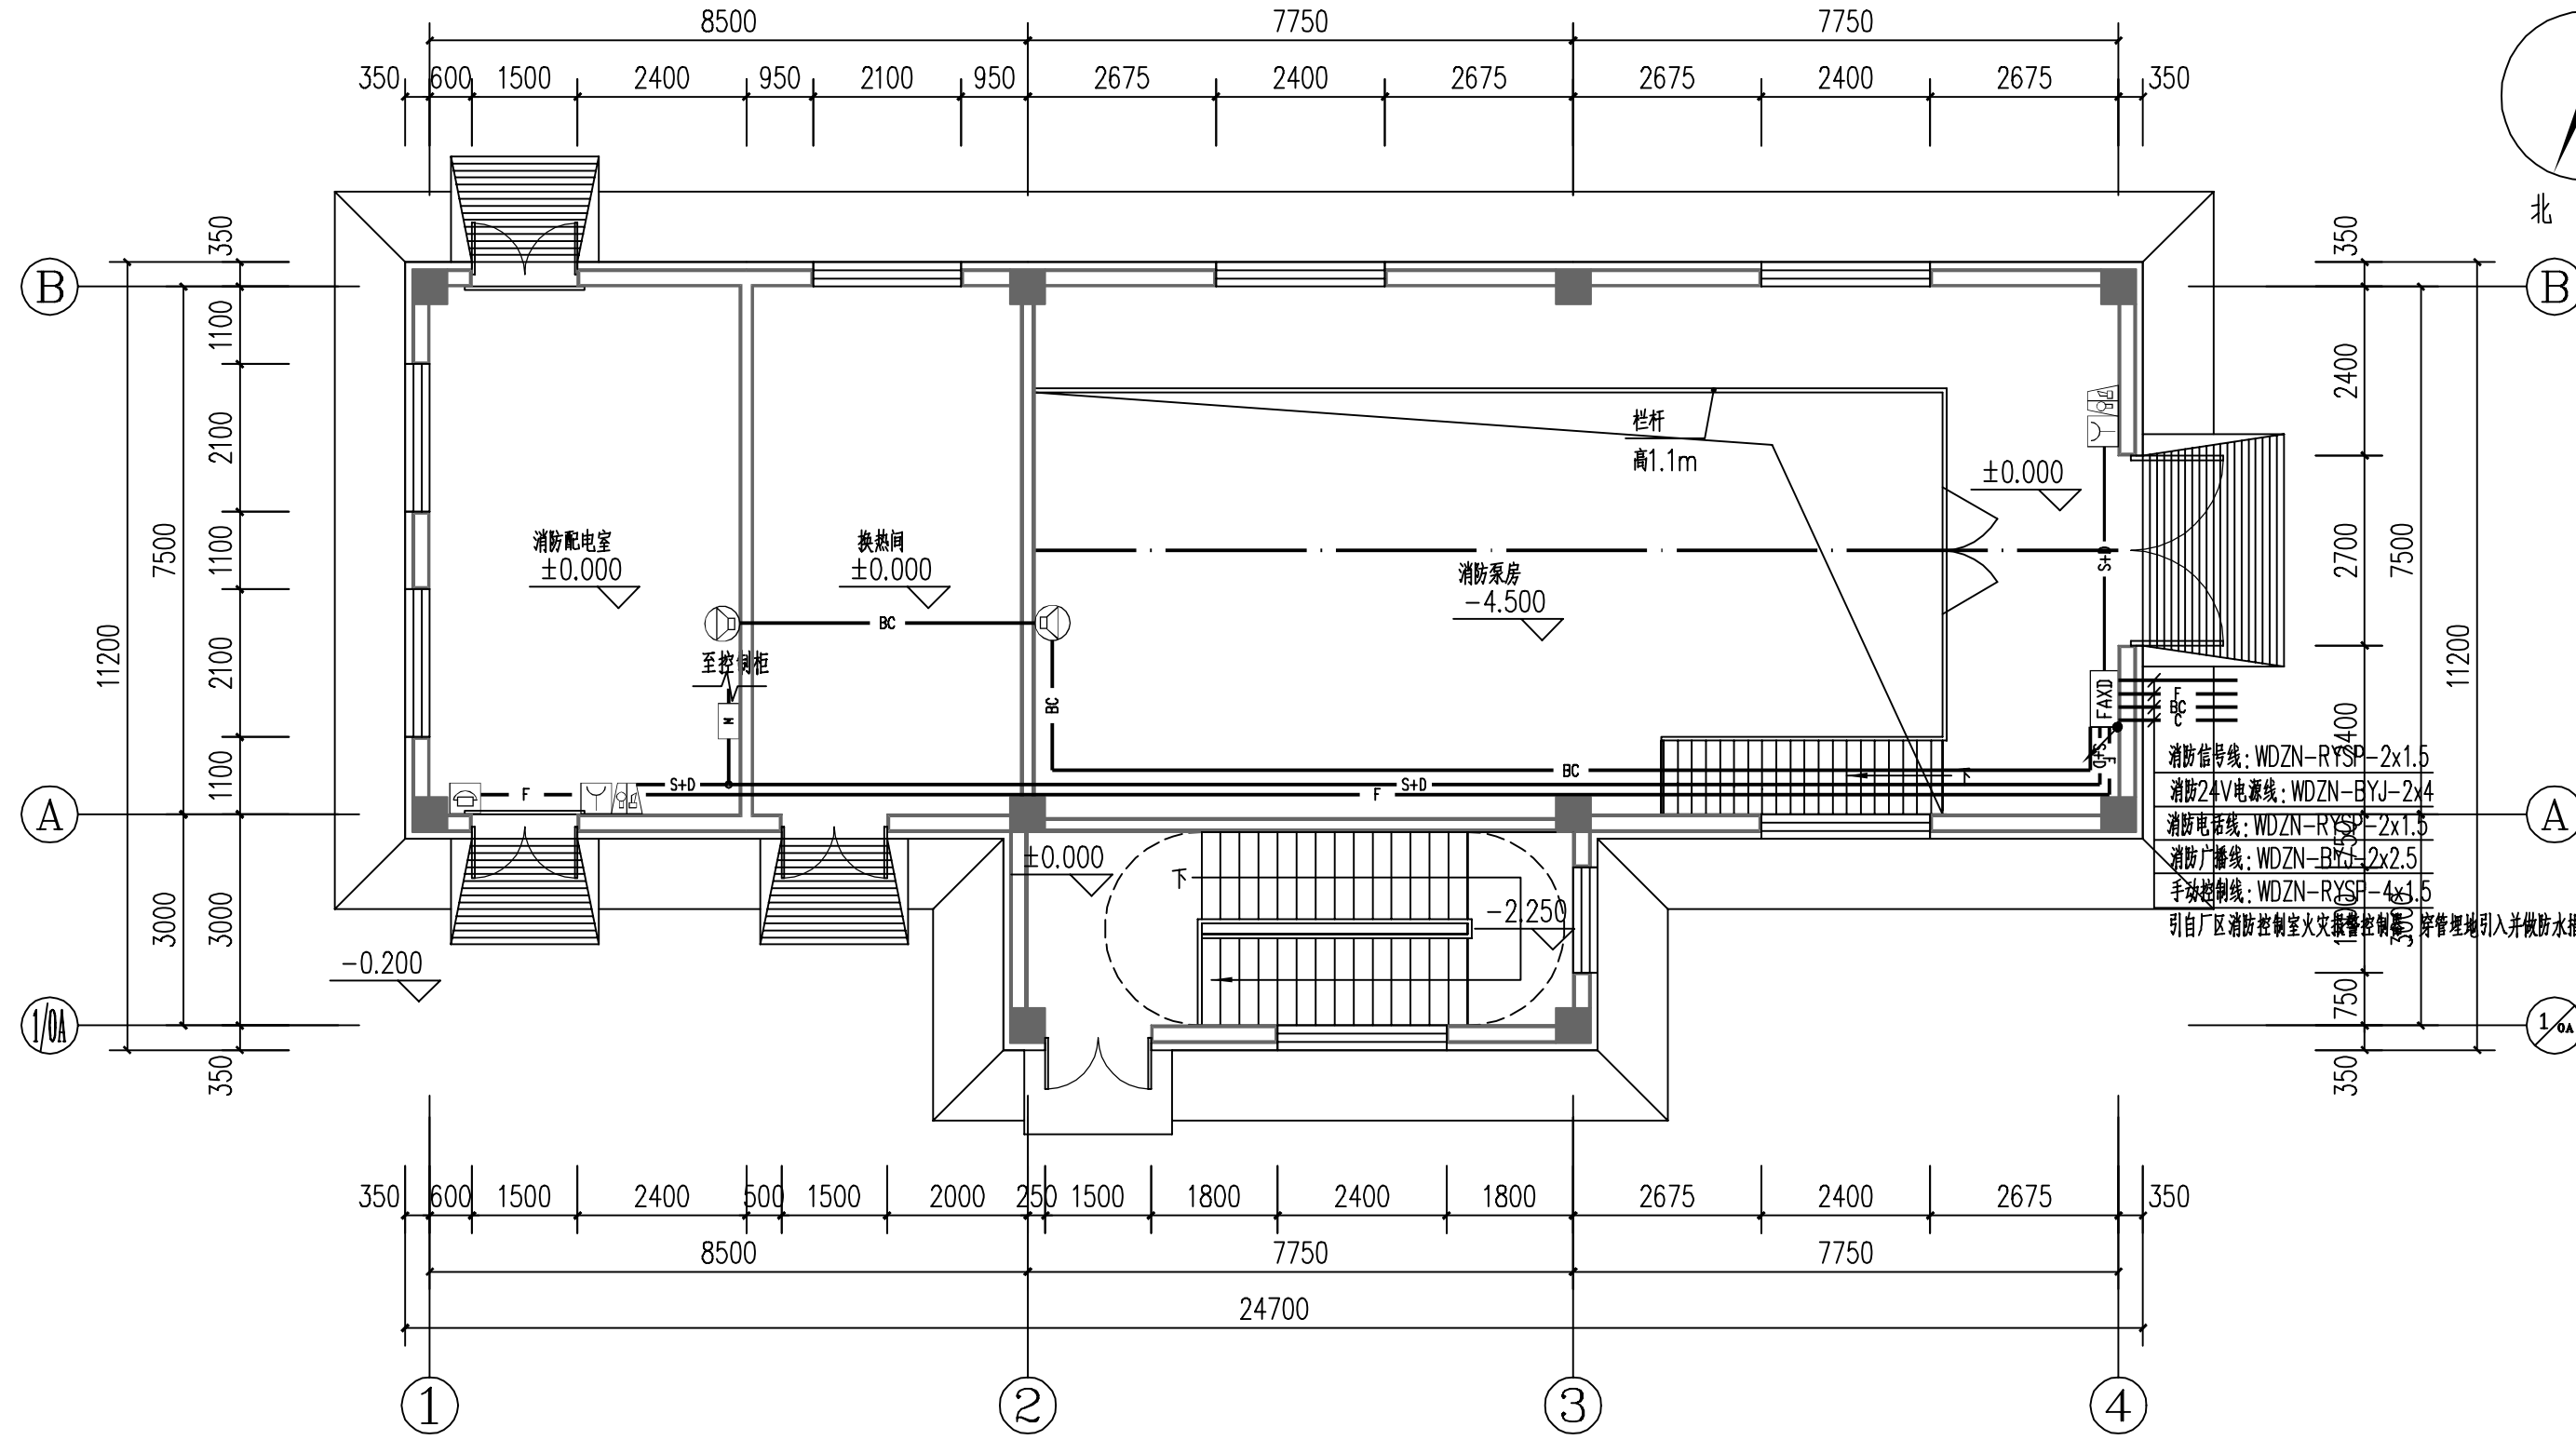

±0.000m火灾自动报警平面图 1:100



新疆化工设计研究院
有限责任公司

XINJIANG CHEMICAL ENGINEERING DESIGN
& RESEARCH INSTITUTE CO.,LTD

地址	新疆乌鲁木齐市新市区喀什东路559号
电话	0991-7987635 0991-7987632

建设单位	伊犁新天煤化工有限责任公司
------	---------------

项目名称	伊犁新天煤化工有限责任公司 危化品运输车辆停车场项目
------	-------------------------------

子项名称	消防水泵房及消防水池
------	------------

制图	周建军	周建军	2024年11月5日
设计	周建军	周建军	2024年11月5日
校核	庞静依	庞静依	2024年11月5日
审核	彭春	彭春	2024年11月5日
审定			年月日
专业负责	庞静依	庞静依	2024年11月5日

图纸名称	插座、视频监控及火灾自动报警平面图
------	-------------------

图号	2024S009-0103-D-07
----	--------------------

专业	电气	版次	1
阶段	施工图	比例	1:100