 

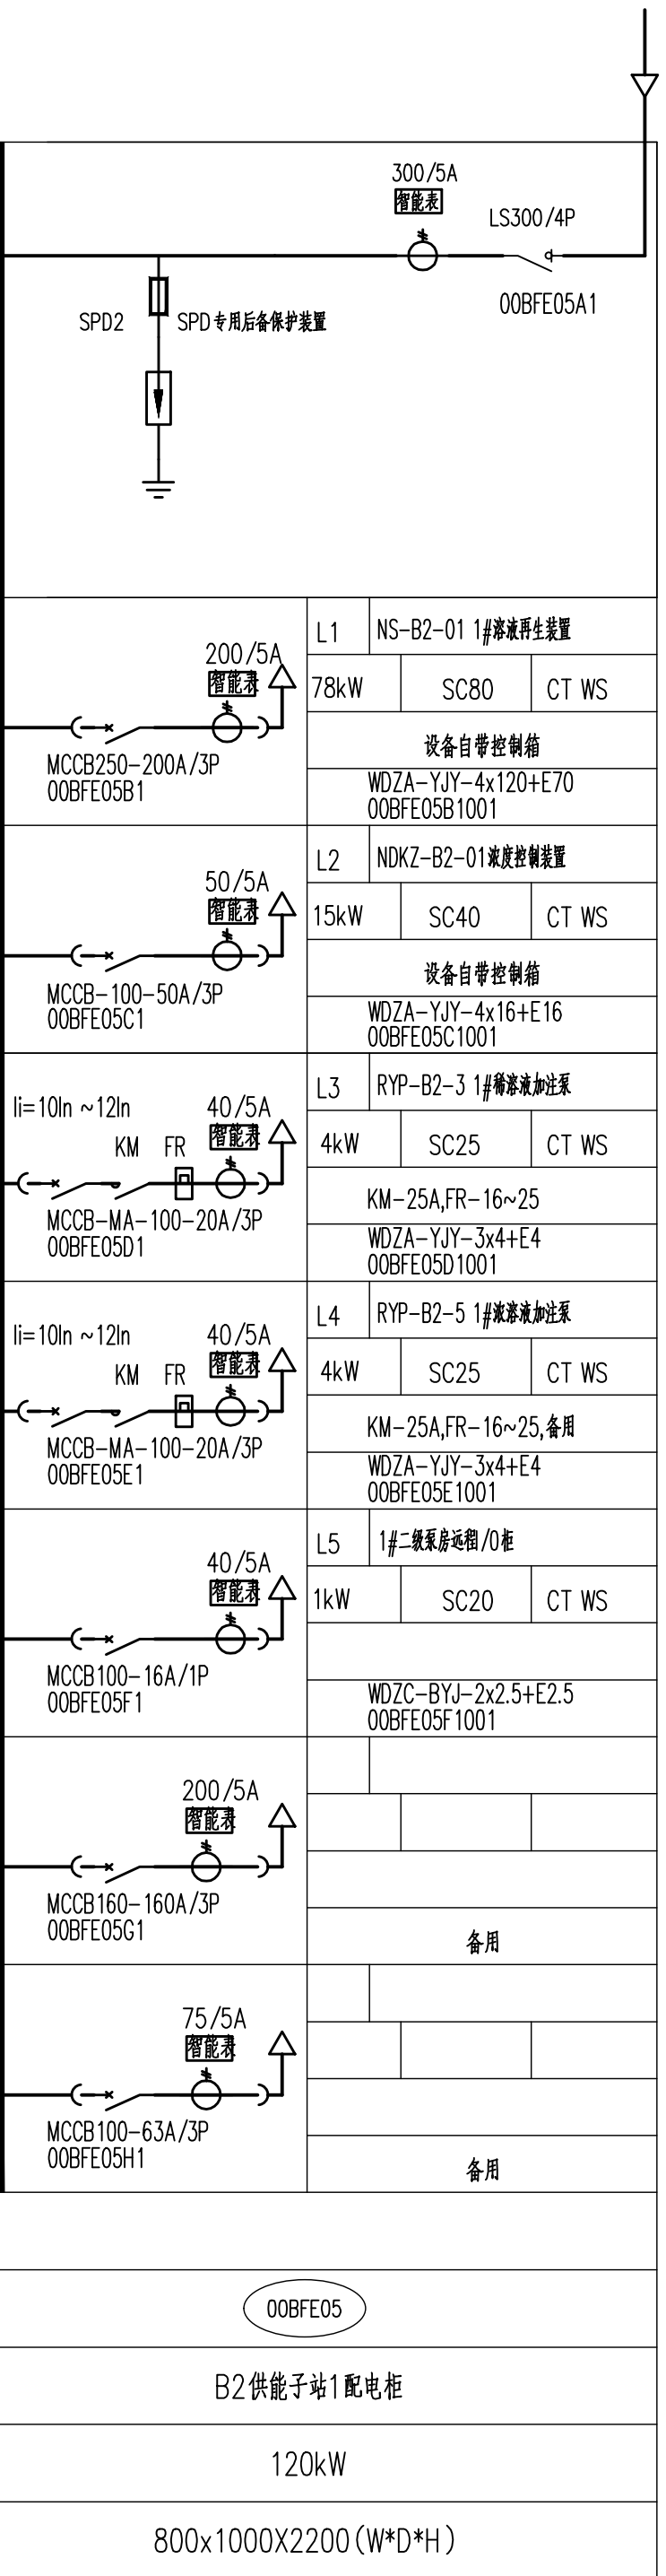
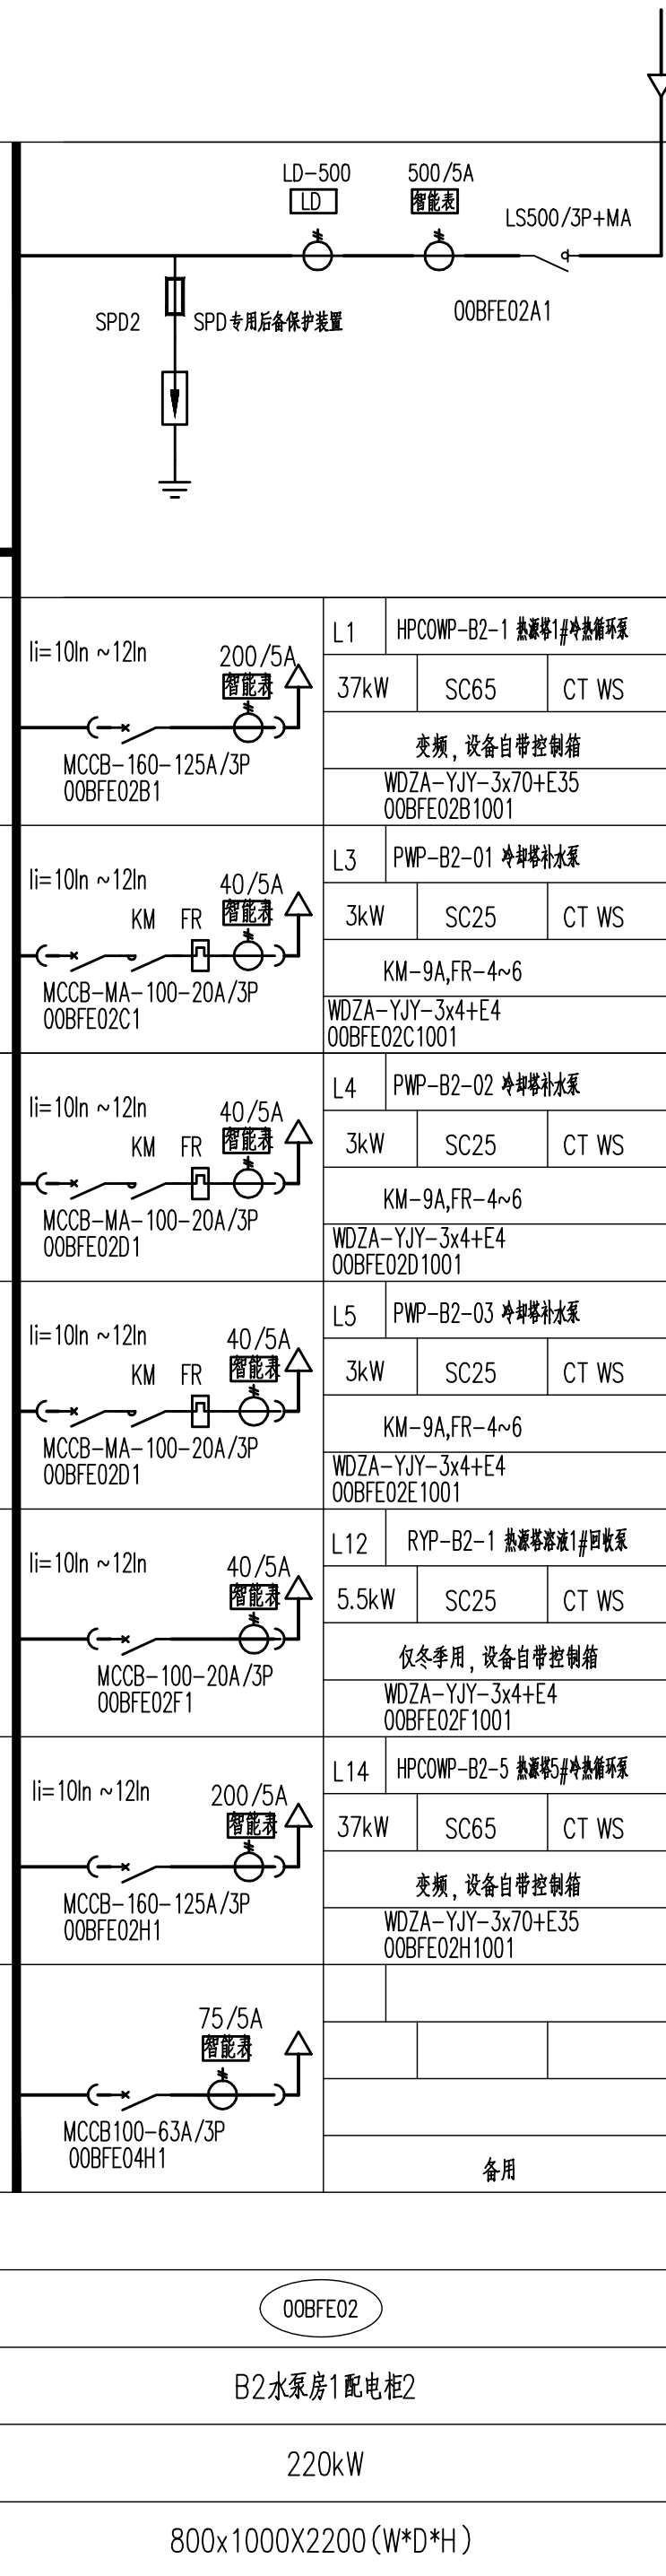
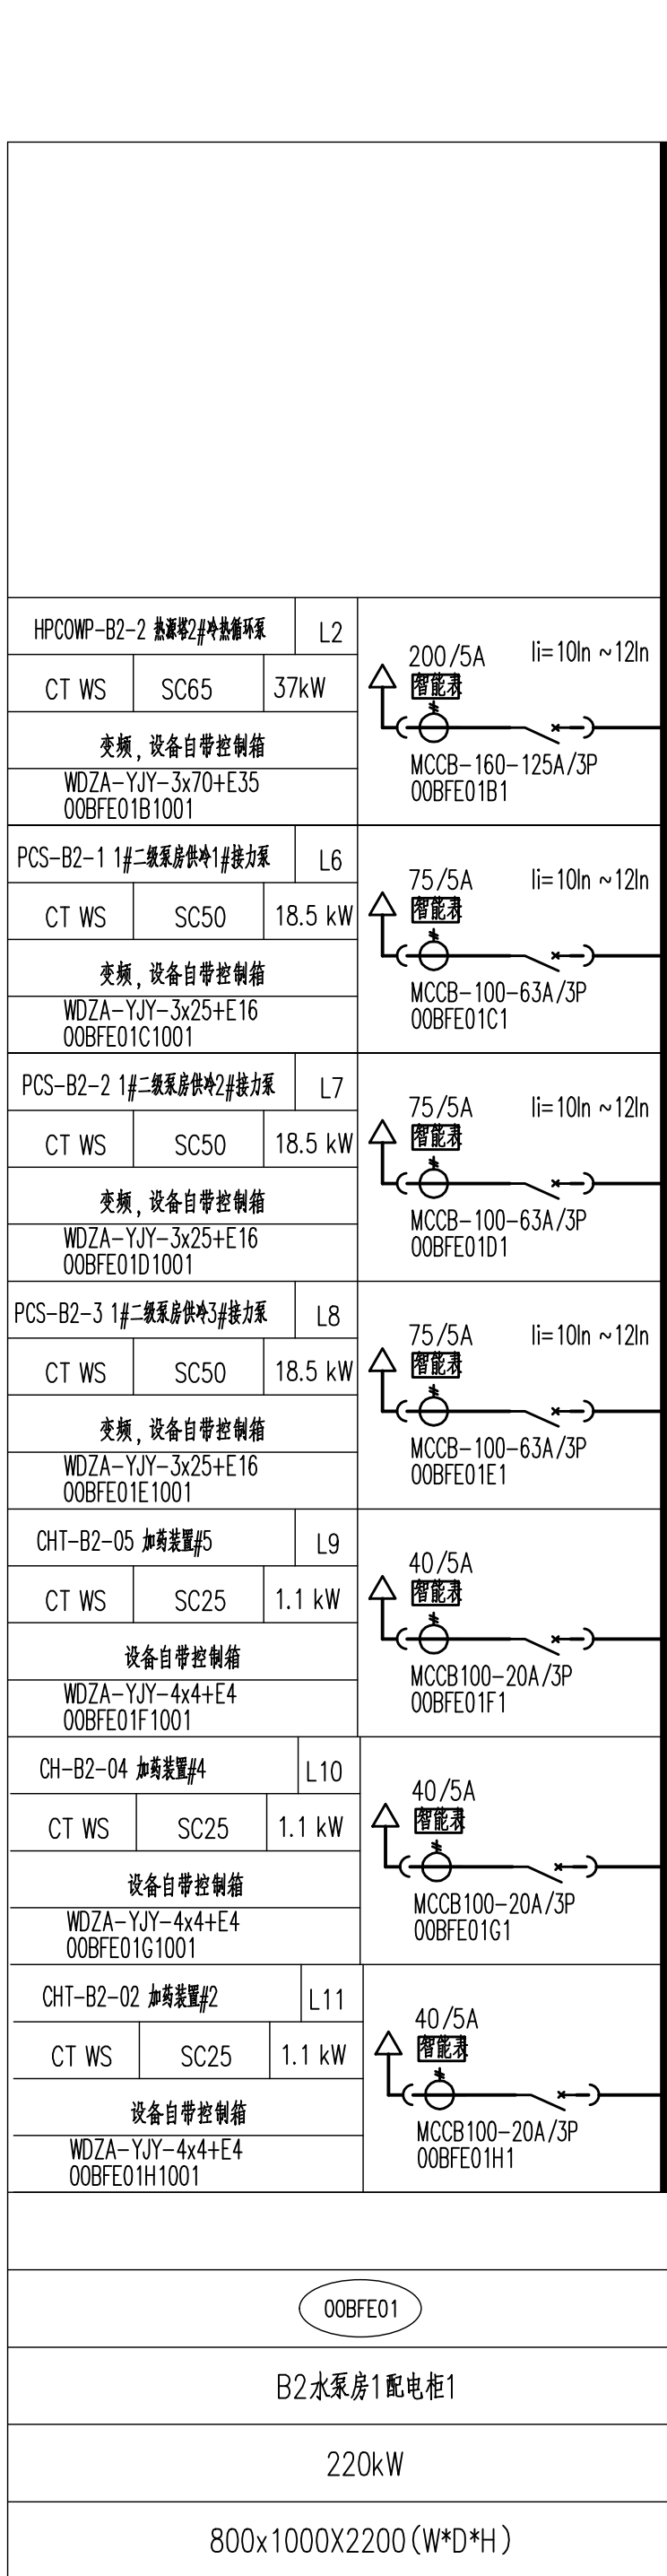
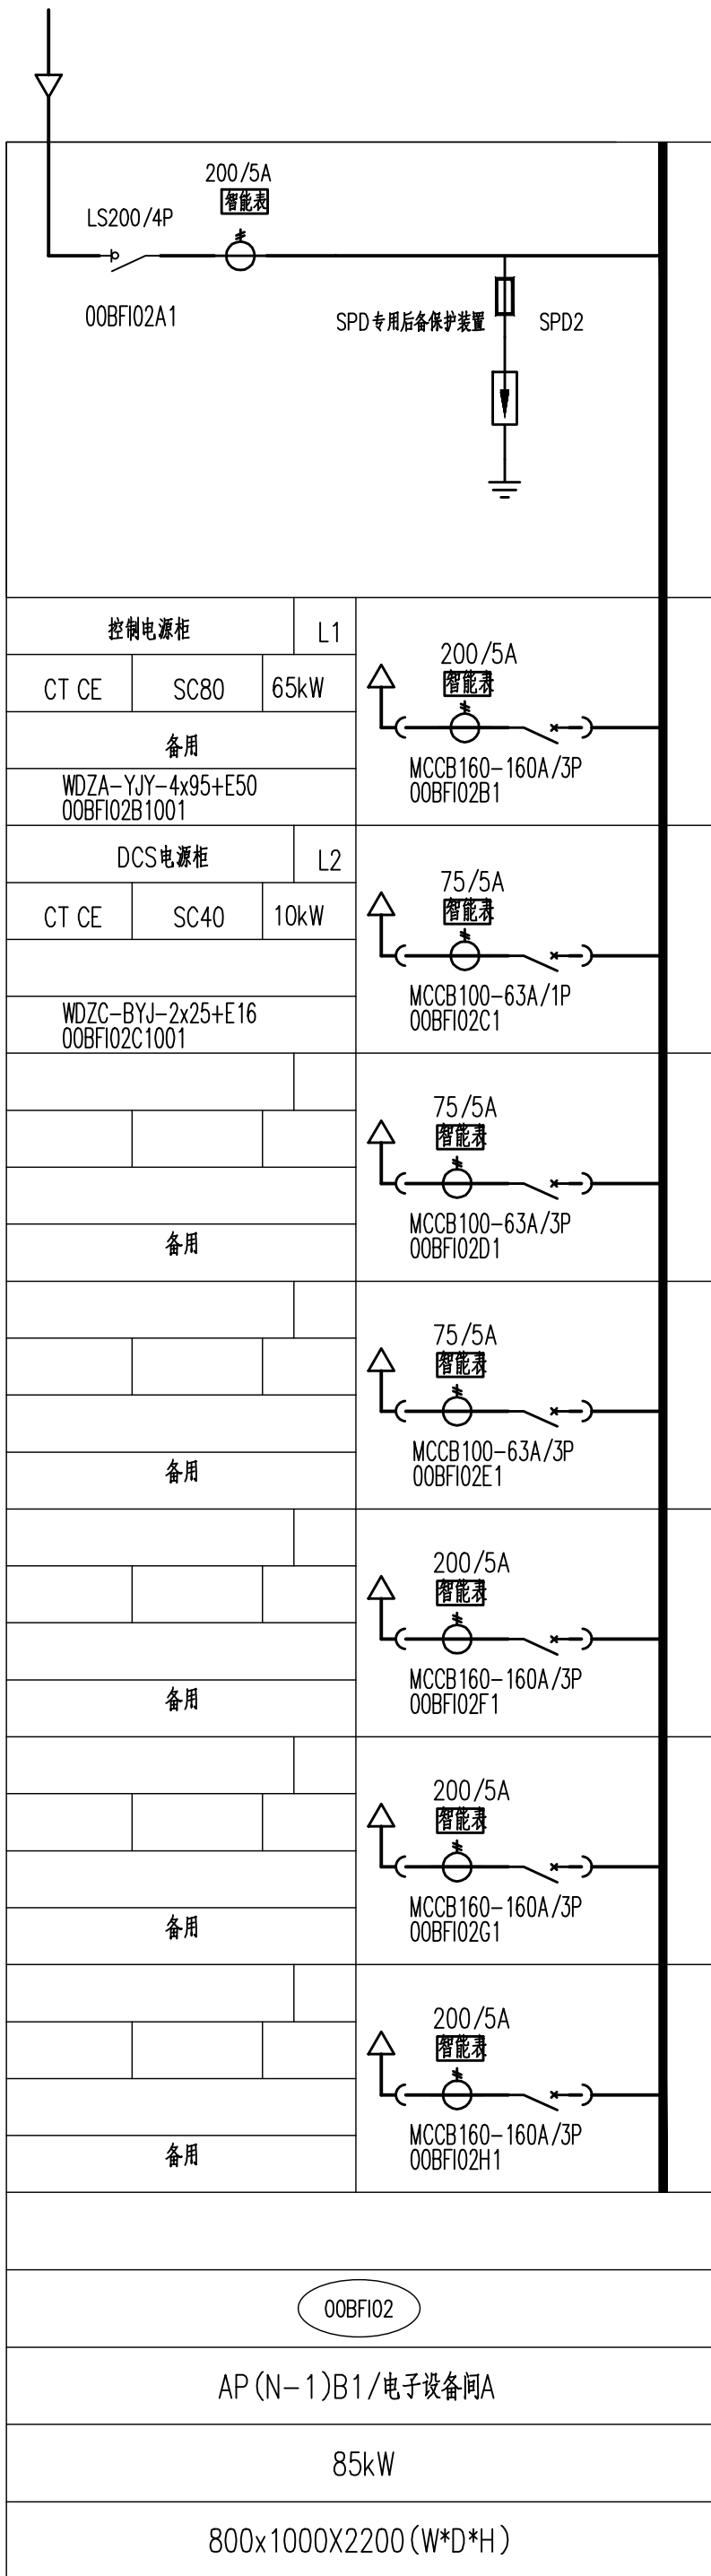


项目合同白单 DPP/HR/01/A/01/01	<table><tr><td>项目负责人</td><td>苏寺 华伟</td><td>签名</td></tr><tr><td>专业负责人</td><td>王斌</td><td></td></tr><tr><td>设计人</td><td>陆添</td><td></td></tr></table>	项目负责人	苏寺 华伟	签名	专业负责人	王斌		设计人	陆添	
项目负责人	苏寺 华伟	签名								
专业负责人	王斌									
设计人	陆添									
	注册（执业）章									
项目合同白单 DPP/HR/01/S/01/01	预留章									
项目合同白单 DPP/HR/01/M/01/01	出图章									
项目合同白单 DPP/HR/01/E/01/01	审图章									
项目合同白单 DPP/HR/01/W/01/01	竣工章									

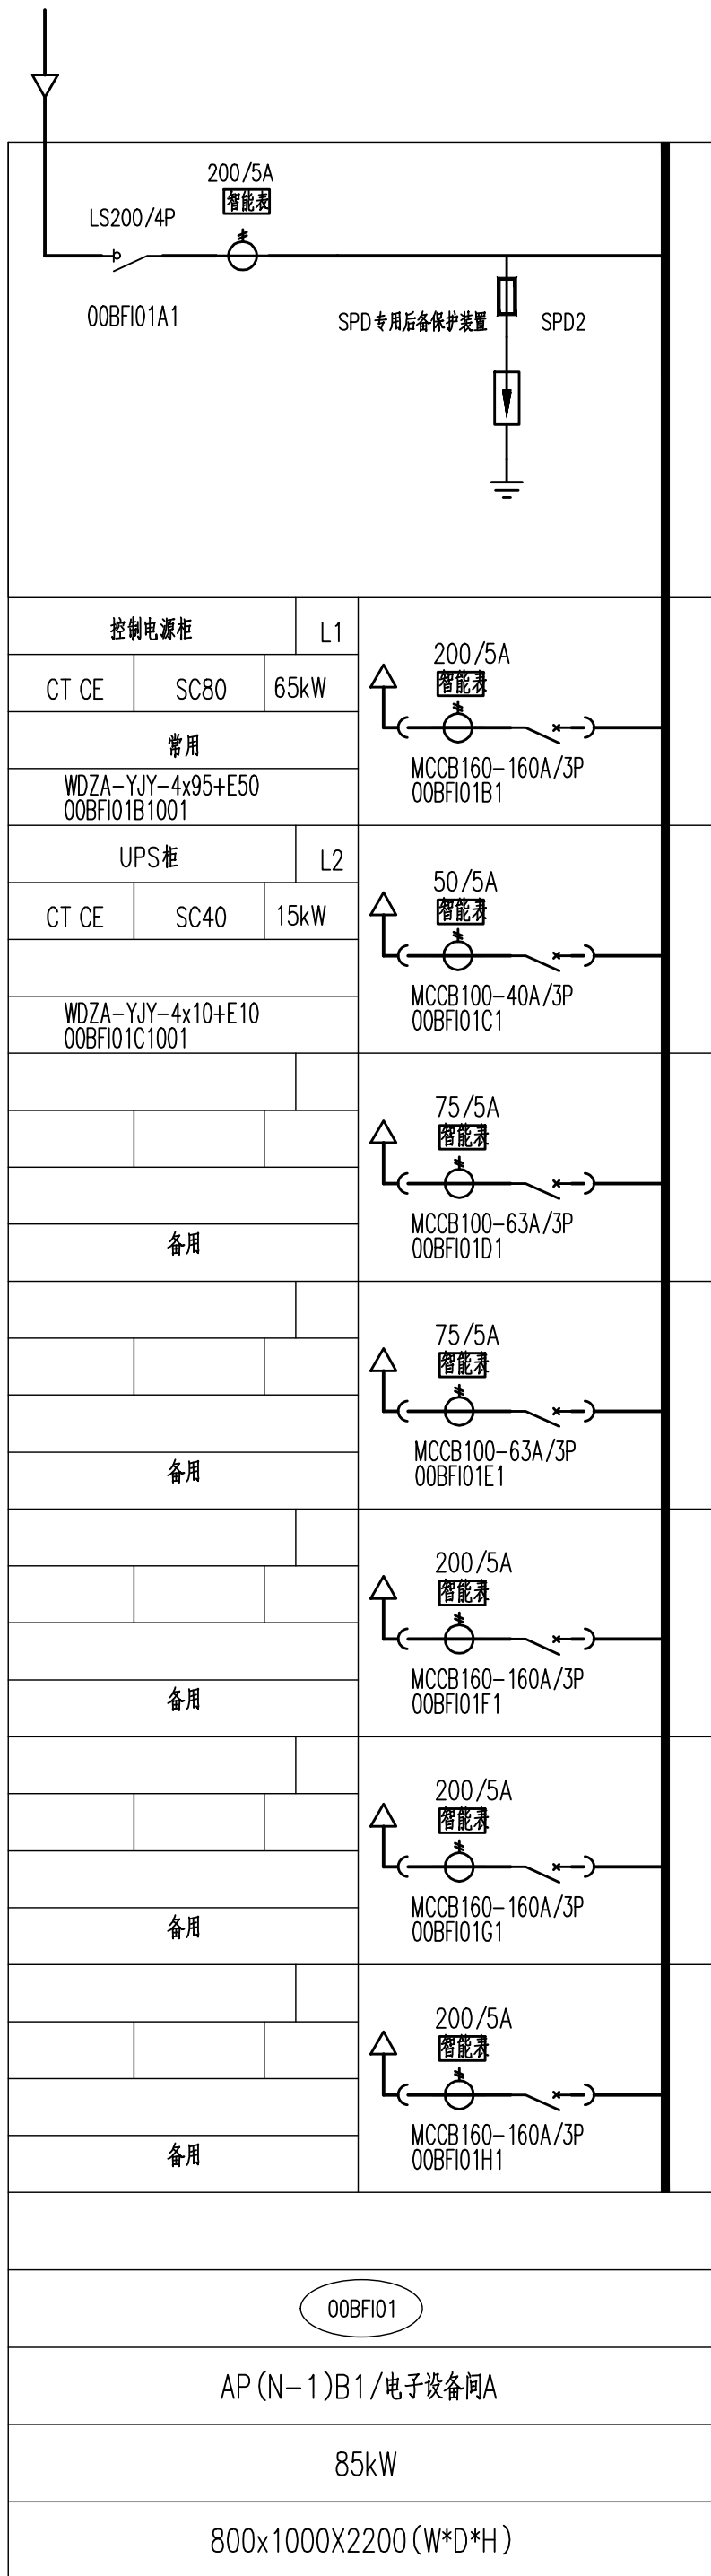

- 1) 配电柜最终高度需结合走道、配电室门等实际净高情况而确定。
- 2) 未特殊标注的塑壳开关, 脱扣器采用热磁型脱扣器。
- 3) 脱扣器的额定电流值不小于整定值的1.2倍。
- 4) 检修总配电柜容量按2个机房同时检修考虑

序号 NO.	修改内容 DESCRIPTION	日期 DATE
盖章 SEAL		

 华建集团 ARCLUS	
ECADI 华东建筑设计研究院有限公司 设计证书甲编编号 A131004031	
合作设计单位 工艺及控制室同事 co-OPERATED BY	
浙江浙能技术研究院有限公司	
负责人签字/日期 REP. AUTHORIZED FOR ISSUE BY DATE	
签字 SIGNATURE	
专业负责人签字 SPECIALIZED AUTHORIZED FOR ISSUE BY DATE	
王斌 WANG	
项目负责人签字 PROJECT CHIEF DATE	
孙永刚 SUN	
机电负责人/日期 MEP RESPONSIBLE BY DATE	
孙永刚 SUN	
审核人/日期 AUDITED BY DATE	
王斌 WANG	
专业负责人/日期 SPECIALIZED ME RESPONSIBLE BY DATE	
王斌 WANG	
授权人/日期 AUTHORIZED BY DATE	
孙永刚 SUN	
设计人/日期 DRAWN BY DATE	
孙永刚 SUN	
审核人/日期 CHECKED BY DATE	
浙江省白马湖实验室有限公司	
白马湖实验室总部基地项目智慧低碳综合能源供应系统	
子项名称 SUB PROJECT	
签名 SIGNATURE	
配电柜系统图 (二)	
专业编号 NO.	专业 SPECIALTY
240231S313005	施工图设计
比例 SCALE	专业 SPECIALTY
NTS	电气
日期 DATE	图号 DRAWING NO.
	E-12-002