
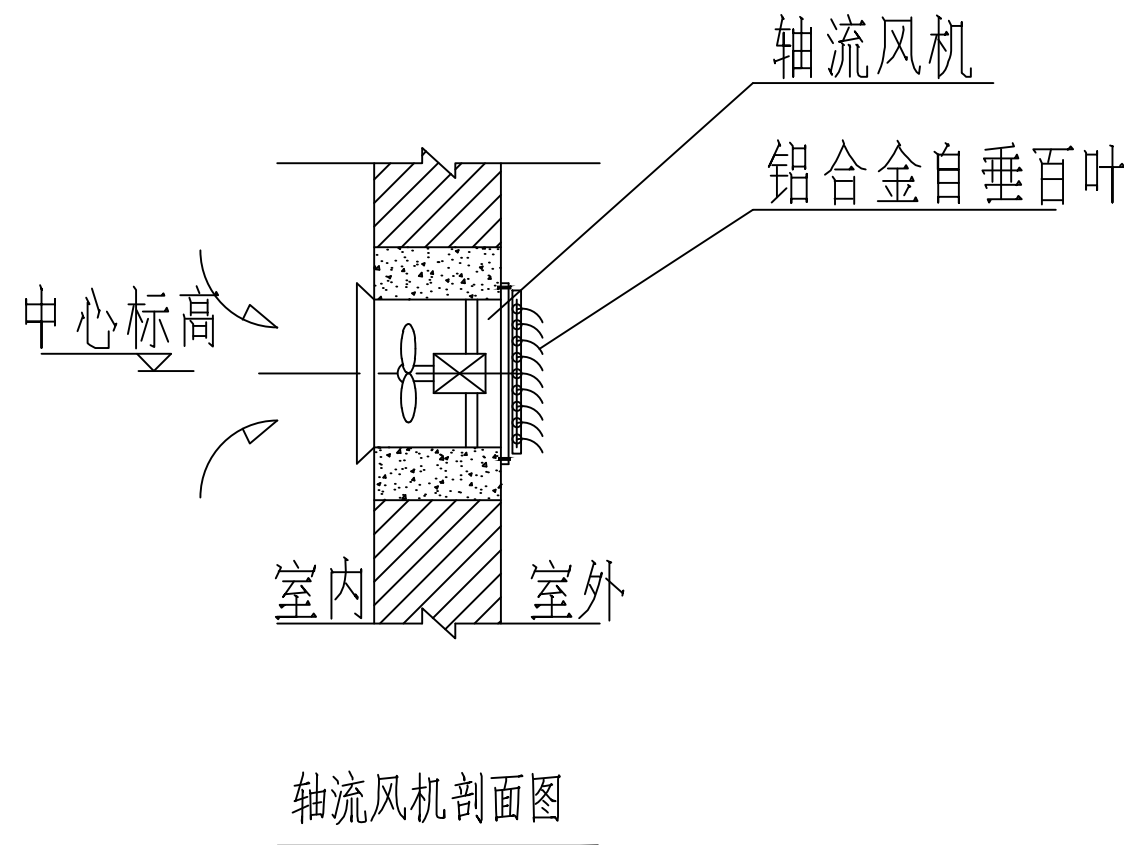
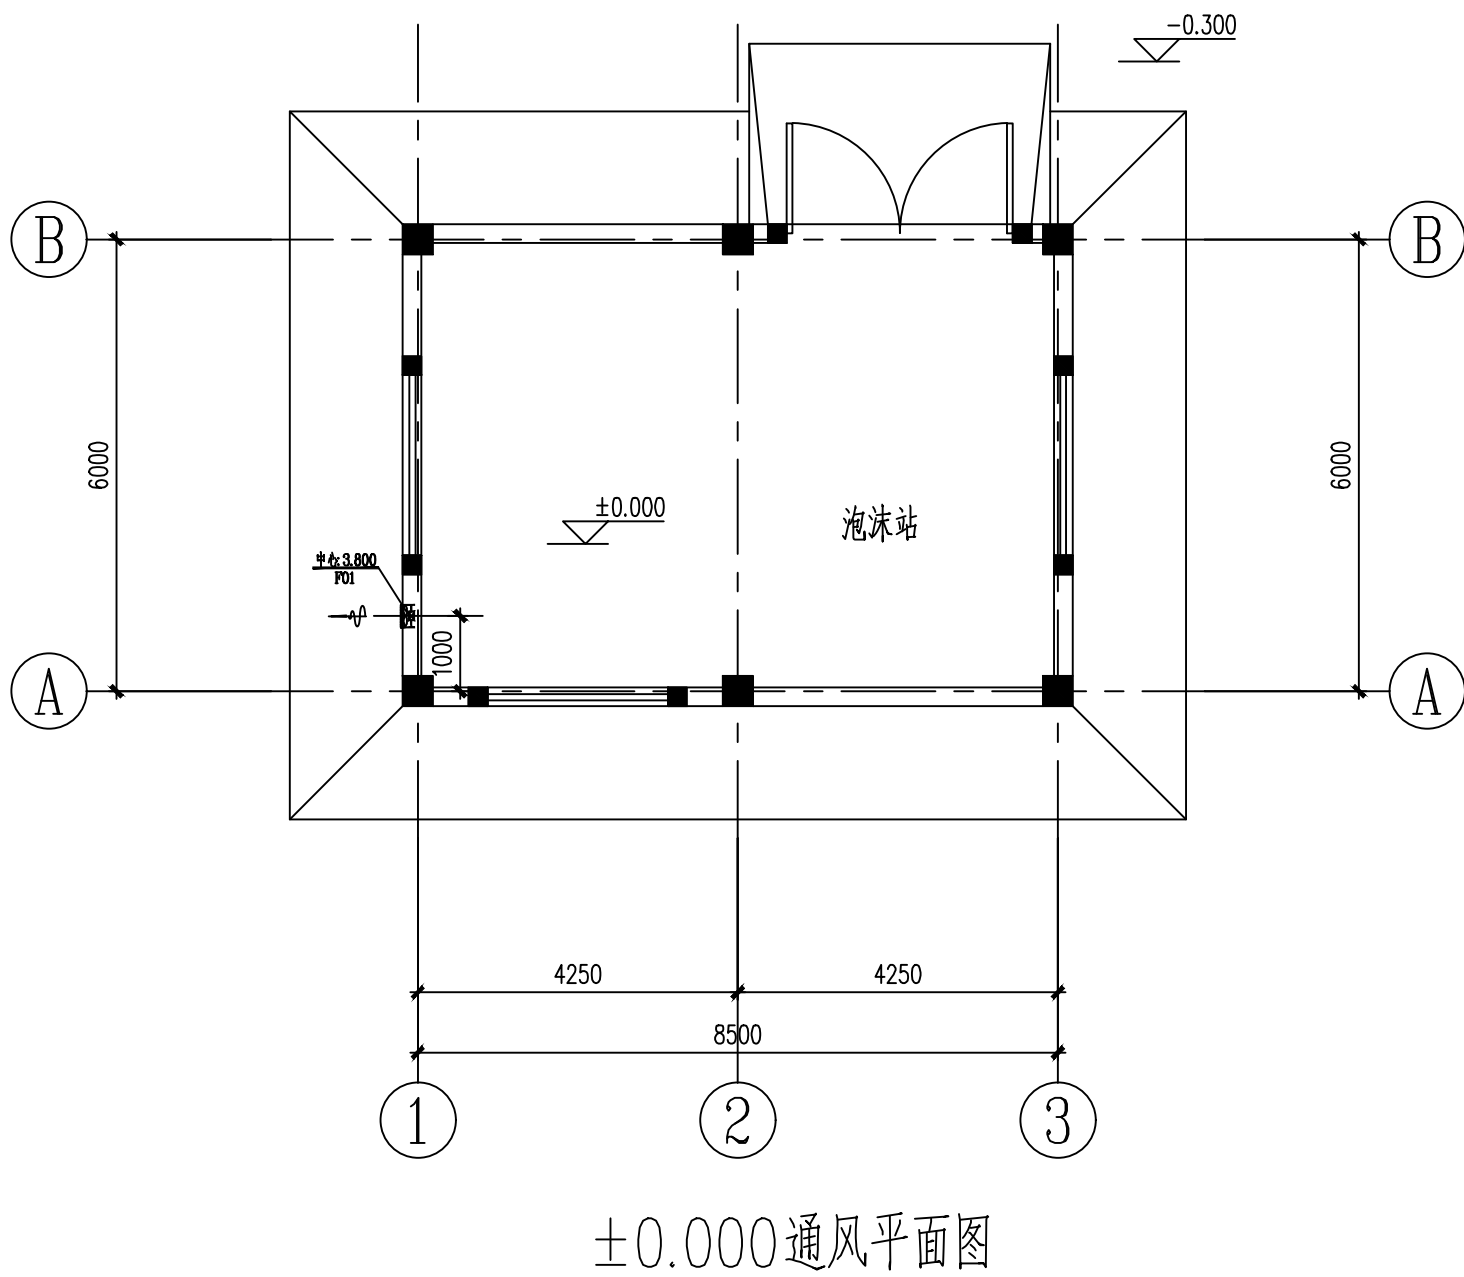
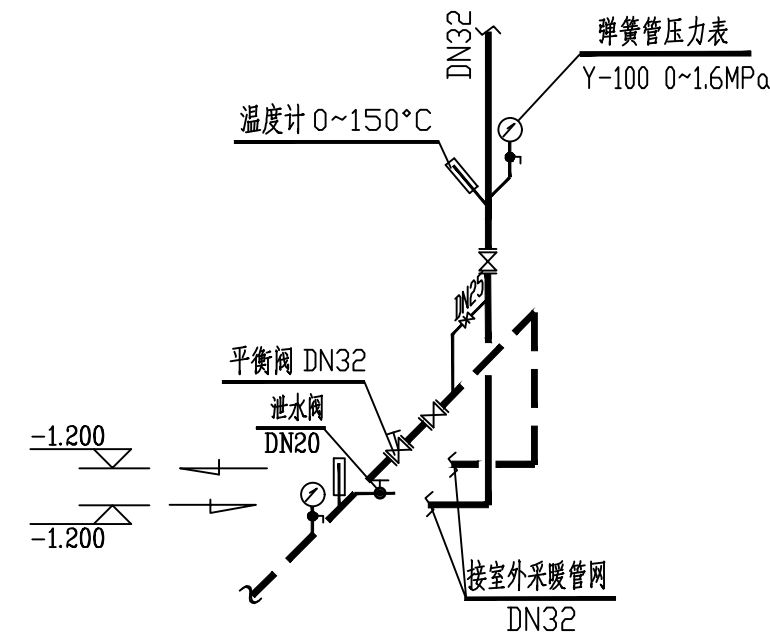
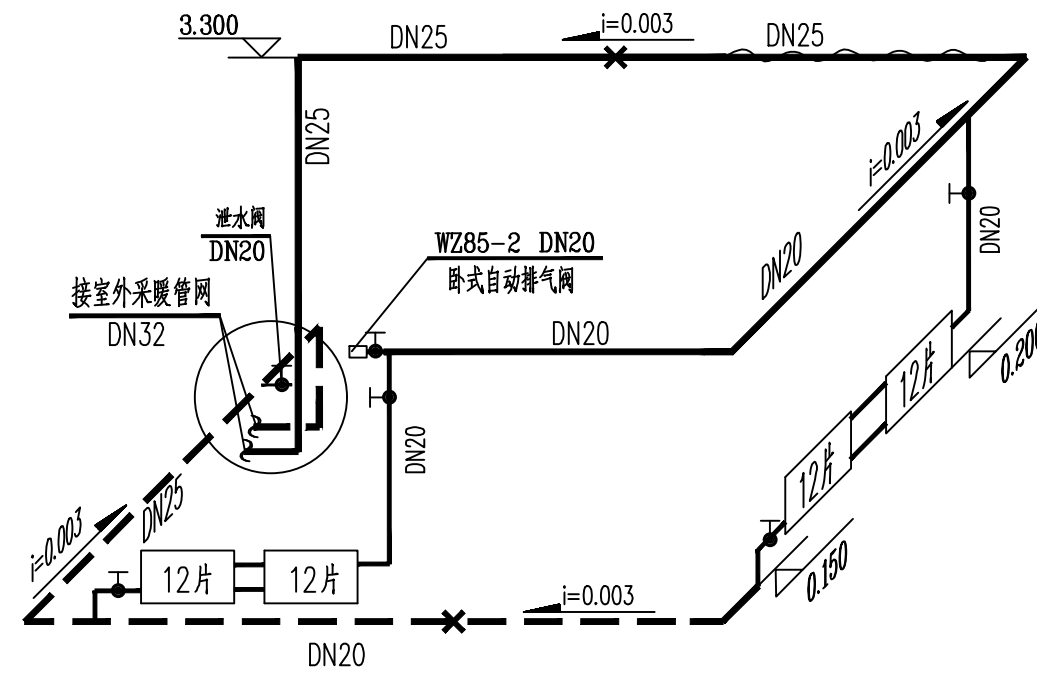


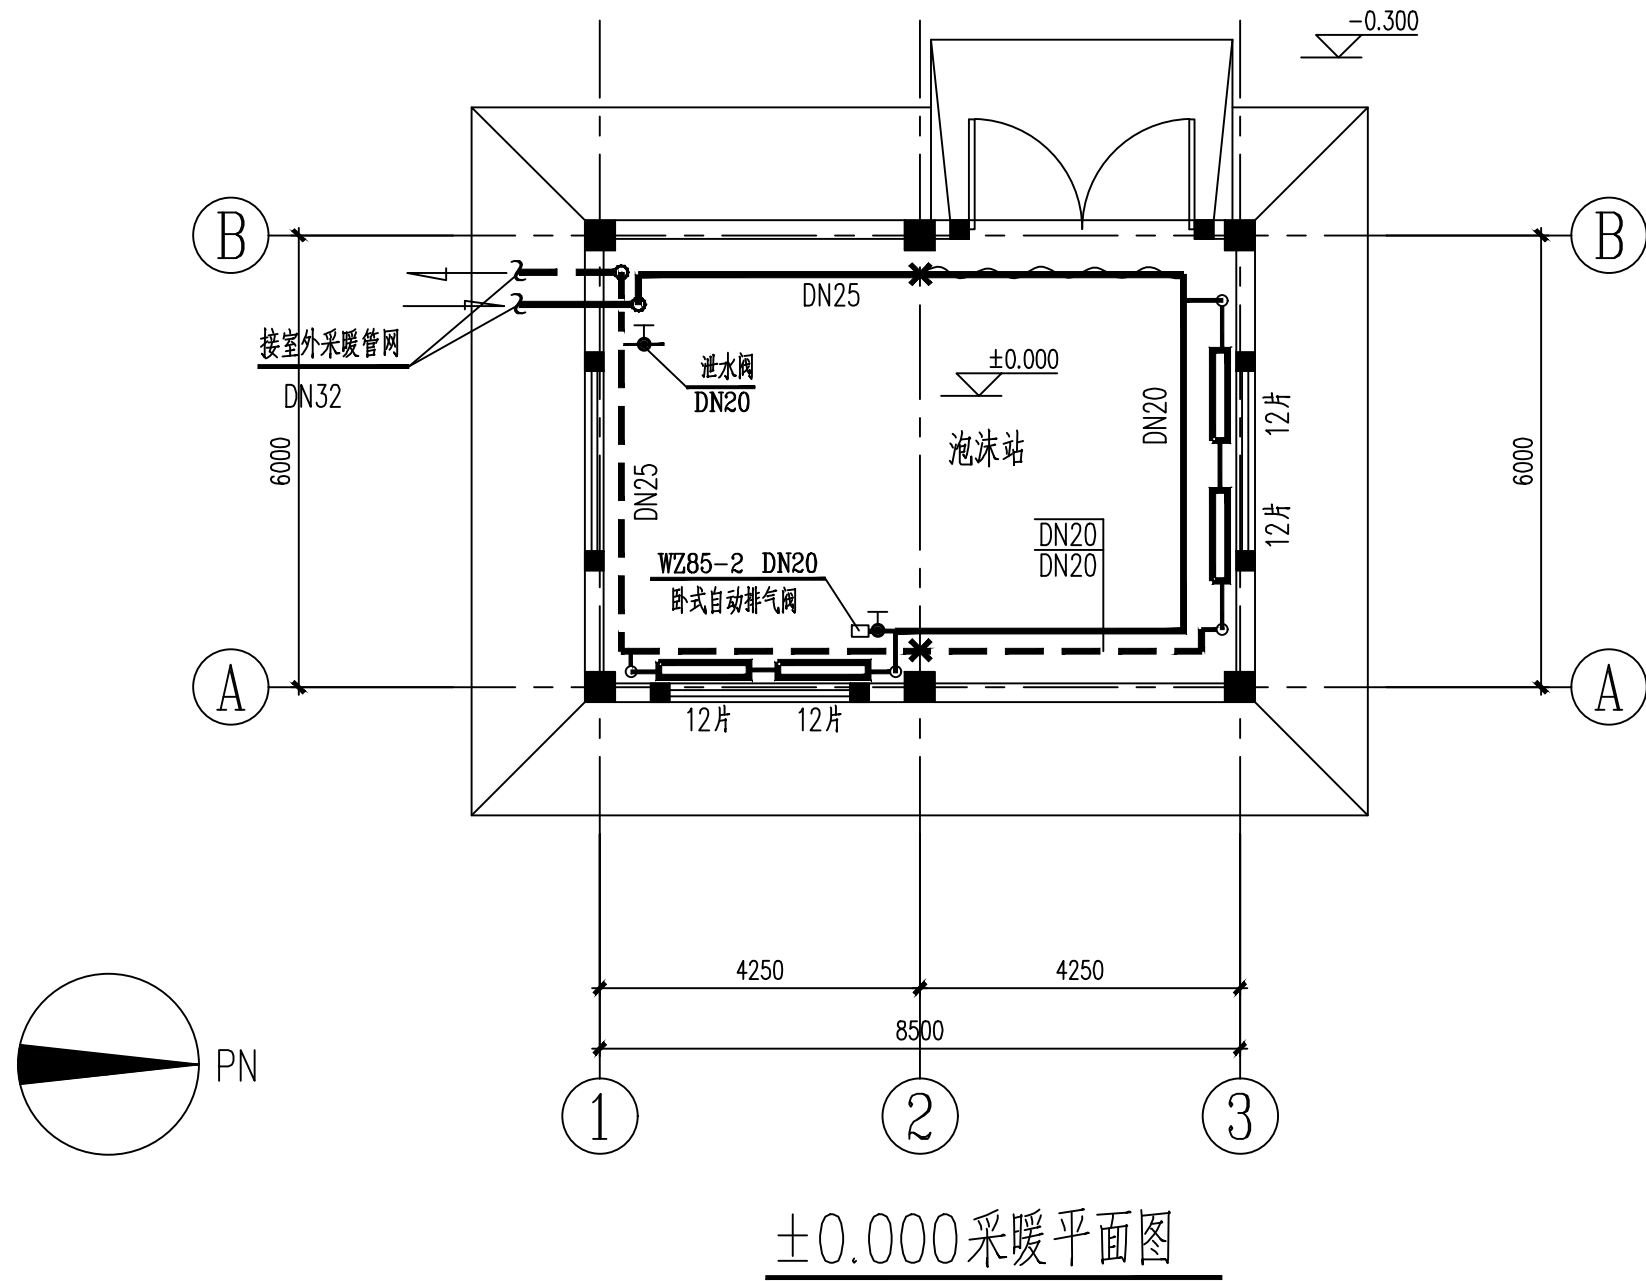

F01	配电机： n=2900r/min N=0.18kW 380V				台	1			YSF-5622	
	轴流风机 No.2.5 20° L=1470m³/h H=112Pa								T35-11	
件号	名称及规格					单位	数量	单重 重量 Kg	总	备注
安 装 一 览 表										
0						王霞	梁丽君	马伟华		2024.12.11
版REV.	说明 DESCRIPTION		设计 DES'N'D		校核 CHK'D		审核 REV'D		审定 APP'D	日期 DATE
本图纸及其内容为赛鼎工程有限公司技术成果,未经本公司书面许可不得转给第三者或复制。 This drawing is the property of SEDIN. Unauthorized disclosure to any third party or duplication is not permitted.										
 赛鼎工程有限公司 SEDIN Engineering Co., Ltd						工程设计综合资质甲级 Class Comprehensive A Engineering Design Qualification Certificate			证书编号： Certificate No. A114000782	
工程名称 PROJECT		伊犁新天2023-2024年度 设计咨询外委服务项目				图纸名称 DRAWING NAME		采暖通风平面图、采暖系统图		
设计项目 SECTION		泡沫站				图号 DWG.NO.		F800.166.E75.00-2		
设计阶段 STAGE		详细工程设计				专业 SPECI		暖通		比例 SCALE / 第1张OF共1张