


日期	DATE	签字	SIGN	专业	SPEC
审核	REVIEW	签字	SIGN	专业	SPEC
设计	DESIGN	签字	SIGN	专业	SPEC
校核	CHECK	签字	SIGN	专业	SPEC
制图	DRAWING	签字	SIGN	专业	SPEC
会签	CONSIGNATURE	签字	SIGN	专业	SPEC

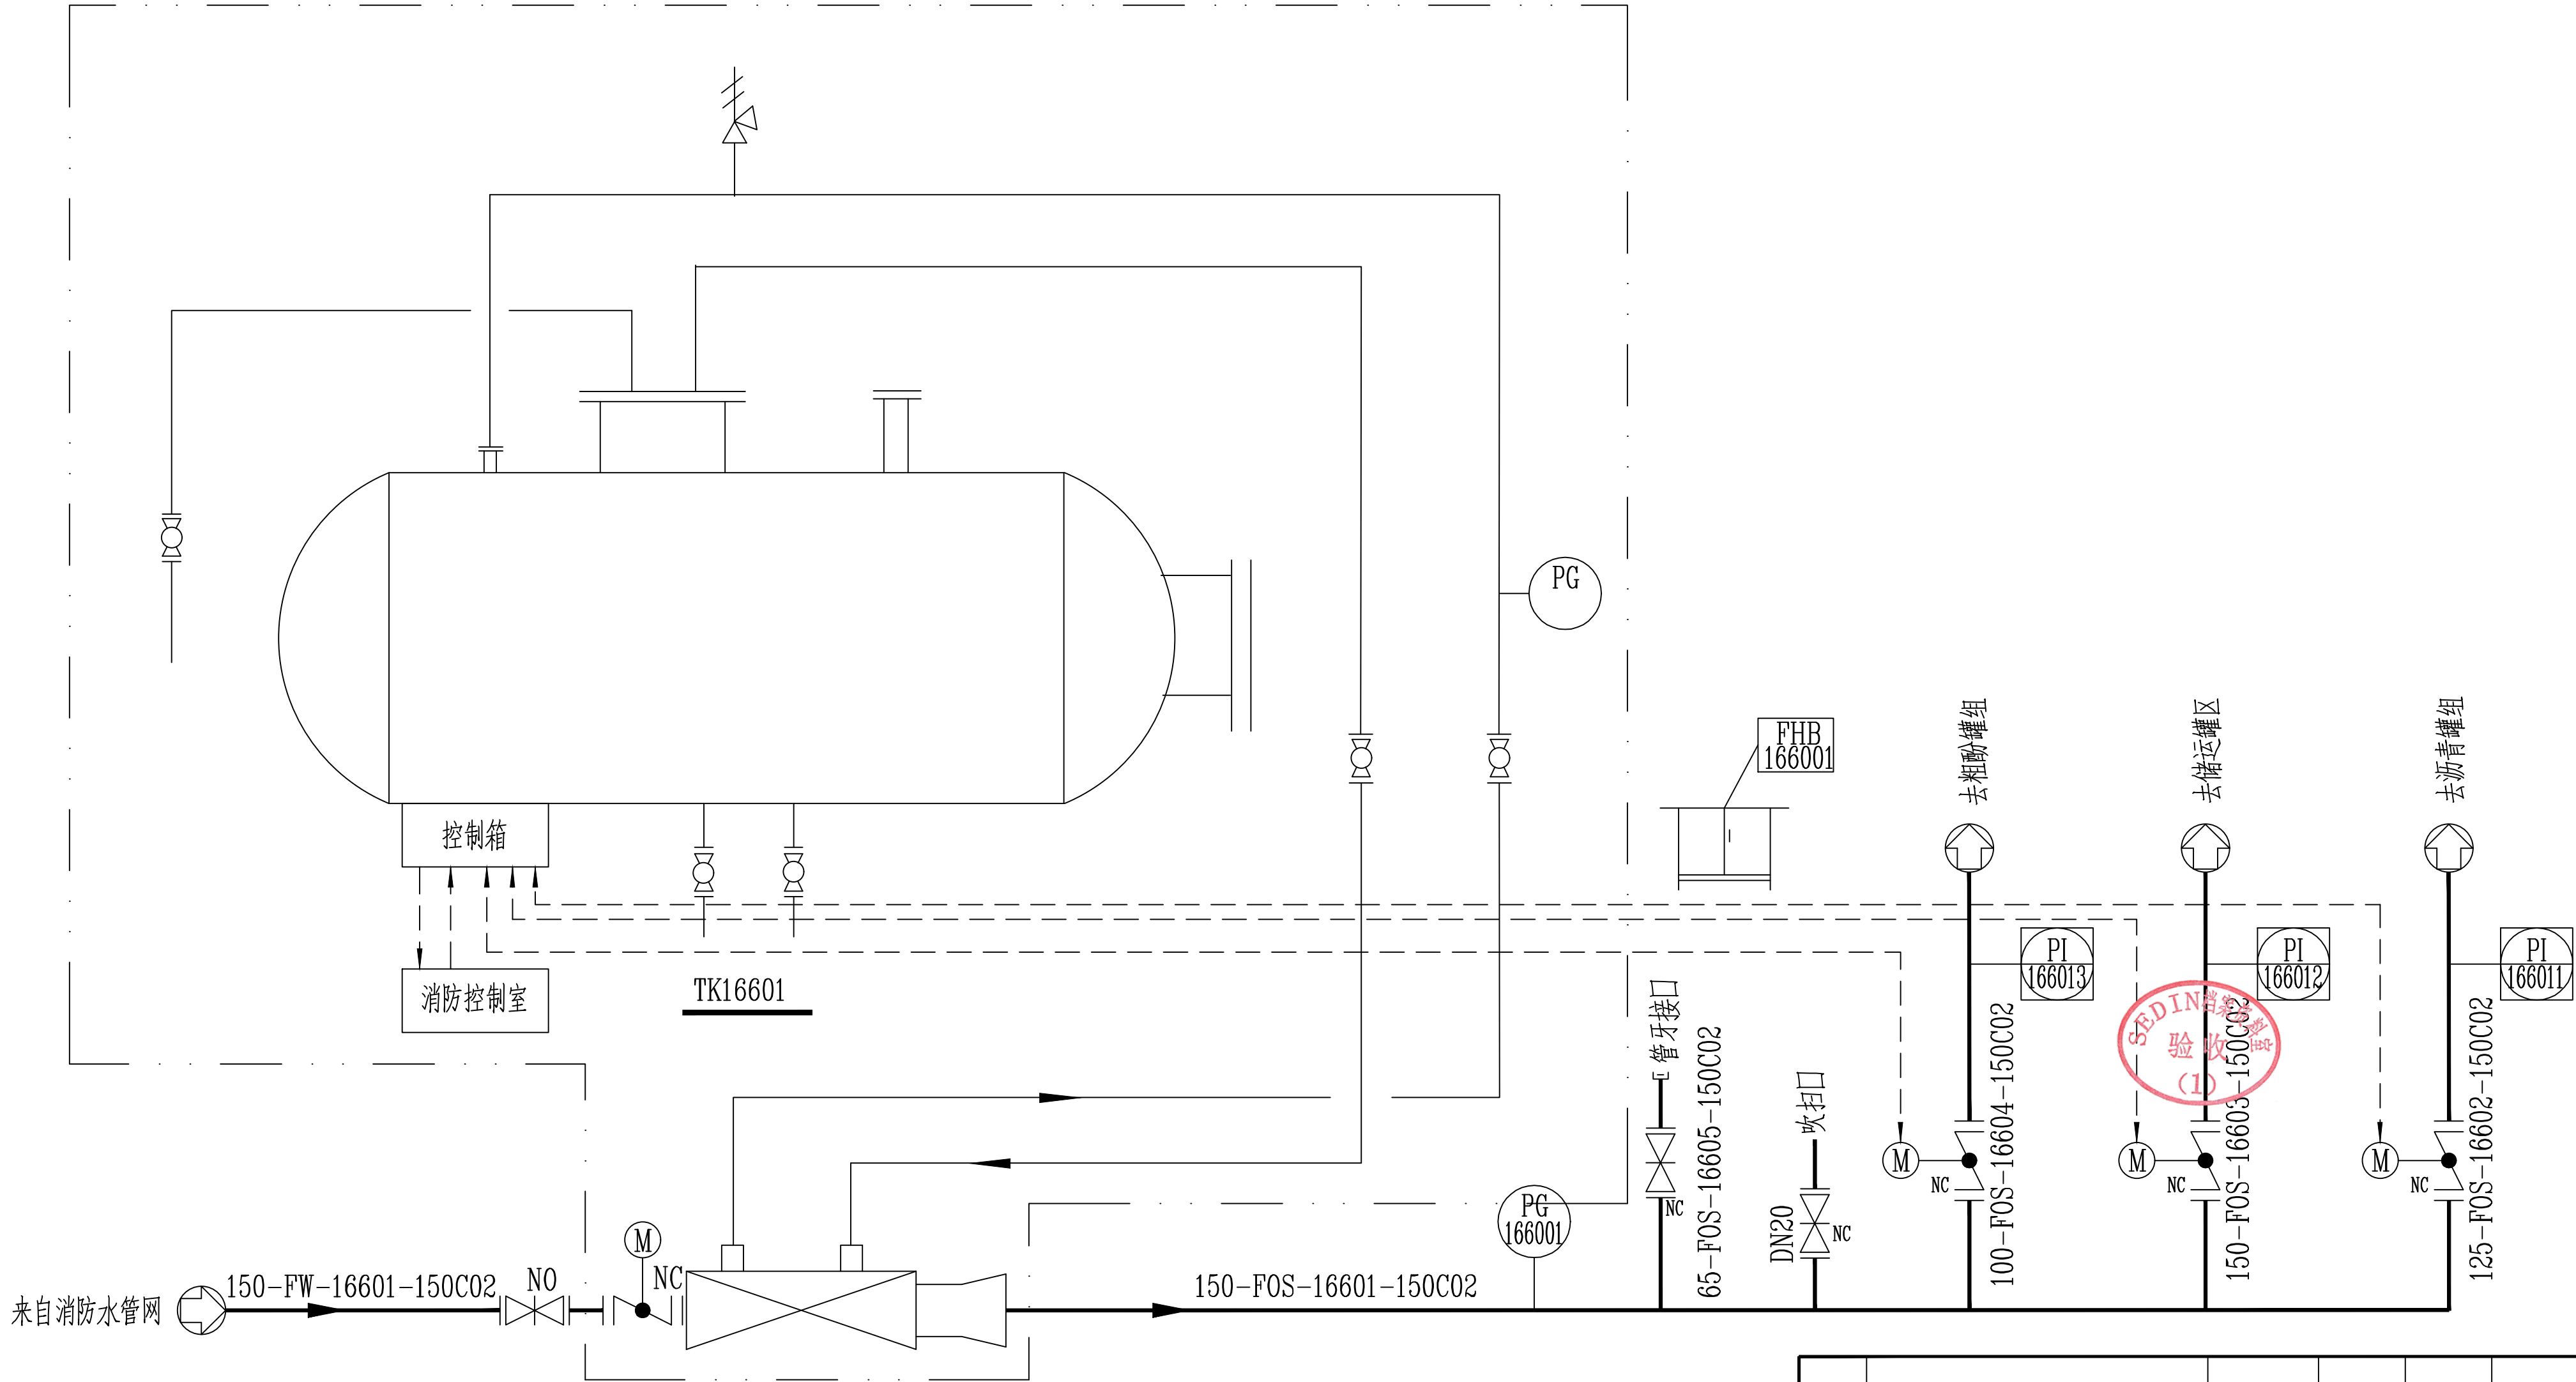

0		钟书	录奇佳	王颖		2024.11.30
版 REV.	说 明 DESCRIPTION	设 计 DES'N'D	校 核 CHK'D	审 核 REV'D	审 定 APP'D	日 期 DATE
本图纸及其内容为赛鼎工程有限公司技术成果,未经本公司书面许可不得转给第三者或复制。 This drawing is the property of SEDIN. Unauthorized disclosure to any third party or duplication is not permitted.						
 赛鼎工程有限公司 SEDIN Engineering Co., Ltd		工程设计综合资质甲级 Class Comprehensive A Engineering Design Qualification Certificate			证书编号: A114000782 Certificate No.	
工程名称 PROJECT	伊犁新天2023~2024年度设计咨询 外委服务项目		图 纸 名 称 DRAWING NAME	管道仪表流程图		
设计项目 SECTION	泡沫站		图 号 DWG.NO.	F800.166.E14.00-3		
设计阶段 STAGE	详细工程设计		专 业 SPECI	消防	比例 SCALE /	第1张OR共 1张

