



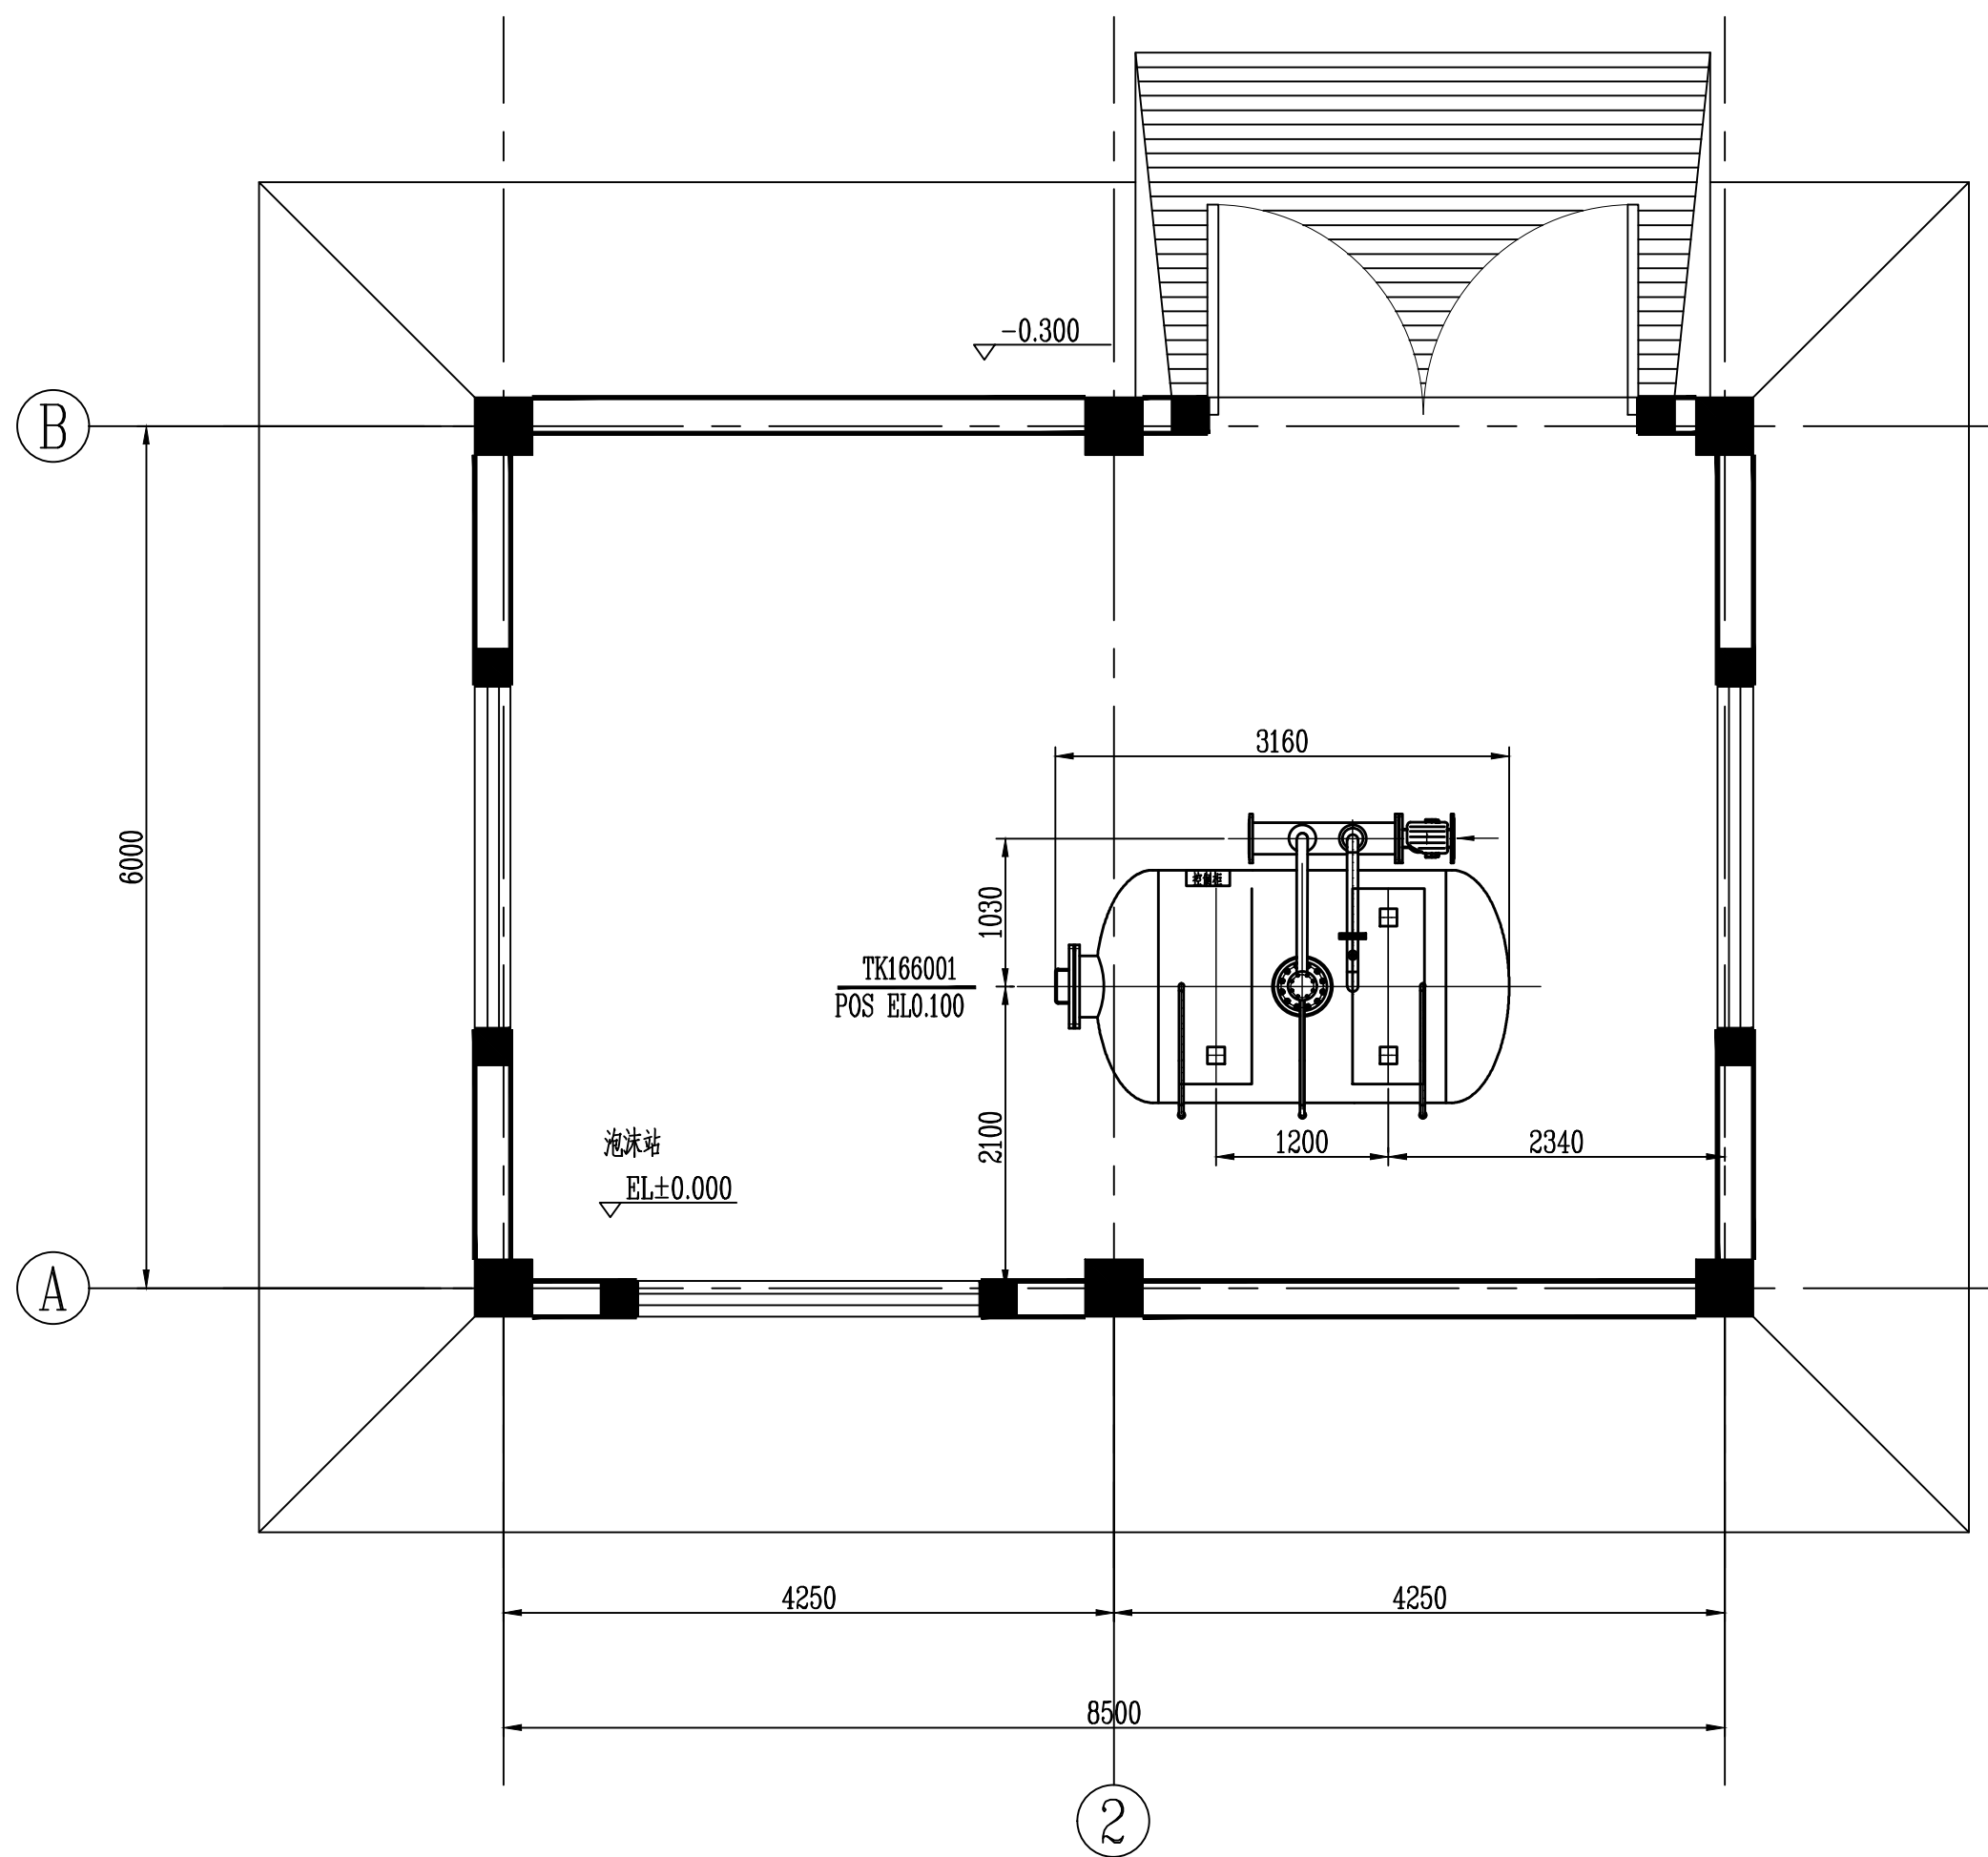

±0.000平面图

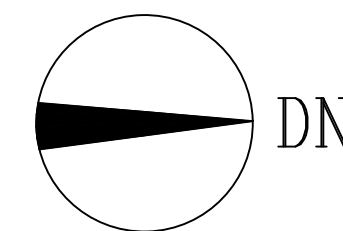

0		张书	景奇佳	王颖		2024.11.30
版 REV.	说 明 DESCRIPTION	设 计 DES'N'D	校 核 CHK'D	审 核 REV'D	审 定 APP'D	日 期 DATE
本图纸及其内容为赛鼎工程有限公司技术成果,未经本公司书面许可不得转给第三者或复制。 This drawing is the property of SEDIN. Unauthorized disclosure to any third party or duplication is not permitted.						
 赛鼎工程有限公司 SEDIN Engineering Co., Ltd		工程设计综合资质甲级 Class Comprehensive A Engineering Design Qualification Certificate			证书编号: Certificate No. A114000782	
工程名称 PROJECT	伊犁新天2023~2024年度设计咨询 外委服务项目		图 纸 名 称 DRAWING NAME	设备布置图		
设计项目 SECTION	泡沫站		图 号 DWG.NO.	F800.166.E14.00-4		
设计阶段 STAGE	详细工程设计		专 业 SPECI	消防	比例 SCALE 1:50	第 1 张 0 共 1 张

