



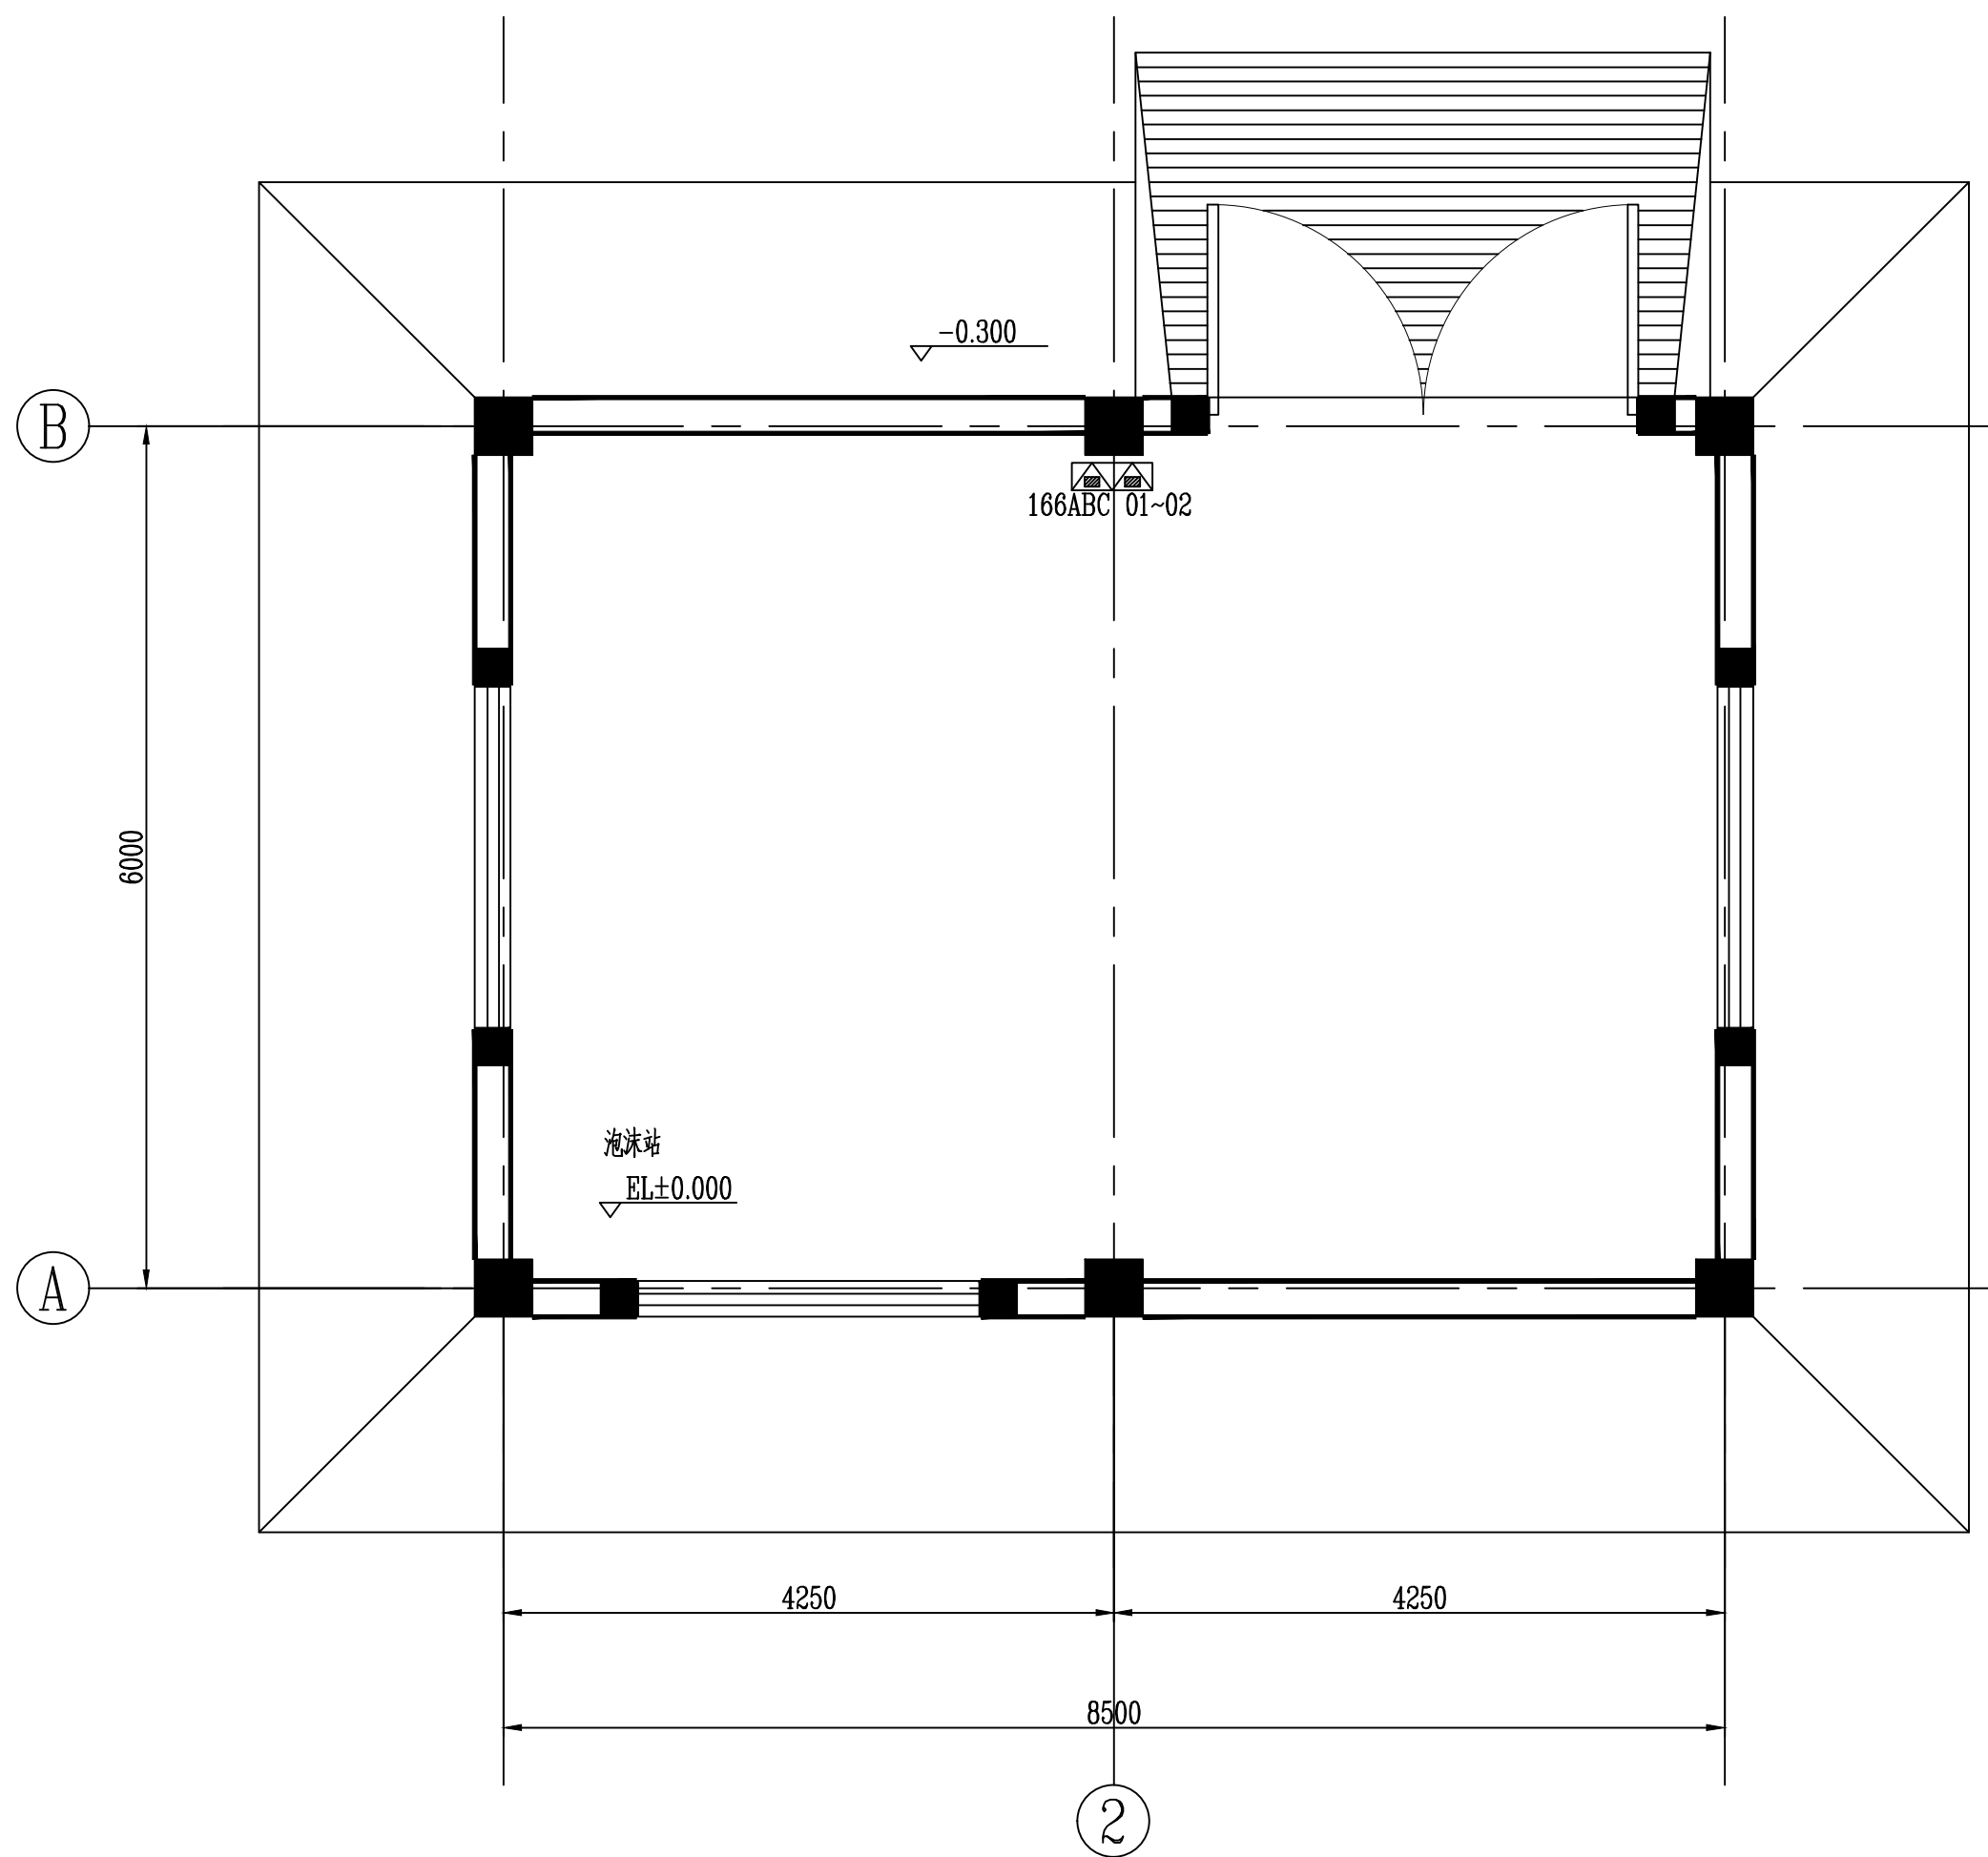

±0.000 平面图

图例:

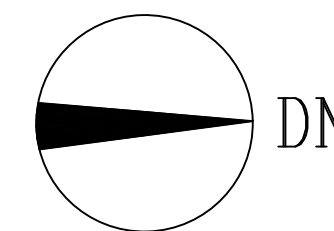

6kg手提式磷酸铵盐干粉灭火器

说明:

1、手提式灭火器靠柱或靠墙明装在灭火器箱内。



0		钟书	梁奇佳	王颖		2024.11.30
版 REV.	说明 DESCRIPTION	设计 DES'N'D	校核 CHK'D	审核 REV'D	审定 APP'D	日期 DATE
This drawing is the property of SEDIN. Unauthorized disclosure to any third party or duplication is not permitted.						
SEDIN 赛鼎工程有限公司 SEDIN Engineering Co., Ltd		工程设计综合资质甲级 Class Comprehensive A Engineering Design Qualification Certificate		证书编号: A114000782 Certificate No.		
工程名称 PROJECT	伊犁新天2023~2024年度设计咨询 外委服务项目		图纸名称 DRAWING NAME	消防器材平面布置图		
设计项目 SECTION	泡沫站		图号 DWG.NO.	F800.166.E14.00-6		
设计阶段 STAGE	详细工程设计		专业 SPRCI	消防	比例 SCALE 1:50	第1张0共1张