



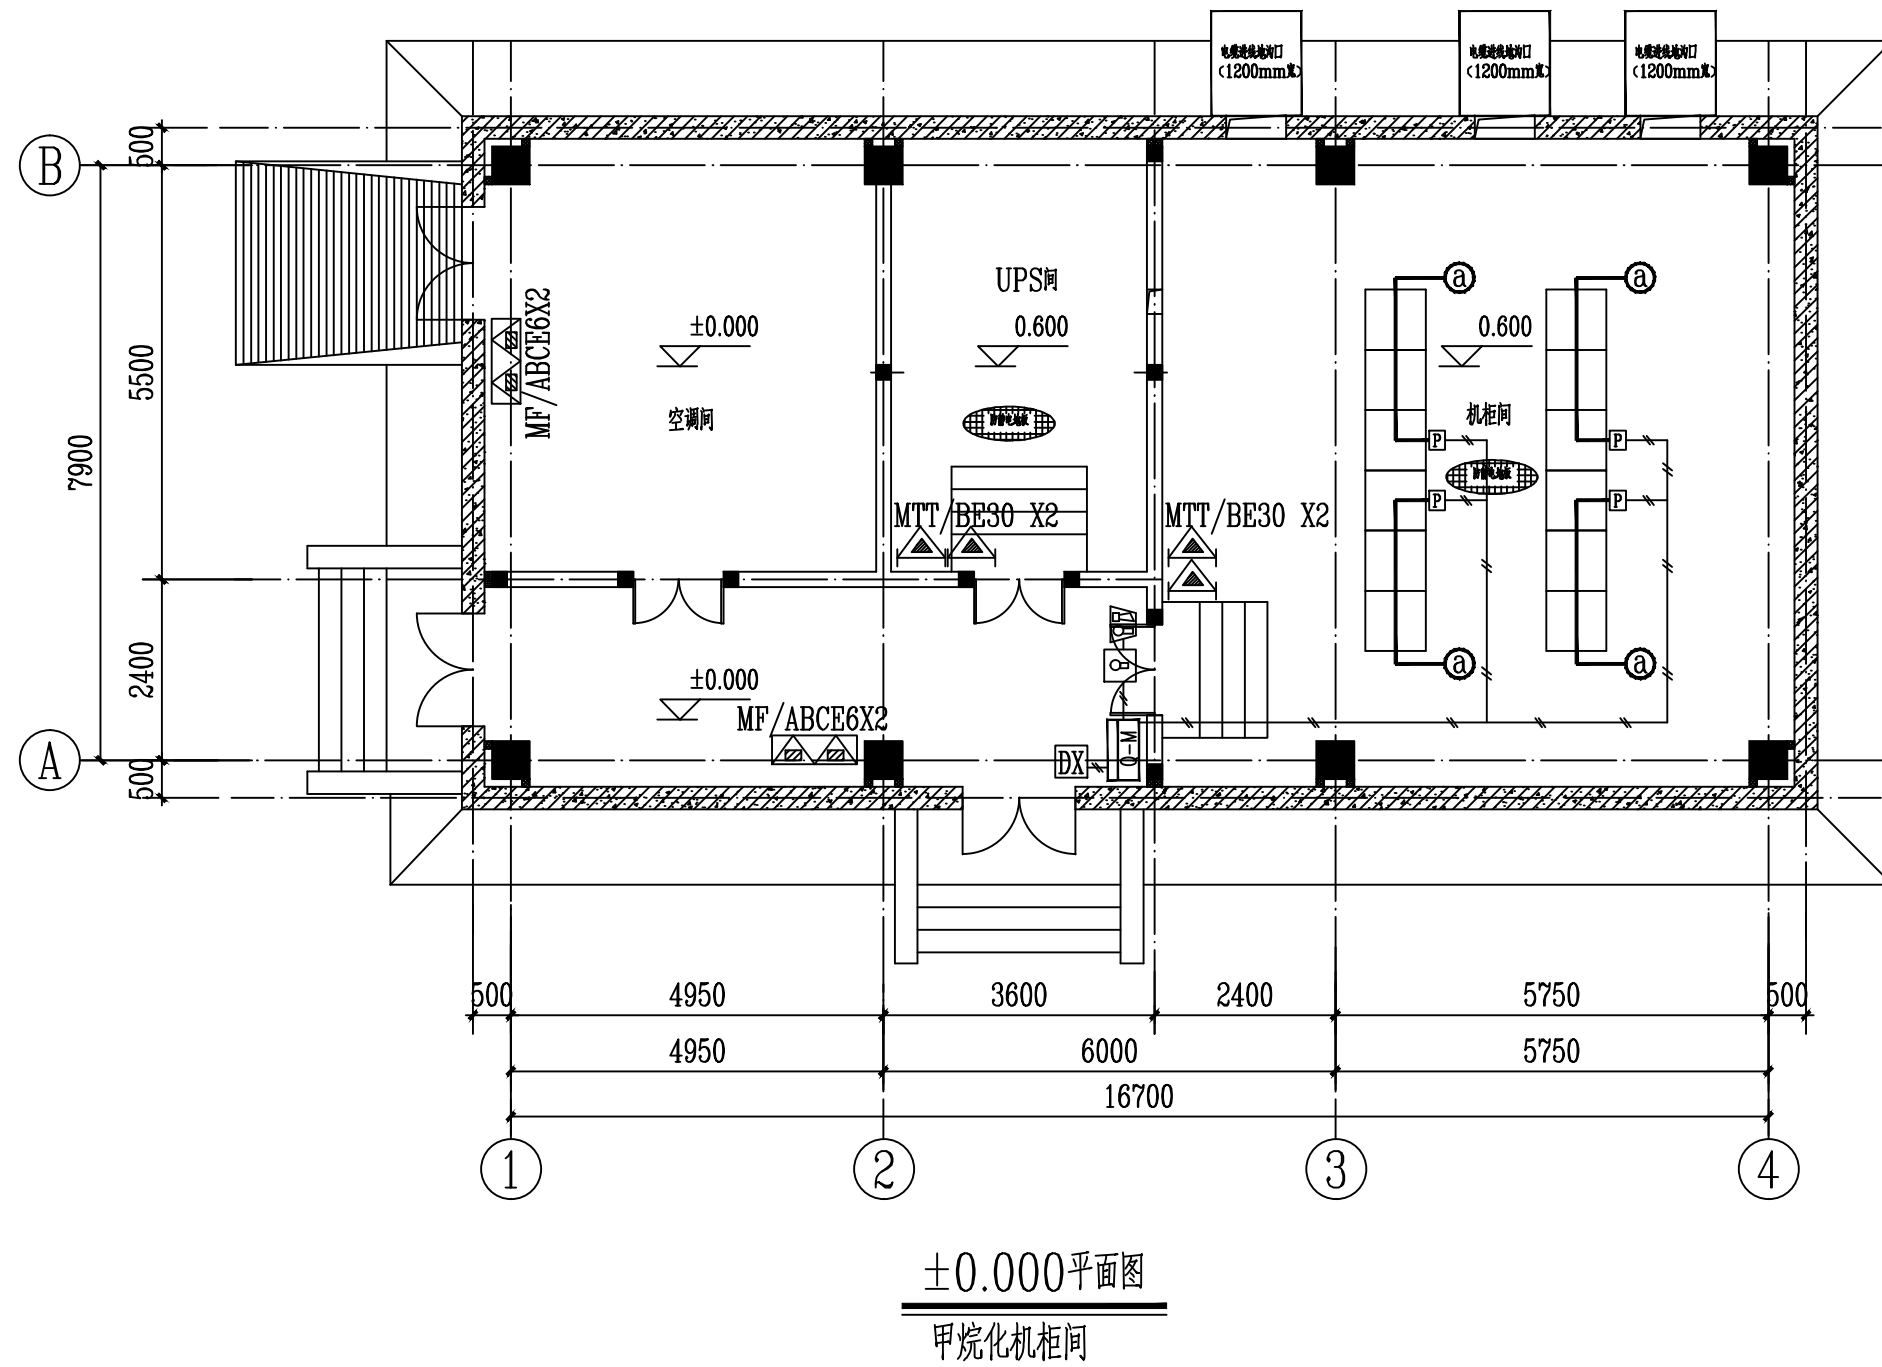


图例：

- 手提式磷酸铵盐干粉灭火器
- 推车式二氧化碳灭火器
- 火探管
- 七氟丙烷感温自启动灭火装置
- 压力开关
- 信号控制线
- 放气指示灯
- 声光报警器
- 气体灭火控制器
- 电信接点符号(接点信号引入火灾自动报警系统)

说明：

- 容器瓶安装高度可根据现场实际尺寸调整。
- 末端终端压力开关、报警铃接至气体灭火控制器，并引入火灾自动报警系统。
- 图中仅表示出灭火器的大致分布点，具体位置可根据现场实际情况适当调整。
- 手提式灭火器靠柱或靠墙明装在灭火器箱内。
- 在机柜间配置空气呼吸器2具。
- 在机柜间入口处设置灭火系统永久性标志牌。

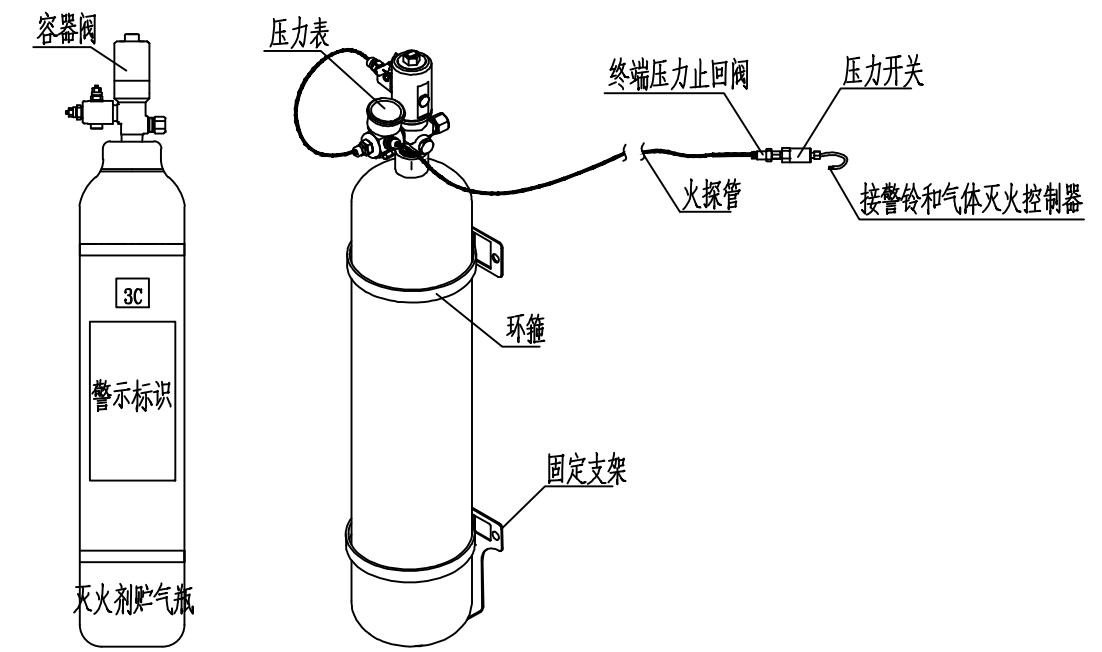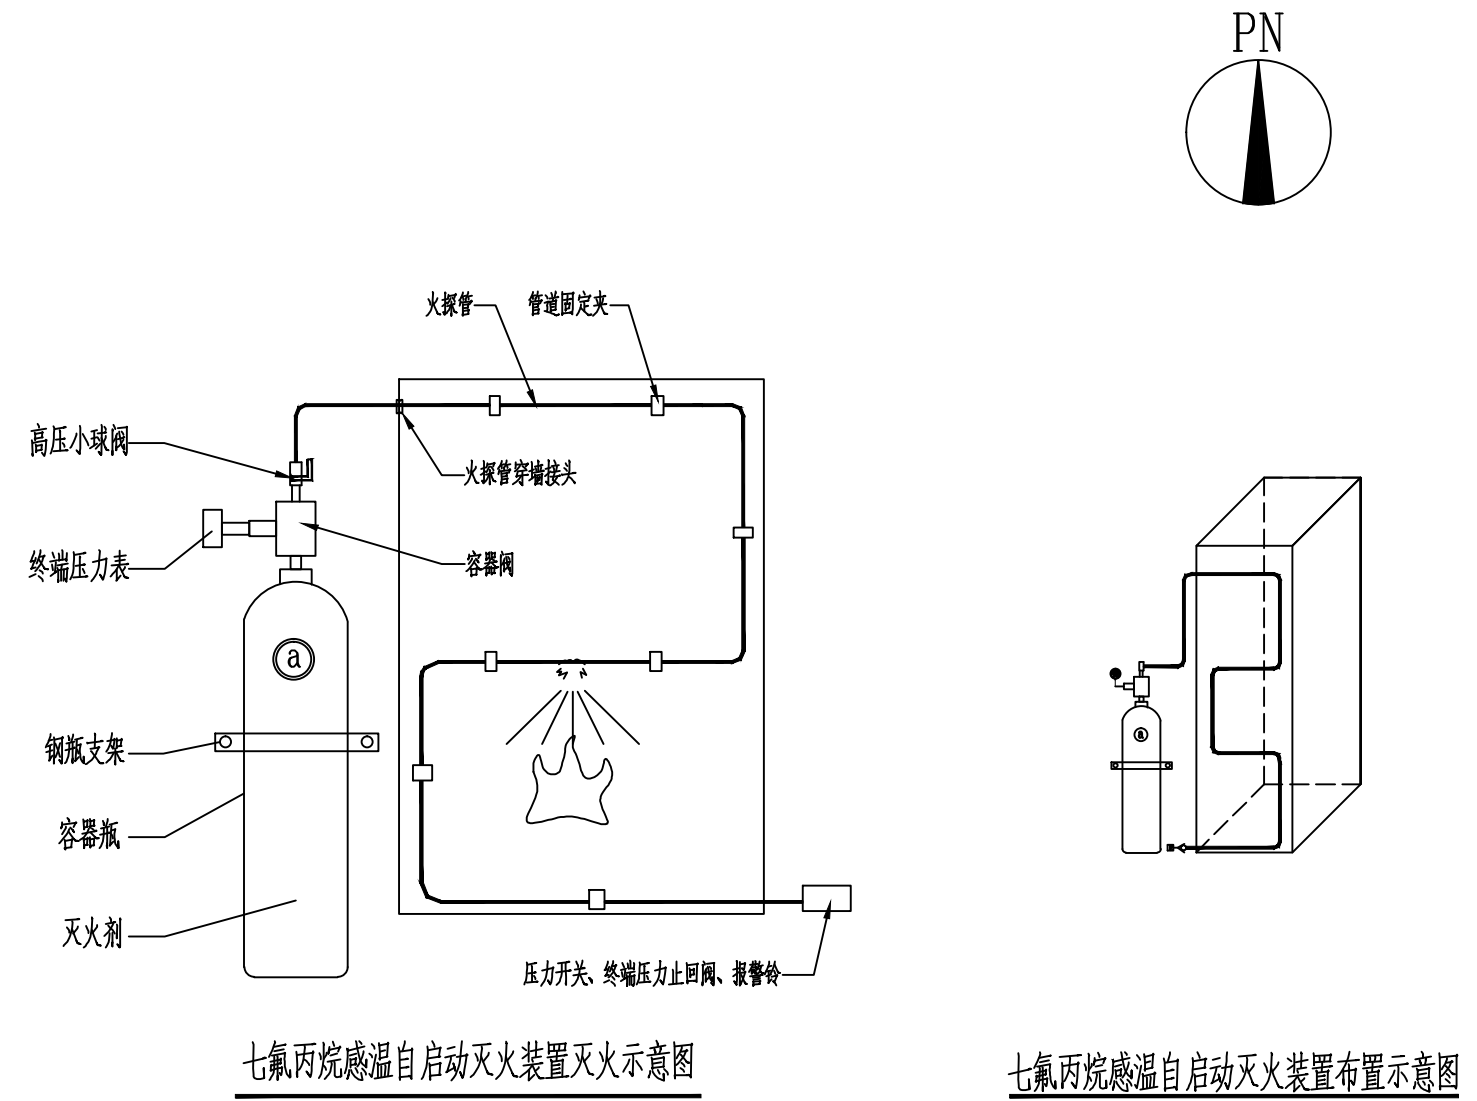

0		设计	校核	审核			2025. 04. 02
版 REV.	说 明 DESCRIPTION	设计 DES'N'D	校 核 CHK'D	审 核 REV'D	审 定 APP'D	日 期 DATE	
本图纸及其内容为赛鼎工程有限公司技术成果, 未经本公司书面许可不得转让给第三者或复制. This drawing is the property of SEDIN. Unauthorized disclosure to any third party or duplication is not permitted.							
 赛鼎工程有限公司 SEDIN Engineering Co., Ltd		工程设计综合资质甲级 Class Comprehensive A Engineering Design Qualification Certificate			证书编号: A114000782 Certificate No.		
工程名称 PROJECT	伊犁新天煤化工有限责任公司 2025-2026年度设计咨询外委 项目	图 纸 名 称 DRAWING NAME	消防器材平面布置图/ 七氟丙烷感温自启动灭火装置布置图				
设计项目 SECTION	甲烷化机柜间	图 号 DWG.NO.	F807.145A.E14.00-3				
设计阶段 STAGE	详细工程设计	专 业 SPECI	消防	比例 SCALE	1:100	第1张 共1张	