


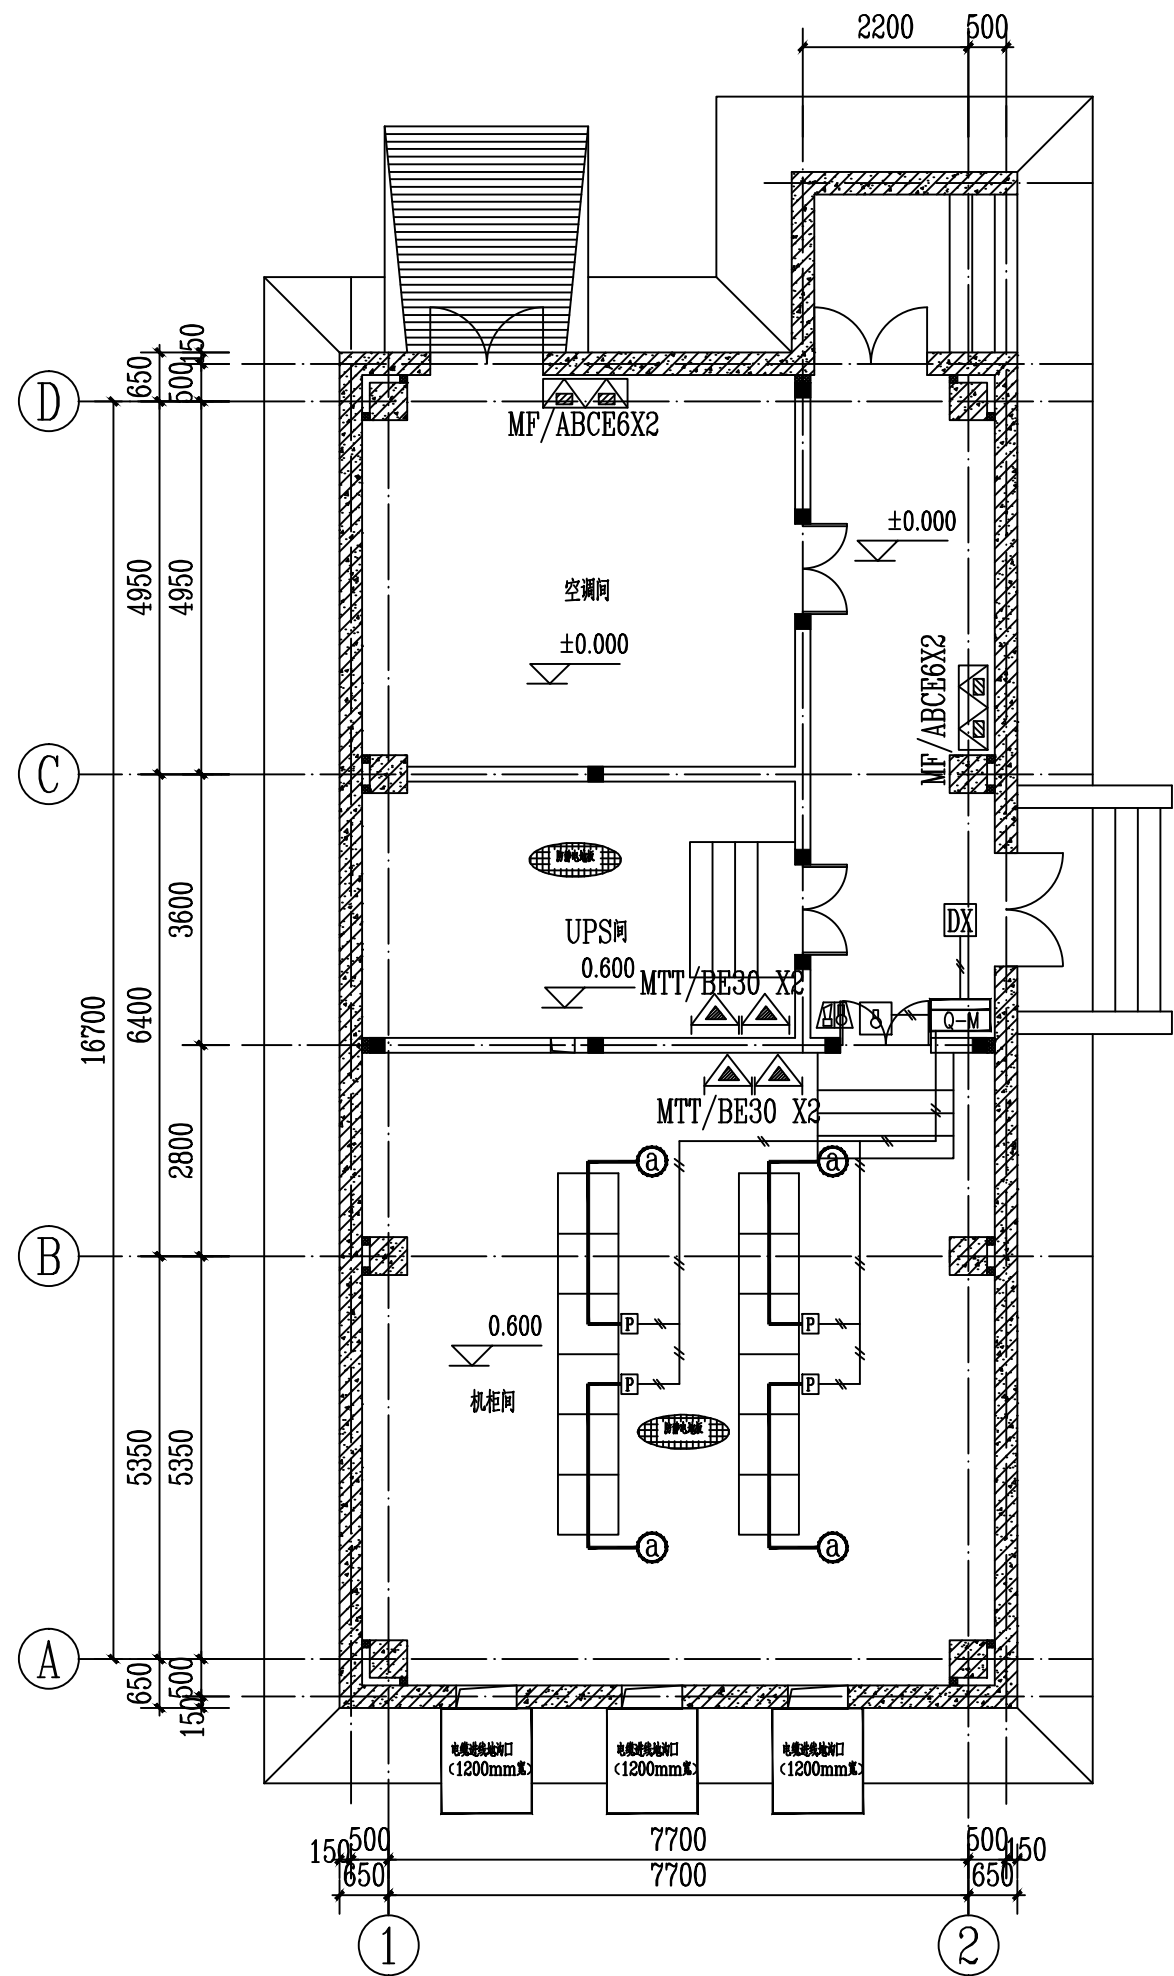


图例：

- 手提式磷酸铵盐干粉灭火器
- 推车式二氧化碳灭火器
- 火探管
- 七氟丙烷感温自启动灭火装置
- 压力开关
- 信号控制线
- 放气指示灯
- 声光报警器
- 气体灭火控制器
- 电信接点符号(接点信号引入火灾自动报警系统)


±0.000平面图
净化机柜间

说明：


- 容器瓶安装高度可根据现场实际尺寸调整。
- 末端终端压力开关、报警铃接至气体灭火控制器，并引入火灾自动报警系统。
- 图中仅表示出灭火器的大致分布点，具体位置可根据现场实际情况适当调整。
- 手提式灭火器靠柱或靠墙明装在灭火器箱内。
- 在机柜间配置空气呼吸器2具。
- 在机柜间入口处设置灭火系统永久性标志牌。

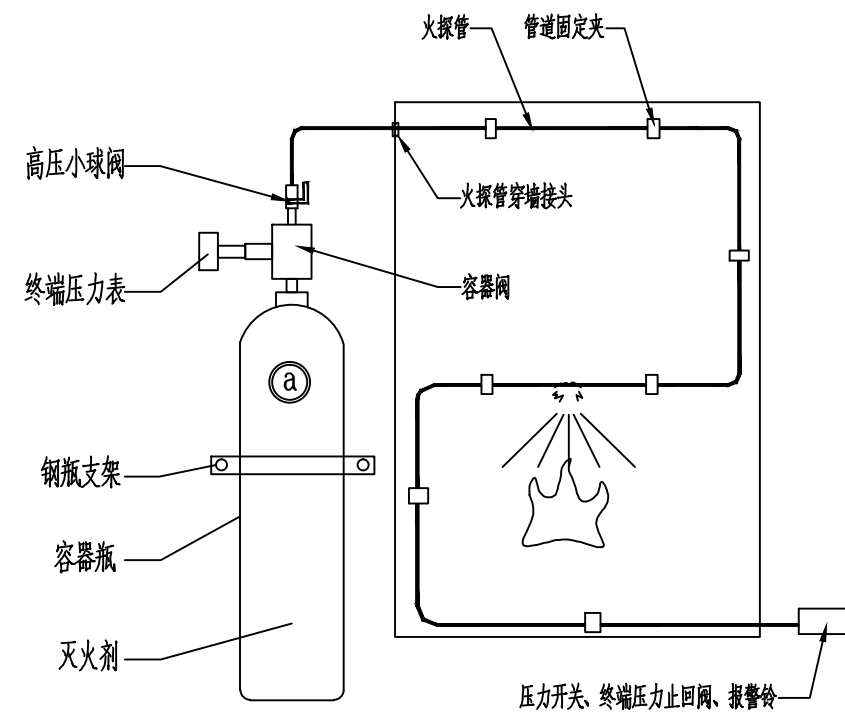

七氟丙烷感温自启动灭火装置灭火示意图

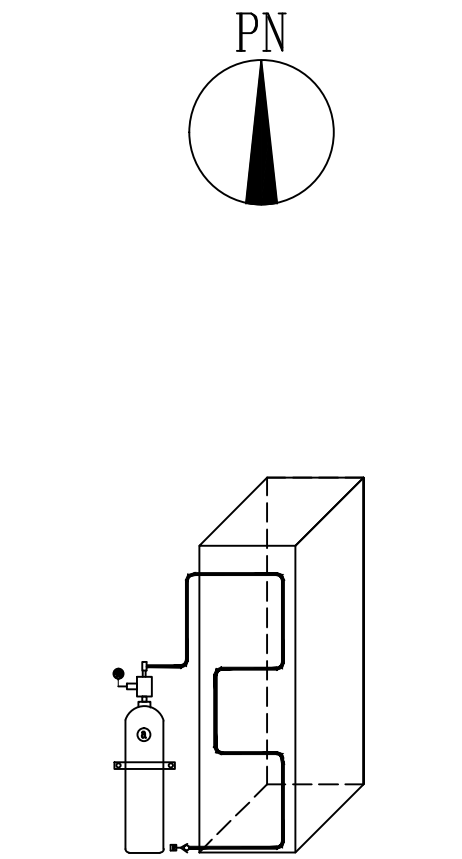

七氟丙烷感温自启动灭火装置布置示意图

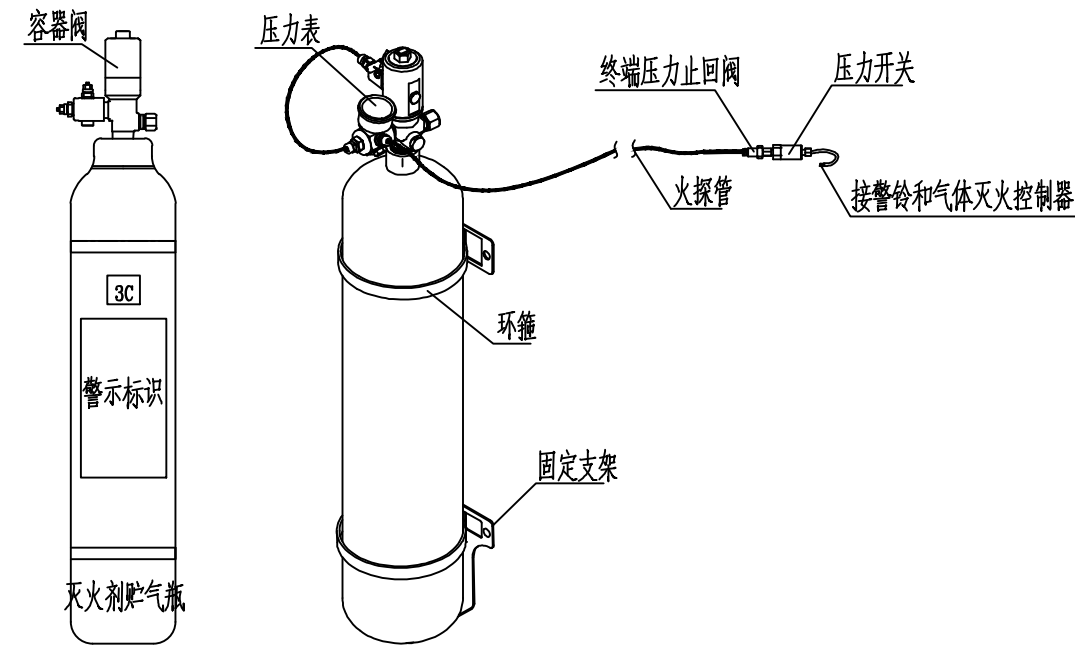

七氟丙烷感温自启动灭火装置连接示意图

0			审核	审核	审核
版REV.	说明	DESCRIPTION	设计 DES'N'D	校核 CHK'D	审核 REV'D
				审定 APP'D	日期 DATE
本图纸及其内容为赛鼎工程有限公司技术成果,未经本公司书面许可不得转给第三者或复制。 This drawing is the property of SEDIN. Unauthorized disclosure to any third party or duplication is not permitted.					
 赛鼎工程有限公司 SEDIN Engineering Co., Ltd			工程设计综合资质甲级 Class Comprehensive A Engineering Design Qualification Certificate		证书编号: A114000782 Certificate No.
工程名称 PROJECT	伊犁新天煤化工有限责任公司 2025-2026年度设计咨询外委项目		图纸名称 DRAWING NAME	消防器材平面布置图/ 七氟丙烷感温自启动灭火装置布置图	
设计项目 SECTION	净化机柜间		图号 DWG.NO.	F807.146A.E14.00-3	
设计阶段 STAGE	详细工程设计		专业 SPECI	消防	比例 SCALE 1:100 第1张0共1张