
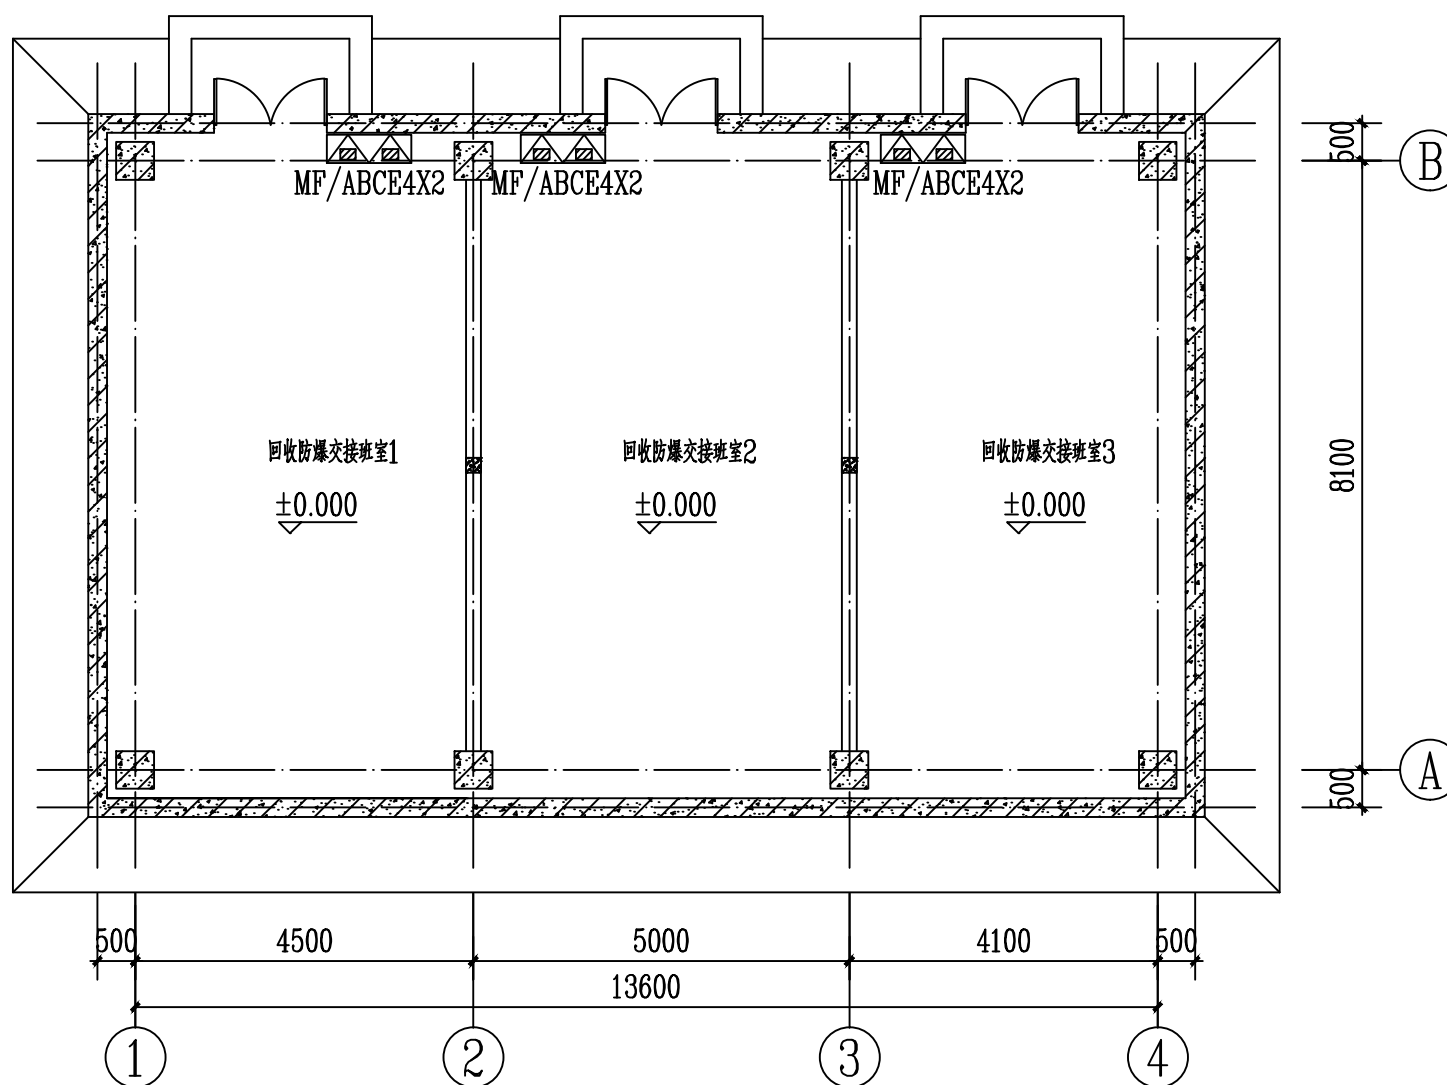


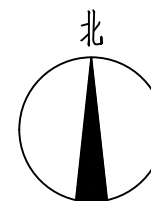

±0.000平面图

回收防爆交接班室

图例：

△ 手提式磷酸铵盐干粉灭火器

说明：

- 图中仅表示出灭火器的大致分布点，具体位置根据现场实际情况适当调整。
- 手提式灭火器靠柱或靠墙明装在灭火器箱内。

0						2025. 04. 02
版 REV.	说 明 DESCRIPTION	设 计 DESN'D	校 核 CHK'D	审 核 REV'D	审 定 APP'D	日 期 DATE
本图纸及其内容为赛鼎工程有限公司技术成果, 未经本公司书面许可不得转给第三者或复制。 This drawing is the property of SEDIN. Unauthorized disclosure to any third party or duplication is not permitted.						
 赛鼎工程有限公司 SEDIN Engineering Co., Ltd		工程设计综合资质甲级 Class Comprehensive A Engineering Design Qualification Certificate			证书编号: A114000782 Certificate No.	
工程名称 PROJECT	伊犁新天煤化工有限责任公司 2025-2026年度设计咨询外委 项目	图 纸 名 称 DRAWING NAME	消防器材平面布置图			
设计项目 SECTION	回收防爆交接班室	图 号 DWG.NO.	F807. 163A. E14. 00-3			
设计阶段 STAGE	详细工程设计	专 业 SPECI	消防	比例 SCALE	1:100	第 1 张 OF 共 1 张