




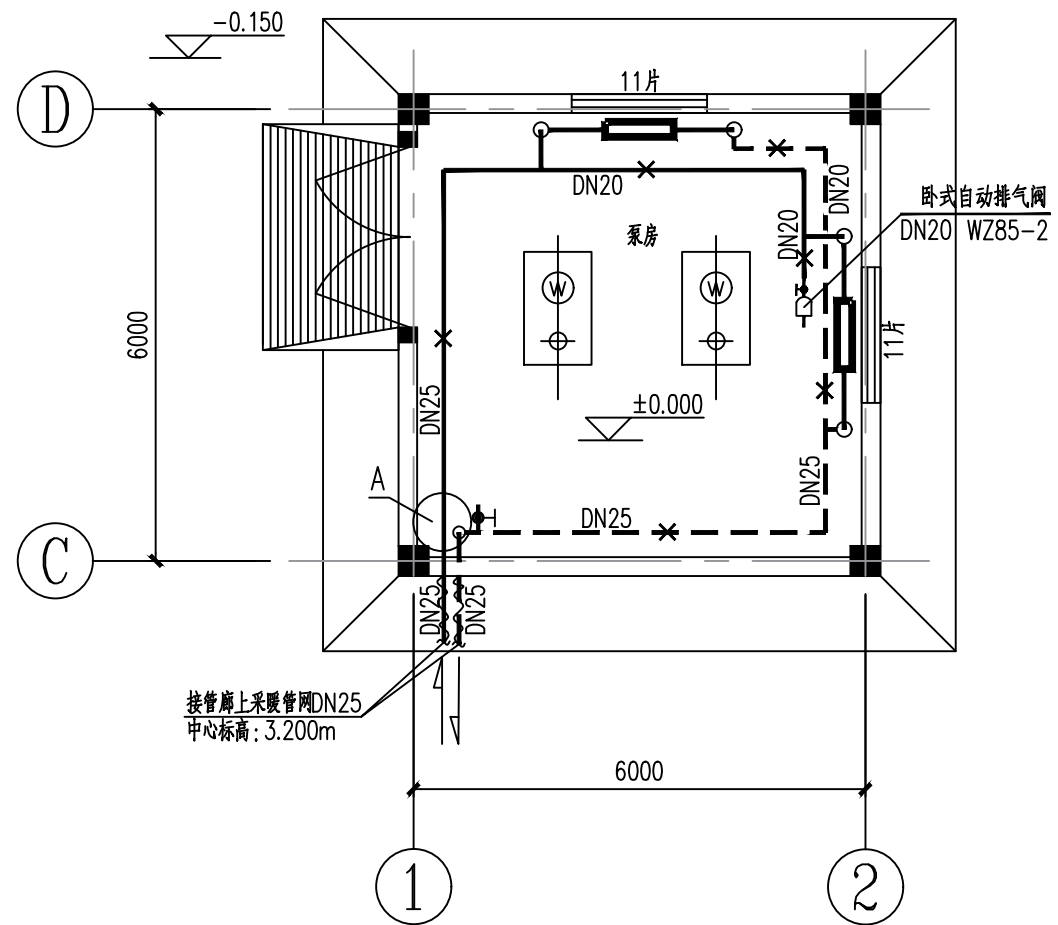

采暖平面图

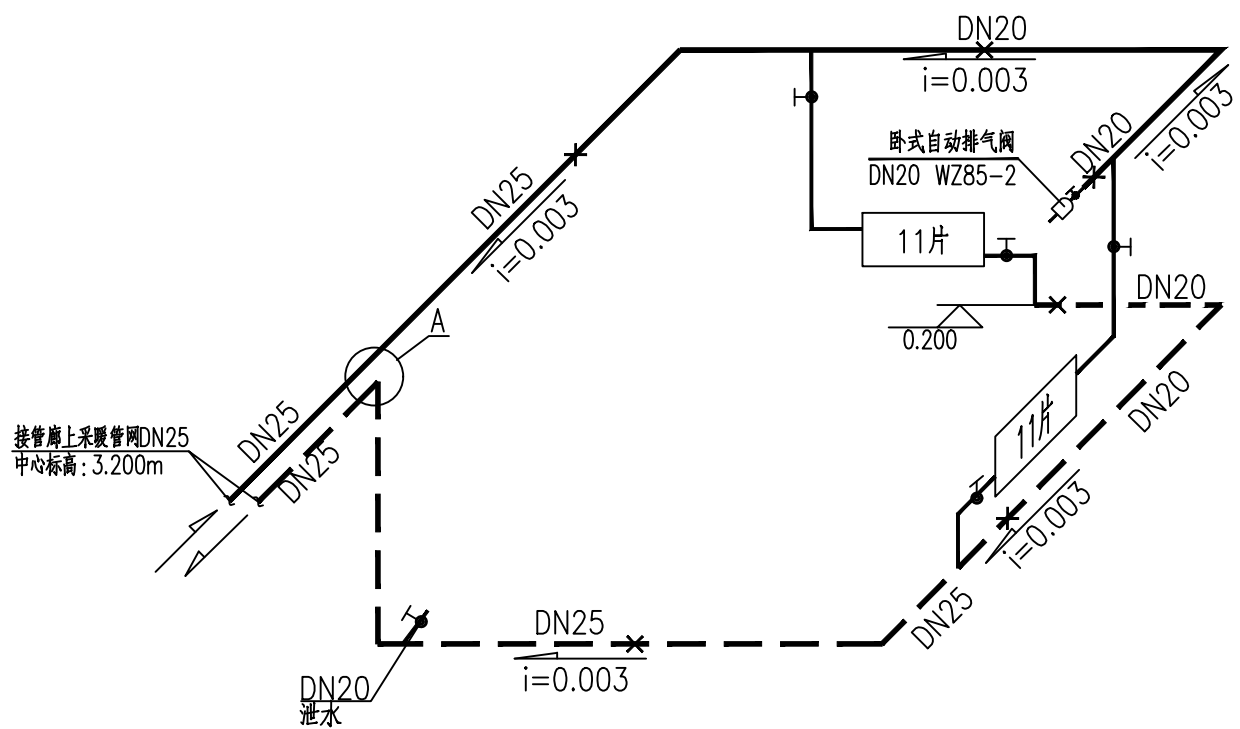

采暖系统图

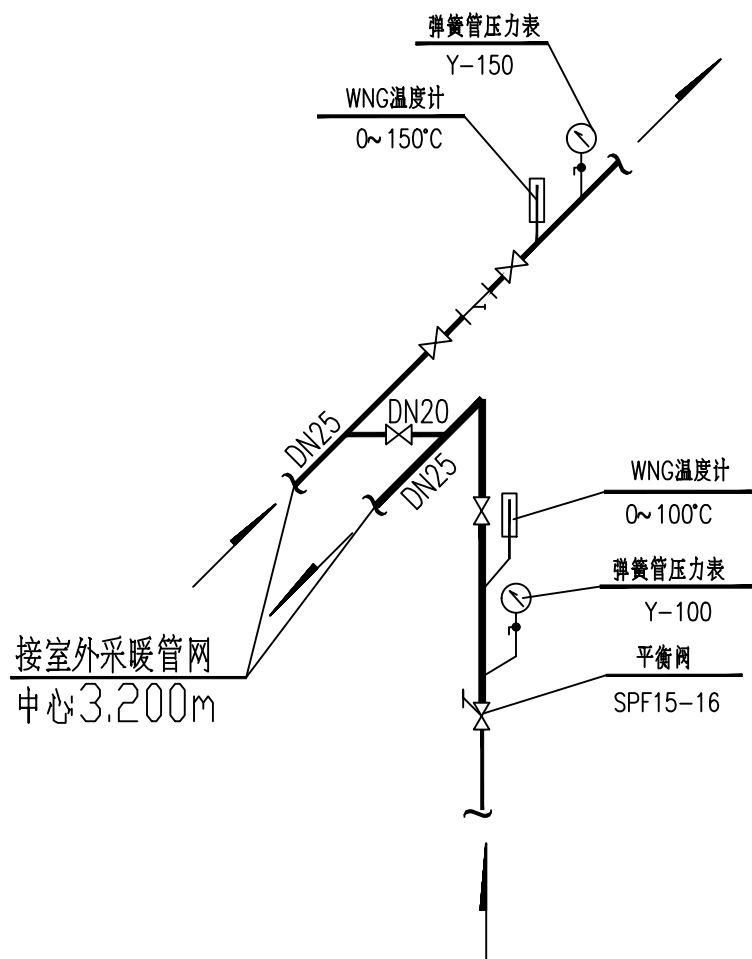

热力入口大样图

图例

- | | | |
|-------|-------|-------|
| — | 采暖供水管 | 自动排气阀 |
| - - - | 采暖回水管 | 过滤器 |
| ⋈ | 闸阀 | 固定支架 |
| ⋈ ● | 截止阀 | |

0		王霞	闫瑞峰	郭芳芳		2023. 10. 18
版 REV.	说明 DESCRIPTION	设计 DES'N'D	校核 CHK'D	审核 REV'D	审定 APP'D	日期 DATE
本图纸及其内容为赛鼎工程有限公司技术成果, 未经本公司书面许可不得转给第三者或复制. This drawing is the property of SEDIN. Unauthorized disclosure to any third party or duplication is not permitted.						
 赛鼎工程有限公司 SEDIN Engineering Co., Ltd		工程设计综合资质甲级 Class Comprehensive A Engineering Design Qualification Certificate			证书编号: A114000782 Certificate No.	
工程名称 PROJECT	伊犁新天空分装置 自洁过滤器等技改项目		图纸名称 DRAWING NAME	采暖平面图、剖面图		
设计项目 SECTION	沥青罐组		图号 DWG.NO.	F801.178.E75.00-03		
设计阶段 STAGE	详细工程设计		专业 SPECI	暖通	比例 SCALE	第1张0共1张