
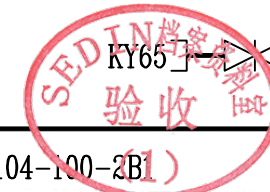
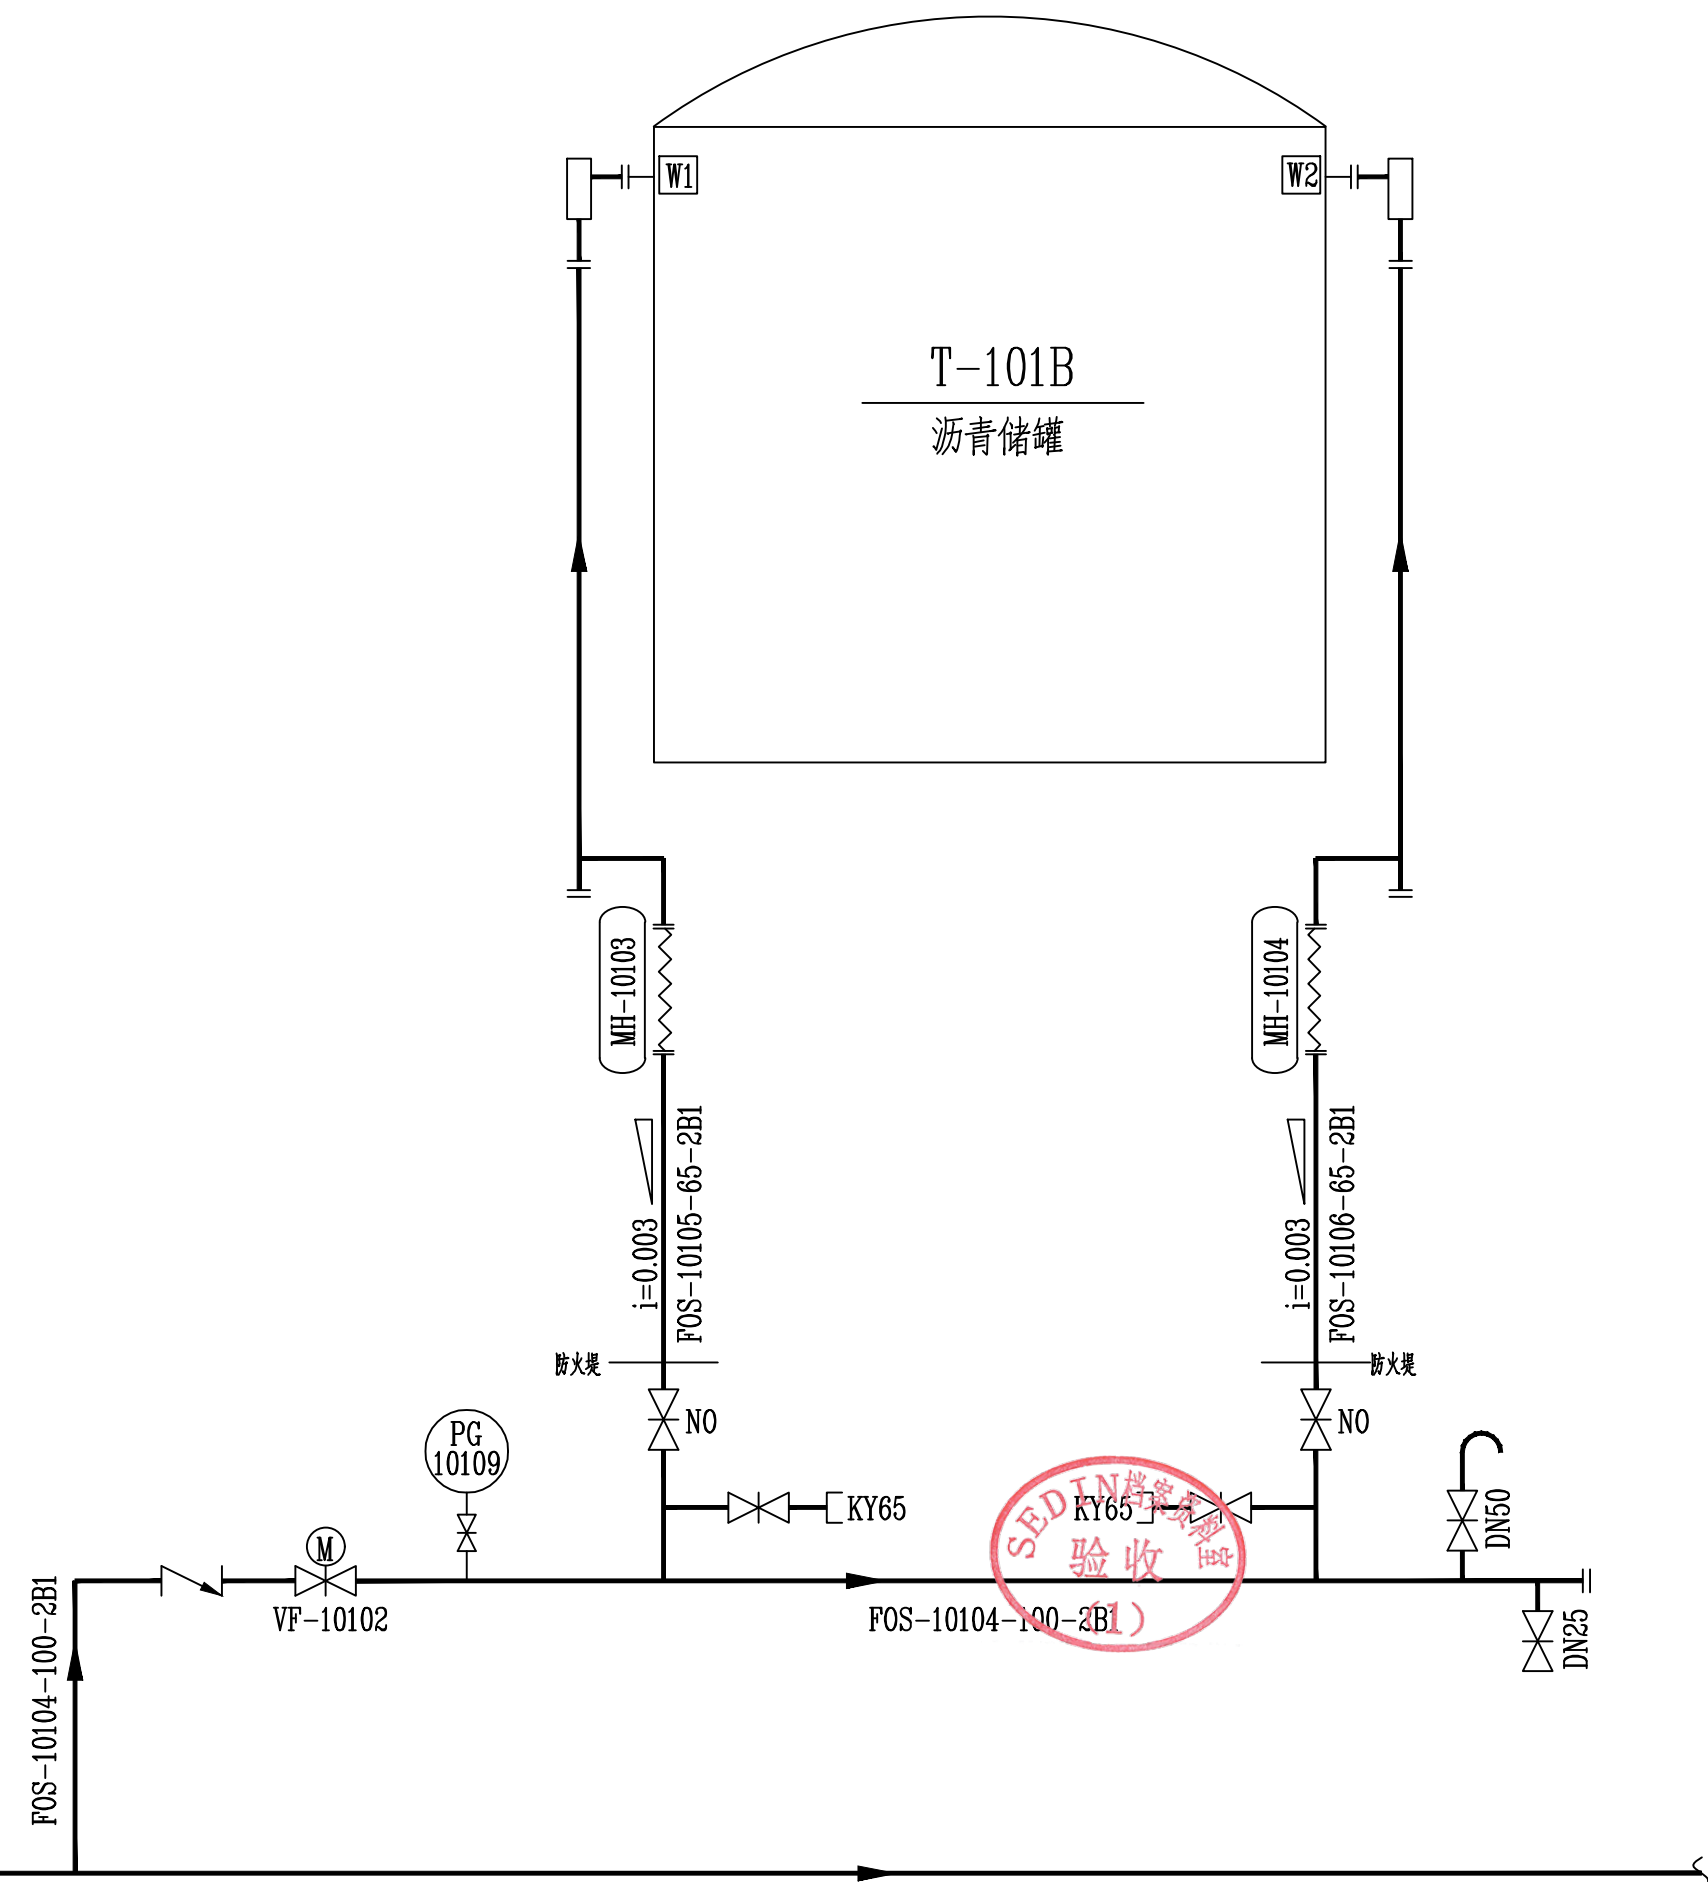


|    |    |    |    |
|----|----|----|----|
| 审核 | 设计 | 专业 | 日期 |
| 签字 | 签字 | 签字 | 日期 |
| 审核 | 设计 | 专业 | 日期 |
| 签字 | 签字 | 签字 | 日期 |
| 审核 | 设计 | 专业 | 日期 |
| 签字 | 签字 | 签字 | 日期 |
| 审核 | 设计 | 专业 | 日期 |
| 签字 | 签字 | 签字 | 日期 |
| 审核 | 设计 | 专业 | 日期 |
| 签字 | 签字 | 签字 | 日期 |




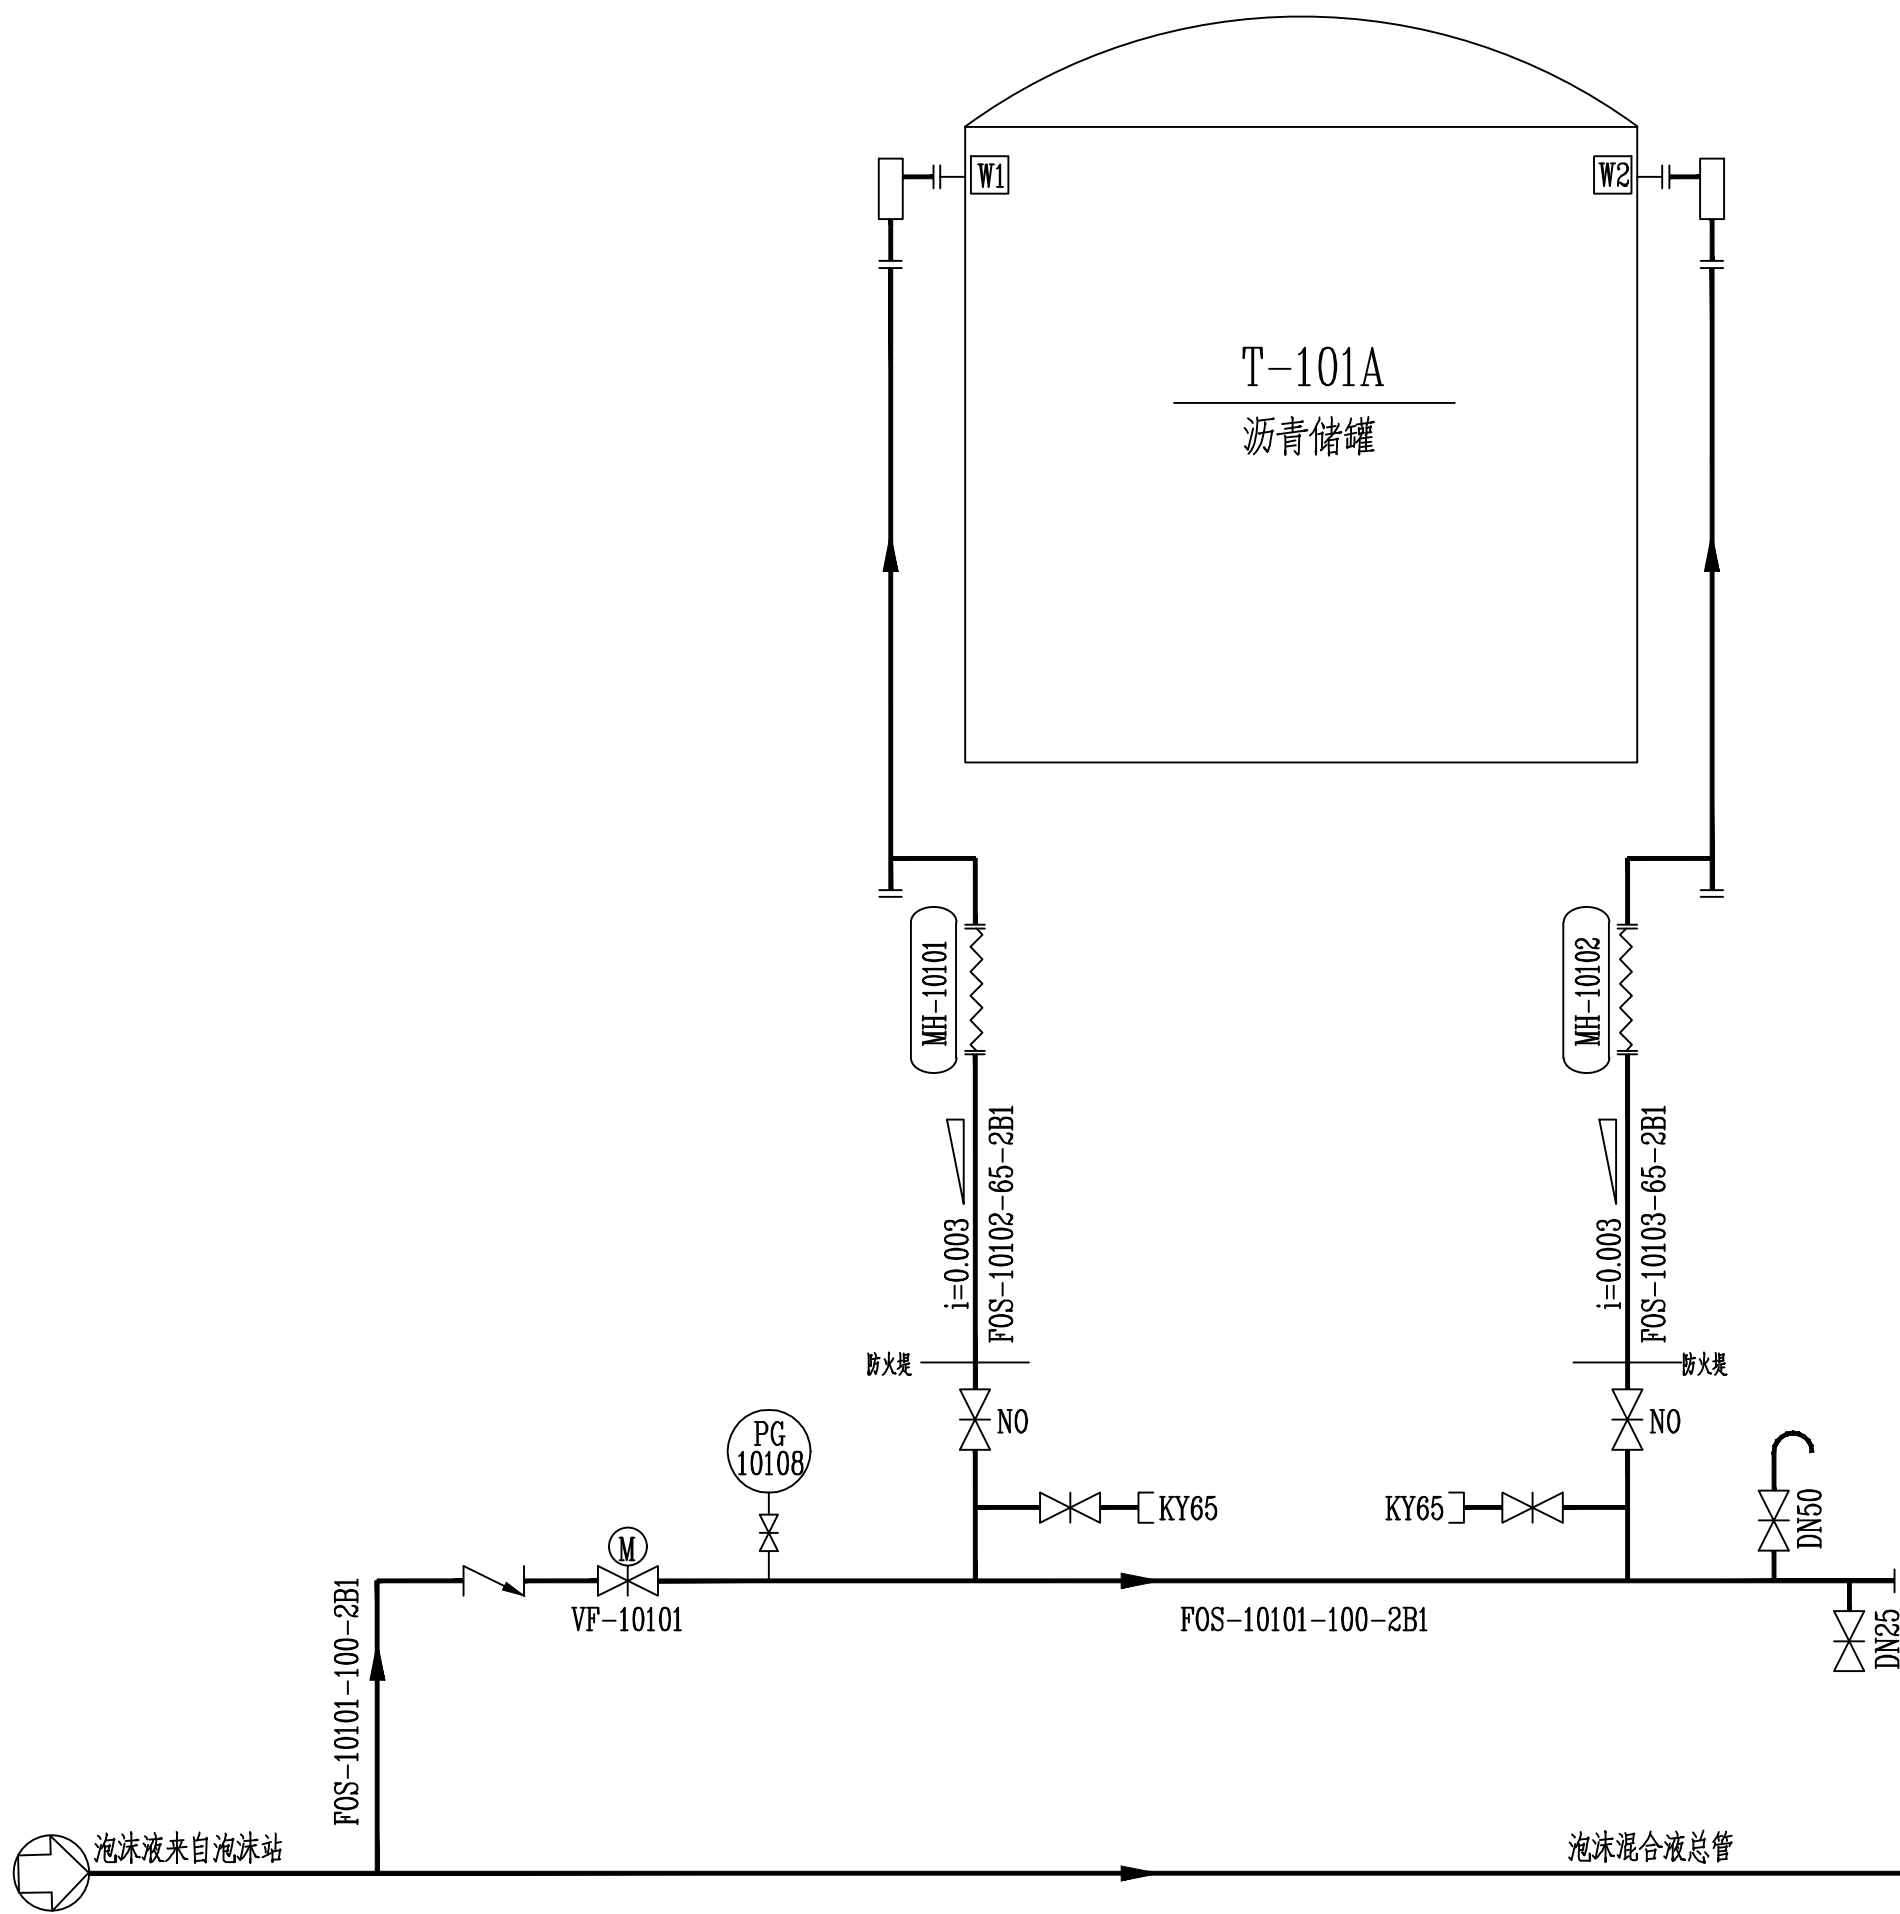


工艺管导及装置边界线

阀门

管道元件及小型设备

管道标注形式

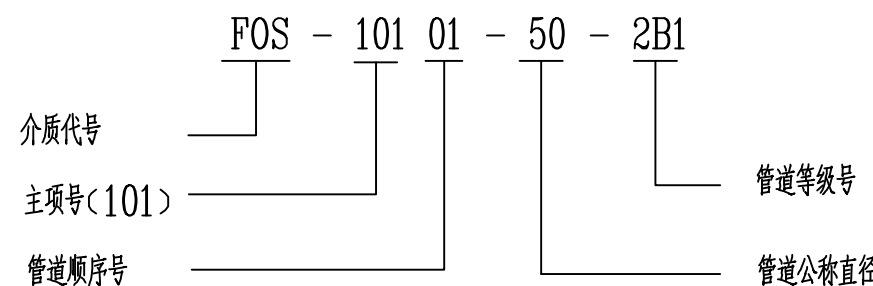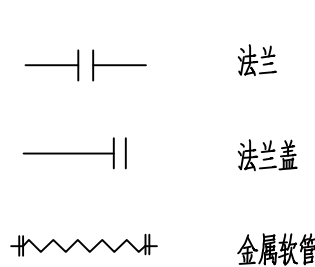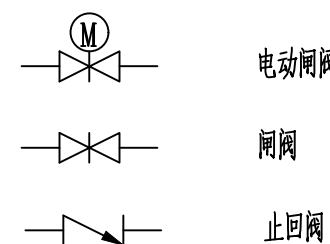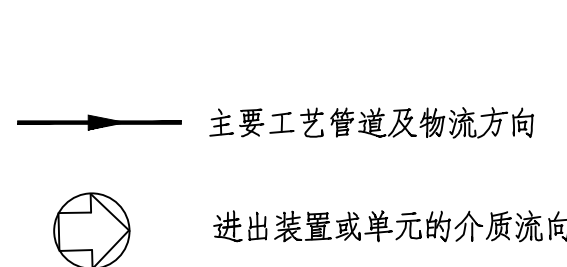

|                                                                                                                                                                 |                        |                                                                                     |                    |          |                                     |            |
|-----------------------------------------------------------------------------------------------------------------------------------------------------------------|------------------------|-------------------------------------------------------------------------------------|--------------------|----------|-------------------------------------|------------|
|                                                                                                                                                                 |                        |                                                                                     |                    |          |                                     |            |
| 0                                                                                                                                                               | 供施工                    | 钟书                                                                                  | 梁奇佳                | 王颖       |                                     | 2023.10.30 |
| 版 REV.                                                                                                                                                          | 说明 DESCRIPTION         | 设计 DES'N'D                                                                          | 校核 CHK'D           | 审核 REV'D | 审定 APP'D                            | 日期 DATE    |
| 本图纸及其内容为赛鼎工程有限公司技术成果,未经本公司书面许可不得转给第三者或复制。<br>This drawing is the property of SEDIN. Unauthorized disclosure to any third party or duplication is not permitted. |                        |                                                                                     |                    |          |                                     |            |
|  赛鼎工程有限公司<br>SEDIN Engineering Co., Ltd                                    |                        | 工程设计综合资质甲级<br>Class Comprehensive A<br>Engineering Design Qualification Certificate |                    |          | 证书编号: A114000782<br>Certificate No. |            |
| 工程名称 PROJECT                                                                                                                                                    | 伊犁新天<br>空分装置自洁过滤器等技改项目 | 图纸名称<br>DRAWING NAME                                                                | 泡沫消防管道及仪表流程图       |          |                                     |            |
| 设计项目 SECTION                                                                                                                                                    | 沥青罐组                   | 图号 DWG.NO.                                                                          | F801.178.E14.00-02 |          |                                     |            |
| 设计阶段 STAGE                                                                                                                                                      | 详细工程设计                 | 专业 SPECI                                                                            | 消防                 | 比例 SCALE | 1:100 第1张0共1张                       |            |