



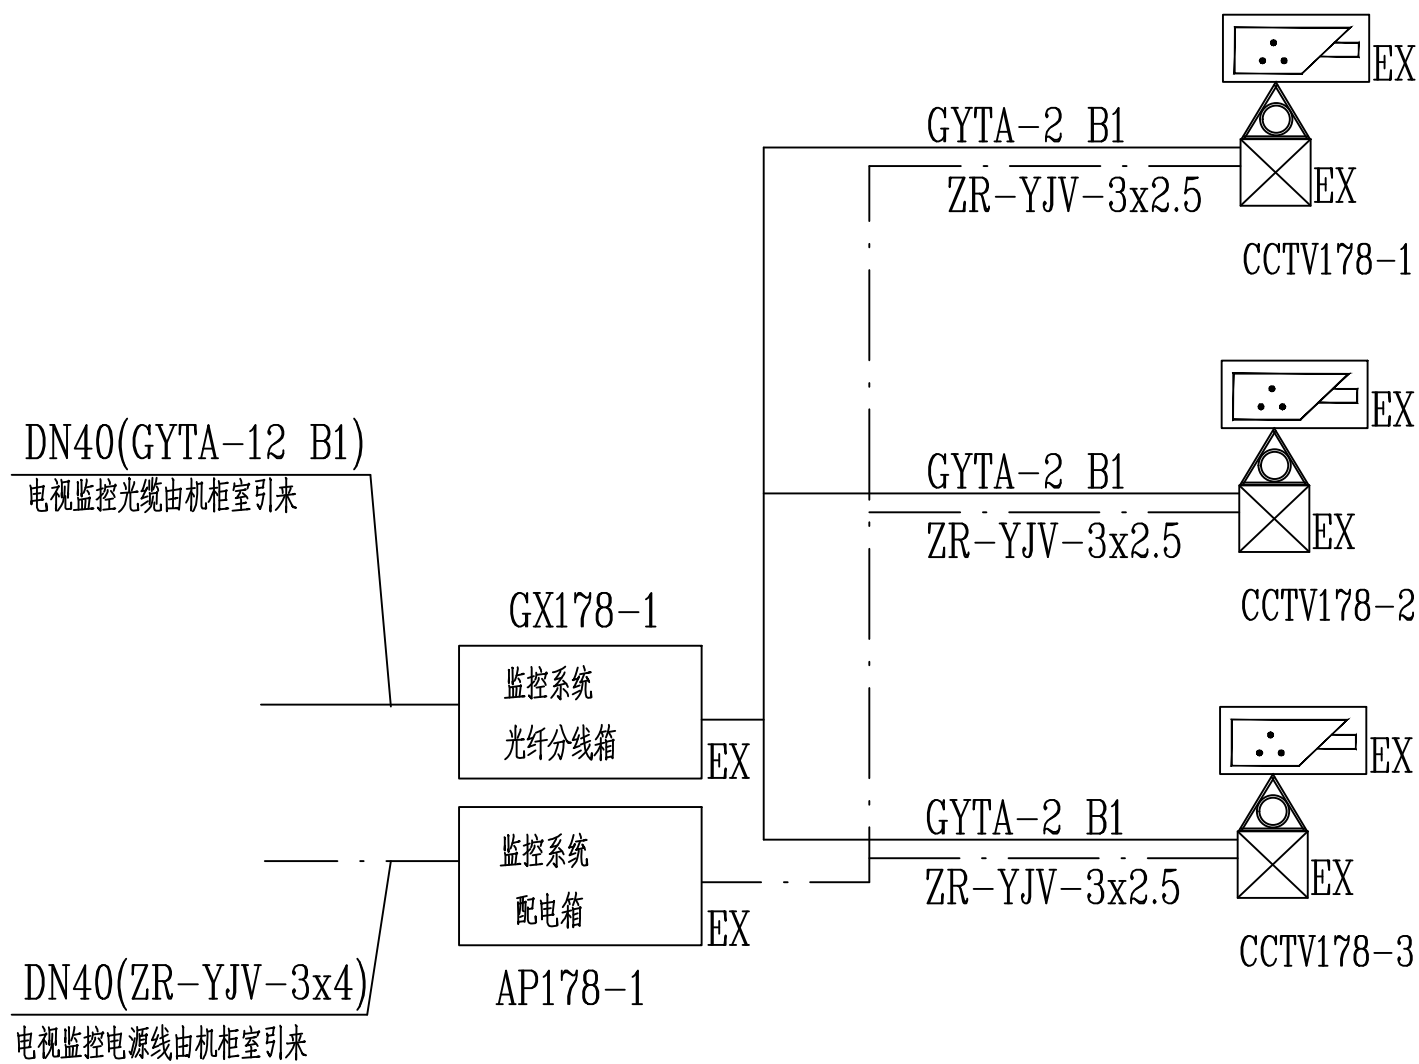

电视监控系统接线示意图

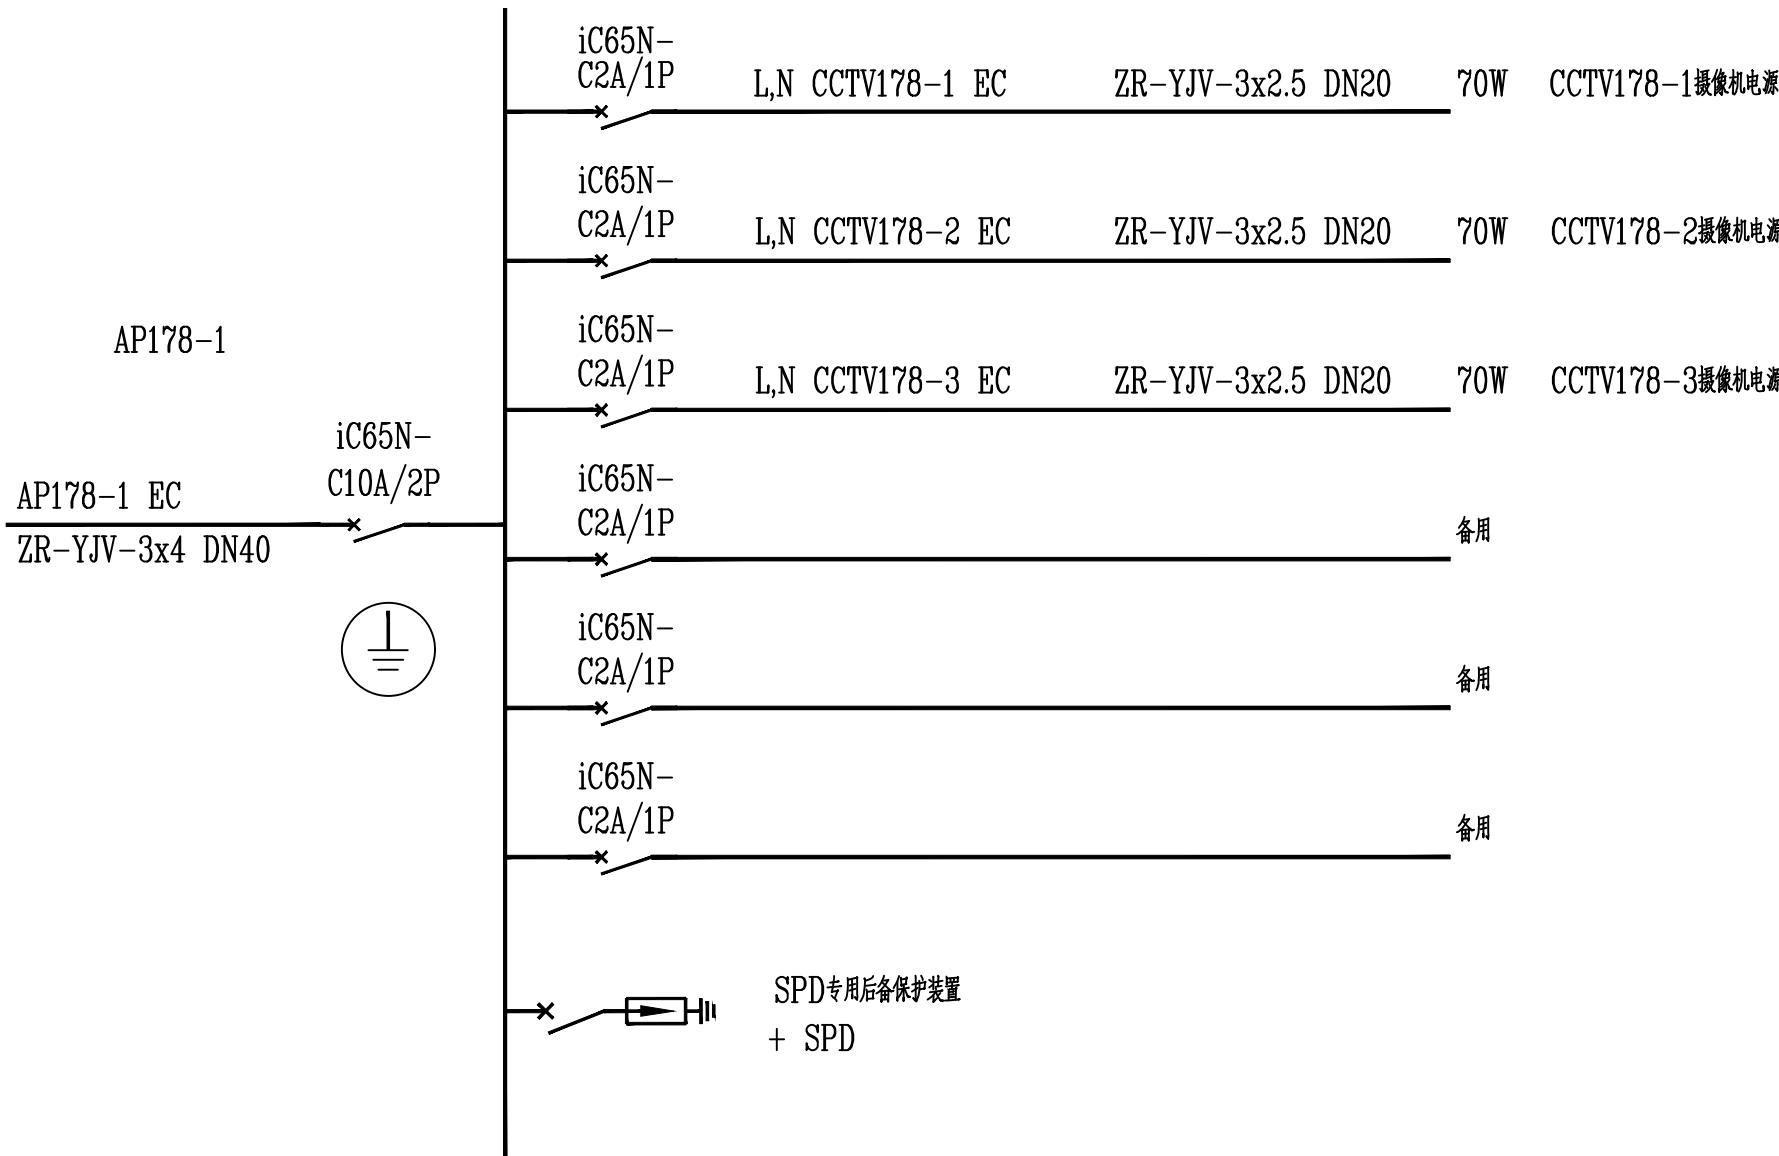

电视监控系统配电示意图



SPD参数要求:		试验等级: I级
SPD专用后备保护装置参数要求:		$I_{imp} \geq 12.5\text{kA}$ (10/350us)
配合SPD试验等级: I级		$U_p \leq 2.2\text{kV}$ (10/350us)
$I_{sc}=15\text{kA}$		$U_n=230/400\text{V}$
极数: 2P		$U_c=300\text{V}$
		极数: 1P+N

0		冯霞	董瑞凯	刘银梅		2024. 03. 15
版 REV.	说明 DESCRIPTION	设计 DES'N'D	校核 CHK'D	审核 REV'D	审定 APP'D	日期 DATE
This drawing is the property of SEDIN. Unauthorized disclosure to any third party or duplication is not permitted.						
SEDIN 赛鼎工程有限公司 SEDIN Engineering Co., Ltd		工程设计综合资质甲级 Class Comprehensive A Engineering Design Qualification Certificate		证书编号: A114000782 Certificate No.		
工程名称 PROJECT	伊犁新天煤化工有限责任公司 新增沥青罐项目		图纸名称 DRAWING NAME	电视监控系统图		
设计项目 SECTION	沥青罐区		图号 DWG.NO.	F801. 178. E42. 00-12		
设计阶段 STAGE	详细工程设计		专业 SPECI	电信	比例 SCALE	/ 第1张0共1张