


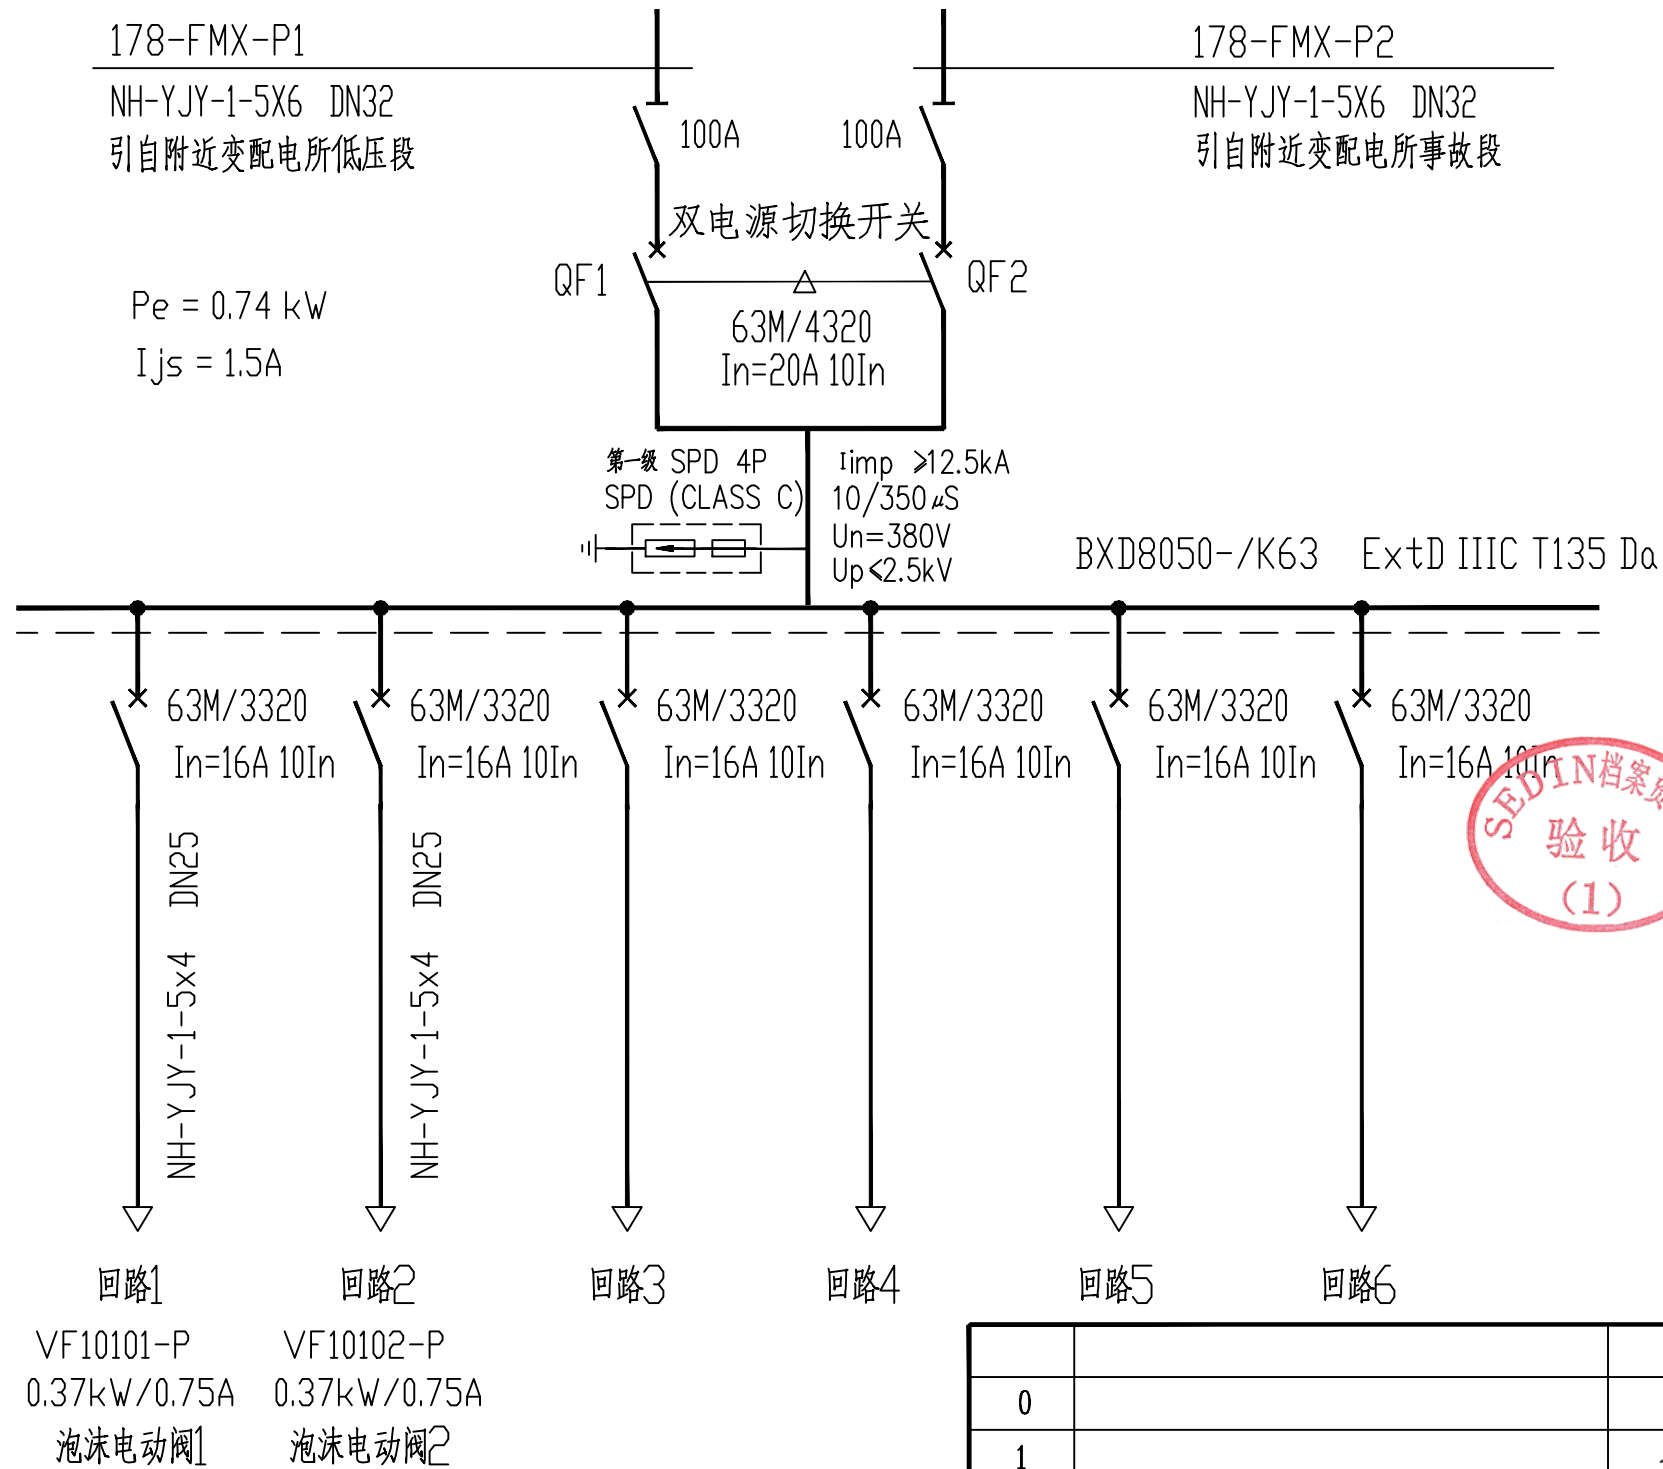

泡沫阀配电箱系统图

说明:

- 1 泡沫阀现场防爆配电箱178-FMX 支架安装, 底边距地约1.4 米。

0		武晓春	贾晓峰	武银福		2023.11.20
1		武晓春	贾晓峰	武银福		2024.9.3
版 REV.	说 明 DESCRIPTION	设 计 DESN'D	校 核 CHK'D	审 核 REV'D	审 定 APP'D	日 期 DATE
本图纸及其内容为赛鼎工程有限公司技术成果,未经本公司书面许可不得转给第三者或复制. This drawing is the property of SEDIN. Unauthorized disclosure to any third party or duplication is not permitted.						
 赛鼎工程有限公司 SEDIN Engineering Co., Ltd		工程设计综合资质甲级 Class Comprehensive A Engineering Design Qualification Certificate			证书编号: A114000782 Certificate No.	
工程名称 PROJECT	伊犁新天空分装置自洁过滤器等技改项目	图 纸 名 称 DRAWING NAME	泡沫阀配电箱系统图			
设计项目 SECTION	沥青储罐	图 号 DWG.NO.	F801.178.E41.00-05			
设计阶段 STAGE	详细工程设计	专 业 SPECI	电气	比例 SCALE	第 1 张 OF 共 1 张	