
 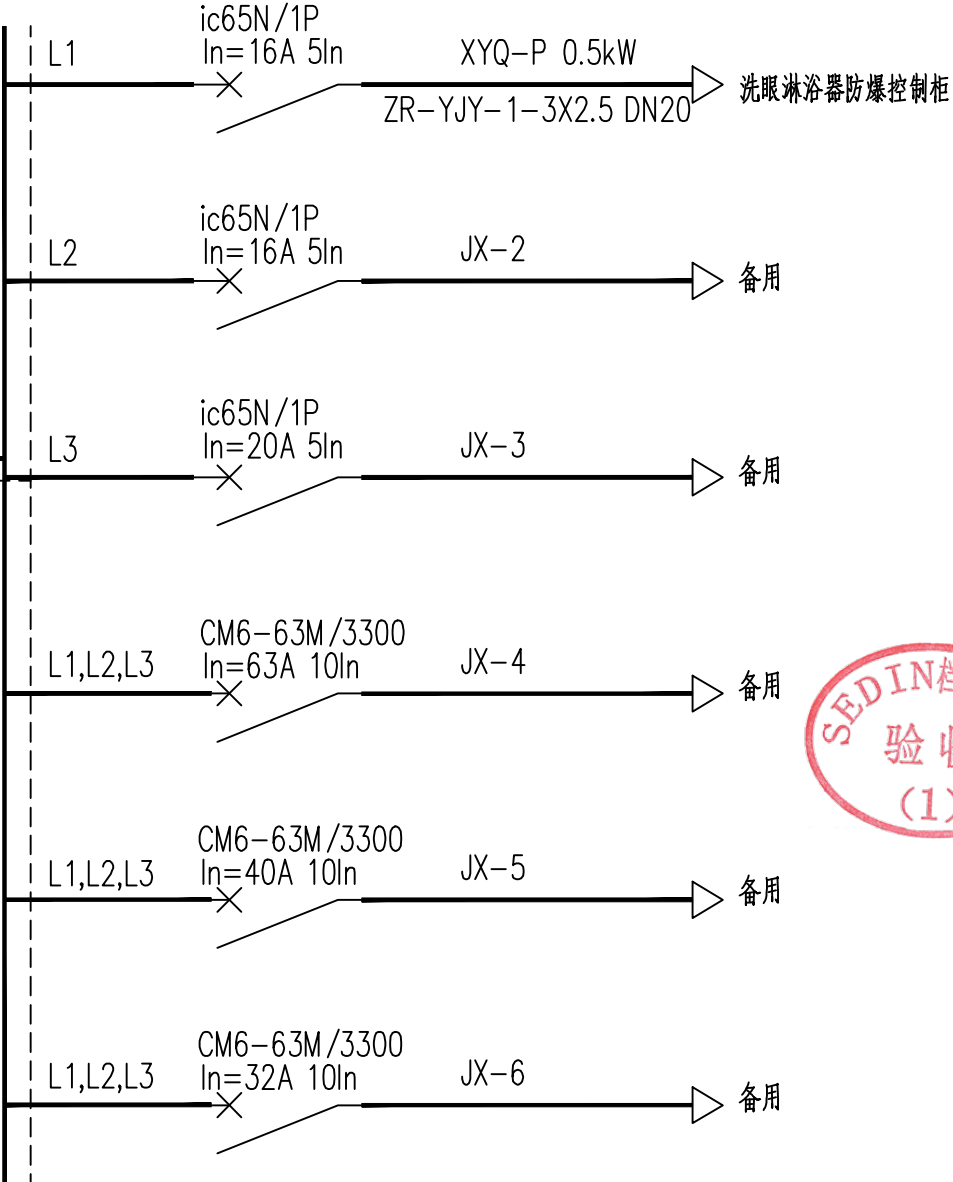


防爆检修配电箱178-JX
BXD8050-6/K80G Exd IIB T4 Gb
支架安装, 下进下出

178-JX-P
电源引自附近变配电所低压段
CM6-100M/4300
In=80A 10In +vigi 100mA
ZR-YJY-1-4X35+1X16 DN50

第一级 SPD 4P
SPD (CLASS C)
 $I_{imp} \geq 12.5kA$
 $10/350\mu S$
 $U_n=380V$
 $U_p \leq 2.5kV$

JLSP-SD385/115L/4P
配专用后备保护装置



防爆检修配电箱系统图

0	武陵春	贾晓峰	武银福		2023.11.20
1	武陵春	贾晓峰	武银福		2024.9.3
版REV.	说明 DESCRIPTION	设计 DES'N'D	校核 CHK'D	审核 REV'D	审定 APP'D 日期 DATE
This drawing is the property of SEDIN. Unauthorized disclosure to any third party or duplication is not permitted.					
SEDIN 赛鼎工程有限公司 SEDIN Engineering Co., Ltd		工程设计综合资质甲级 Class Comprehensive A Engineering Design Qualification Certificate		证书编号: A114000782 Certificate No.	
工程名称 PROJECT	伊犁新天空分装置自洁过滤器等技改项目		图纸名称 DRAWING NAME	防爆检修配电箱系统图	
设计项目 SECTION	沥青储罐		图号 DWG.NO.	F801.178.E41.00-07	
设计阶段 STAGE	详细工程设计		专业 SPECI	电气	比例 SCALE 第1张OF共1张