

日期DATE	签字SIGN	专业SPEC
CDSIGNATURE 会 签		

电源引自附近变电所低压段


178-AL-P
ZR-YJY-1-5X6

防爆照明配电箱178-AL
ExtD IIC T135 Da
Pjs=0.96 kW
Ijs=1.83A

CM6-63M/3300
In=32A 10In

一体化SPD

第一级 SPD 4P
SPD (CLASS C)
匹配后备保护器
Iimp ≥12.5kA
10/350μS
Un=380V
Up<2.5kV
PE

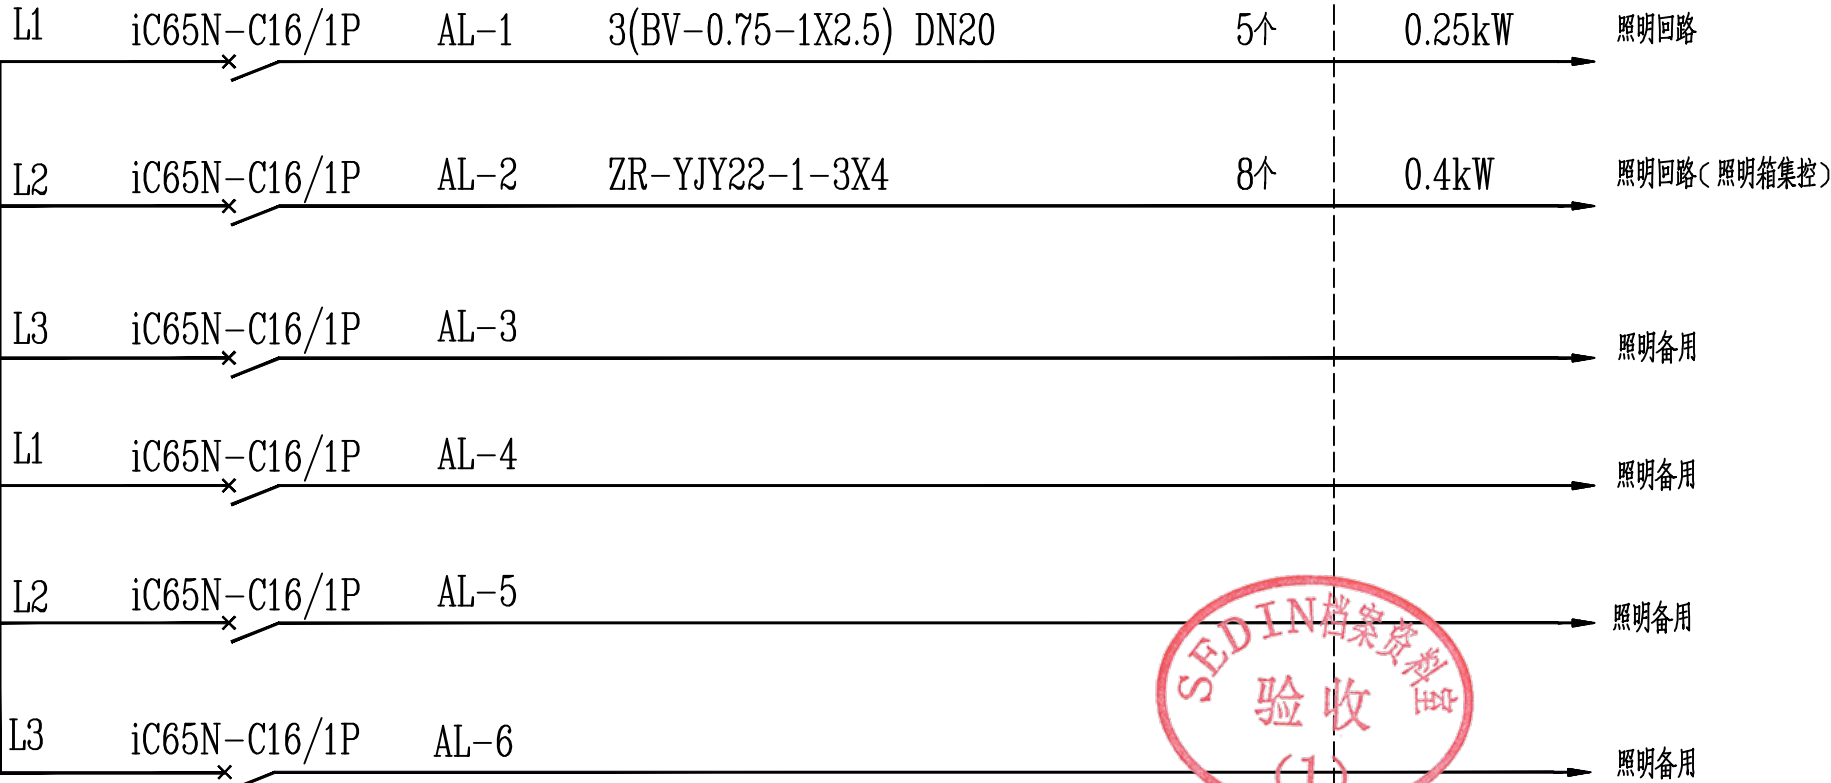

防爆照明配电箱系统图

0		沈晓春	贾光辉	武银钢		2023.11.20
版REV.	说明 DESCRIPTION	设计 DESN'D	校核 CHK'D	审核 REV'D	审定 APP'D	日期 DATE
本图纸及其内容为赛鼎工程有限公司技术成果,未经本公司书面许可不得转给第三者或复制. This drawing is the property of SEDIN. Unauthorized disclosure to any third party or duplication is not permitted.						
 赛鼎工程有限公司 SEDIN Engineering Co., Ltd		工程设计综合资质甲级 Class Comprehensive A Engineering Design Qualification Certificate			证书编号: A114000782 Certificate No.	
工程名称 PROJECT	伊犁新天空分装置自洁过滤器等技改项目	图 纸 名 称 DRAWING NAME	防爆照明配电箱系统图			
设计项目 SECTION	沥青罐组	图 号 DWG.NO.	F801.178.E41.00-11			
设计阶段 STAGE	详细工程设计	专 业 SPECI	电气	比例 SCALE	第 1 张 OF 共 1 张	