


日期DATE	签字SIGN	专业SPEC
会签	审核	设计
CDSIGNATURE	会签	设计

说明:

- 照明配电电压为220V.
- 防爆照明配电箱电源引自附近变电所低压段.
- 防爆照明配电箱箱底距地1.4米.
- 照明设备配线方式:导线穿钢管沿墙或埋地敷设,各照明回路不共管.
- 照明为三芯线,第三芯为专用接地线.
- 照明灯具光源选用高效节能光源的LED灯.
- 施工时与土建专业相配合.

±0.000平面布置图

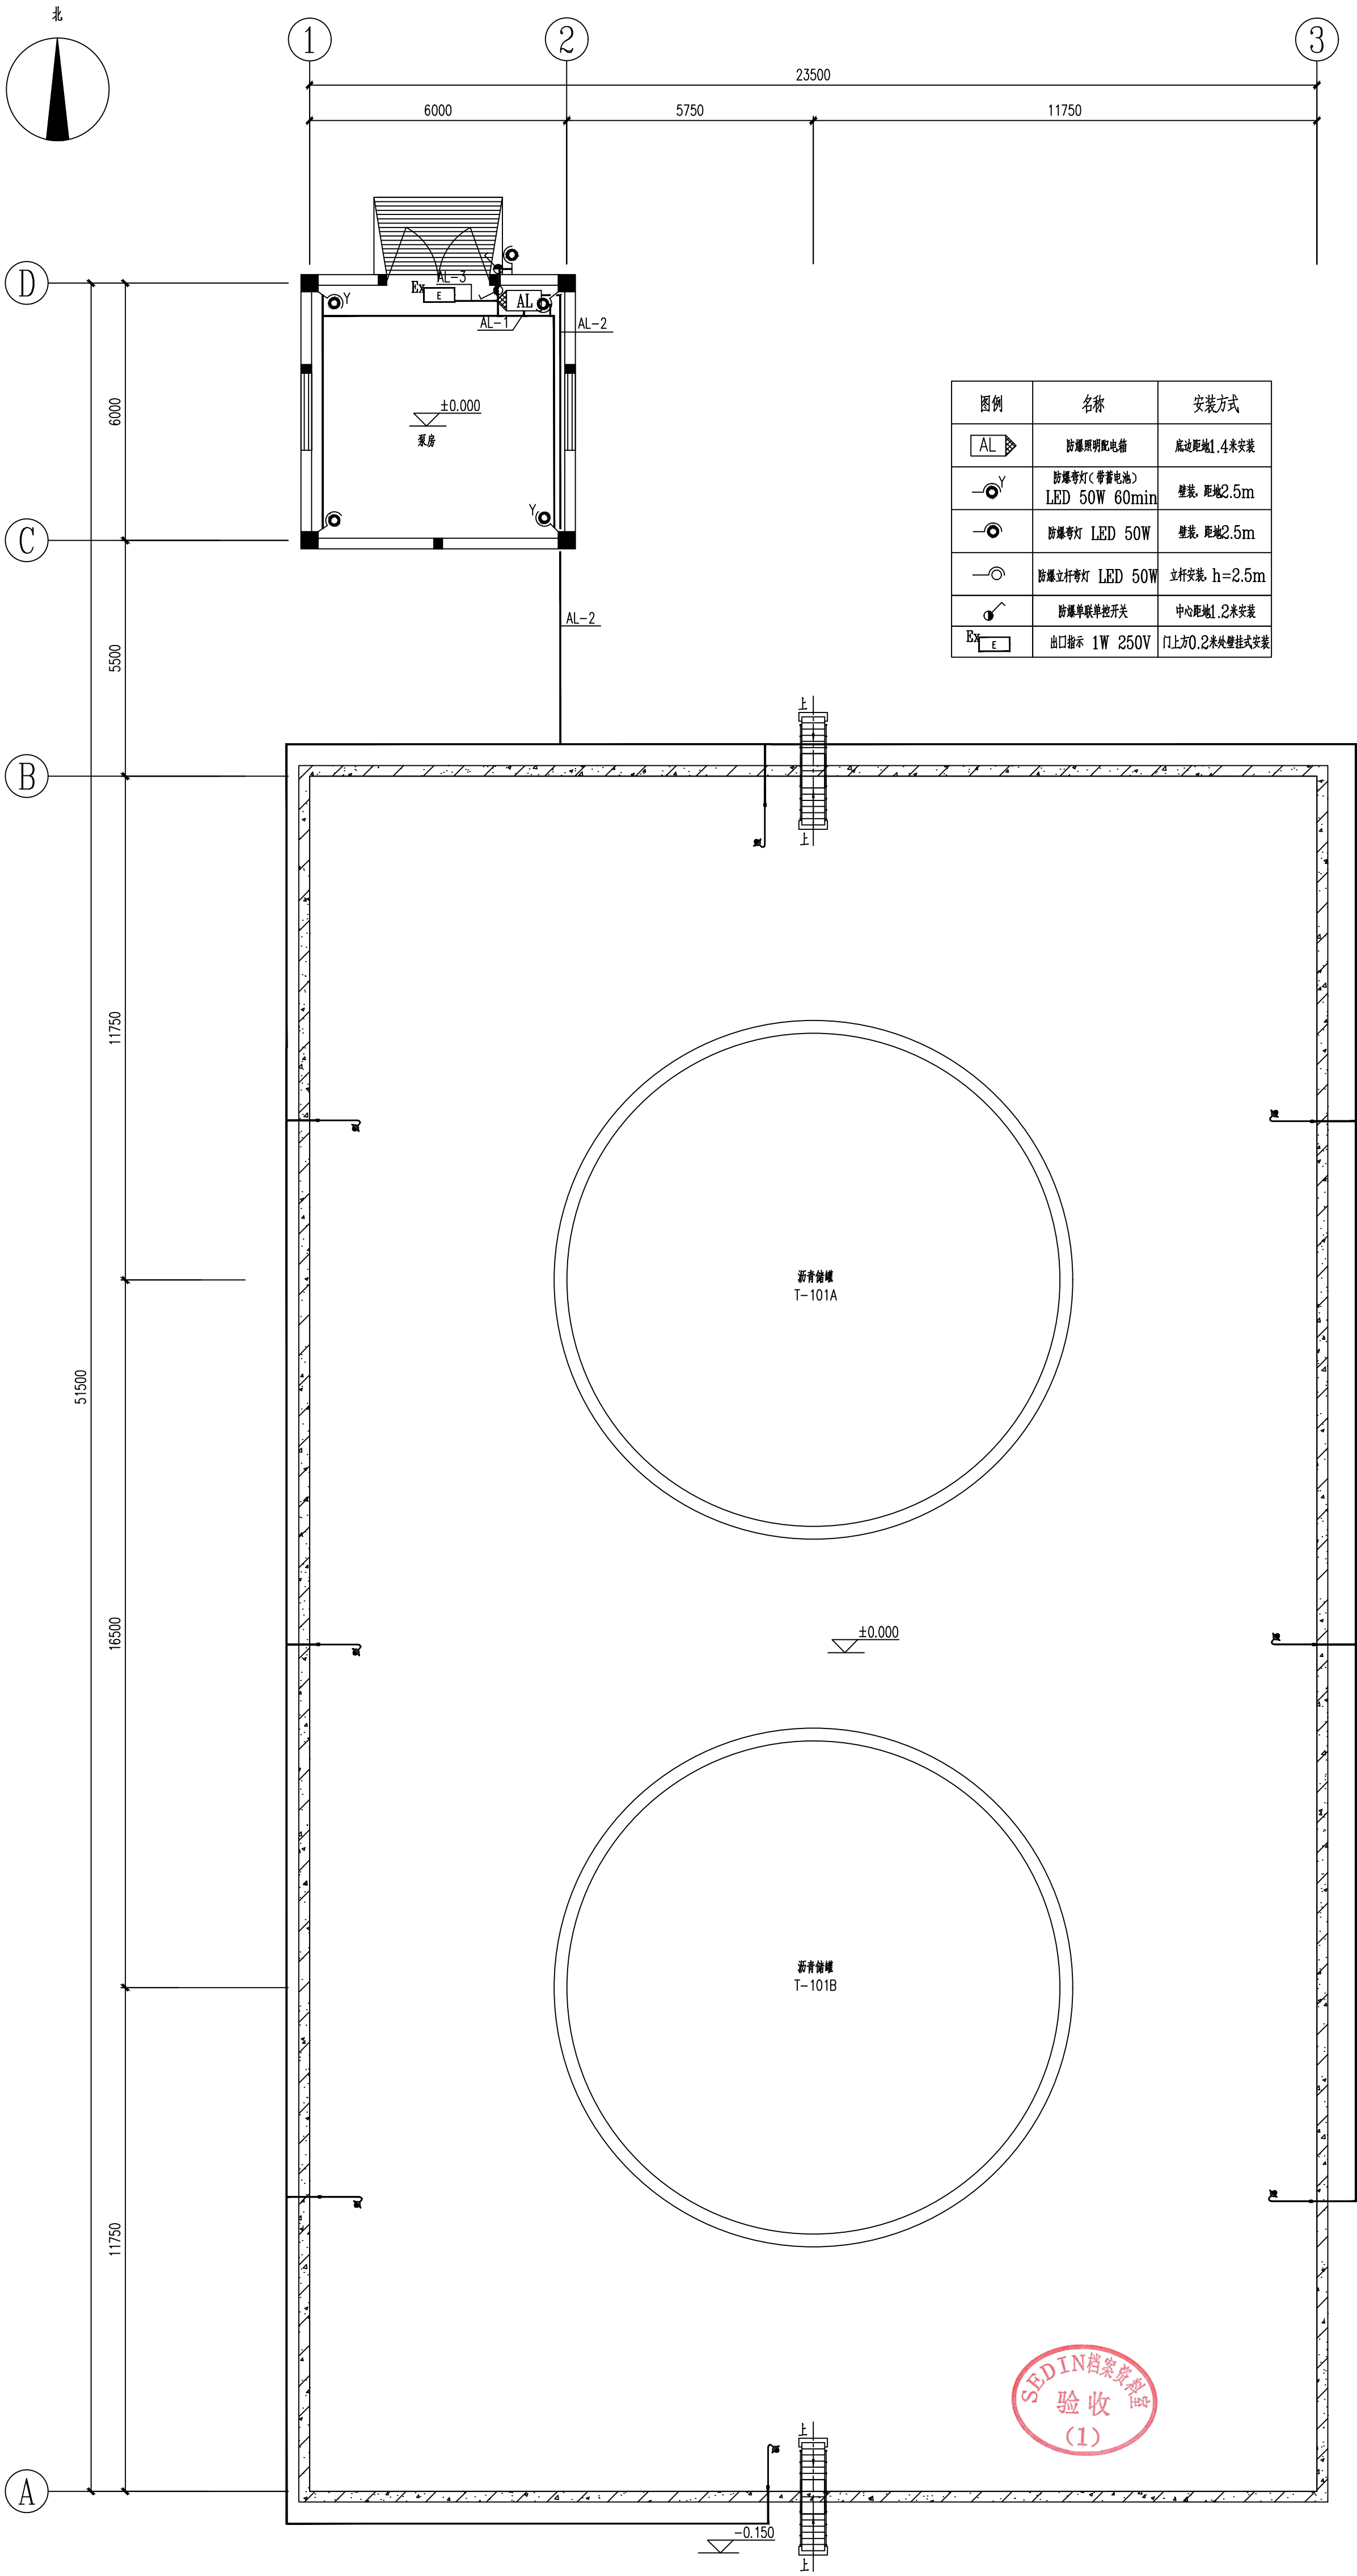

图例	名称	安装方式
AL	防爆照明配电箱	底边距地1.4米安装
Y	防爆弯灯(管带电池) LED 50W 60min	壁挂, 距地2.5m
Y	防爆弯灯 LED 50W	壁挂, 距地2.5m
Y	防爆立杆弯灯 LED 50W	立杆安装, h=2.5m
Y	防爆单联单控开关	中心距地1.2米安装
Ex E	出口指示 1W 250V	门上方0.2米处壁挂式安装

0		武晓春	贾晓峰	武晓春		2023.11.20
1		冯晓峰	贾晓峰	武晓春		2024.9.3
版REV.	说明 DESCRIPTION	设计 DES'N'D	校核 CHK'D	审核 REV'D	审定 APP'D	日期 DATE
本图纸及其内容为赛鼎工程有限公司技术成果,未经本公司书面许可不得转给第三者或复制。 This drawing is the property of SEDIN. Unauthorized disclosure to any third party or duplication is not permitted.						
 赛鼎工程有限公司 SEDIN Engineering Co., Ltd		工程设计综合资质甲级 Class Comprehensive A Engineering Design Qualification Certificate			证书编号: Certificate No. A114000782	
工程名称 PROJECT	伊犁新天空分装置自洁过滤器等技改项目	图纸名称 DRAWING NAME	照明平面图			
设计项目 SECTION	沥青储罐	图号 DWG.NO.	F801.178.E41.00-12			
设计阶段 STAGE	详细工程设计	专业 SPECI	电气	比例 SCALE	1:100	第 1 张06共 1 张

