


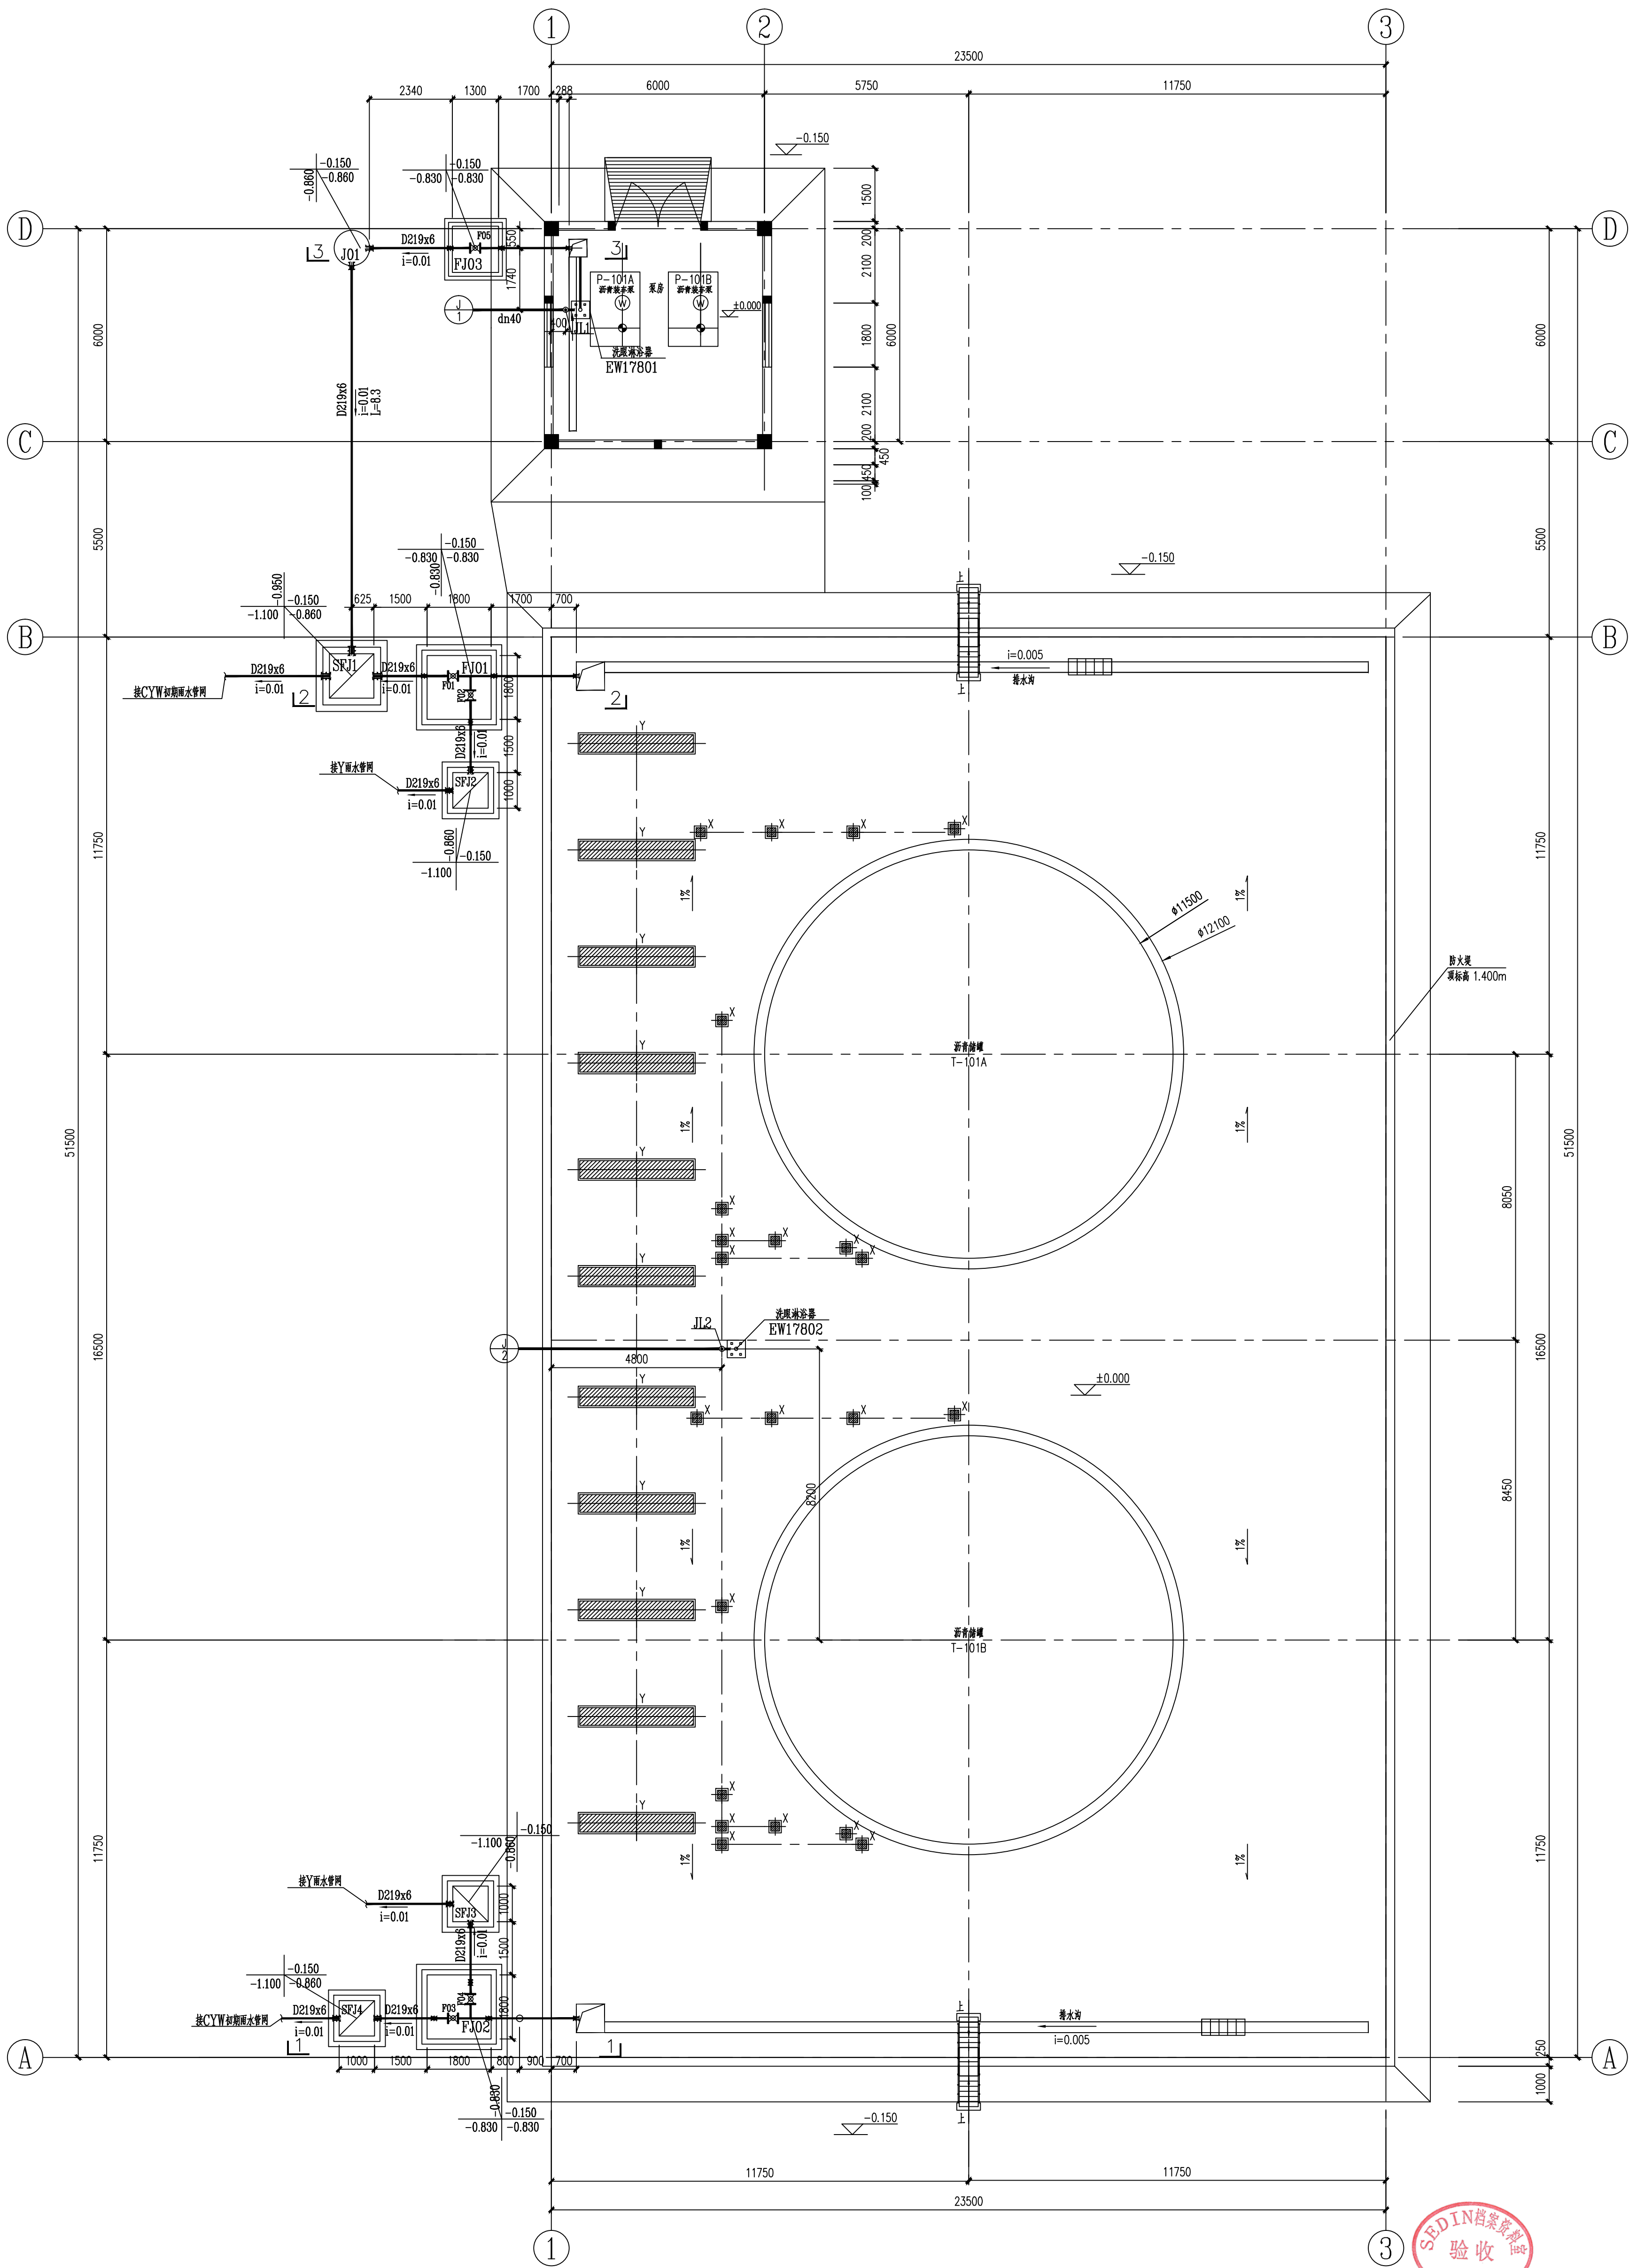

±0.000给排水管线平面布置图

0		许森	王雪	杨华		2023.10.16
1		许森	王雪	杨华		2024.8.15
原REV.	说明 DESCRIPTION	设计 DES'N'D	校核 CHK'D	审核 REV'D	审定 APP'D	日期 DATE
本图纸及其内容为赛鼎工程有限公司技术成果,未经本公司书面许可不得转给第三者或复制。 This drawing is the property of SEDIN. Unauthorized disclosure to any third party or duplication is not permitted.						
SEDIN 赛鼎工程有限公司 SEDIN Engineering Co., Ltd		工程设计综合资质甲级 Class Comprehensive A Engineering Design Qualification Certificate			证书编号: Certificate No. A114000782	
工程名称 PROJECT	伊犁新天空分装置A系列 自洁过滤器等技改项目	图 纸 名 称 DRAWING NAME	±0.000平面给排水 管线布置图			
设计项目 SECTION	沥青罐区	图 号 DWG.NO.	F801.178.E74.00-01			
设计阶段 STAGE	详细工程设计	专 业 SPECI	给排水	比例 SCALE	1:100 第1张OF共1张	