




审核	设计	日期	专业
签字	签字	签字	签字
CONSIGNATURE	DESIGN	DATE	SPECIAL
校	设		

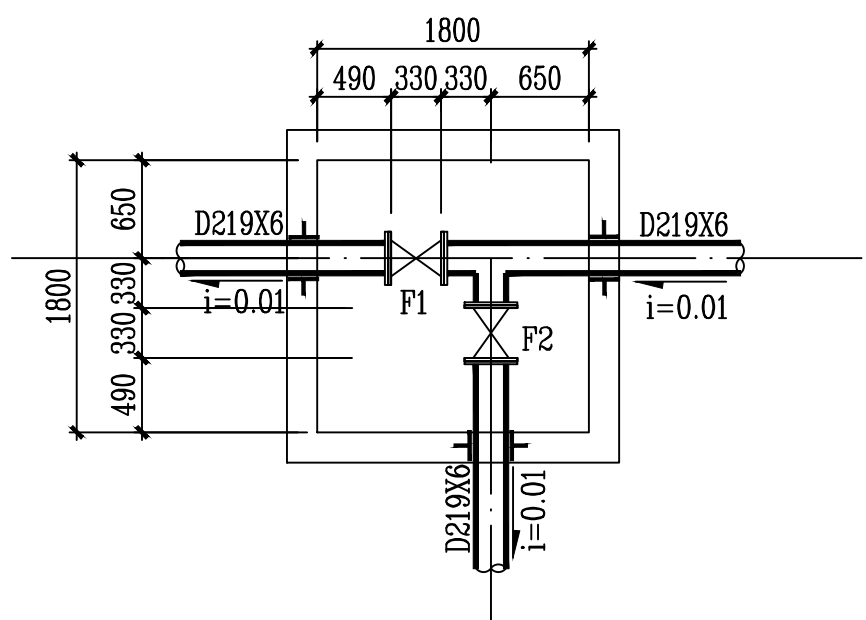


FJ-1 阀门井大样图

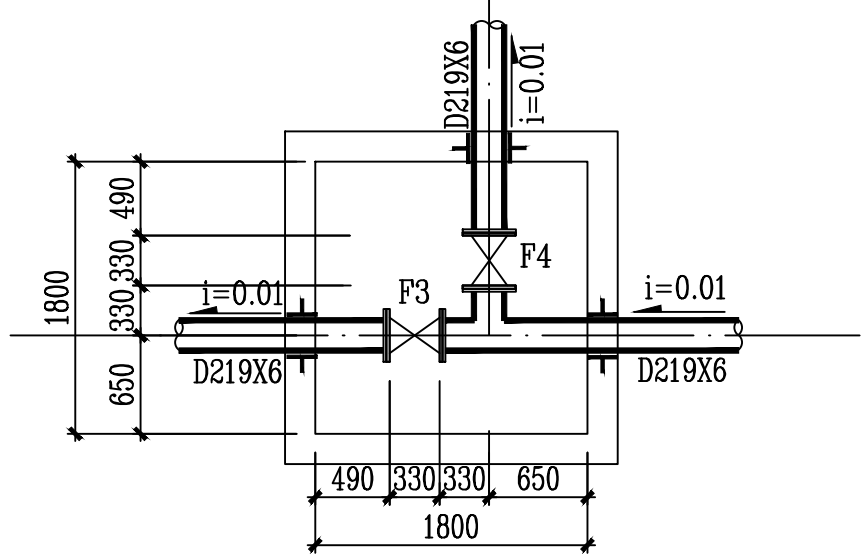


FJ-2 阀门井大样图

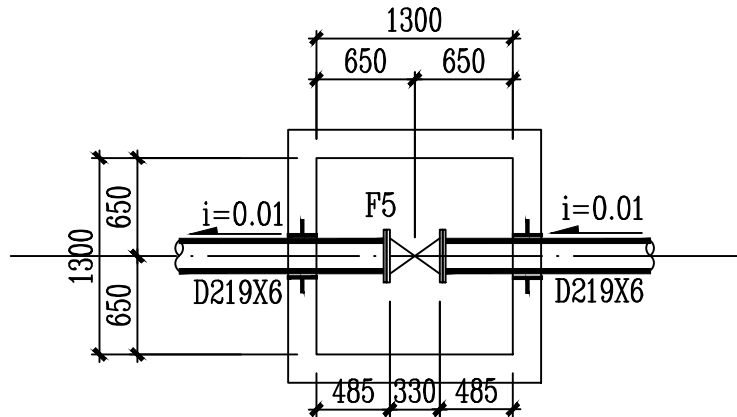


FJ-3 阀门井大样图

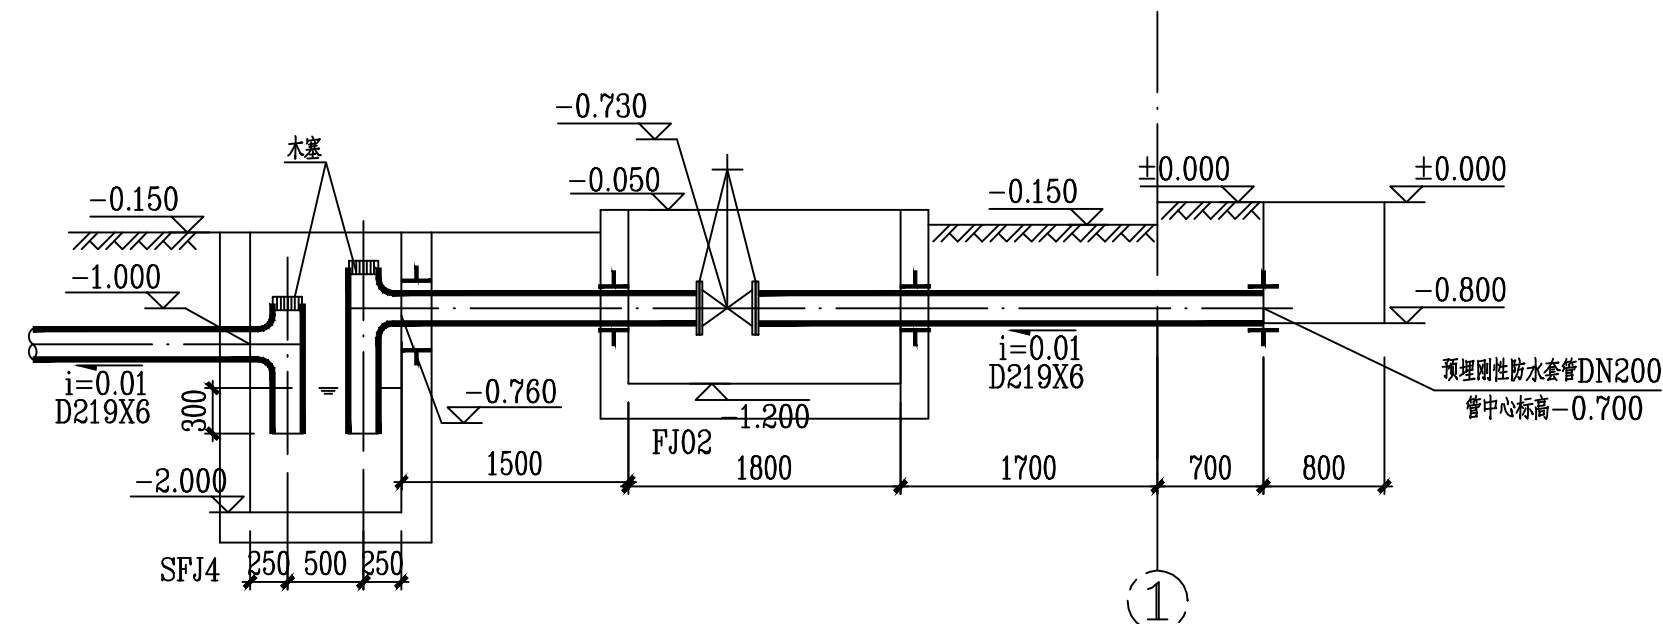


1-1 剖面图

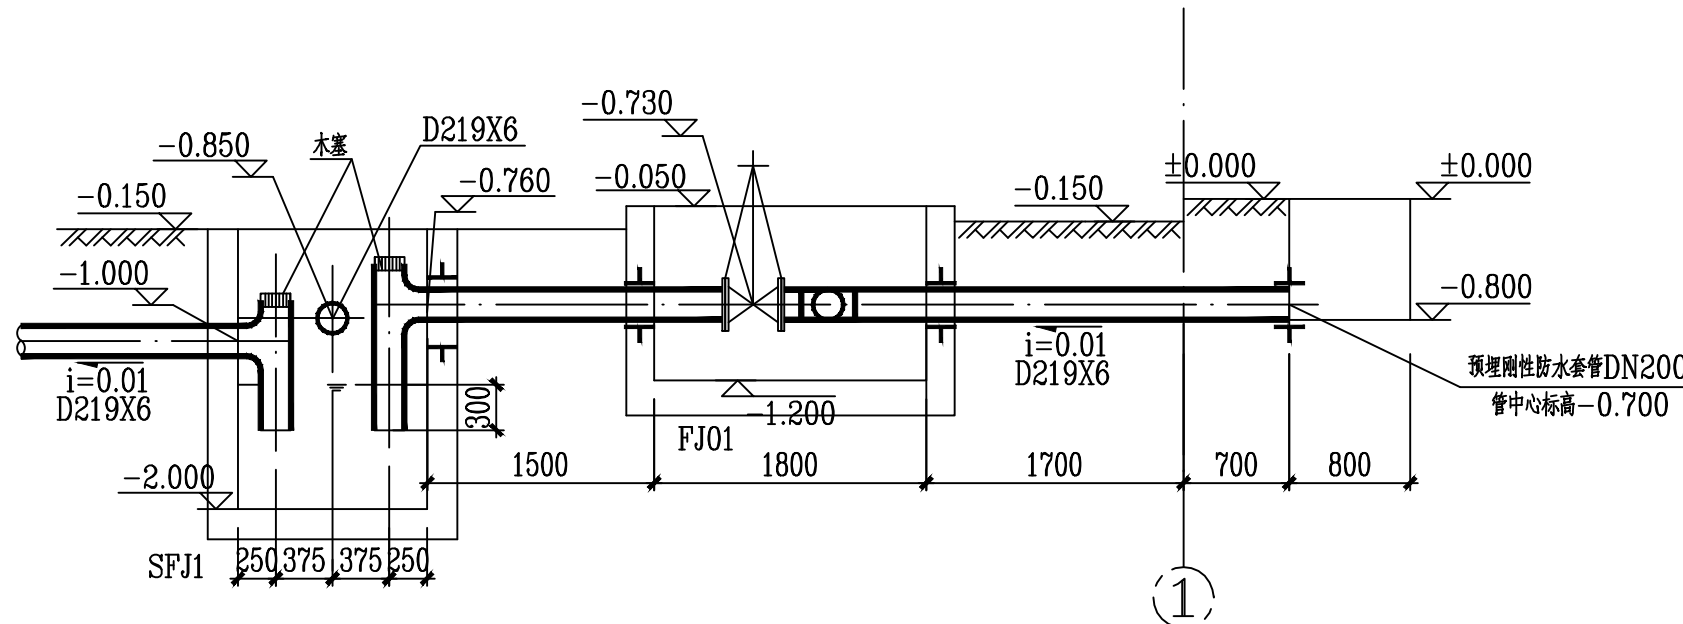

2-2 剖面图

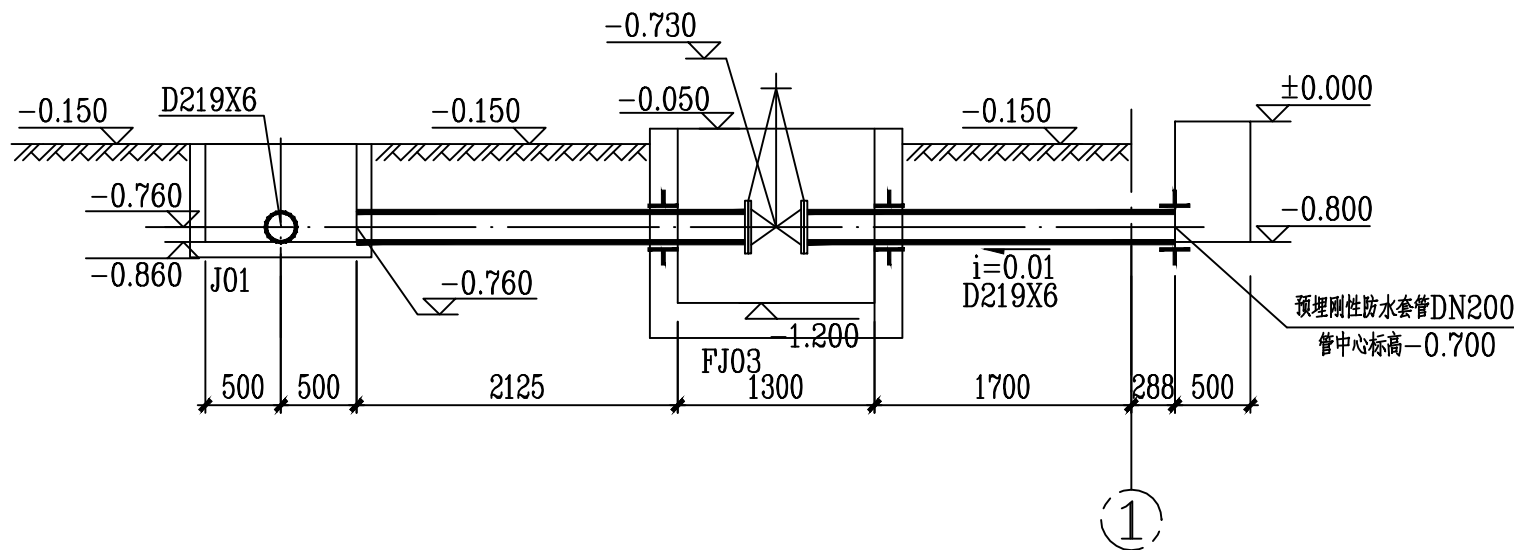


3-3 剖面图

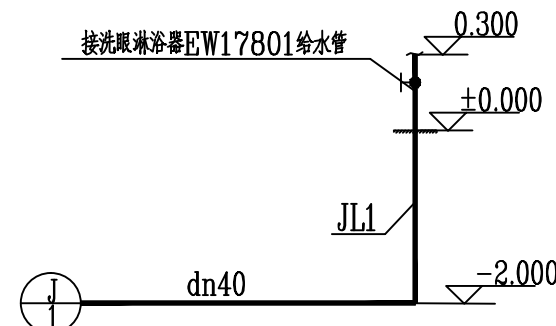

给水系统图



给水系统图

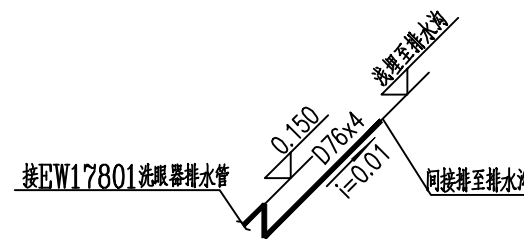

P1排水系统图

1	WW01	Ø1000	-0.150	0.710	-0.860	E:DN200 S:DN200	E:-0.860 S:-0.860		023515/22
序号	井号	检查井平面尺寸	设计地面标高	井深m	井底标高m	管径 mm	管底标高 m	接法示意图	备注
						接入管道			

生产污水检查井一览表

井编号	井平面	阀门启闭状态			
FJ01		正常情况下, F01、F02 关闭。	冲洗地坪、冲洗设备、洗眼器及初期雨水排水时, 开F01。	洁净雨水或事故水排水时, 开F02。	
FJ02		正常情况下, F03、F04 关闭。	冲洗地坪、冲洗设备、洗眼器及初期雨水排水时, 开F03。	洁净雨水或事故水排水时, 开F04。	
FJ03		正常情况下, F05 关闭。	冲洗地坪、冲洗设备及洗眼器排水时, 开F1。		

3	FJ-3	A=1300 B=1300	D219×6	-0.150	-0.830	-1.200	-0.050	1.050	05S502/68
2	FJ-2	A=1800 B=1800	D219×6	-0.150	-0.830	-1.200	-0.050	1.050	05S502/68
1	FJ-1	A=1800 B=1800	D219×6	-0.150	-0.830	-1.200	-0.050	1.050	05S502/68
序号	井号	井平面尺寸mm	接入管直径mm	设计地面标高m	管底标高m	井底标高m	井顶标高m	井深m	备注

阀门井一览表

4	SFJ-4	A=1000 B=1000	-0.150	1.850	-2.000	E:D219×6 N:D219×6	W:-1.100 E:-0.860		04S519/39
3	SFJ-3	A=1000 B=1000	-0.150	1.850	-2.000	S:D219×6 W:D219×6	S:-0.860 W:-1.100		04S519/39
2	SFJ-2	A=1000 B=1000	-0.150	1.850	-2.000	N:D219×6 W:D219×6	N:-0.860 S:-1.100		04S519/39
1	SFJ-1	A=1250 B=1000	-0.150	1.850	-2.000	E:D219×6 W:D219×6 N:D219×6	N:-0.950 E:-0.860 W:-1.100		04S519/39
序号	井号	井平面尺寸mm	设计地面标高m	井深m	井底标高m	管径mm	管内底标高m	接法示意图	备注

水封井一览表

0			许鑫	王芳	杨华				2023.10.16
版 REV.	说明	DESCRIPTION	设计 DESIGN	校核 CHECK	审核 REVIEW	审定 APP'D	日期 DATE		
本图纸及其内容为赛鼎工程有限公司技术成果, 未经本公司书面许可不得转移给第三者或复制 This drawing is the property of SEDIN. Unauthorized disclosure to any third party or duplication is not permitted.									
SEDIN 赛鼎工程有限公司 SEDIN Engineering Co., Ltd			工程设计综合资质甲级 Class Comprehensive A Engineering Design Qualification Certificate				证书编号: Certificate No. A114000782		
工程名称 PROJECT		伊犁新天空分装置A系列 自洁过滤器等技改项目		图纸名称 DRAWING NAME		阀门井大样图、1-1、2-2、3-3 剖面图及给排水系统图			
设计项目 SECTION		沥青罐区		图号 DWG.NO.		F801.178.E74.00-03			
设计阶段 STAGE		详细工程设计		专业 SPECI		给排水		比例 SCALE /	第 1 张 OF 共 1 张