

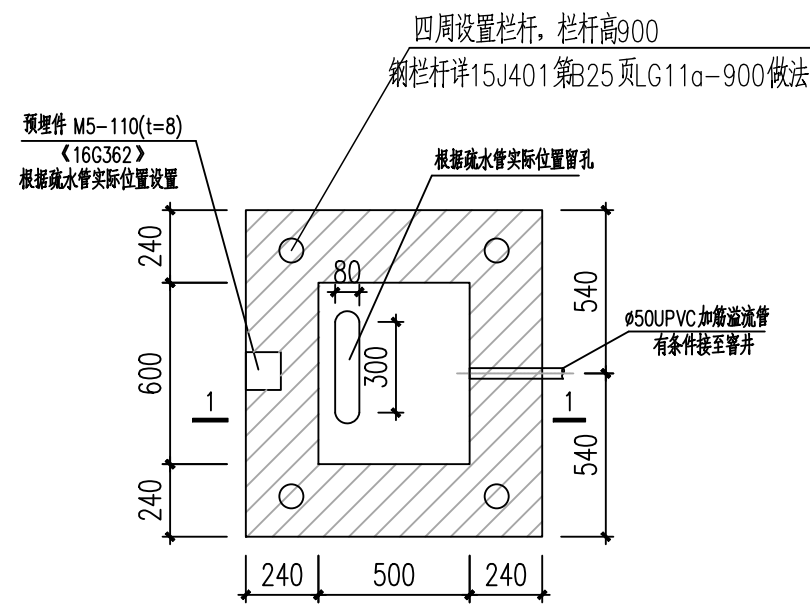


会	签	栏

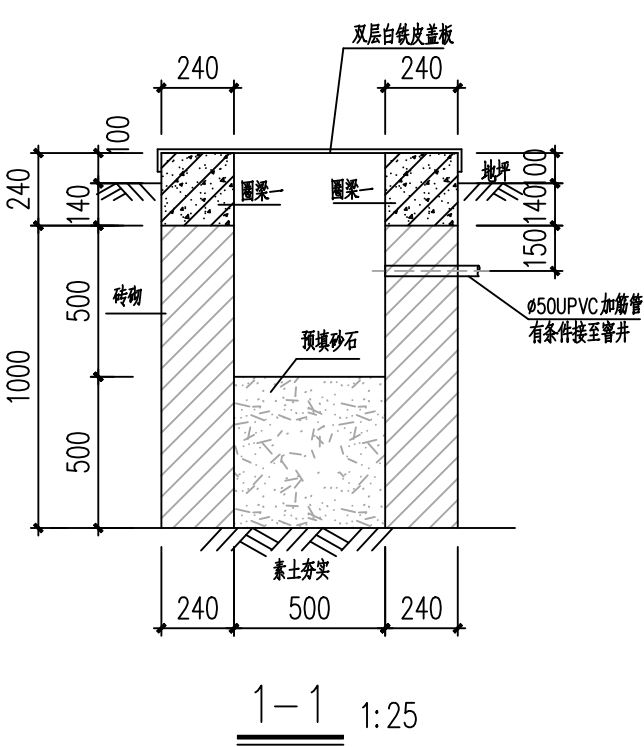

疏水井一平面图 1:25
架空管道和地理弯管疏水用疏水井

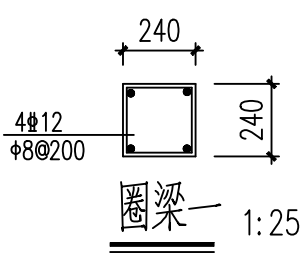

1-1 1:25

- 说明:
- 1、本单体可采用MU10烧结普通砖和M7.5水泥砂浆砌筑或MU15混凝土实心砖和Mb7.5水泥砂浆砌筑。
 - 2、未注混凝土等级均为C30。
 - 3、预埋件选自图集16G362《钢筋混凝土结构预埋件》。
 - 4、标注型号的盖板选自图集02J331《地沟及盖板》,采用C30砼,图集中HPB235钢筋改为HPB300钢筋,HRB335钢筋改为HRB400钢筋。。
 - 5、未详之处见结构设计总说明和国家有关规范。

		A版1次				2025年3月14日	
		版次		版次说明		日期	
资格专用章		设计单位出图专用章		 浙江城建煤气热电设计院股份有限公司 ZHEJIANG GAS & THERMOELECTRICITY DESIGN INSTITUTE CO., LTD.(DESIGN & CONSULTING) 设计咨询资质:甲级			
		设计		工程名称		工程编号	
		校核		审核		设计阶段	
		专业负责		子项名称		设计专业	
		审核				比例	
		项目负责人		图名		图号	
施工图未盖出图章无效。按规定应当进行审查的施工图,未盖施工图审查专用章不得使用。						版次	
						A版1次	