
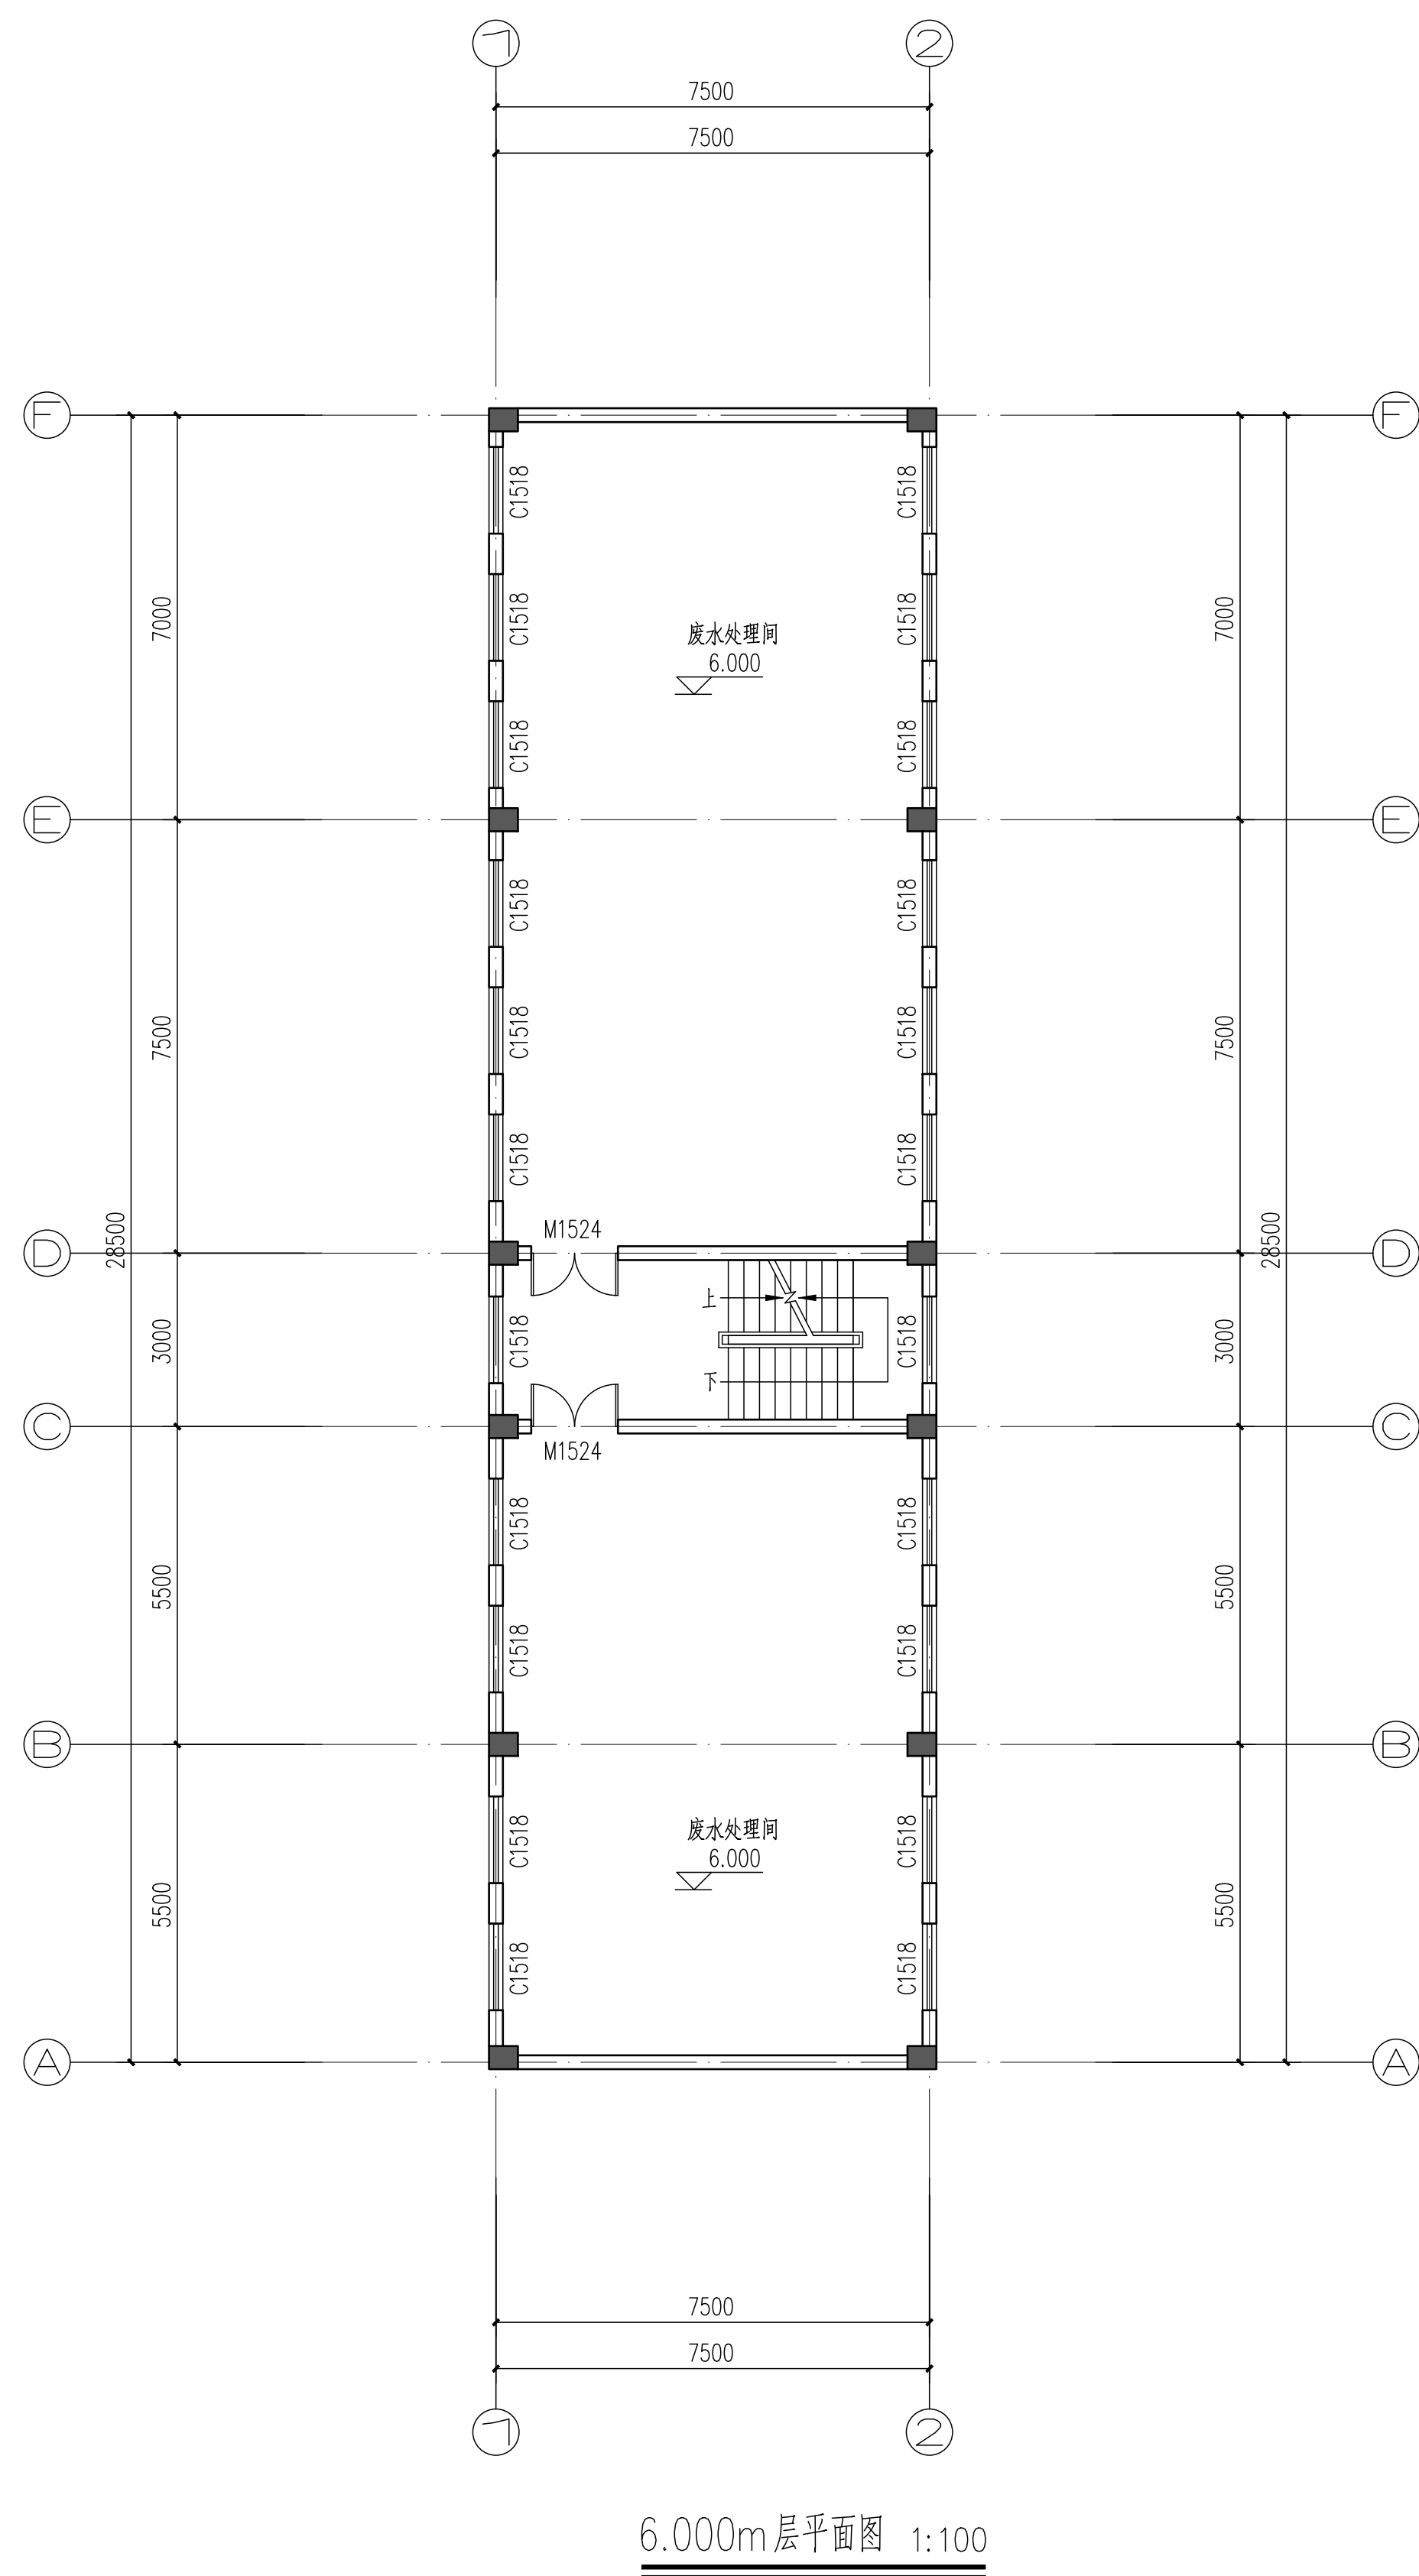


会							
签							
栏							

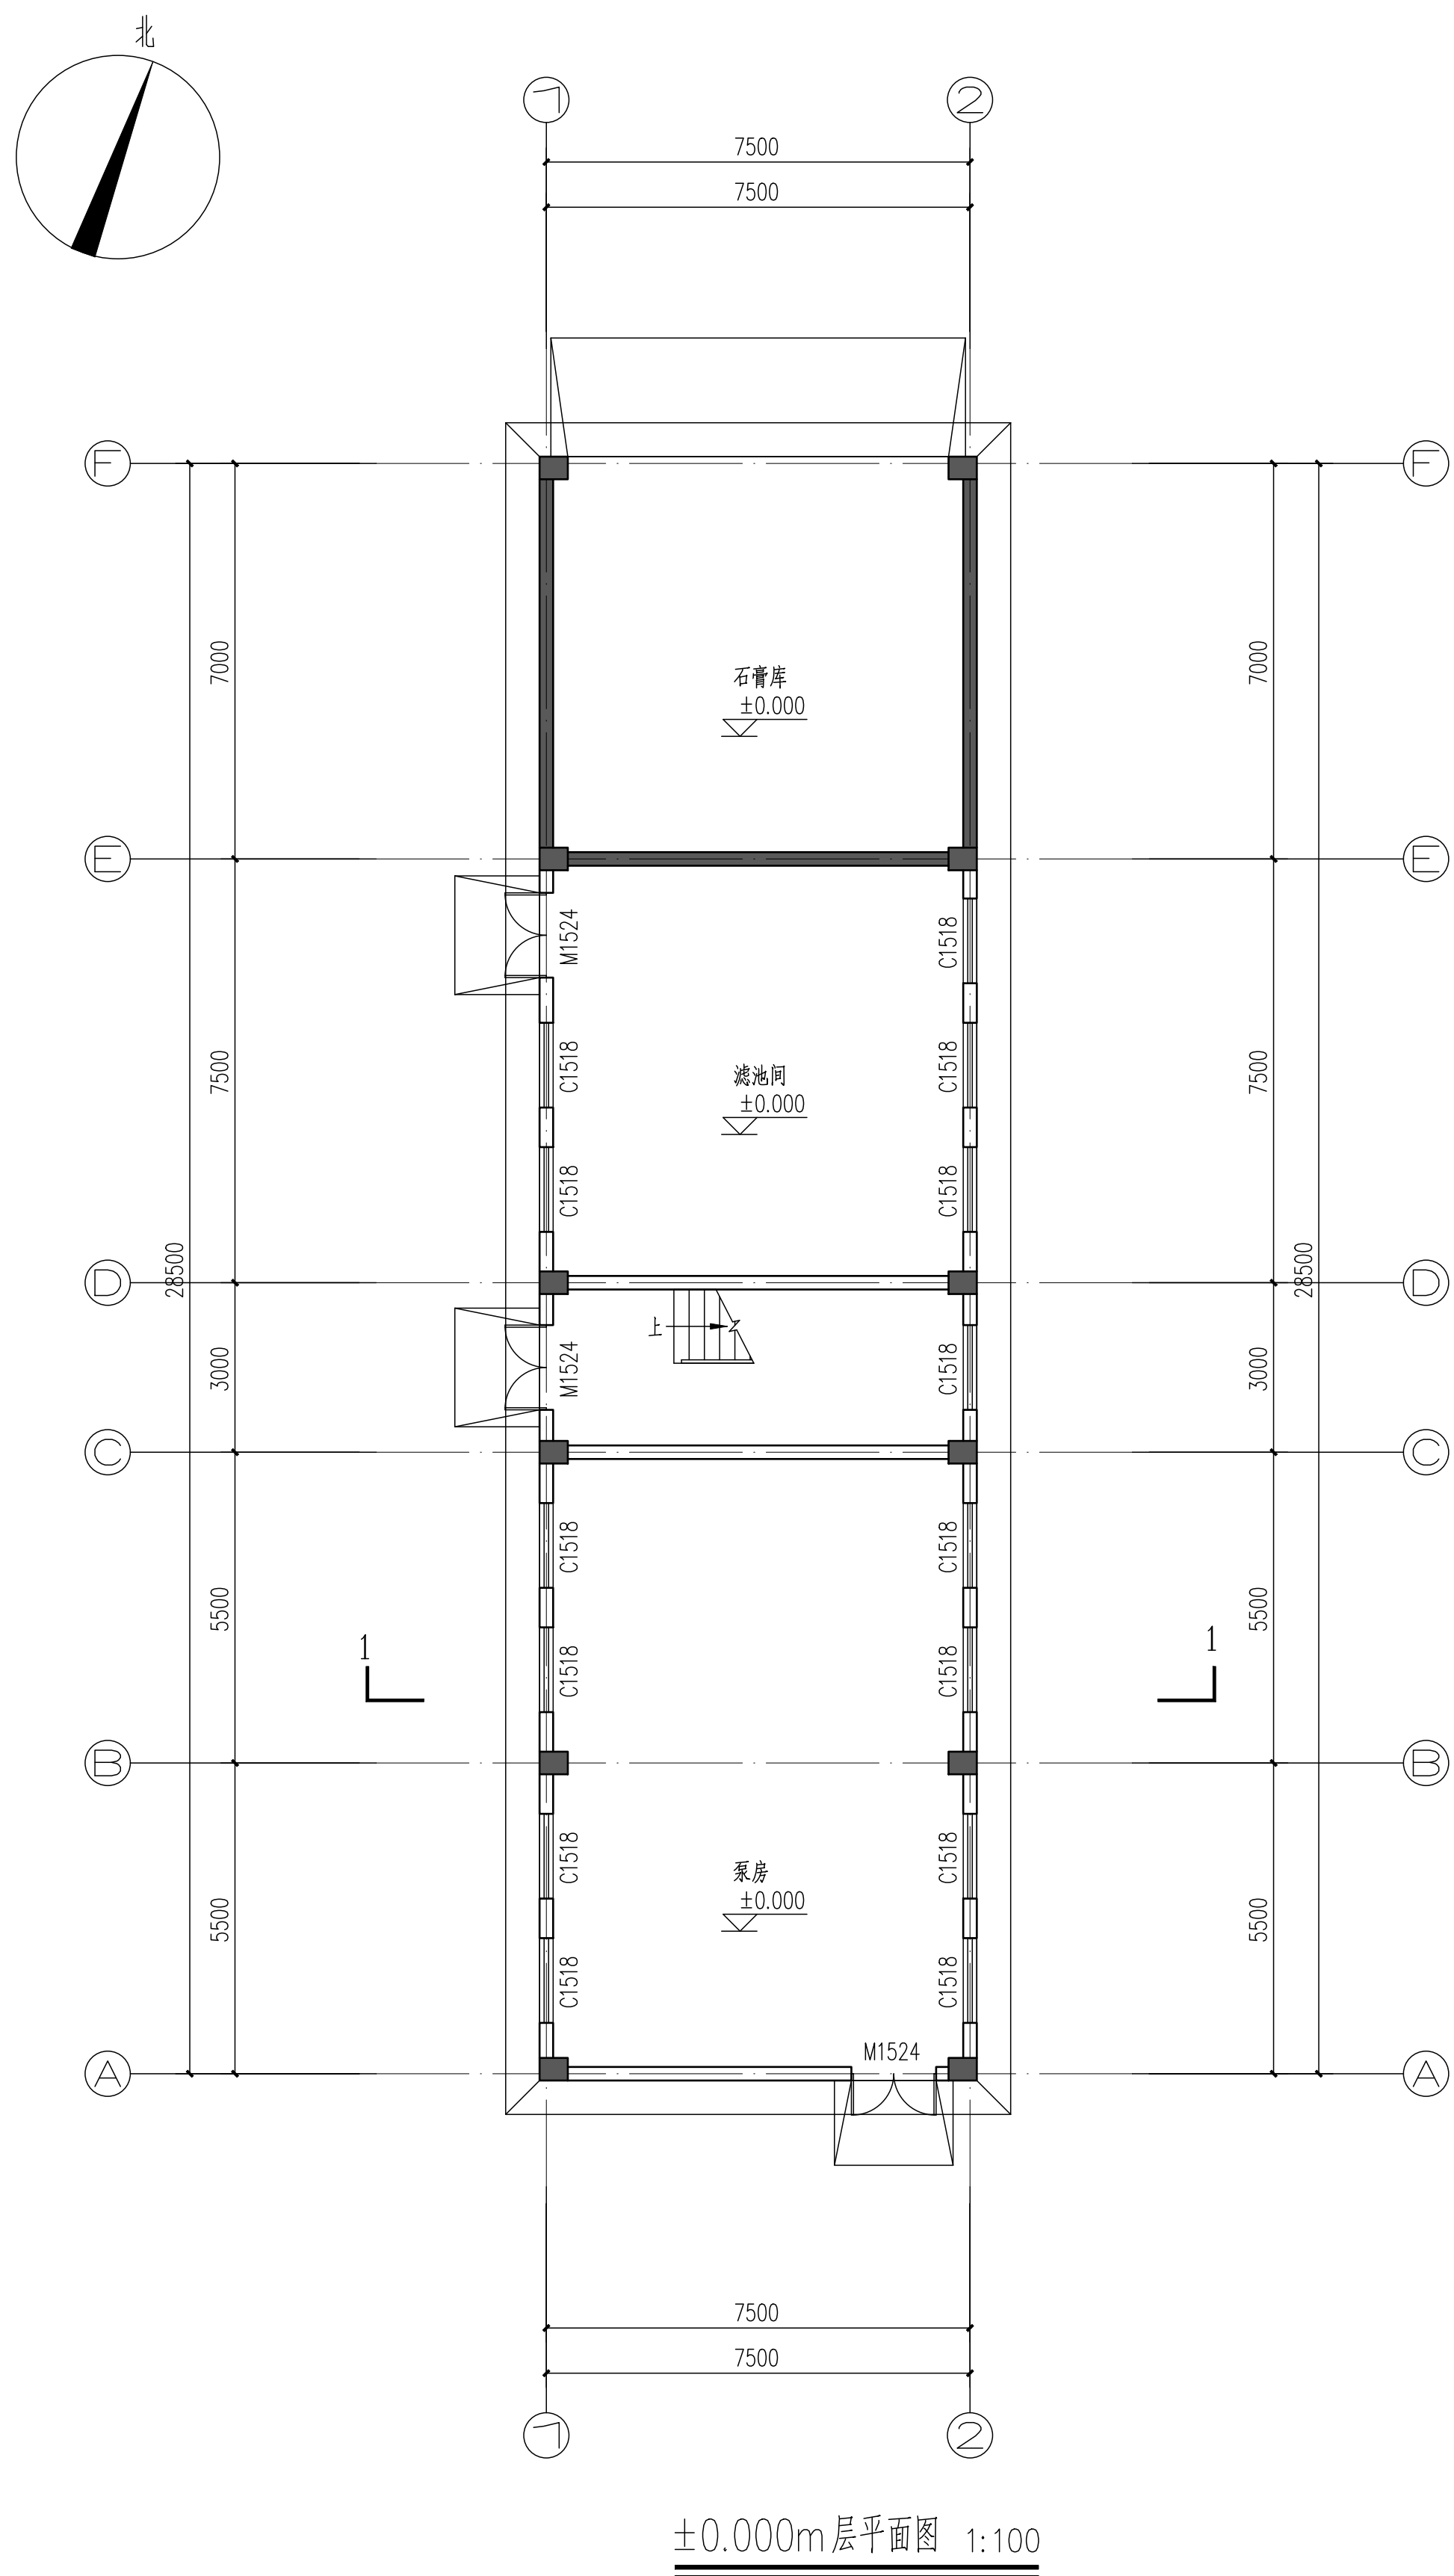

		A版1次		2025.04	
		版次		版次说明	
资格专用章		设计单位出图专用章		 浙江城建煤气热电设计院股份有限公司 设计咨询资质: 甲级 ZHEJIANG GAS & THERMOELECTRICITY DESIGN INSTITUTE CO., LTD. (DESIGN & CONSULTING)	
		设计		工程编号 T2295-F-25	
		校核		设计阶段 概念设计	
		专业负责		设计专业 建筑	
		审核		比例 1:100	
		项目负责人		图号 JZF03-01	
施工图未盖出图章无效。按规定应当进行审查的施工图, 未盖施工图审查专用章不得使用。		审 定		图 名 ±0.000m层平面图, 6.000m层平面图	
				版次 A版1次	