



台	州	临	港	热	电

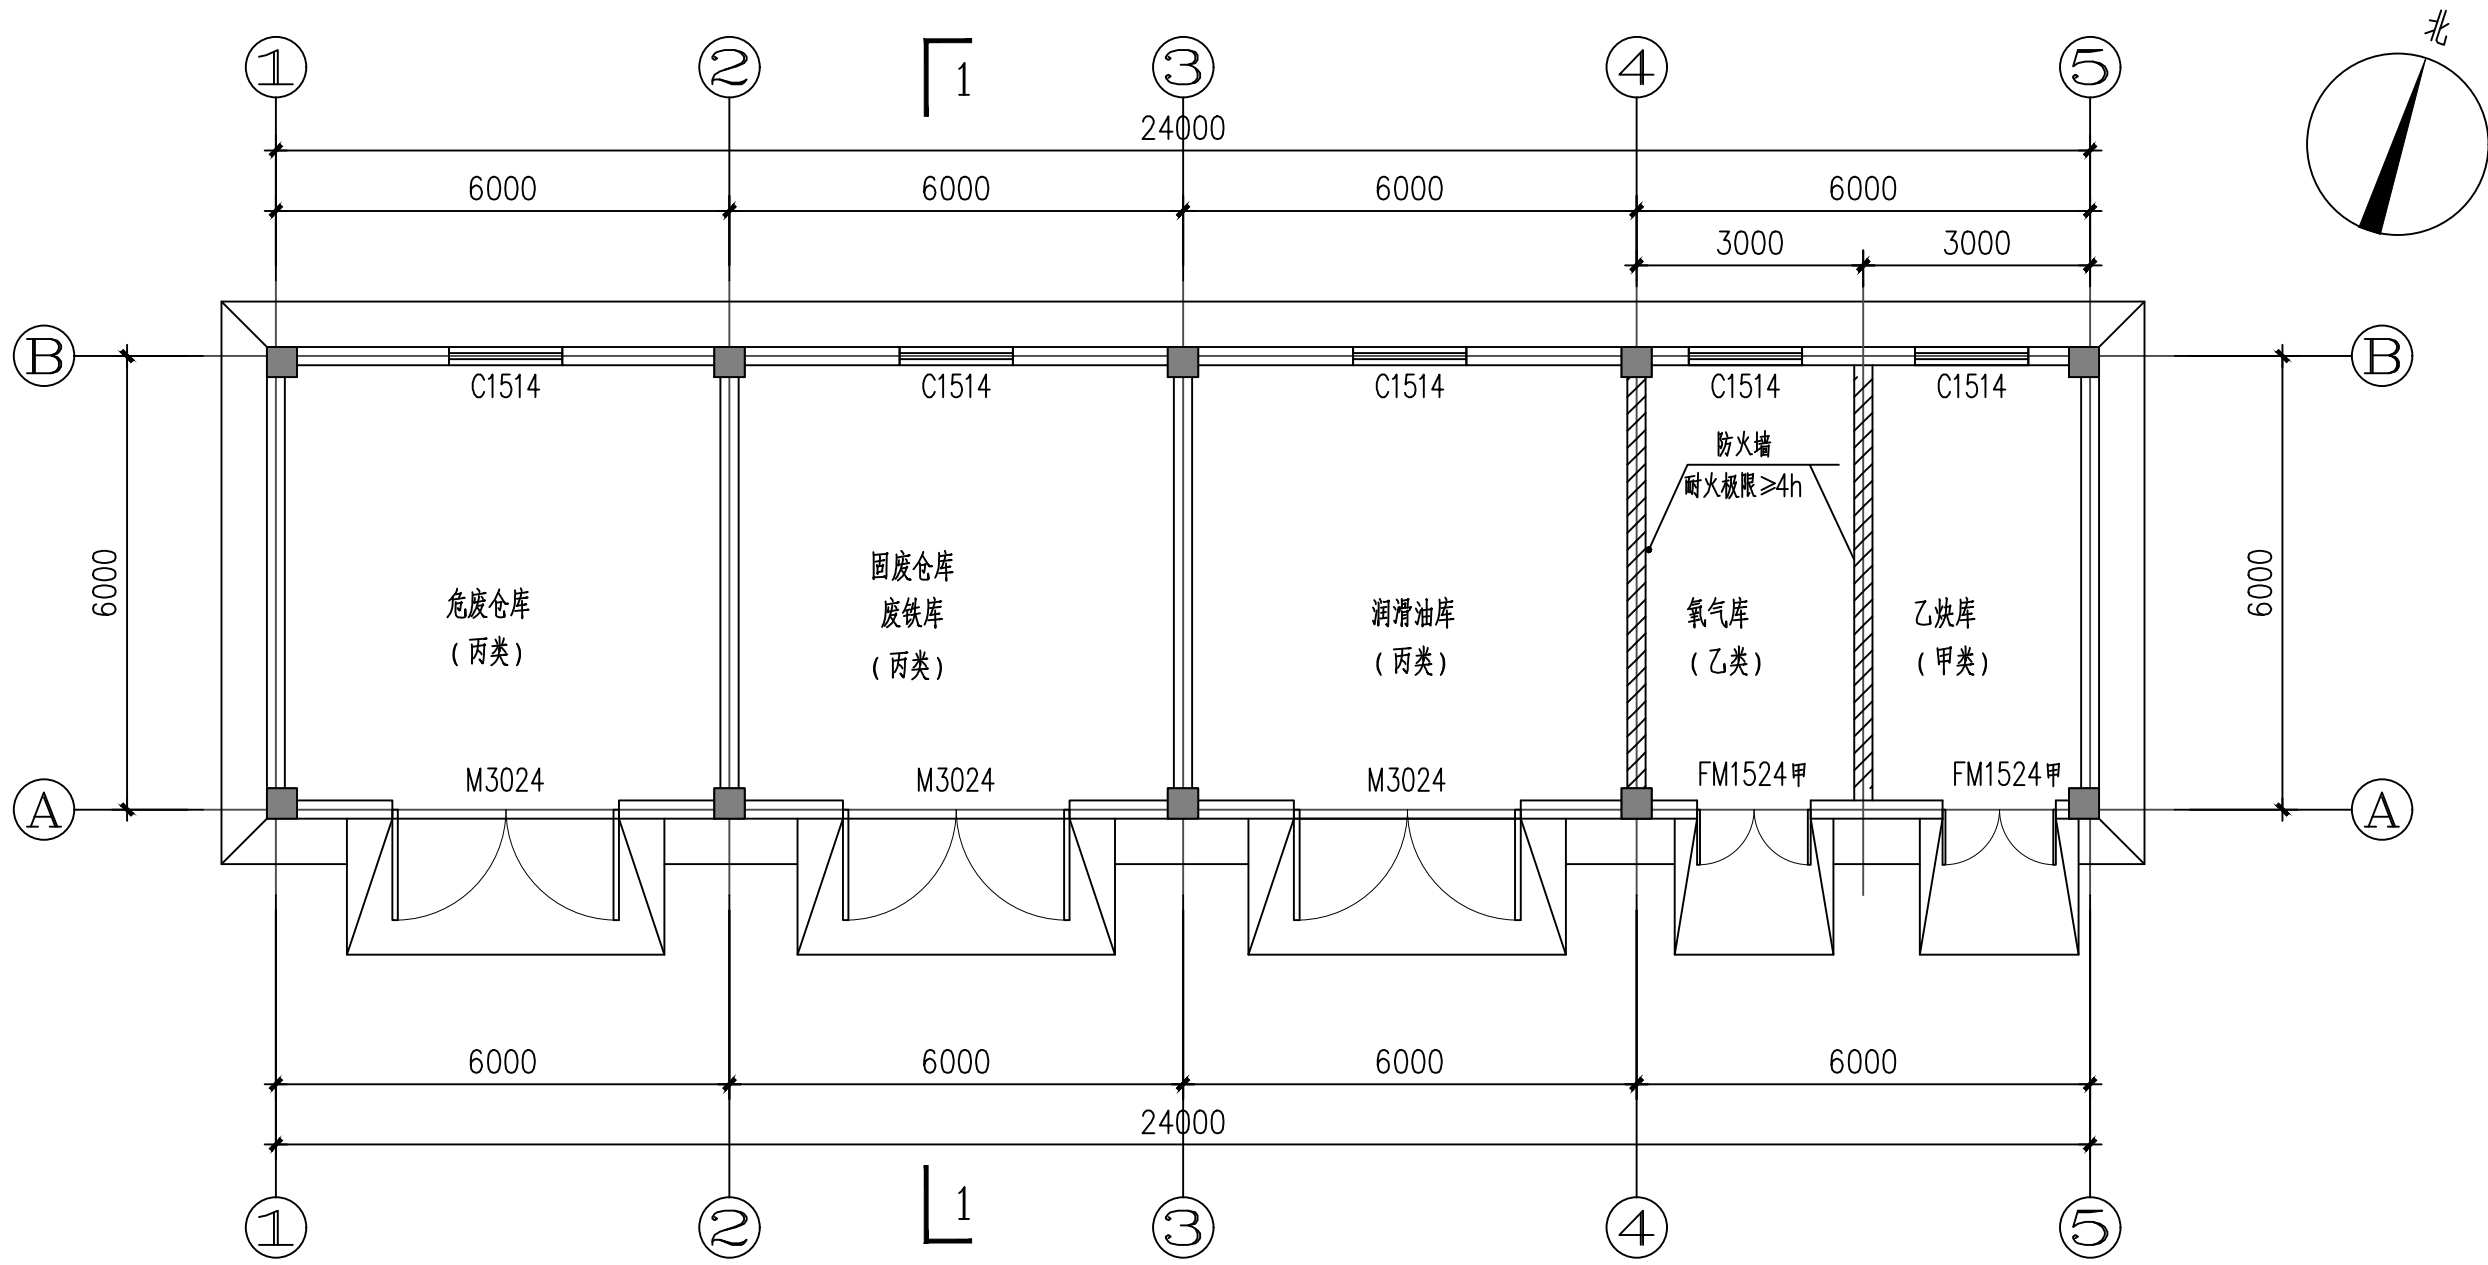

一层平面图 1:100

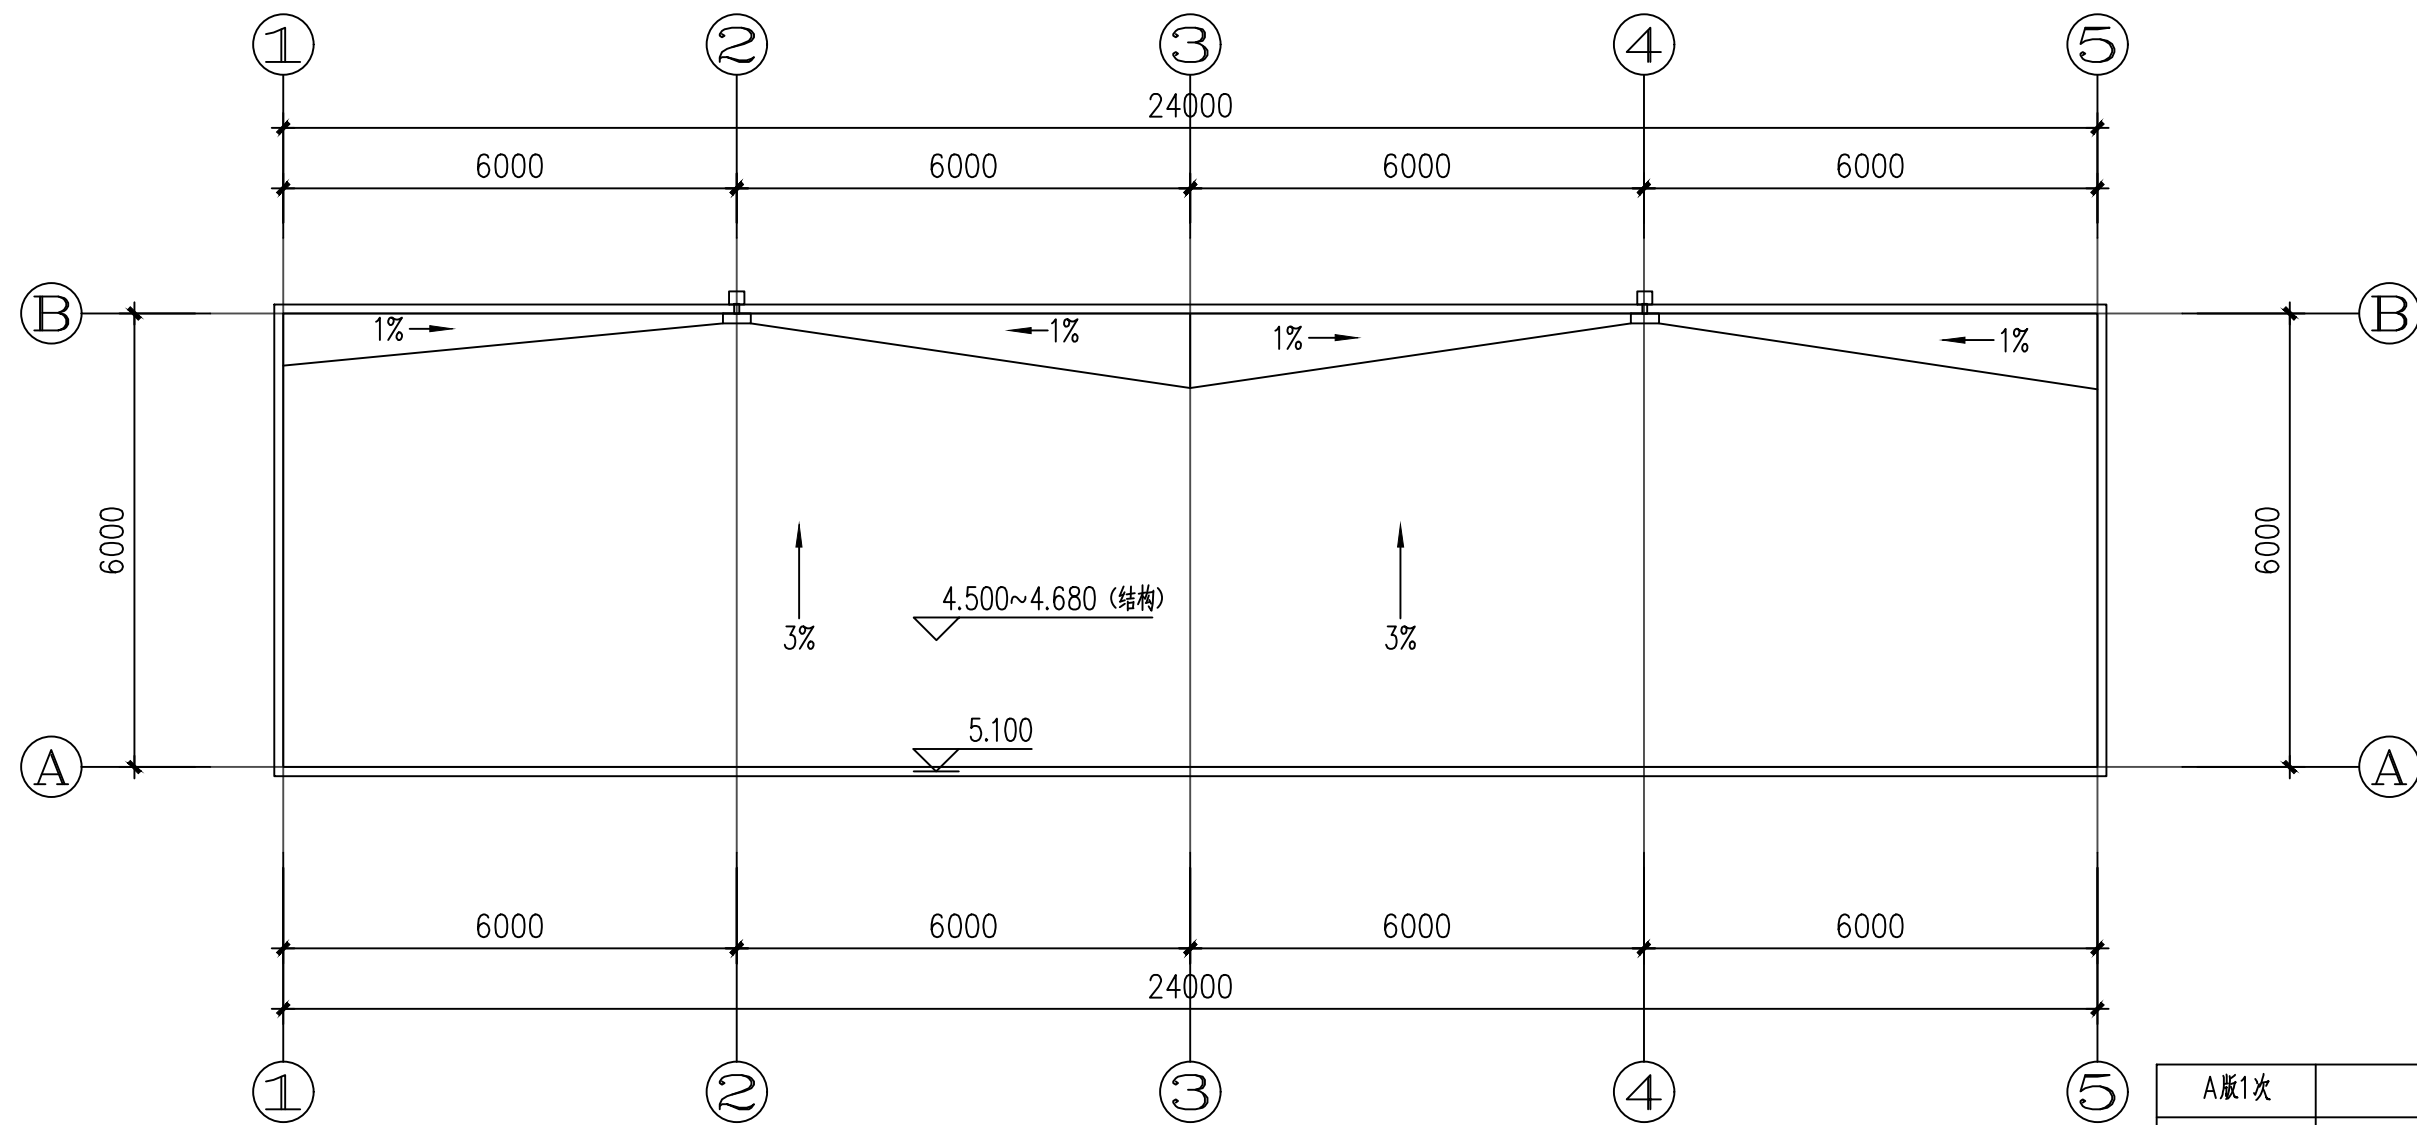

屋顶平面图 1:100

A版1次		2025.04
版次	版次说明	日期
浙江城建煤气热电设计院股份有限公司 ZHEJIANG GAS & THERMOELECTRICITY DESIGN INSTITUTE CO., LTD.		
设计	工程名称	台州临港热电有限公司扩建工程概念设计服务项目
校核	子项名称	危废固废暂存库建筑图
专业负责	图名	一层平面图、屋顶平面图
审核		
项目负责		
审定		
设计咨询资质: 甲级 (DESIGN & CONSULTING)	工程编号	T2295-F-25
	设计阶段	概念设计
	设计专业	建筑
	比例	1:100
	图号	JZF07-01
	版次	A版1次

资格专用章	设计单位出图专用章
施工图未盖出图章无效。按规定应当进行审查的施工图, 未盖施工图审查专用章不得使用。	