
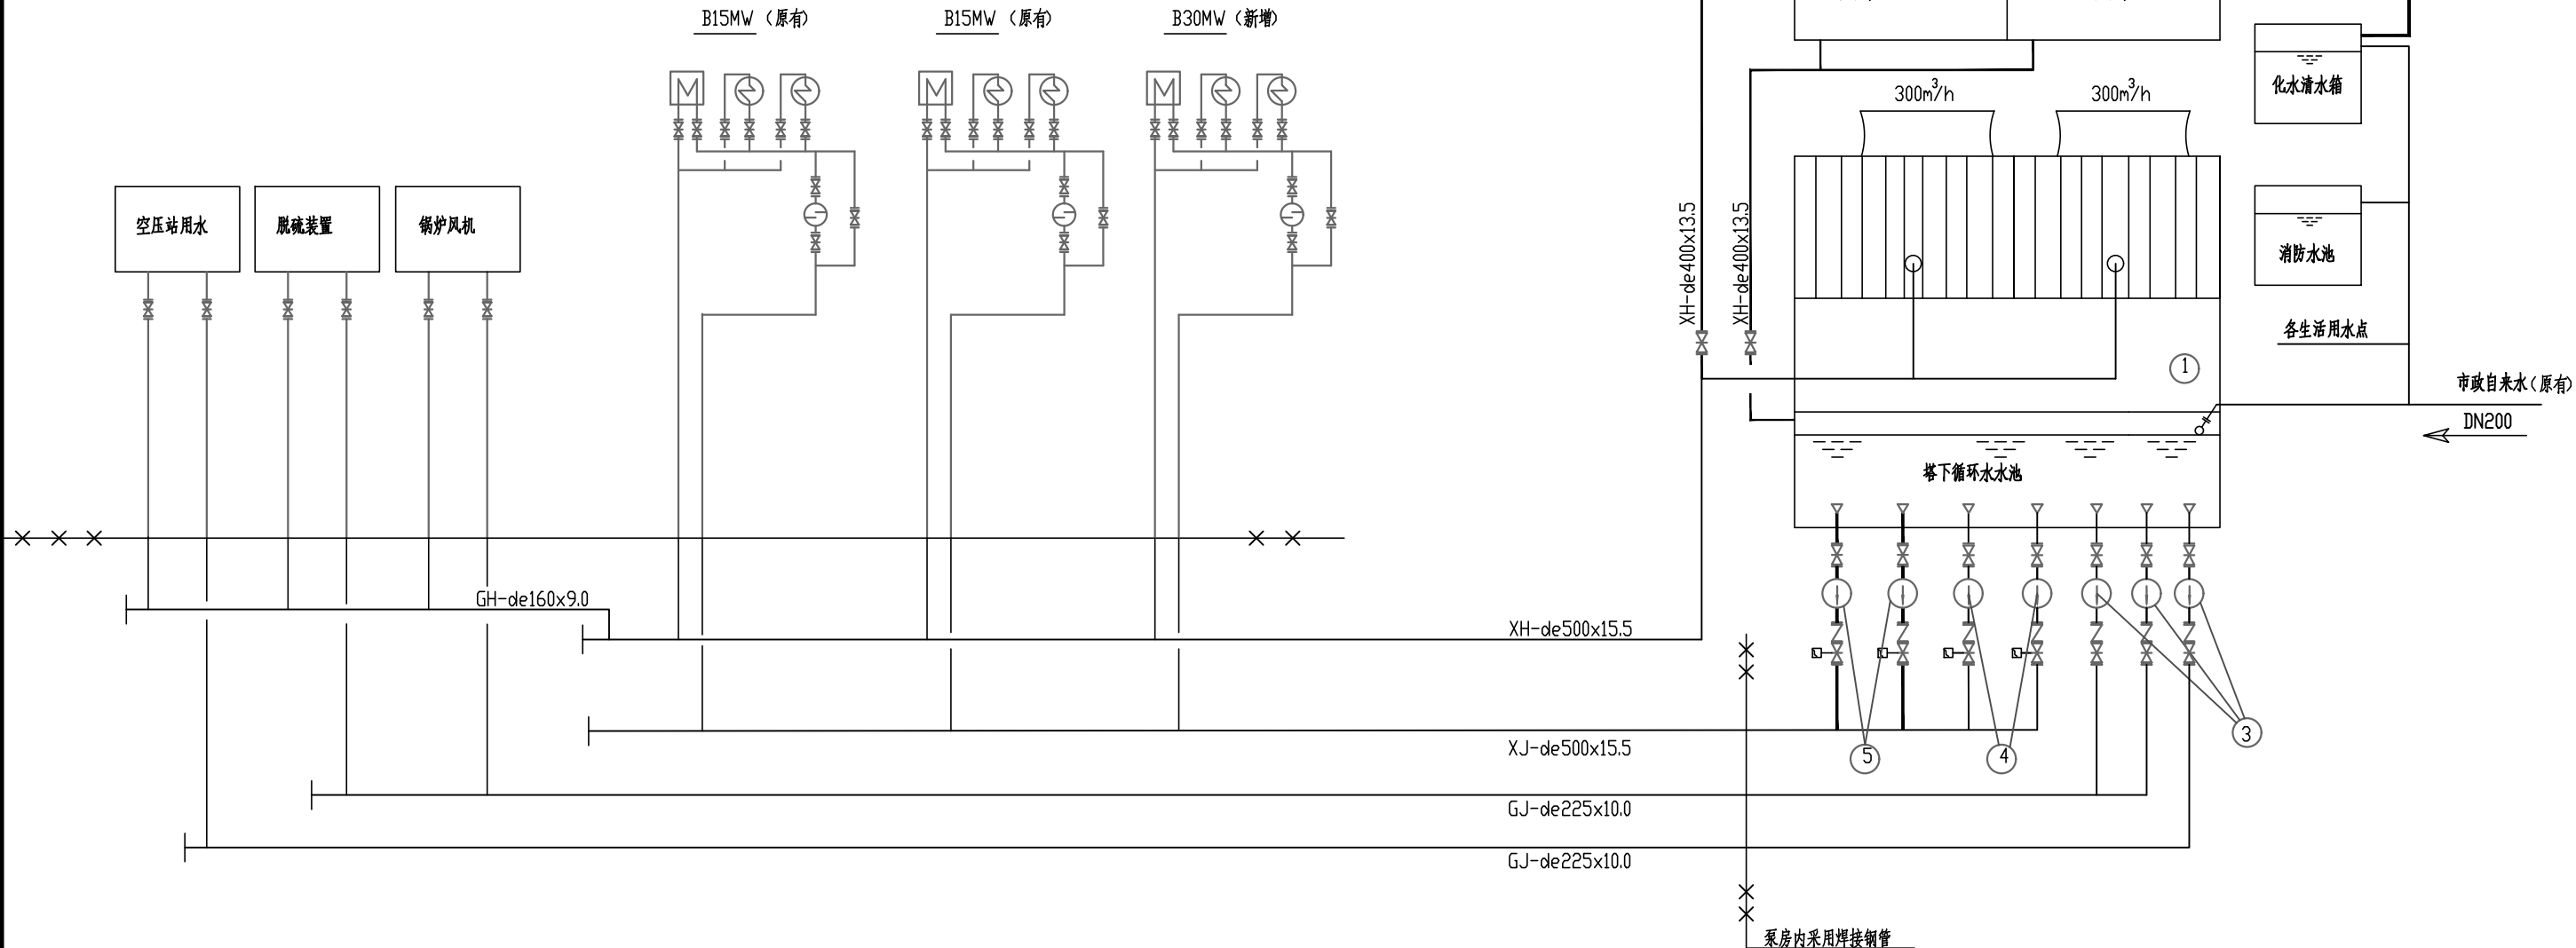


图 例

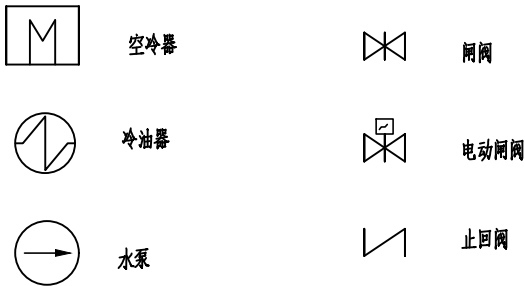

5	循环水泵(新增)	Q=300m³/h	H=26m	P=30kW	台	2	不设备用
4	循环水泵(原有)	Q=300m³/h	H=26m	P=30kW	台	2	
3	工业水泵	Q=150m³/h	H=50m	P=37kW	台	3	2用1备
2	冷却塔及水池(新增)	Q=400m³/h	P=15kW		台	2	
1	冷却塔及水池(原有)	Q=300m³/h	P=15kW		台	2	
编号	名 称	型 号 及 规 范			单位	数量	备 注
设 备 明 细 表							

资格专用章	设计单位出图专用章
施工图未盖出图章无效。按规定应当进行审查的施工图，未盖施工图审查专用章不得使用。	

A版1次					2025.04	
版次	版次说明				日期	
 浙江城建煤气热电设计院股份有限公司 ZHEJIANG GAS & THERMOELECTRICITY DESIGN INSTITUTE CO., LTD.(DESIGN & CONSULTING) 设计咨询资质: 甲级						
设计			工程名称	台州临港热电有限公司扩建工程概念设计服务项目	工程编号	T2295-F-25
校核					设计阶段	概念设计
专业负责			子项名称	给排水系统	设计专业	给排水
审核					比例	/
项目负责			图名	原则性供水系统图	图号	SF-01
审定					版次	A版1次