



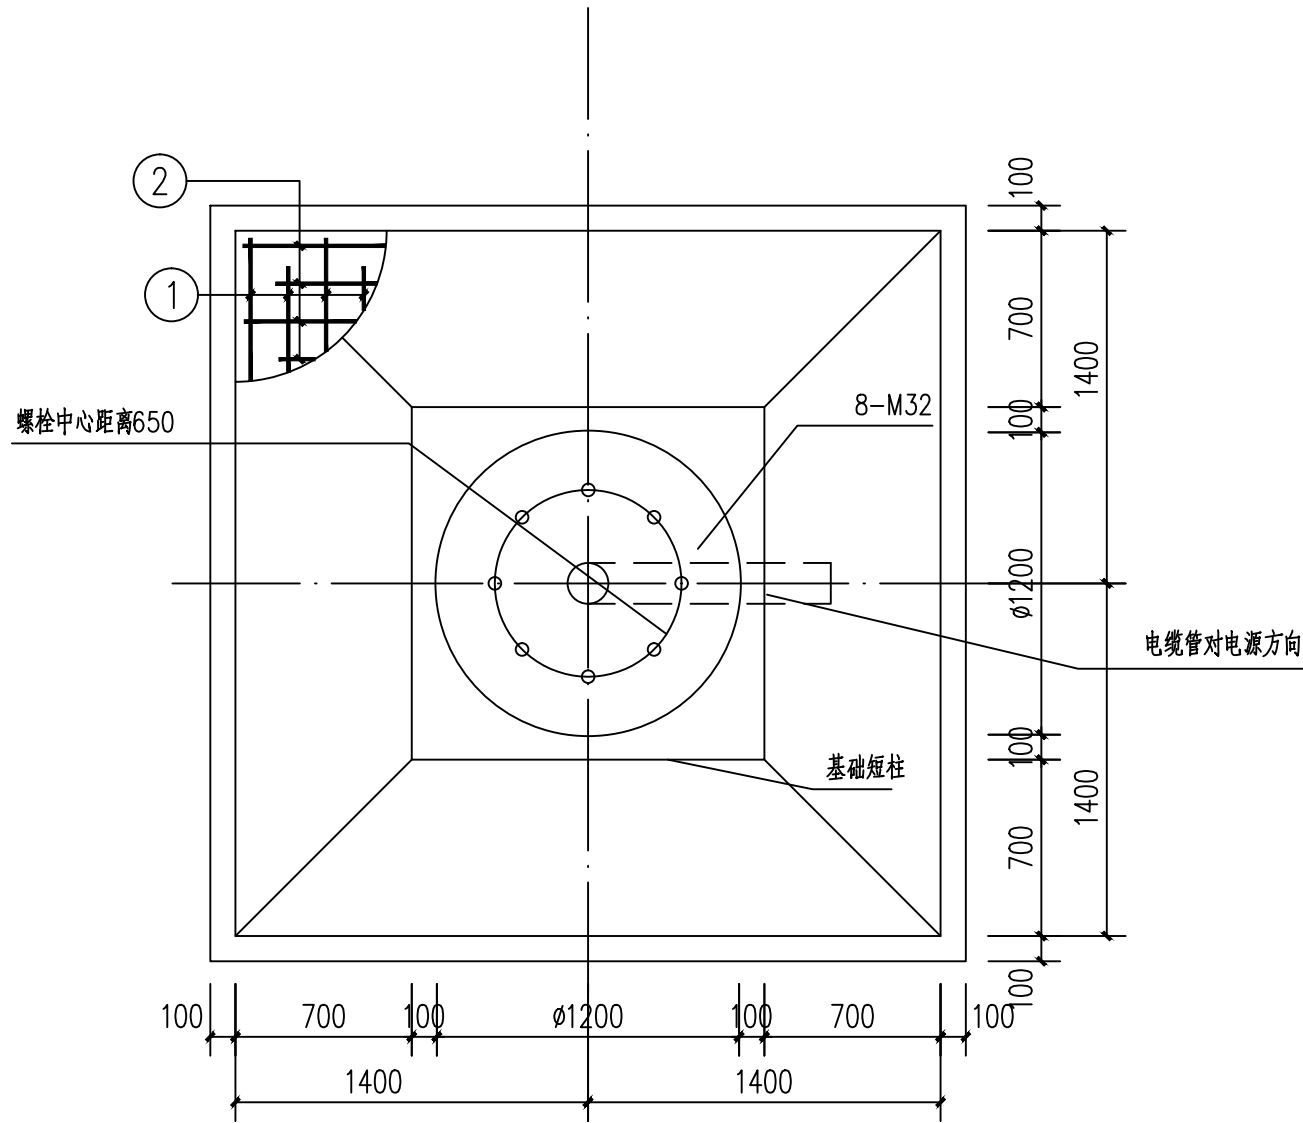


20m 高杆灯基础平面图 1:30


基础底板长大于或等于2.5m时，基底钢筋长度采用0.9L并交错排列，具体详见22G101-3

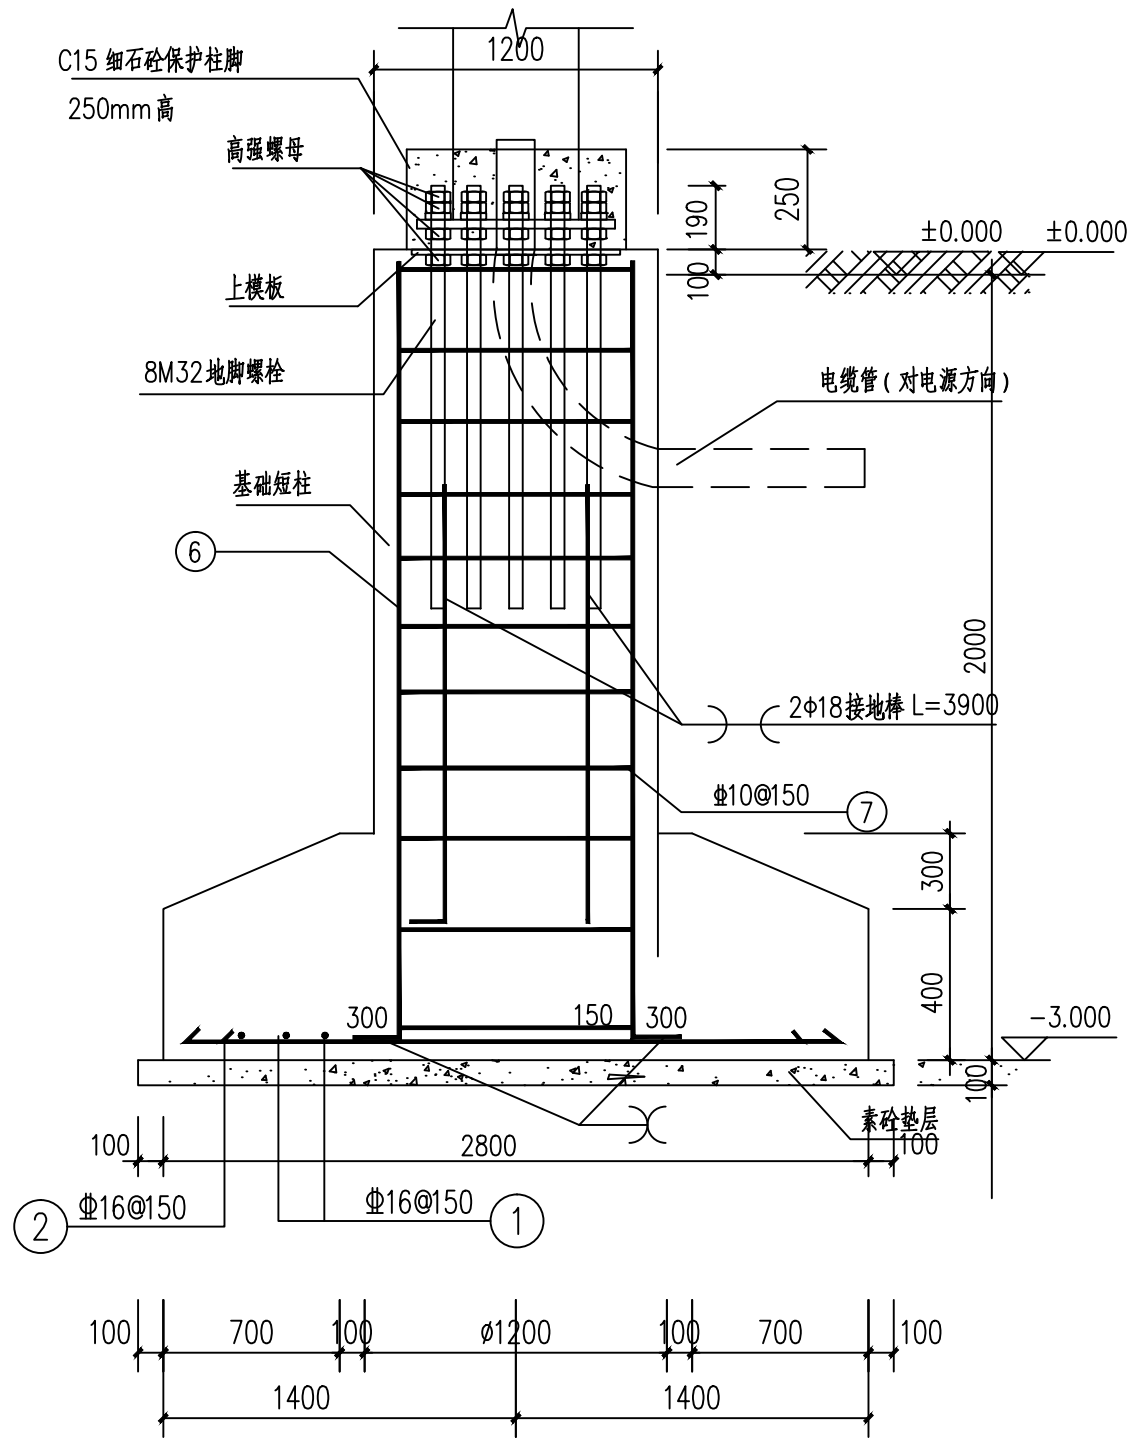


20m 高杆灯基础立面图 1:30

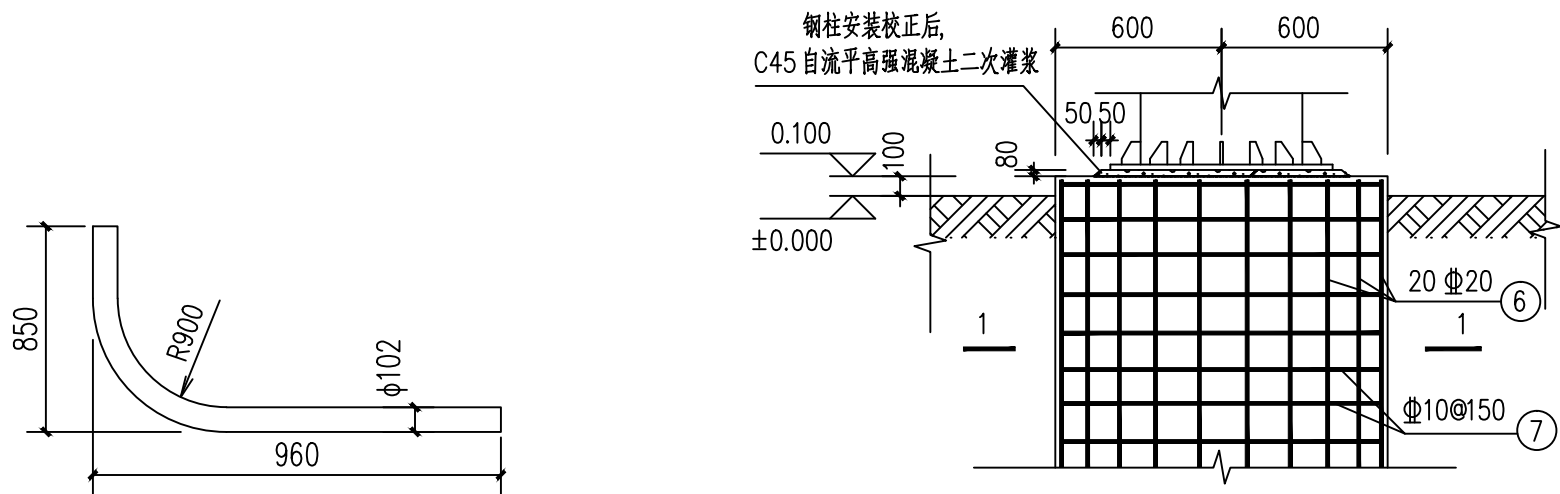

基座详图 1:50

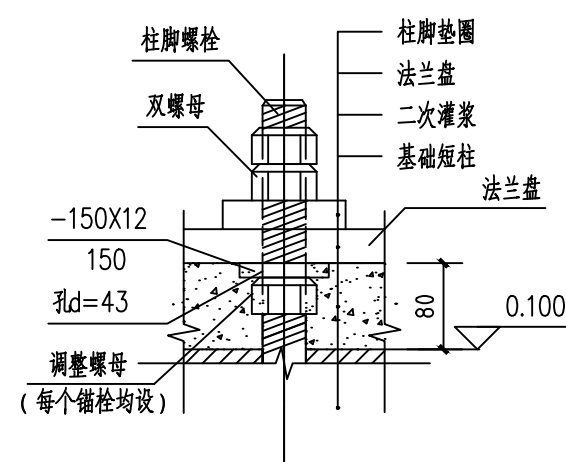

柱脚锚栓安装图 1:50

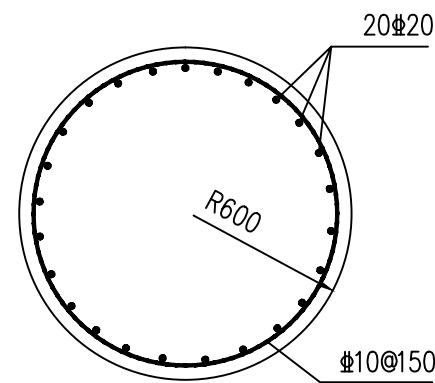

3-3 1:50

备注：

图纸会签

专业 姓名 日期

山东港通工程管理咨询有限公司出图专用章

浙江浙能六横液化天然气有限公司

合乐

合乐工程咨询(杭州)有限公司
HALCROWSEA ENGINEERING



山东港通工程
管理咨询有限公司

SHANDONG GANGTONG ENGINEERING
CONSULTING CO.,LTD.

港口工程甲级 A137008433 电话(TEL): 0535-7401198
建筑工程乙级 A237008430 传真(FAX): 0535-6742870
邮编(P.C): 264000

项目名称 浙能舟山六横液化天然气接收站项目 四通一平(含临建)工程

工程名称

图名 20m 高杆灯基础图

阶段 施工图 版次 A 图号

专业 结构 日期 2023.06 2

审定 校对

项目负责人 设计

审核 制图