


⊕	pH计	Ⓣ	电磁流量计
⊞	滤网	--- ---	设计分界线
Ⓟ	压力表	— —	大小头
Ⓛ	液位计	— —	衬胶阀门
↑	气动执行机构	— —	衬胶止回阀
符号	名称	符号	名称
图 形 符 号 表			

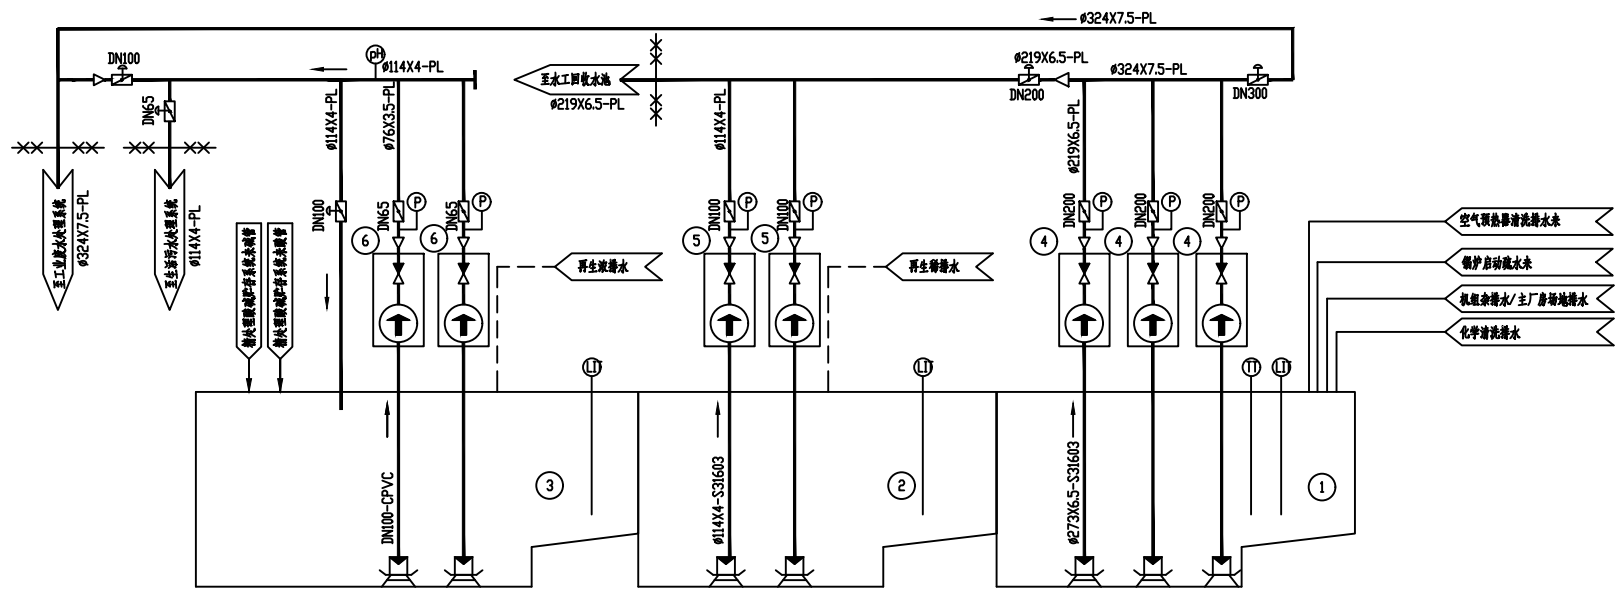

- 空气预热器清洗排水
- 锅炉启动疏水
- 机组余排水/主厂房地排水
- 化学清洗排水

6	再生液排水泵	Q=20m³/h p=0.40MPa	台	2	
5	再生液排水泵	Q=50m³/h p=0.40MPa	台	2	
4	机组排水潜排水泵	Q=250m³/h p=0.40MPa	台	3	
3	再生液排水池	V _{有效} =100m³	座	1	
2	再生液排水池	V _{有效} =200m³	座	1	
1	机组排水池	V _{有效} =500m³	座	1	
编号	名称	型号及规范	单位	数量	备注

设备明细表

中国能源建设集团浙江省电力设计院有限公司		项目	浙能长兴电厂迁建项目		设计阶段	招标
批准		设计	机组排水潜排水系统P&ID			
审核		比例				
校核		日期	2026.05	图号	招标附图4	序号

图号 A2
 设计、审核、校对
 A133007109
 11/13/2024 09:04