


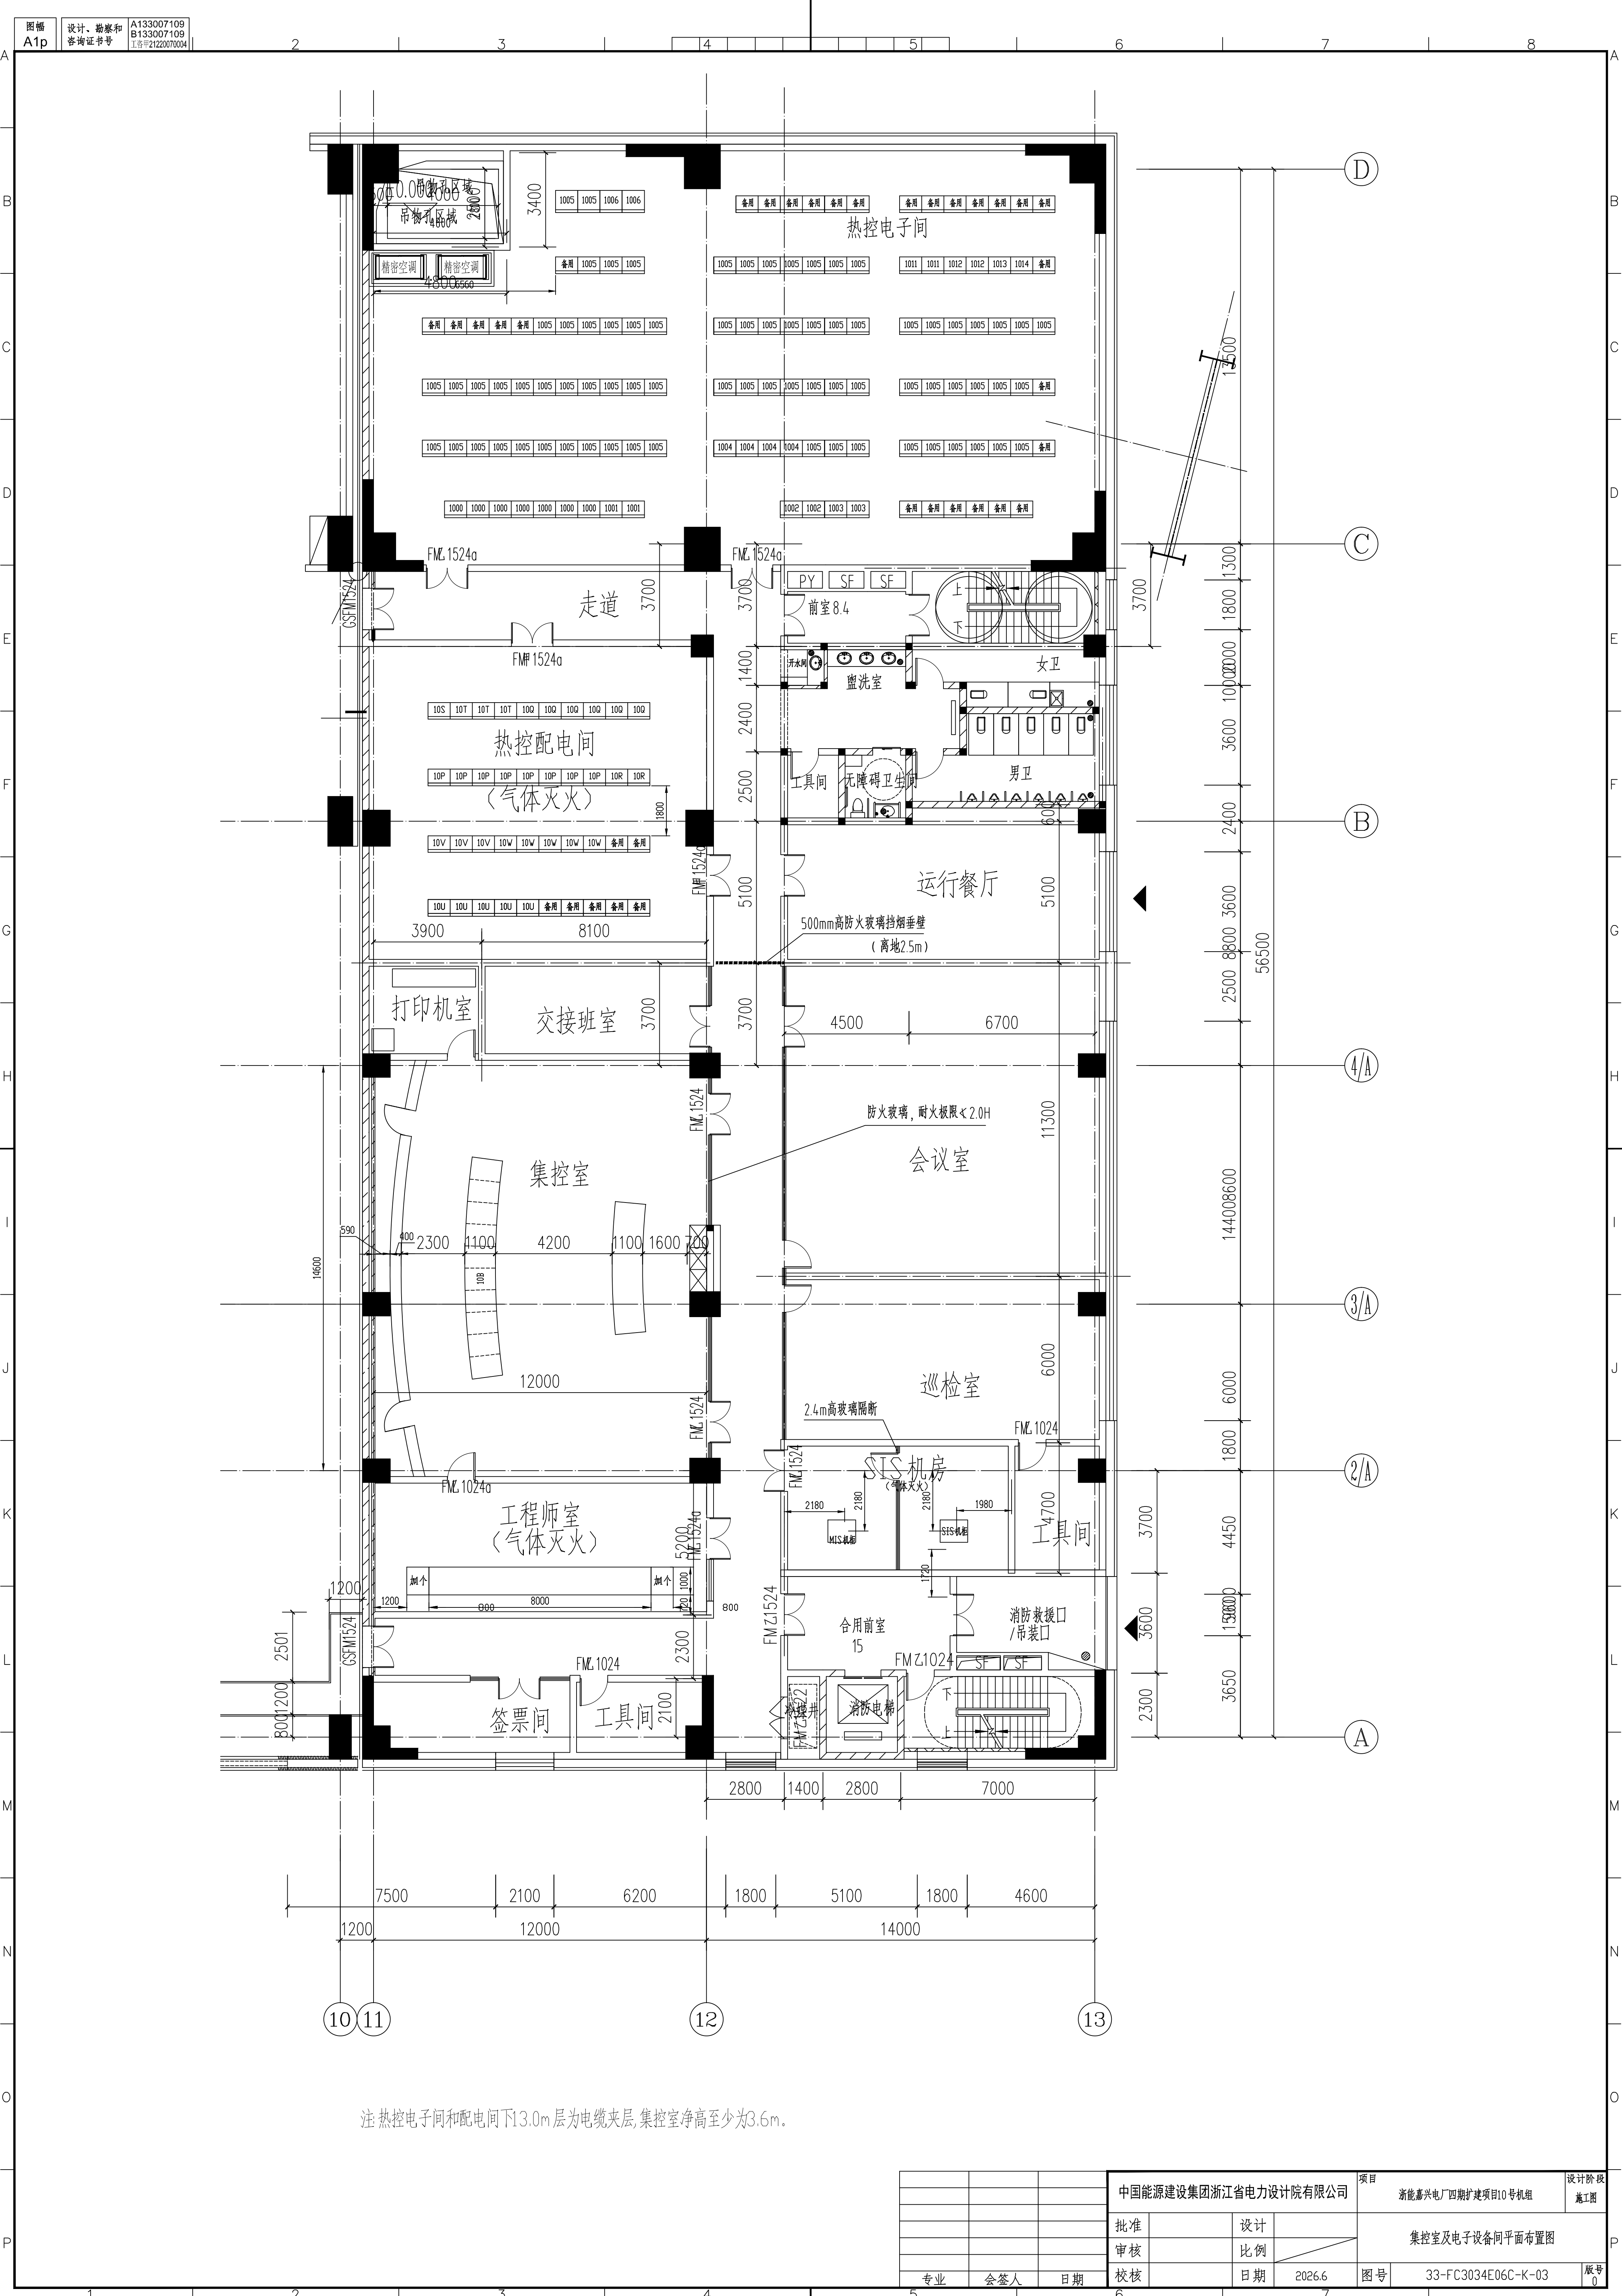

注 热控电子间和配电间下13.0m层为电缆夹层, 集控室净高至少为3.6m.

中国能源建设集团浙江省电力设计院有限公司			项目 浙能嘉兴电厂四期扩建项目10号机组		设计阶段 施工图
批准		设计	集控室及电子设备间平面布置图		
审核		比例			
专业	会签人	日期	校核	日期	2026.6
			图号	33-FC3034E06C-K-03	版数 0