


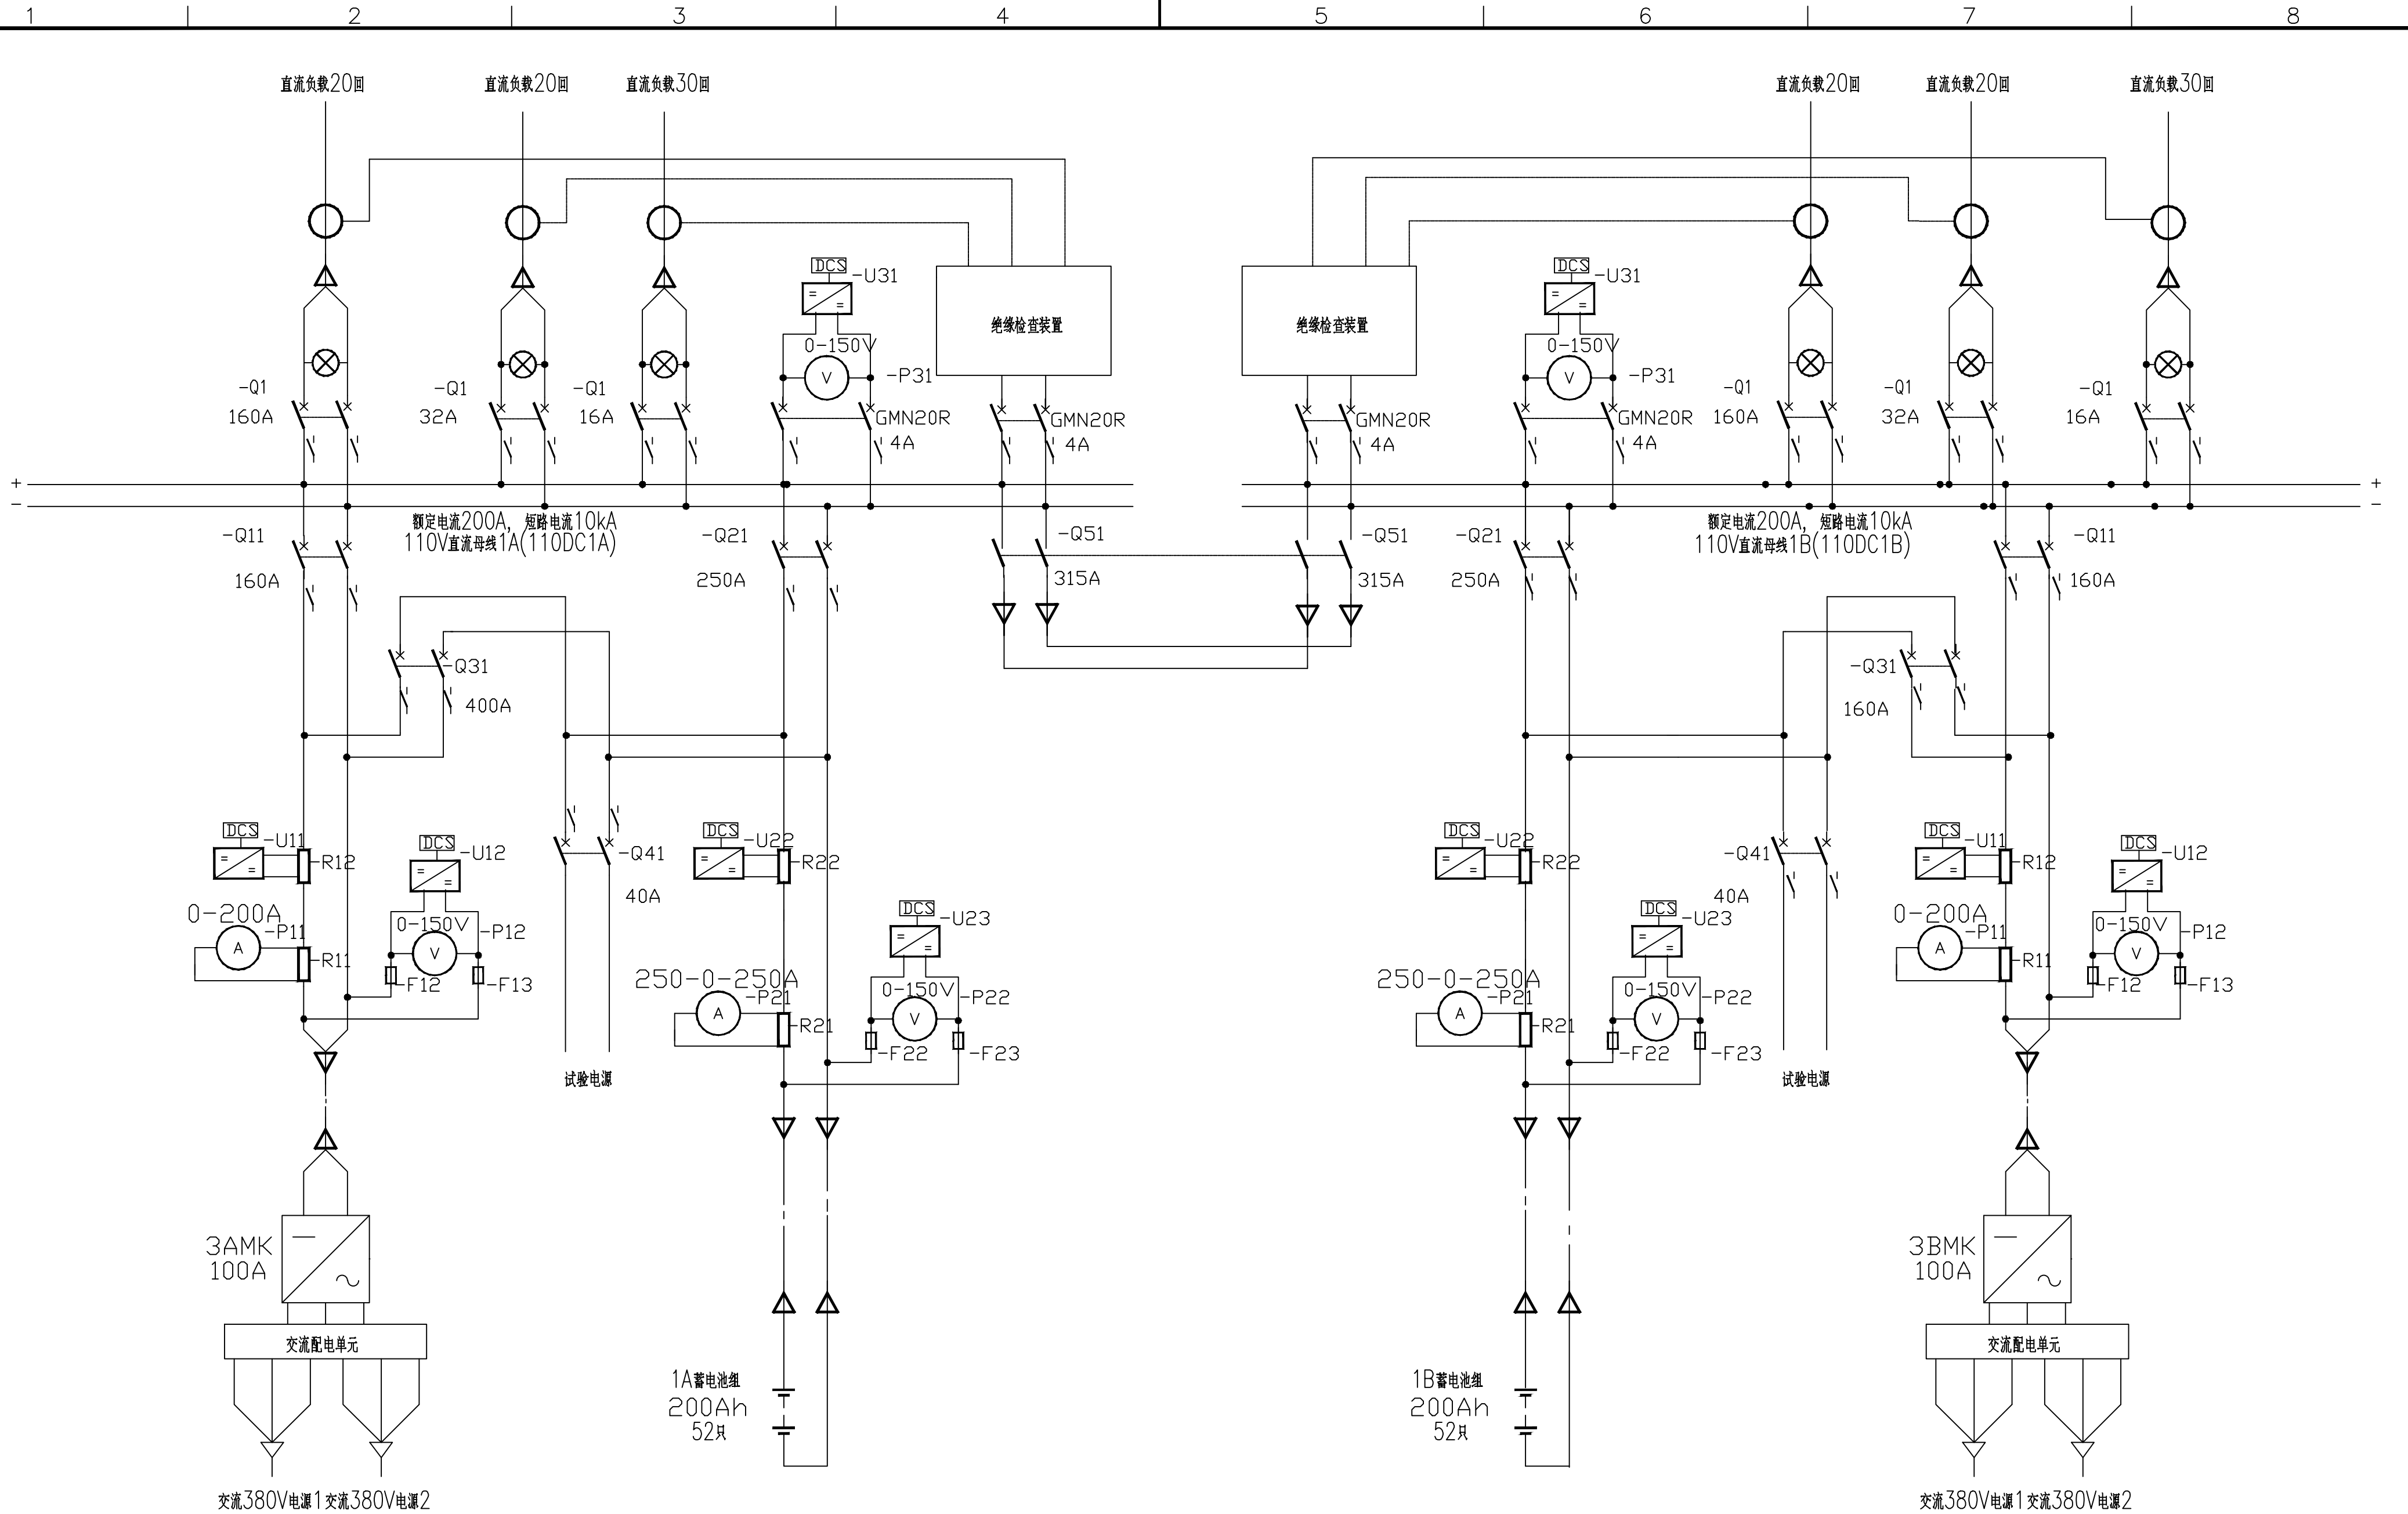

中国能源建设集团浙江省电力设计院有限公司				项目 浙能长兴电厂迁建项目		设计阶段 招标
批准		设计		10kV 厂区配电间110V 直流系统图		
审核		比例				
校核		日期	2026.06	图号	附图4	版号 0