


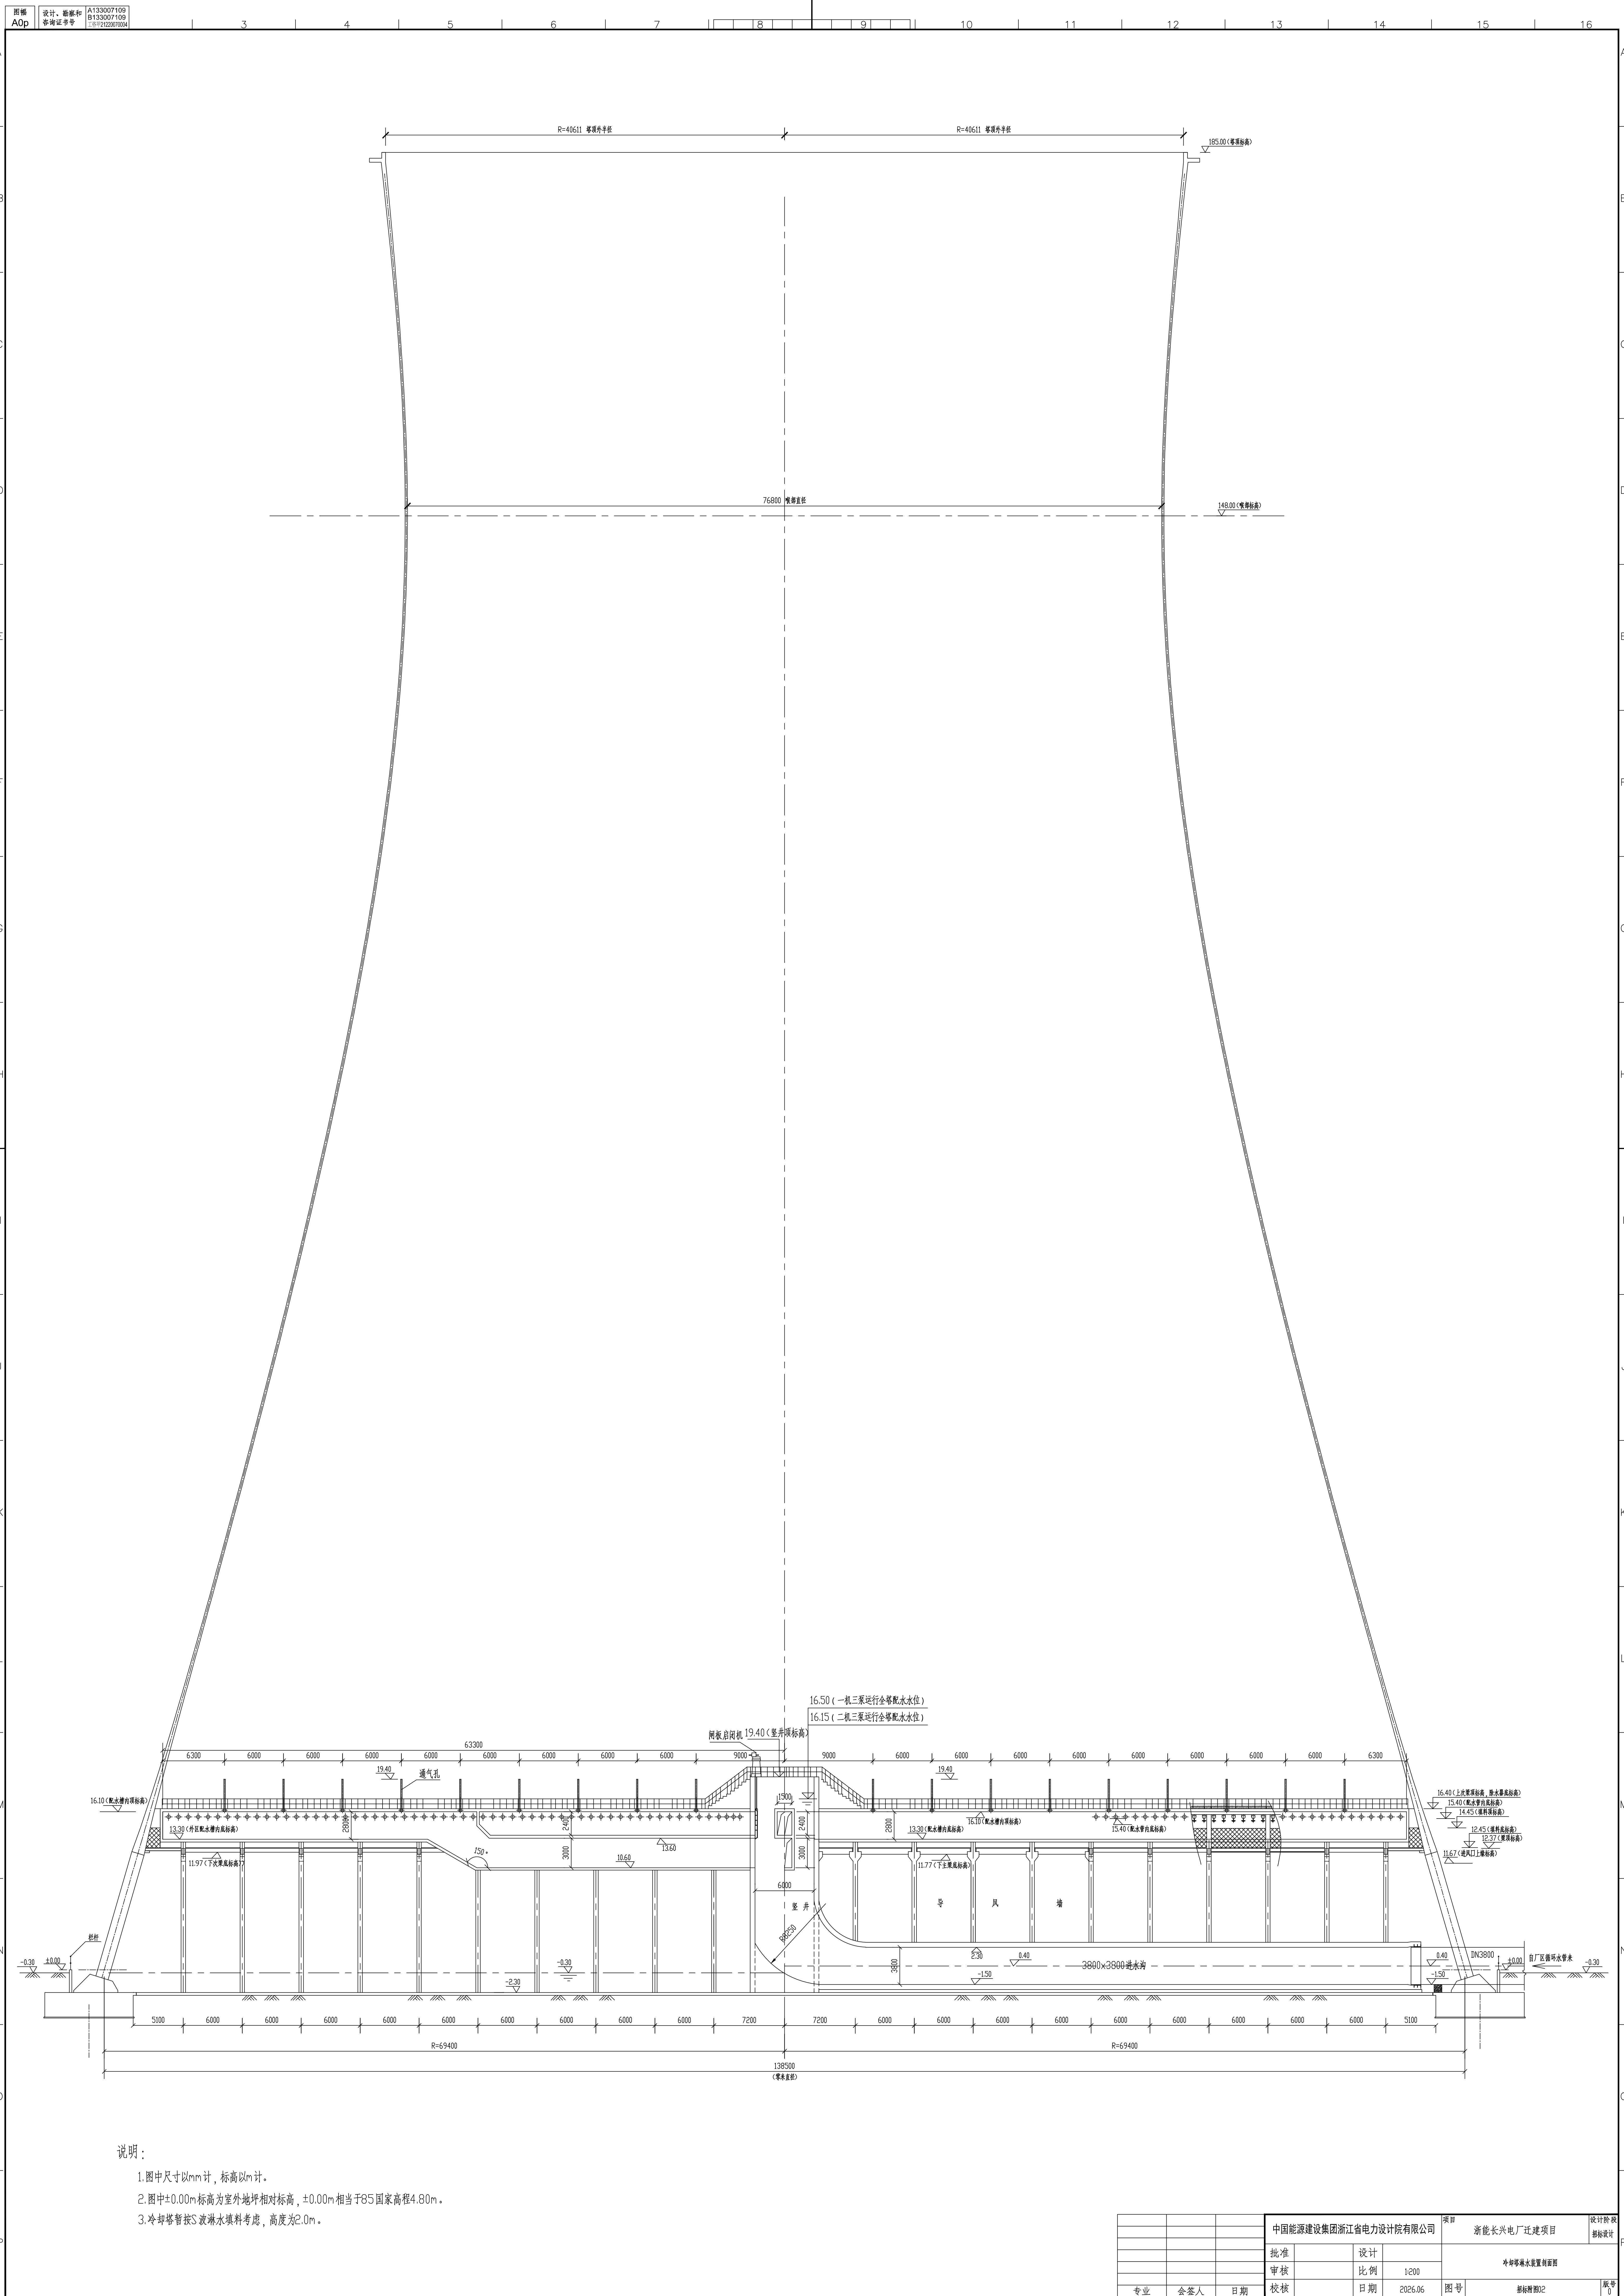

说明:

- 1.图中尺寸以mm计,标高以m计。
- 2.图中±0.00m标高为室外地坪相对标高,±0.00m相当于85国家高程4.80m。
- 3.冷却管按S波淋水填料考虑,高度为2.0m。

中国能源建设集团浙江省电力设计院有限公司				项目	浙能长兴电厂迁建项目	设计阶段
批准		设计		冷却管布置平面图		底图
审核		比例	1:200			
专业	会签人	日期	2026.06	图号	技标图02	页号